
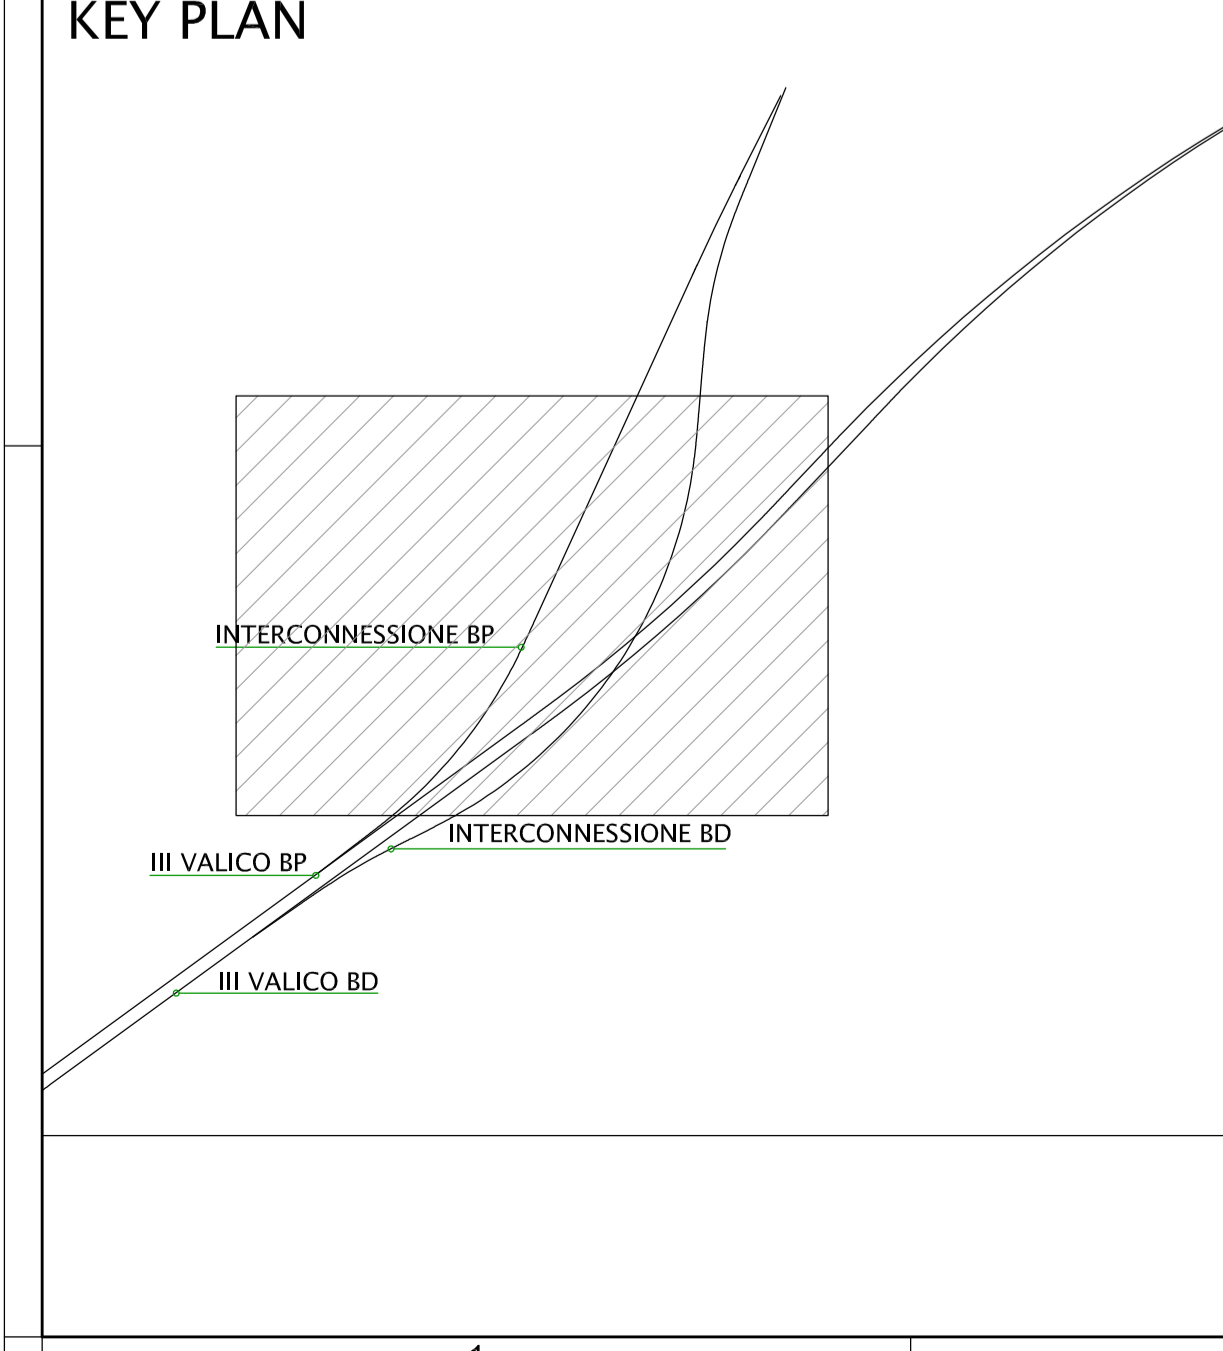


SCHEMA DI DETTAGLIO
NODO SMALTIMENTO ACQUE
PASSAGGIO DA GALLERIA ARTIFICIALE A NATURALE
SCALA 1:100

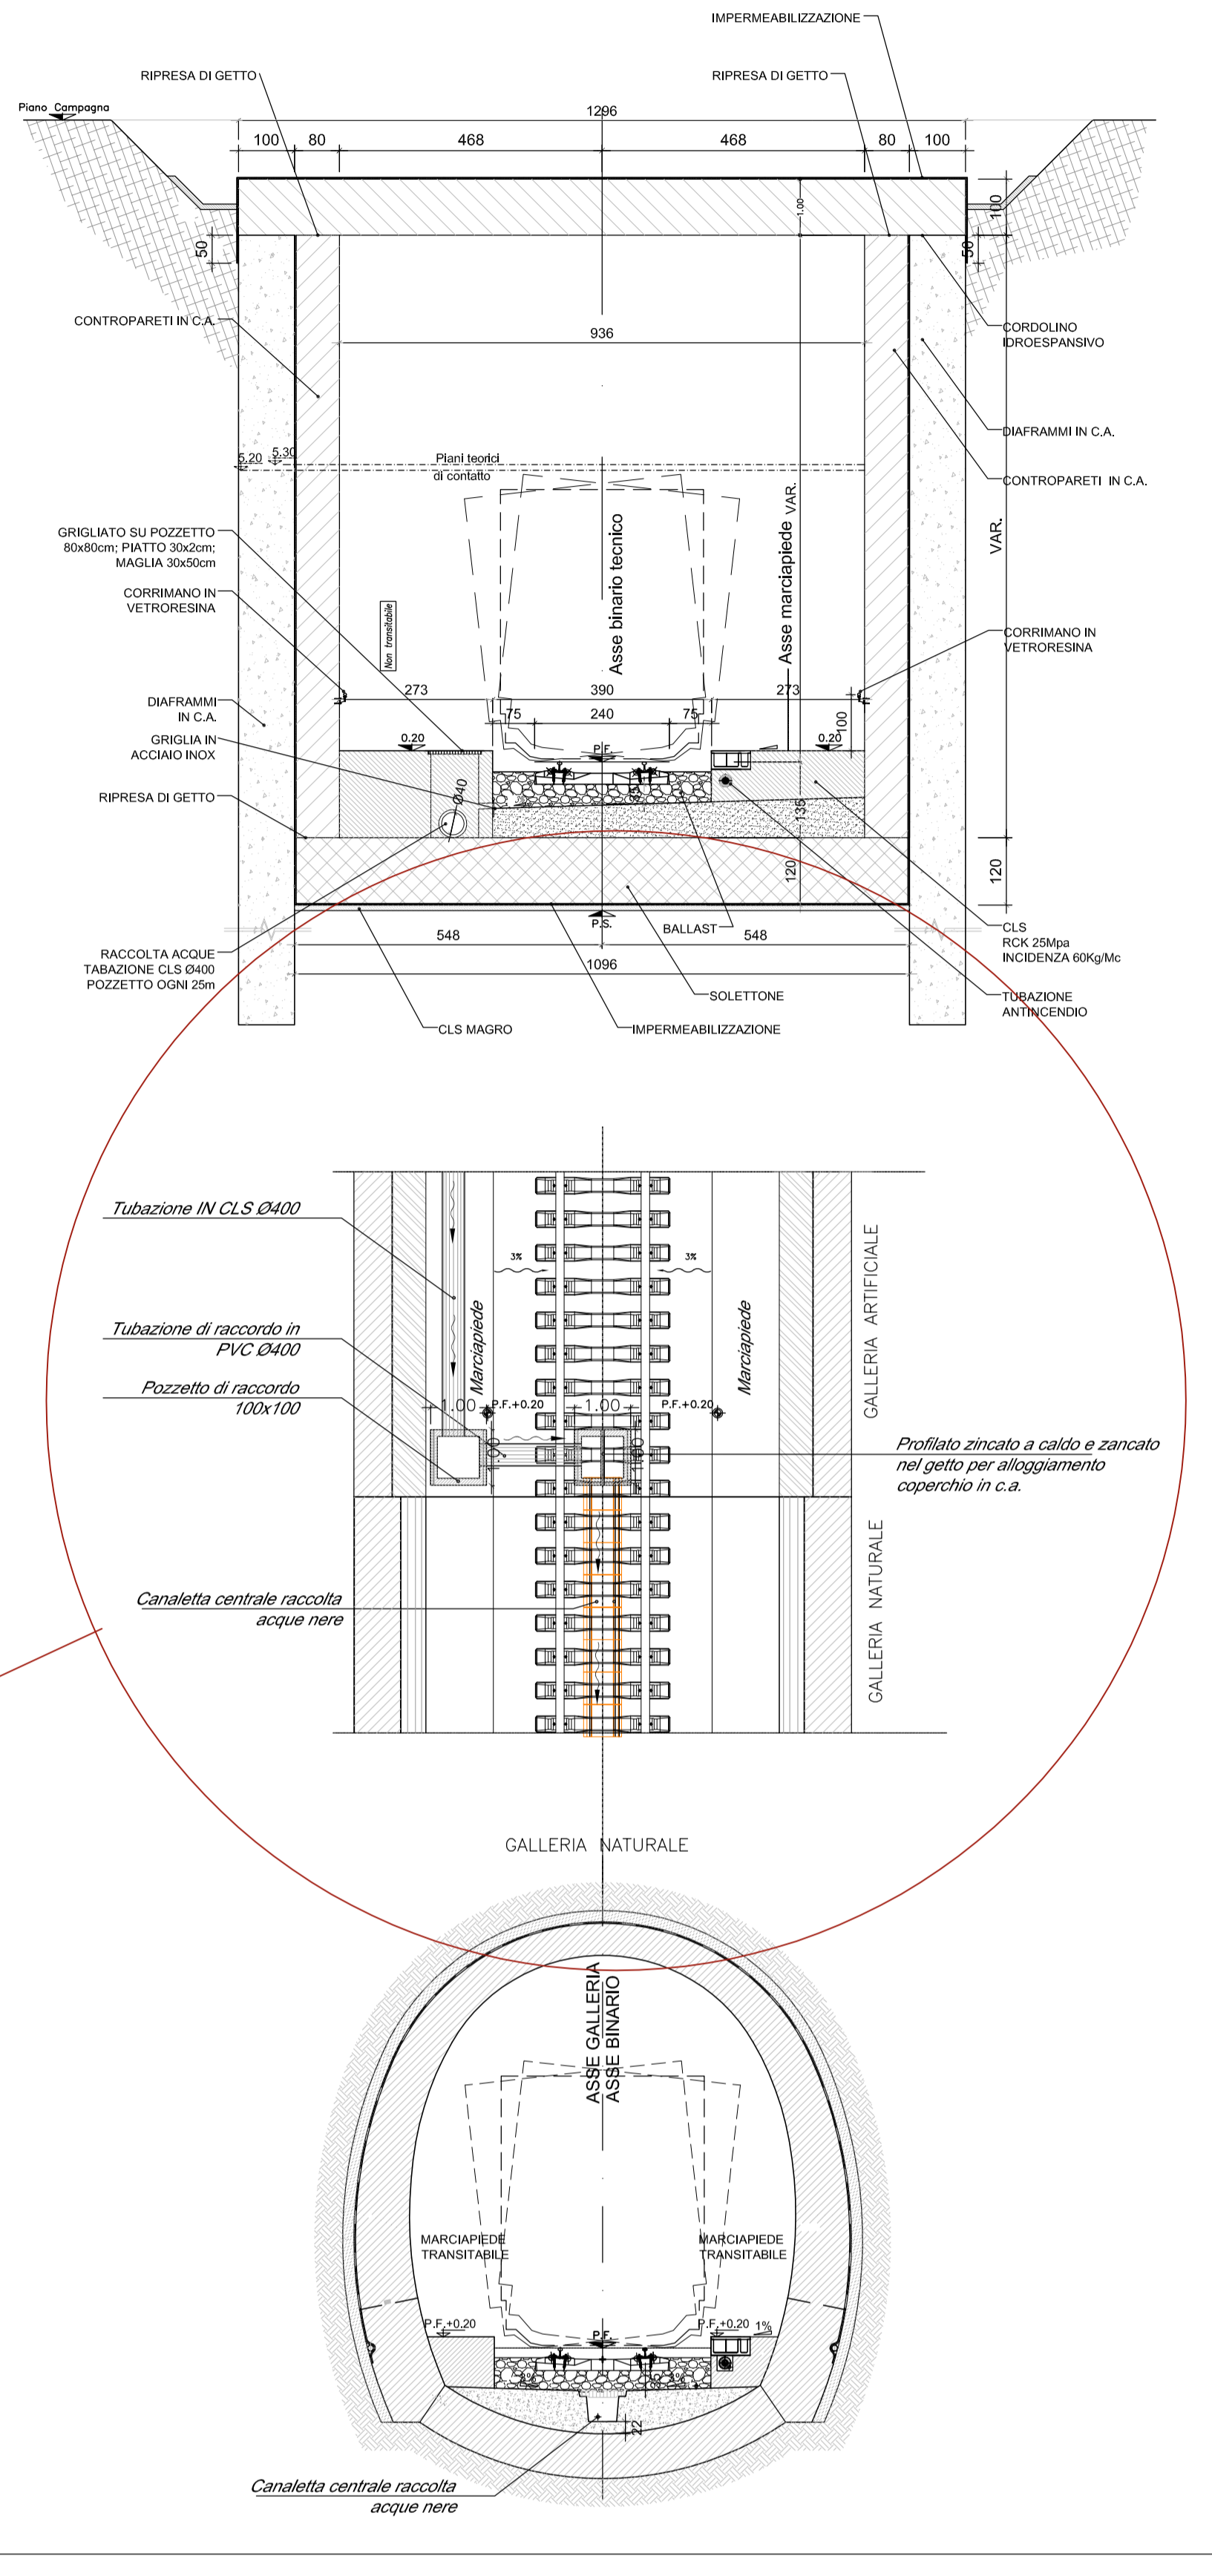

- LEGENDA**
- (A) AREA DI SICUREZZA E AREA TRIAGE
 - (B) PIAZZALE ANTINCENDIO + CABINA MT + ELISUPERFICIE E TRIAGE
 - (C) SCALA DI SICUREZZA CON AREA TRIAGE
 - (D) SCALA DI SICUREZZA
 - (E) CABINA MT/RT IN GALLERIA
 - (F) BYPASS IDRAULICO
 - (G) PASSAGGIO A RASO PEDONALE
 - (I) SOVRAPPASSO CARRABILE DA DEMOLIRE E RIPRISTINARE
 - (L) SOTTOPASSO DA TOMBARE/RICOSTRUIRE IN AFFIANCAMENTO
 - (M) PASSAGGIO A RASO PEDONALE/CARRABILE
 - (N) BY-PASS
 - (O) NICCHIA TS
 - (P) IMPIANTO DI SOLLEVAMENTO
 - (1a) SCALE DI EMERGENZA (larghezza = 1.50m)
 - (1b) SCALE DI EMERGENZA (larghezza = 2.25m)
 - (2) POZZO
 - (3) FABBRICATO
 - (4) ELISUPERFICIE
 - (5) PASSAGGIO A RASO
 - (6) AREA TRIAGE

COMMITTENTE: **RFI**
GRUPPO FERROVIE DELLO STATO ITALIANO

ALTA SORVEGLIANZA: **ITALFERR**
GRUPPO FERROVIE DELLO STATO ITALIANO

GENERAL CONTRACTOR: **COCV**
Consorzio Coibentati Integrati Valco

INFRASTRUTTURE FERROVIARIE STRATEGICHE DEFINITE DALLA LEGGE OBIETTIVO N.443/01
TRATTA A.V.A.C. TERZO VALICO DEI GIOVI
PROGETTO DEFINITIVO

INTERCONNESSIONE DI NOVI LIGURE ALTERNATIVA ALLO SHUNT
Galleria artificiale
Binario Dispari
Planimetria di progetto e particolari smaltimento acque galleria binario dispari

GENERAL CONTRACTOR	DIRETTORE LAVORI	SCALA:
Cociv Ing. E. Pagani		VARIE

COMMESSA	LOTTO	FASE	ENTE	TIPO DOC.	OPERA/DISCIPLINA	PROG.	REV.
A301	00	D	CV	AZ	GAVAOX	002	C

PROGETTAZIONE	Rev.	Descrizione emissione	Redatto	Data	Verificato	Data	Progettista Integratore	Data	IL PROGETTISTA
000	001	Rev. pr. 0002131CTVA M.A.T.T	ARCHINGOLO	21/07/2016	COCV	22/07/2016	A. Palmieri	22/07/2016	
000	002	Correzione sezione galleria artificiale	COCV	13/01/2015	COCV	13/01/2015	A. Palmieri	14/01/2015	
001	003	Modifica livellati	COCV	21/04/2015	COCV	23/04/2015	A. Palmieri	24/04/2015	

Nome File: A301000-CV42-SGA6-0002-C00
CUP: F81H92000000008