
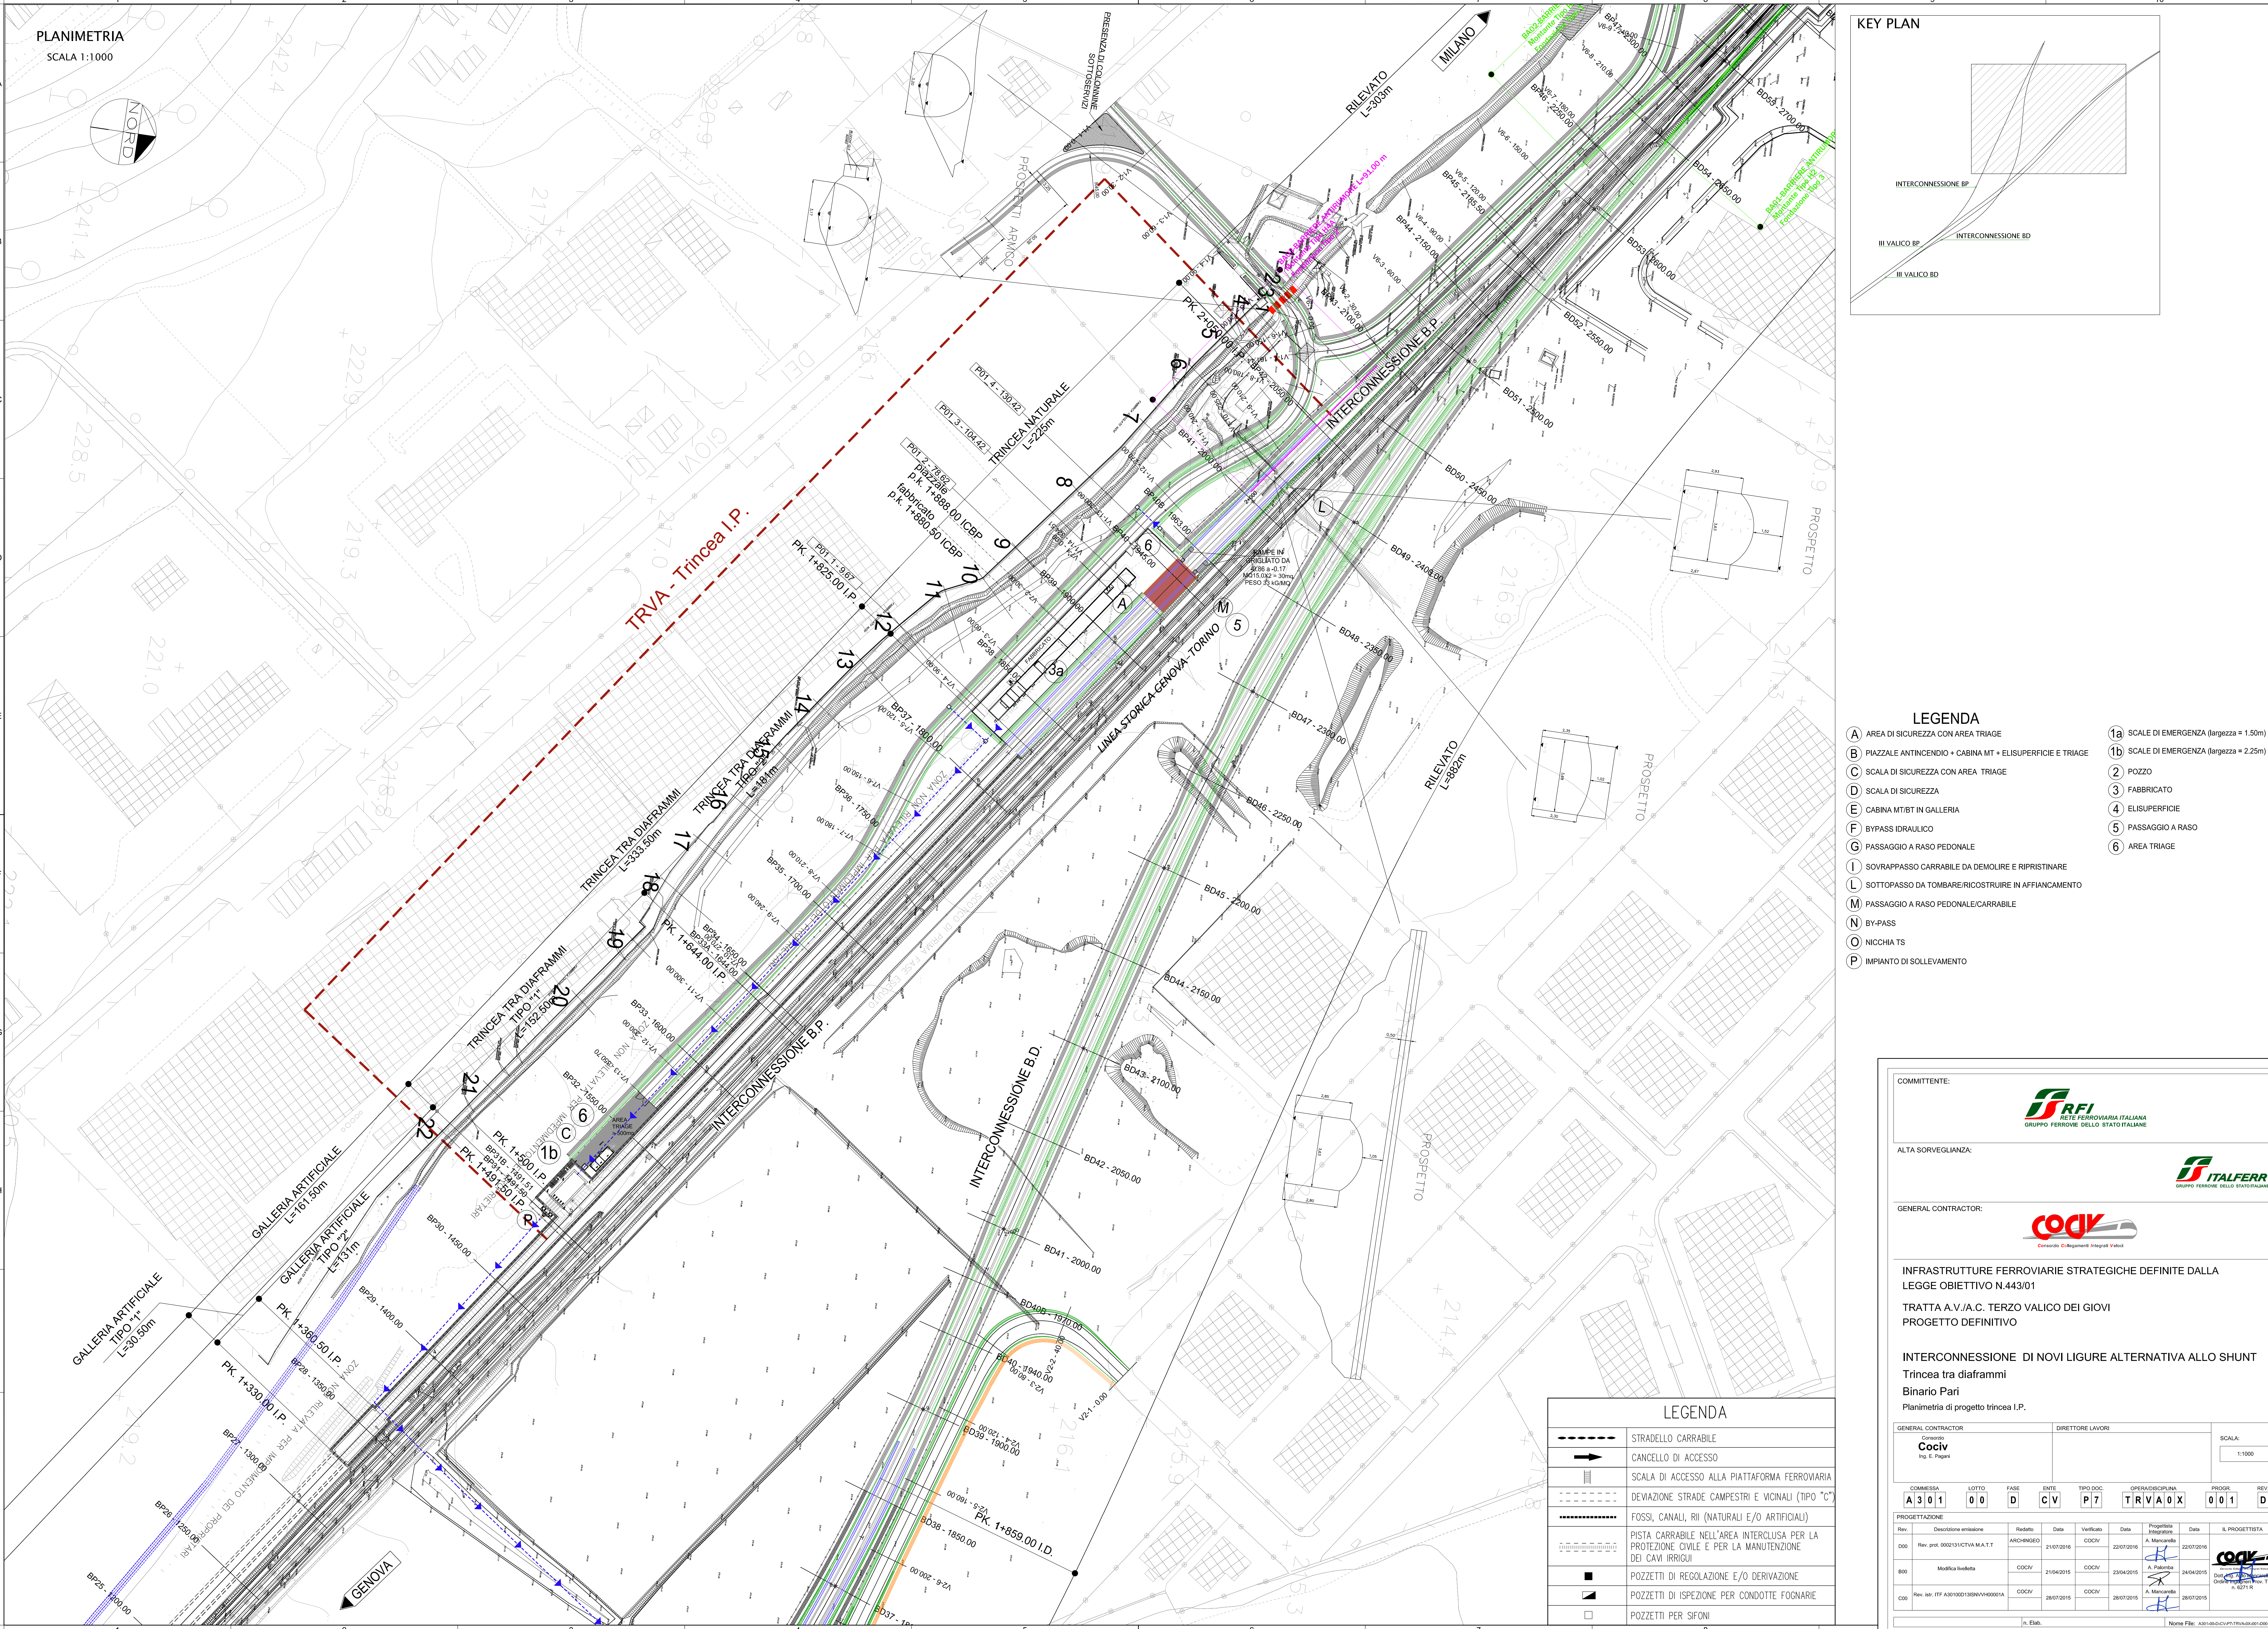
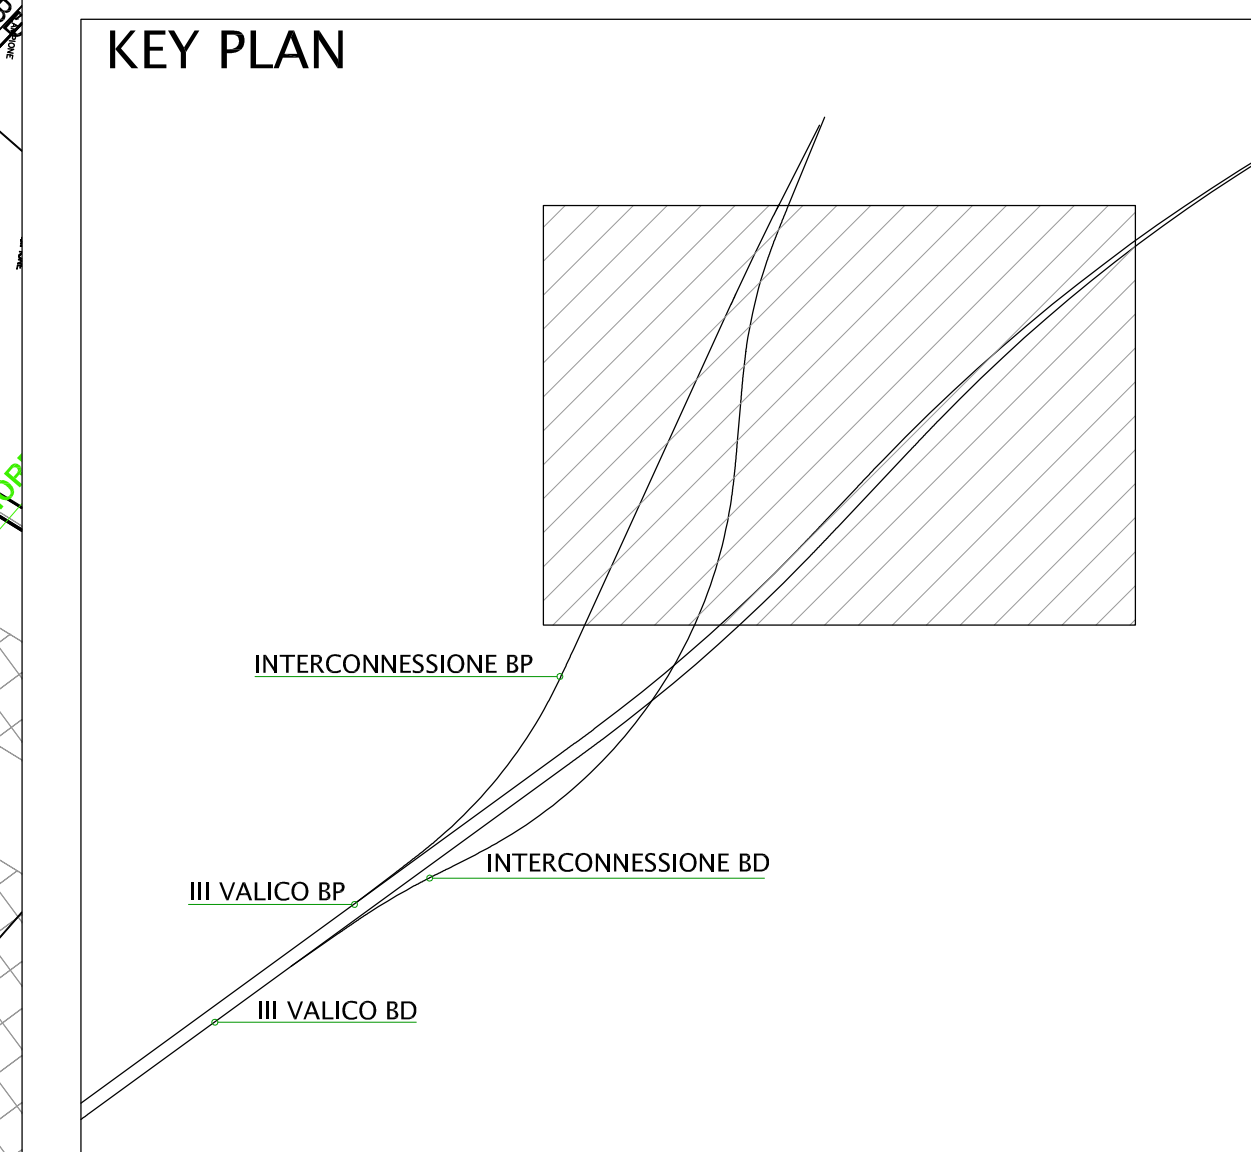


PLANIMETRIA
SCALA 1:1000

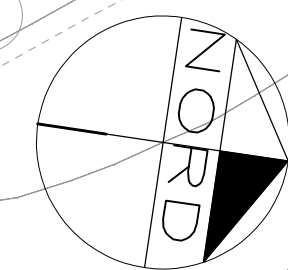

- LEGENDA**
- A AREA DI SICUREZZA CON AREA TRIAGE
 - B PIAZZALE ANTINCENDIO + CABINA MT + ELISUPERFICIE E TRIAGE
 - C SCALA DI SICUREZZA CON AREA TRIAGE
 - D SCALA DI SICUREZZA
 - E CABINA MT/RT IN GALLERIA
 - F BYPASS IDRALICO
 - G PASSAGGIO A RASO PEDONALE
 - I SOVRAPPASSO CARRABILE DA DEMOLIRE E RIPRISTINARE
 - L SOTTOPASSO DA TOMBARRE/RICOSTRUIRE IN AFFIANCAMENTO
 - M PASSAGGIO A RASO PEDONALE/CARRABILE
 - N BY-PASS
 - O NICCHIA TS
 - P IMPIANTO DI SOLLEVAMENTO
 - 1a SCALE DI EMERGENZA (larghezza = 1.50m)
 - 1b SCALE DI EMERGENZA (larghezza = 2.25m)
 - 2 POZZO
 - 3 FABBRICATO
 - 4 ELISUPERFICIE
 - 5 PASSAGGIO A RASO
 - 6 AREA TRIAGE

LEGENDA

	STRADELLO CARRABILE
	CANCELLO DI ACCESSO
	SCALA DI ACCESSO ALLA PIATTAFORMA FERROVIARIA
	DEVIAZIONE STRADE CAMPESTRI E VICINALI (TIPO "C")
	FOSSI, CANALI, RII (NATURALI E/O ARTIFICIALI)
	PISTA CARRABILE NELL'AREA INTERCLUSA PER LA PROTEZIONE CIVILE E PER LA MANUTENZIONE DEI CAVI IRRIGUI
	POZZETTI DI REGOLAZIONE E/O DERIVAZIONE
	POZZETTI DI ISPEZIONE PER CONDOTTE FOGNARIE
	POZZETTI PER SIFONI

COMMITTENTE:

ALTA Sorveglianza:

GENERAL CONTRACTOR:

INFRASTRUTTURE FERROVIARIE STRATEGICHE DEFINITE DALLA LEGGE OBIETTIVO N.443/01
TRATTA A.V./A.C. TERZO VALICO DEI GIOVI
PROGETTO DEFINITIVO

INTERCONNESSIONE DI NOVI LIGURE ALTERNATIVA ALLO SHUNT
Binario Pari
Planimetria di progetto trincea I.P.

GENERAL CONTRACTOR Cociv Ing. E. Paganò	DIRETTORE LAVORI	SCALA: 1:1000
--	------------------	------------------

COMMESSA A301	LOTTO 00	FASE D	ENTE CV	TIPO DOC P7	OPERA/OPICOLA TRVA0X	PROG. 001	REV D
-------------------------	--------------------	------------------	-------------------	-----------------------	--------------------------------	---------------------	-----------------

Rev.	Descrizione emissione	Redatto	Data	Verificato	Data	Progettista	Data	IL PROGETTISTA
000	Rev. pr. 0002131CTVA M.A.T.T	ARCH/MSGO	21/07/2016	COCV	22/07/2016	A. Manacorda	22/07/2016	
800	Modifica Inibitoria	COCV	21/04/2015	COCV	23/04/2015	A. Palumbo	24/04/2015	
000	Rev. inv. ITP A30100131BHVH00001A	COCV	28/07/2015	COCV	28/07/2015	A. Manacorda	28/07/2015	

Nome File: A30100131BHVH00001A
CUP: F81H6200000008