


 P.R.A. S.R.L. PROJECT RESOURCE ASBESTOS S.R.L.		PROPONENTE PRA srl via B.Acquaviva D'Aragona n.5 Cavallino P.IVA e C.F. 04439080757 REC: PRAASRL@PEC.IT P.IVA E C.F. 04583490752 Fax 0832 612649 - Tel 0832 612690
 GEOAMBIENTE		PROGETTAZIONE E REALIZZAZIONE IMPIANTO
OGGETTO IMPIANTO SPERIMENTALE DI TRASFORMAZIONE MANUFATTI IN CEMENTO AMIANTO		
COMUNE PROVINCIA REGIONE COMUNE DI CAVALLINO PROVINCIA DI LECCE REGIONE PUGLIA		
LOCALITÀ ZONA P.I.P. - Via B. A. D'Aragona n.5		
ELABORATO: TAV.07		
TITOLO: POSIZIONAMENTO IMPIANTO NEL LOCALE INDUSTRIALE		
SCALA: 1:50		
PROGETTAZIONE:  GEOAMBIENTE INGEGNERIA S.r.l. Ing. Daniele Calò Ing. Daniele Calò		
CONSULENZA: Prof. Norberto Roveri Ing. Alfredo Lucio Cappello Prof. Geol. Giuseppe Cesario Calò		
ARKE INGEGNERIA S.r.l. Prof. Ing. Alberto Ferruccio Piccini Dott. Ing. Gioacchino Angarano		
DATA Luglio 2016	REV 01	ELABORATO DA GEOAMBIENTE S.r.l.
APPROVATO DA Dott. G. Calò		
Elaborato: Tavola_07.dwg		
PROPRIETÀ E DIRITTI DEL PRESENTE DOCUMENTO SONO RISERVATI LA RIPRODUZIONE È VIETATA SENZA ESPlicita AUTORIZZAZIONE SCRITTA		

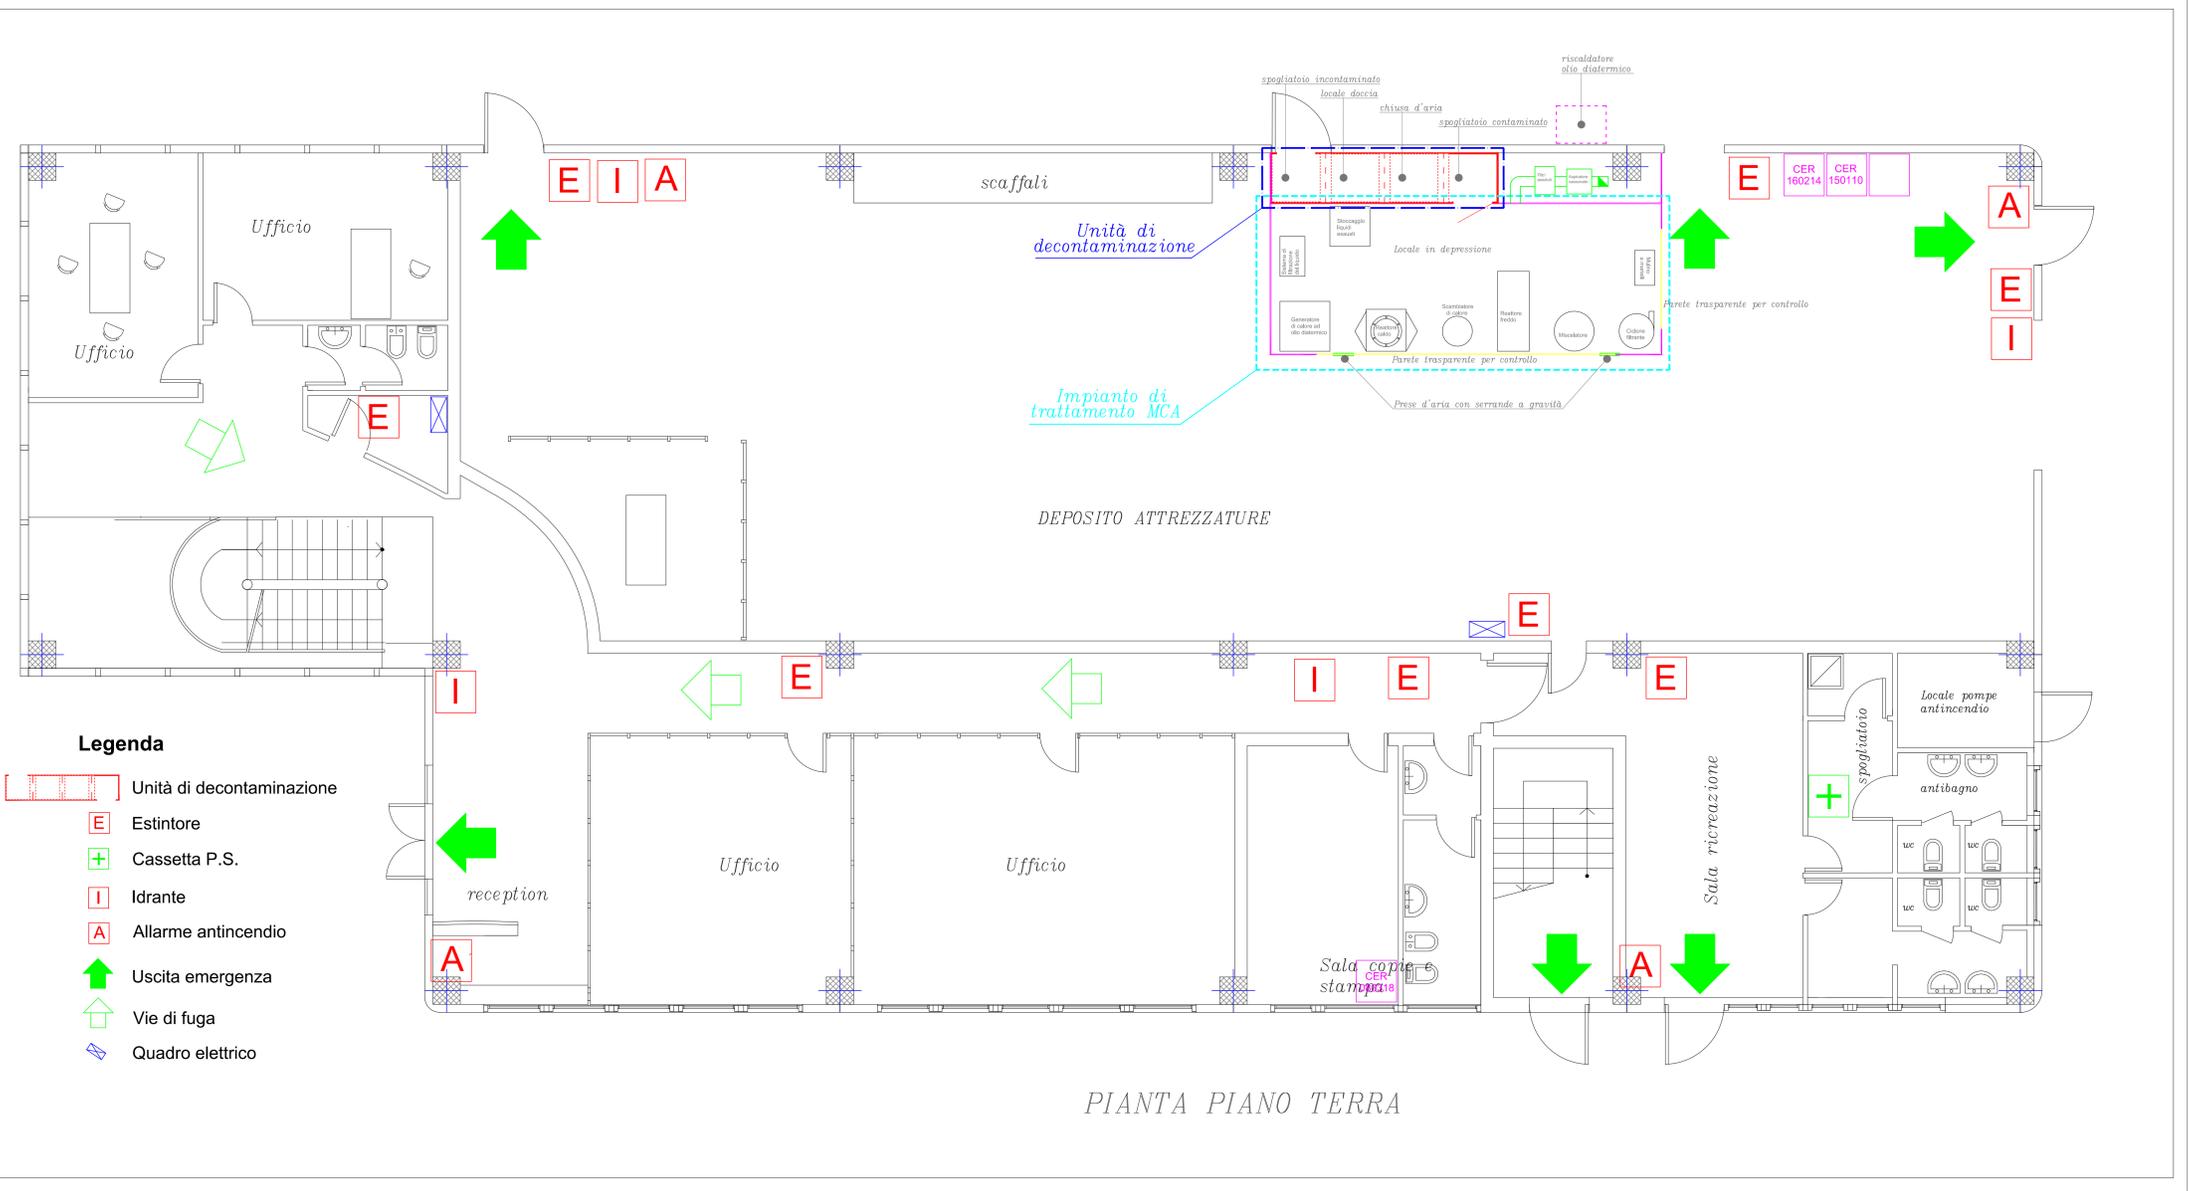

- Legenda**
- Unità di decontaminazione
 - E Estintore
 - + Cassetta P.S.
 - I Idrante
 - A Allarme antincendio
 - ➔ Uscita emergenza
 - 🏠 Vie di fuga
 - ⚡ Quadro elettrico

PIANTA PIANO TERRA