


POS.	DESCRIZIONE
	COLONNA IDRANTI COMPLETI DI ATTACCHI VALVOLATI N. 2 UNI 70 N. 1 UNI 125
	LANCIA SCHIUMA
	GRUPPO MISCELATORE A SPOSTAMENTO DI LIQUIDO MOD. MSL -E-145000 TIPO CACCIALANZA
	UGELLI SPRIZZATORI Ø1/2" 40 II
	UGELLI A FUNGO Ø4
	ESTINTORE CARRELLATO A POLVERE
	ALIMENTAZIONE SCHIUMA DA AUTOBOTTE
	SCARICATORE D'ARIA
	LINEA ACQUA ANTINCENDIO
	LINEA SCHIUMA ANTINCENDIO

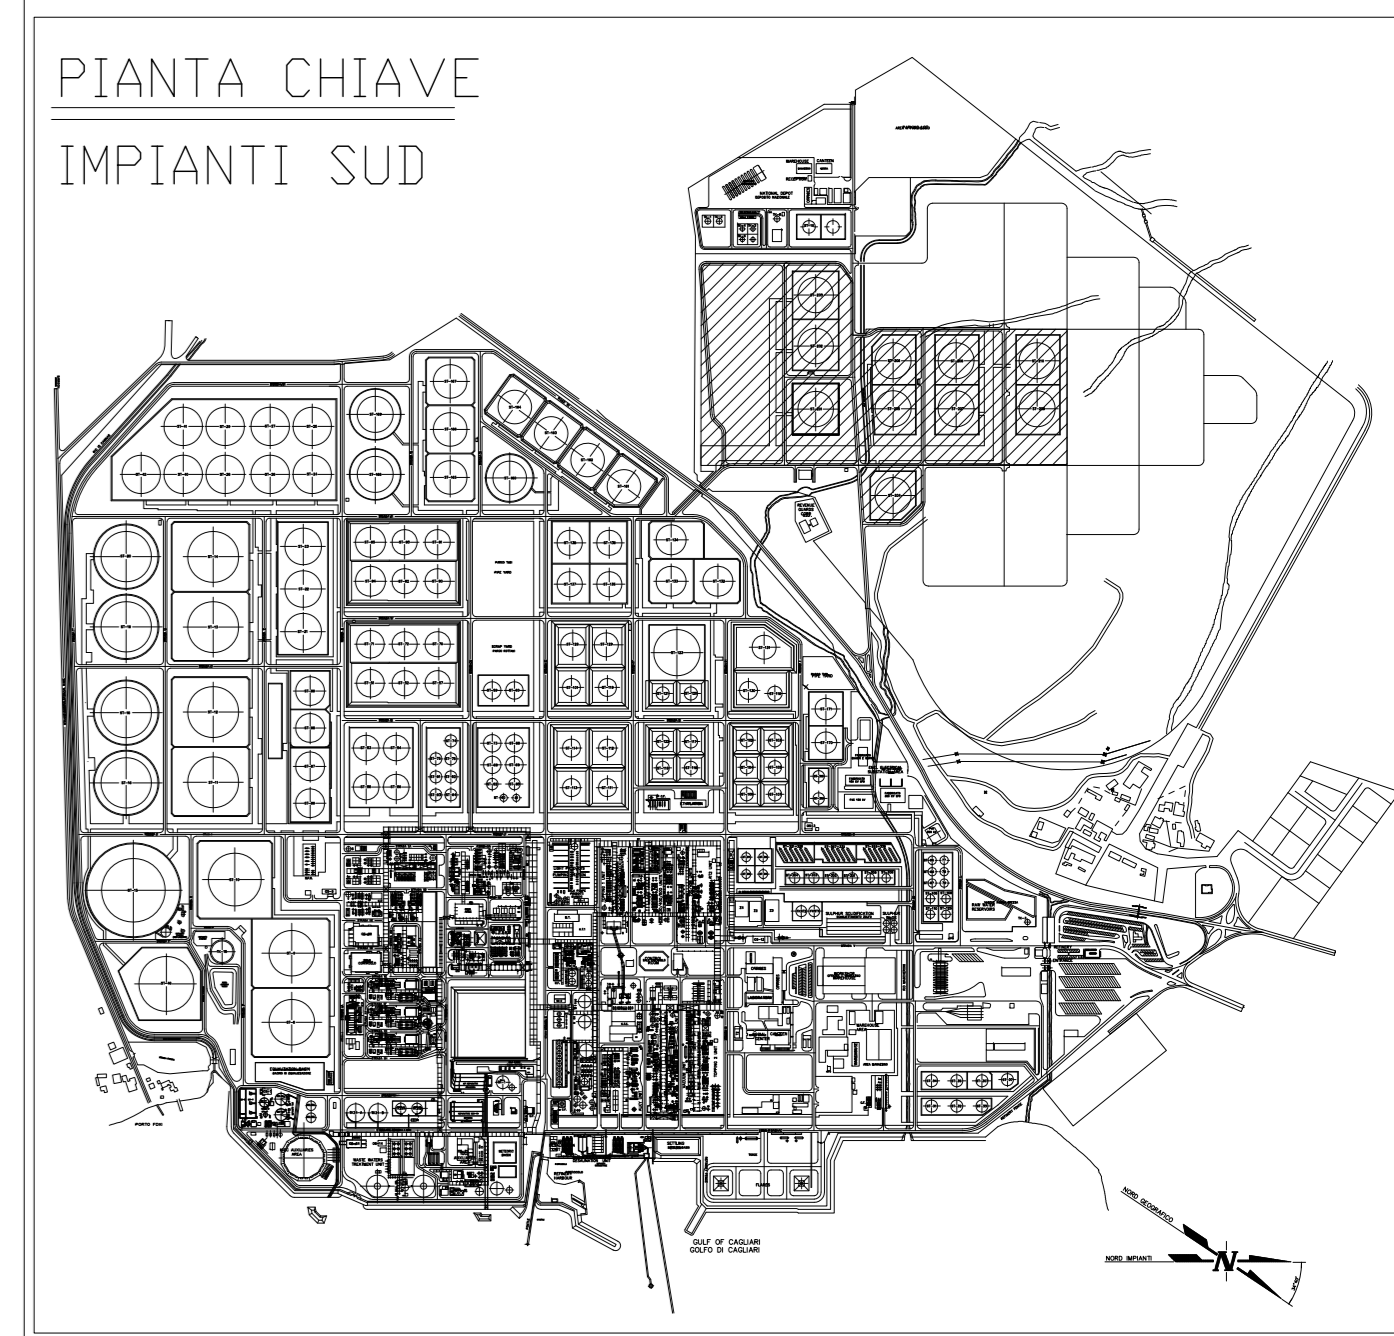

PER CONTINUAZIONE VEDI DIS. "000-TU-2" PLANIMETRIA GENERALE TUBAZ. ANTINCENDIO

0	03-07-16	EMESSI PER PROGETTO DEFINITIVO	GIBRANO		
Rev.	Data	Descrizione	Conn. n°	Bis. n°	Appr.
idi INGEGNERIA DEGLI IDROCARBURI S.r.l. MILANO V01-101-16			0901-GD-67102-A		
SARLUX SARAS Refining & Power PARCO SERBATODI OVEST NUOVI SERBATODI ST 209 - ST 210				Bis. n° RICAVATO DA 9-01-MD-5 REV. 06	
RETE ANTINCENDIO STATO ATTUALE				Revisione: 0 Scala: 1:1000 Sostituisce il - Sostituito dall -	
Disegno eseguito in "autocad" evitare correzioni a mano. Il presente disegno è di proprietà della Sarlux-SpA che ne tutela i diritti a termini di legge.					