




EDIFICIO PRINCIPALE
PIANTA PIANO INTERRATO
Scala 1:100

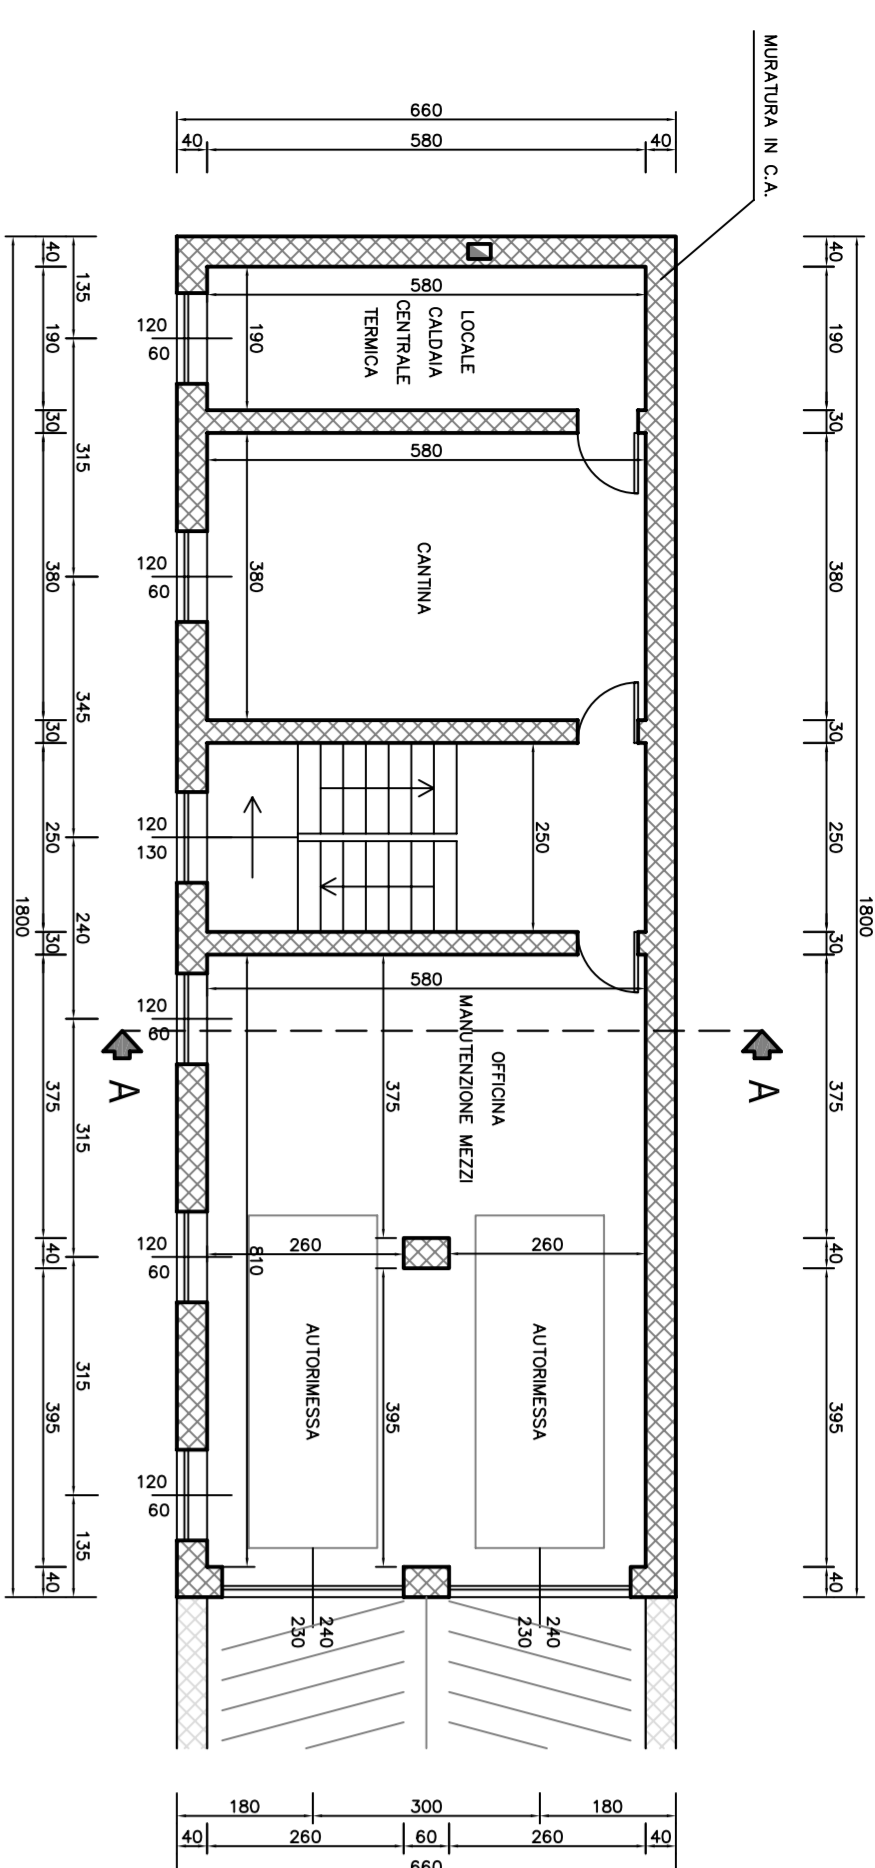


EDIFICIO PRINCIPALE
PIANTA PIANO TERRA
Scala 1:100

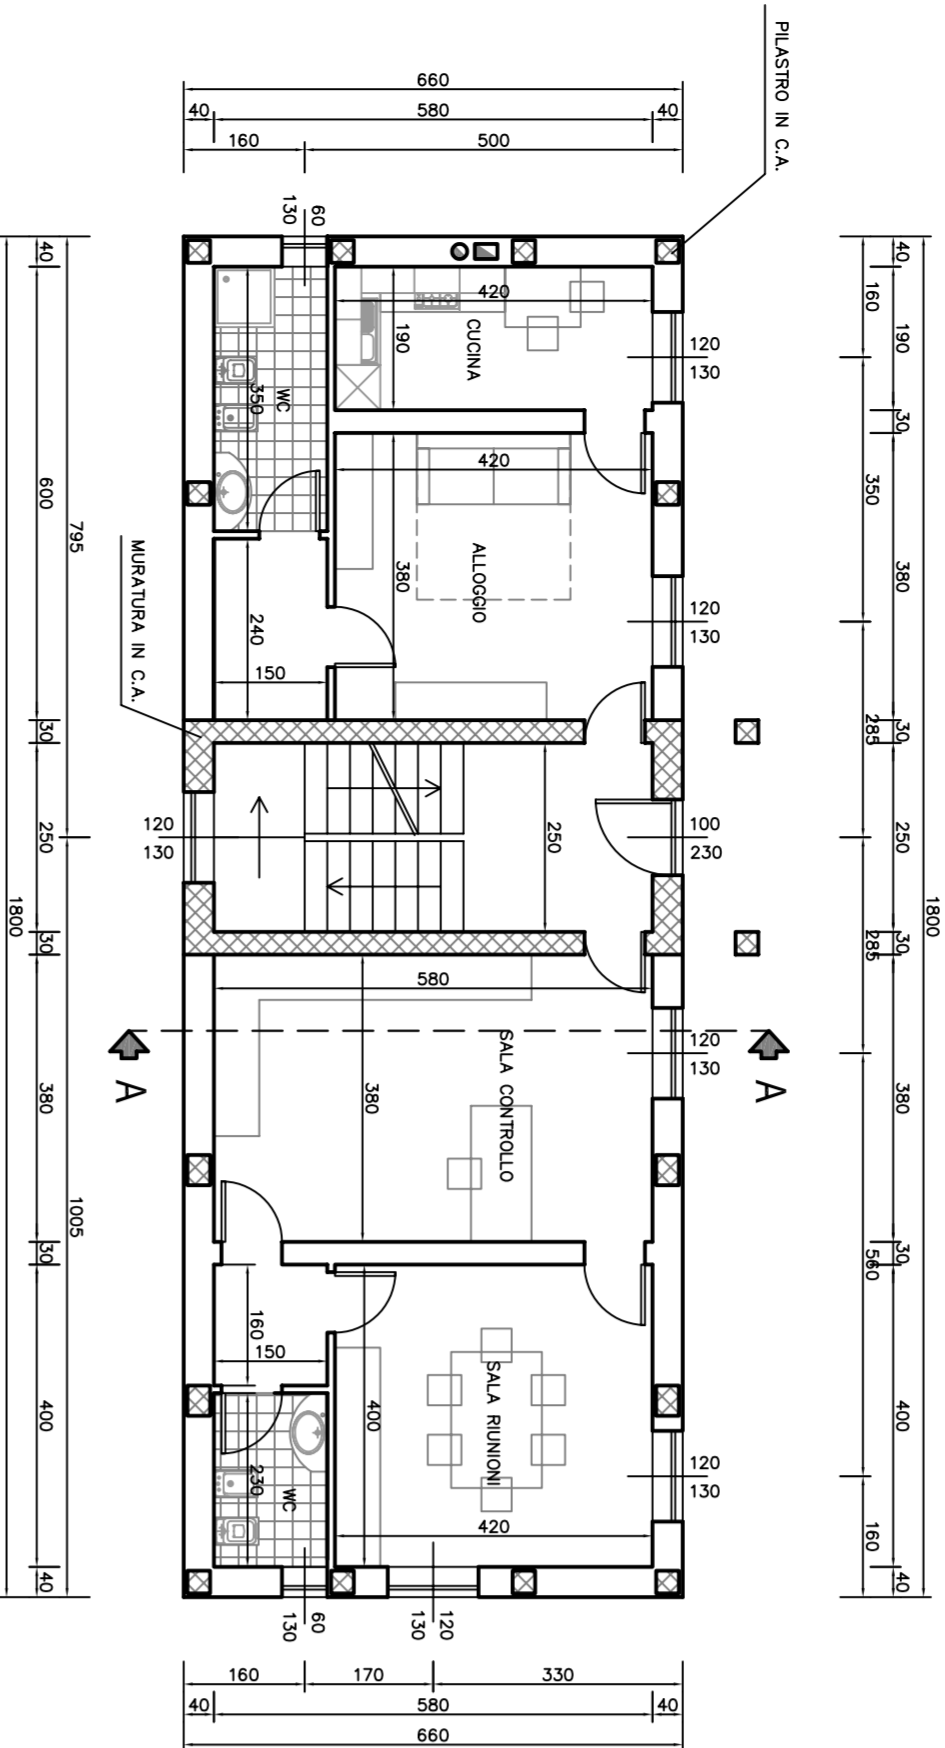


EDIFICIO PRINCIPALE
PIANTA PIANO PRIMO
Scala 1:100

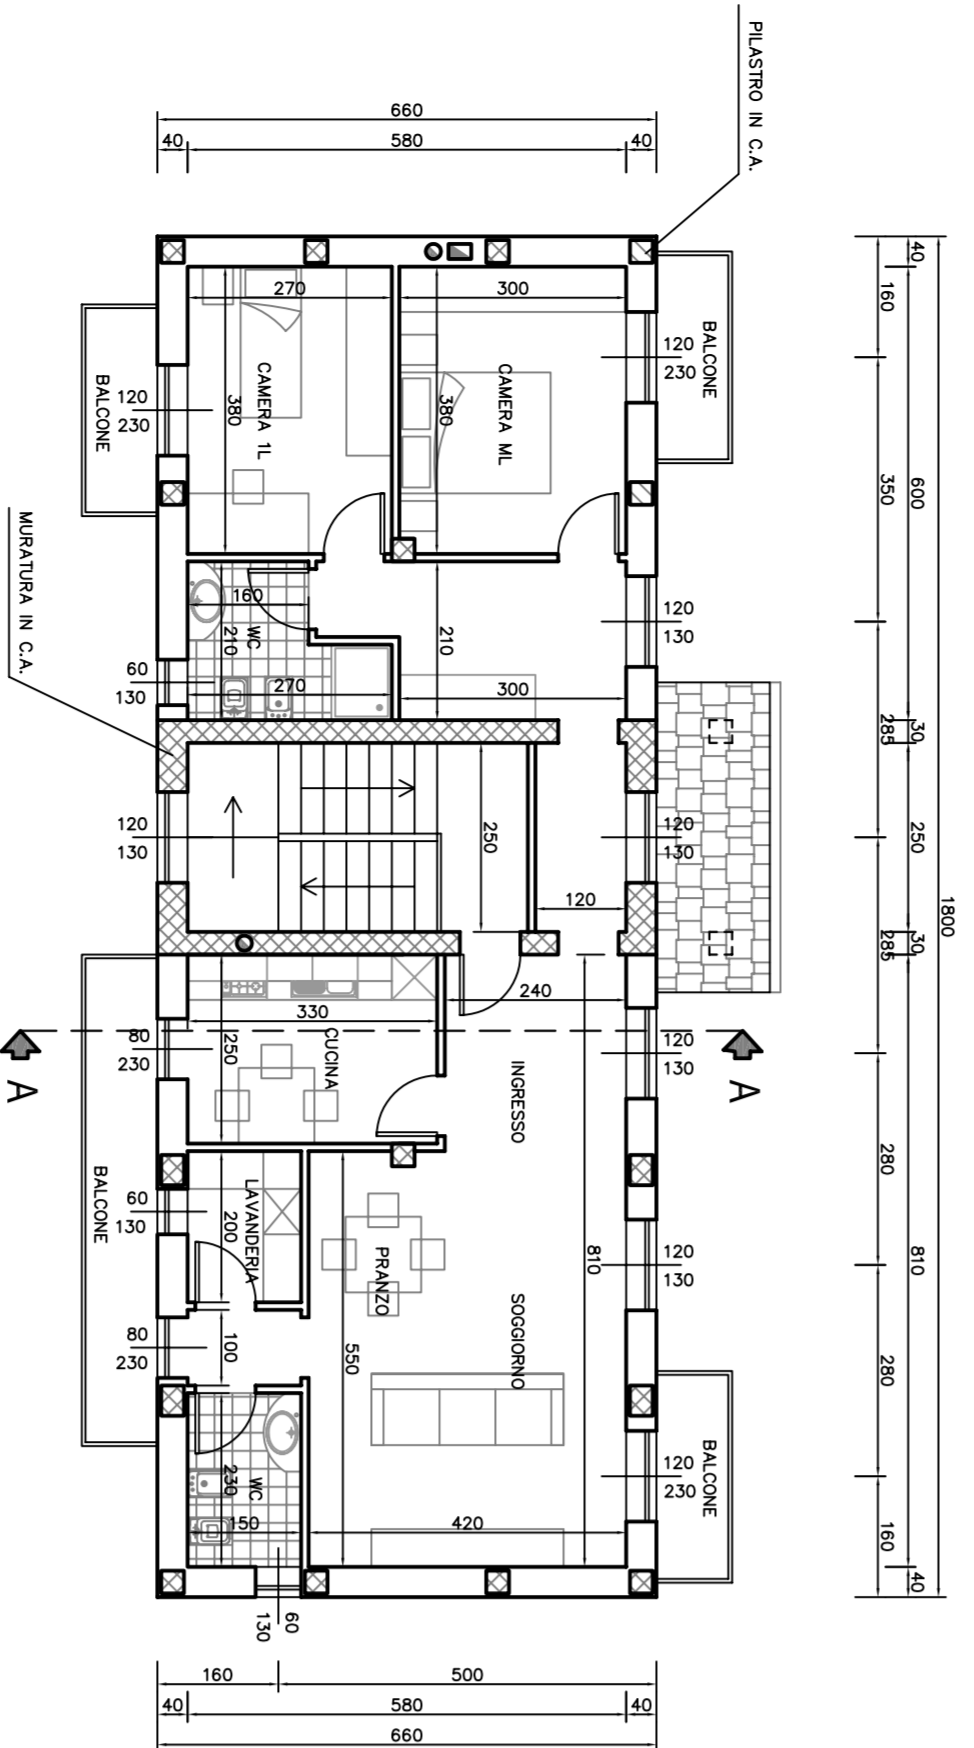


EDIFICIO PRINCIPALE
SEZIONI 1:100

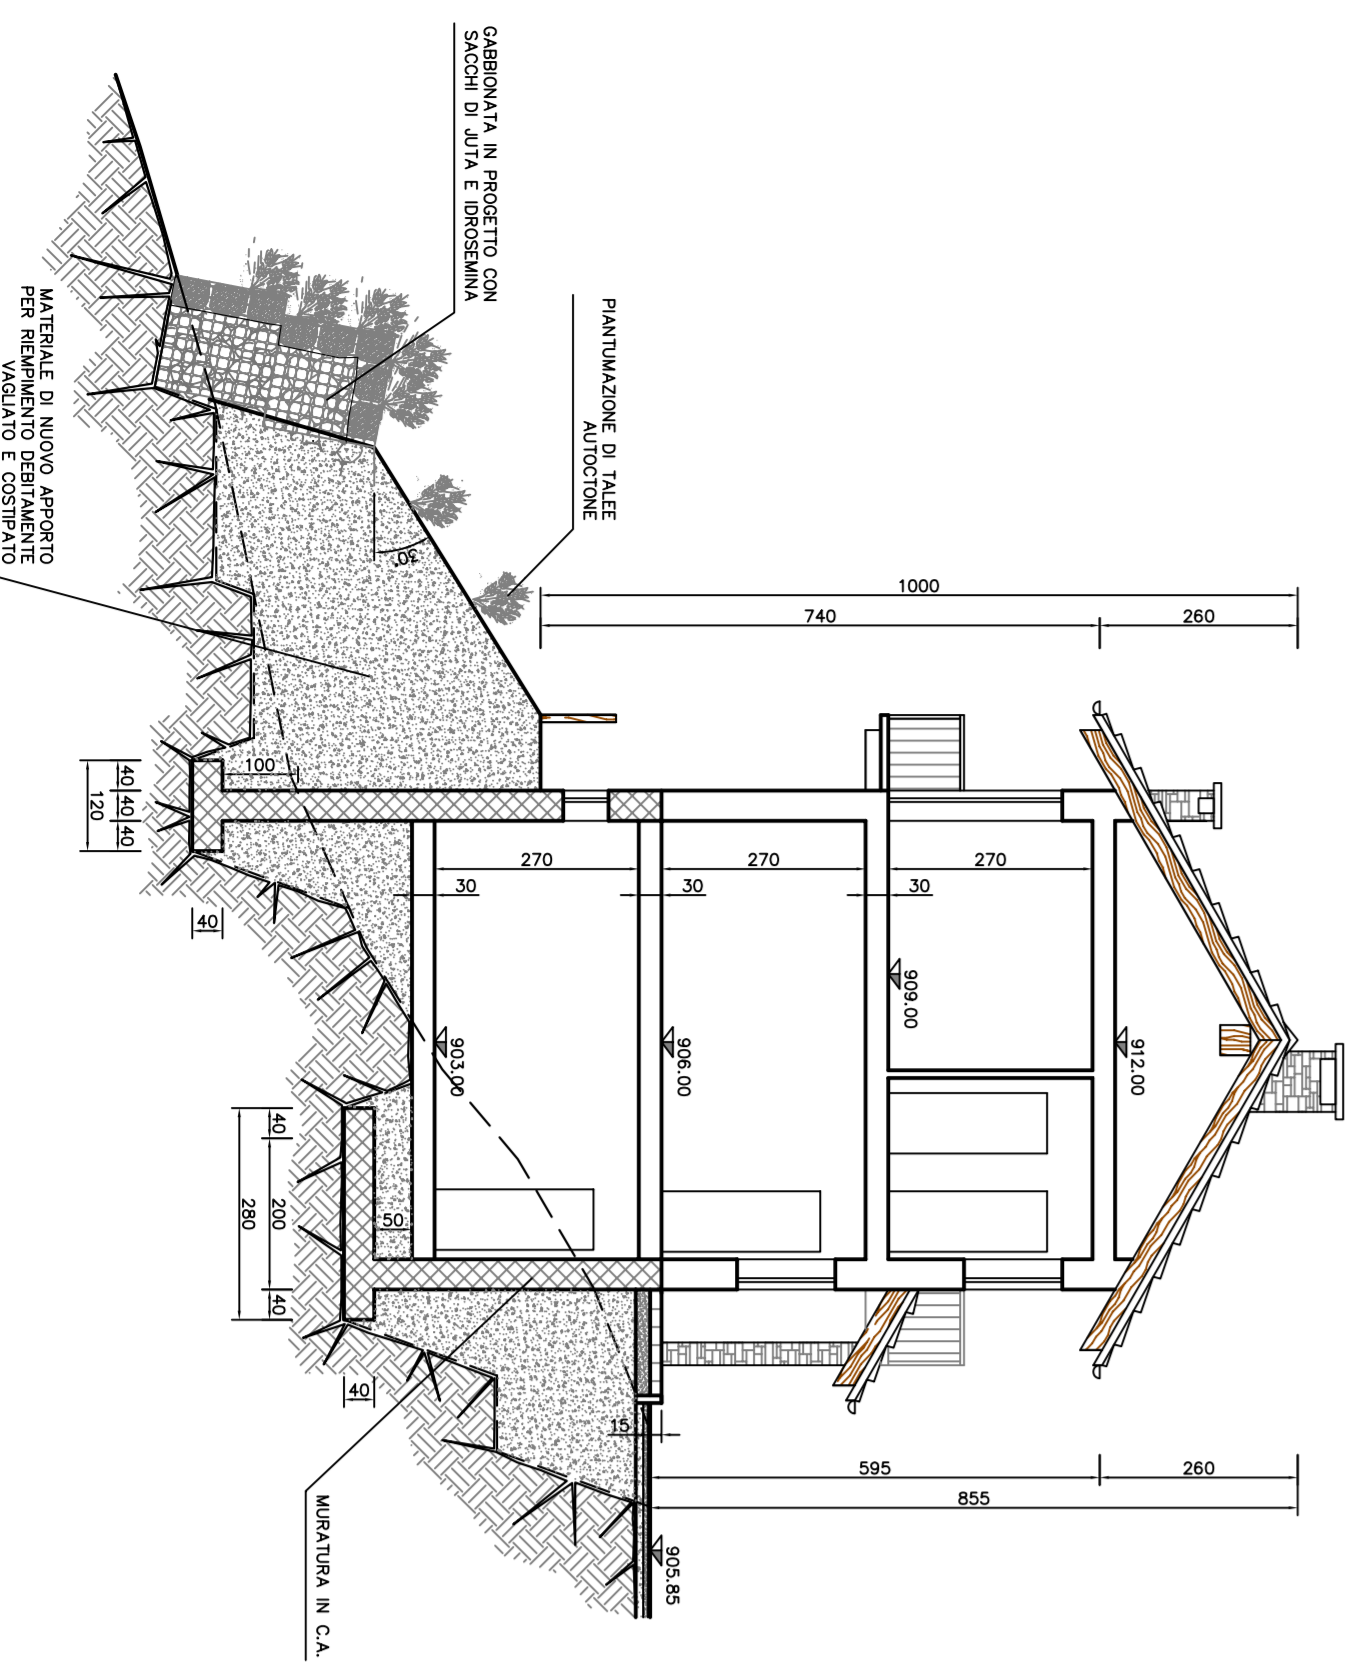


INSERIMENTO PLANIMETRICO
Scala 1:500

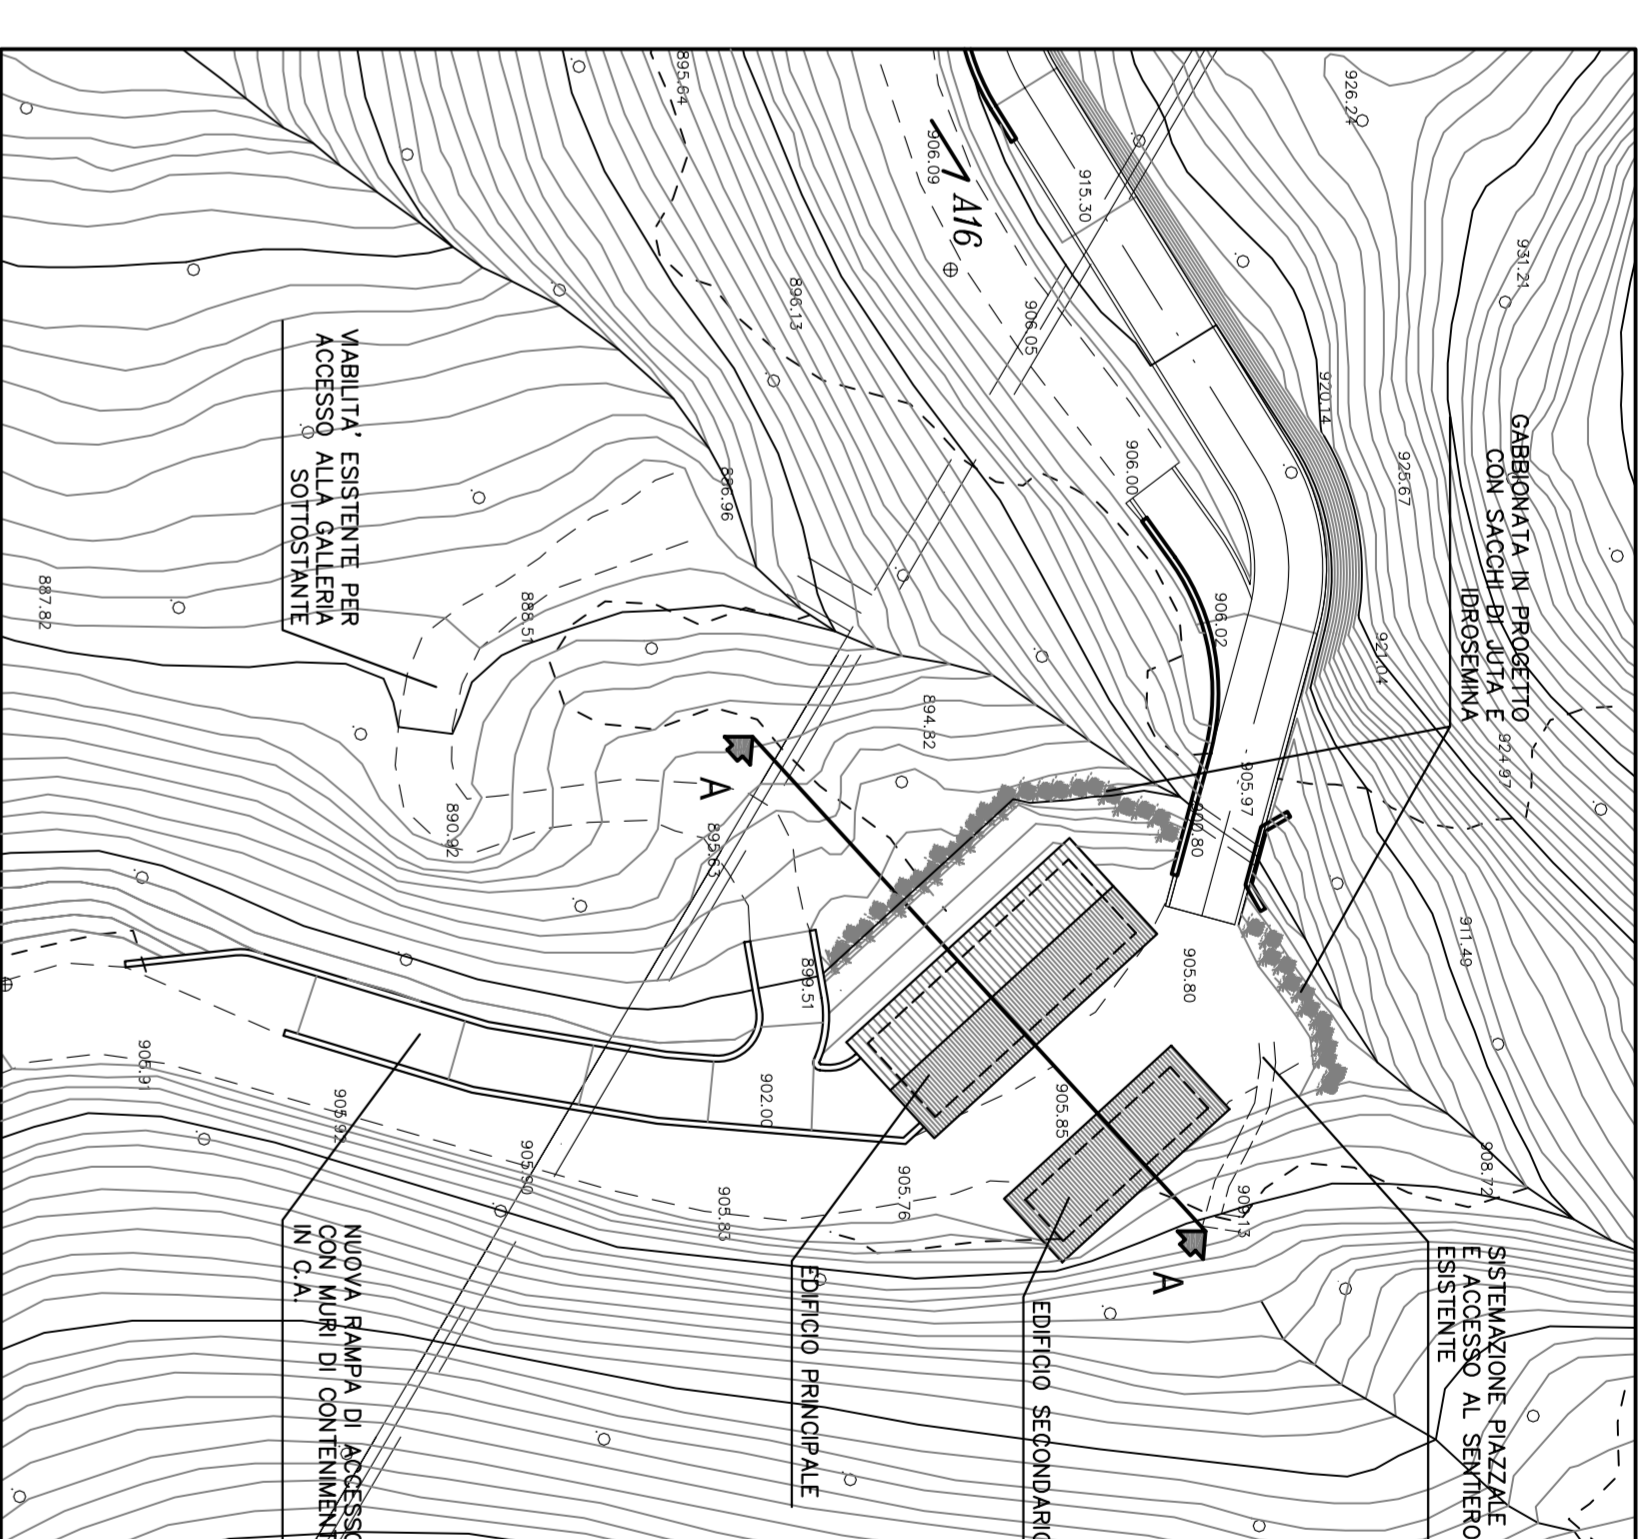


EDIFICIO PRINCIPALE
PROSPETTO SUD-EST
Scala 1:100

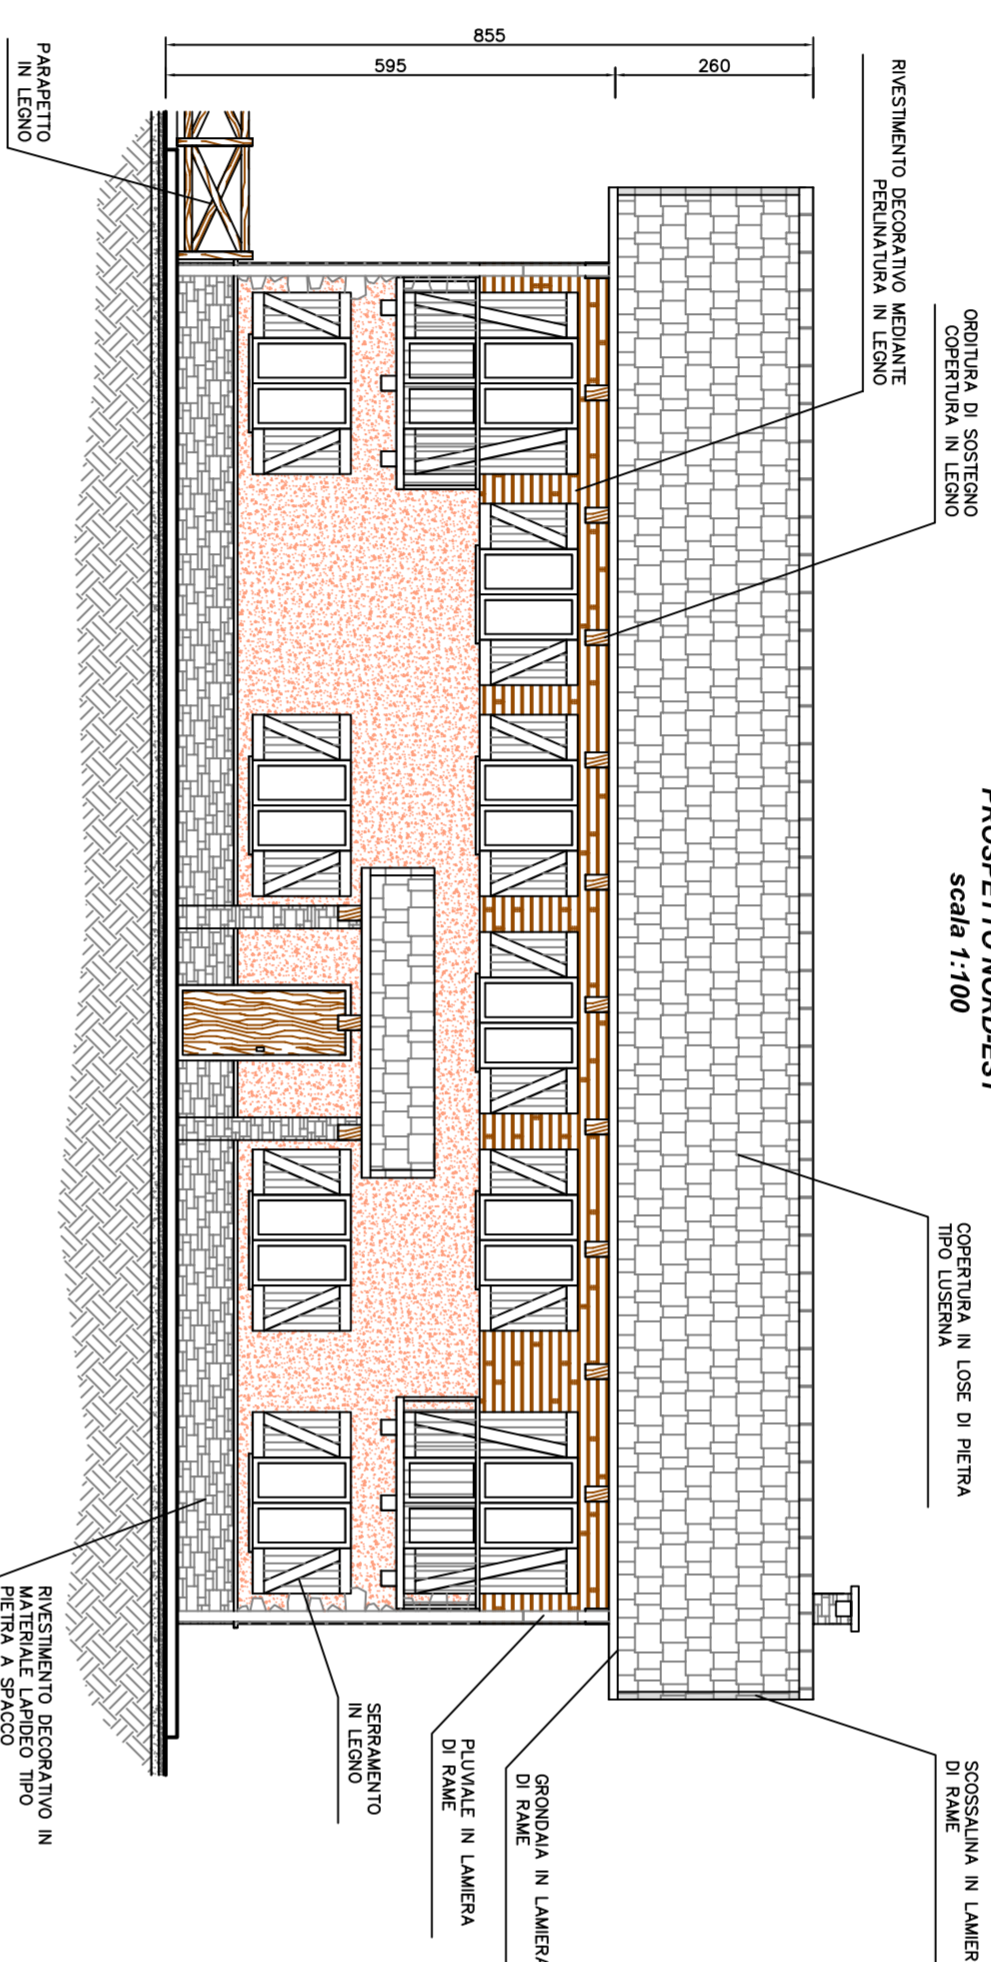


EDIFICIO PRINCIPALE
PROSPETTO SUD-OVEST
Scala 1:100

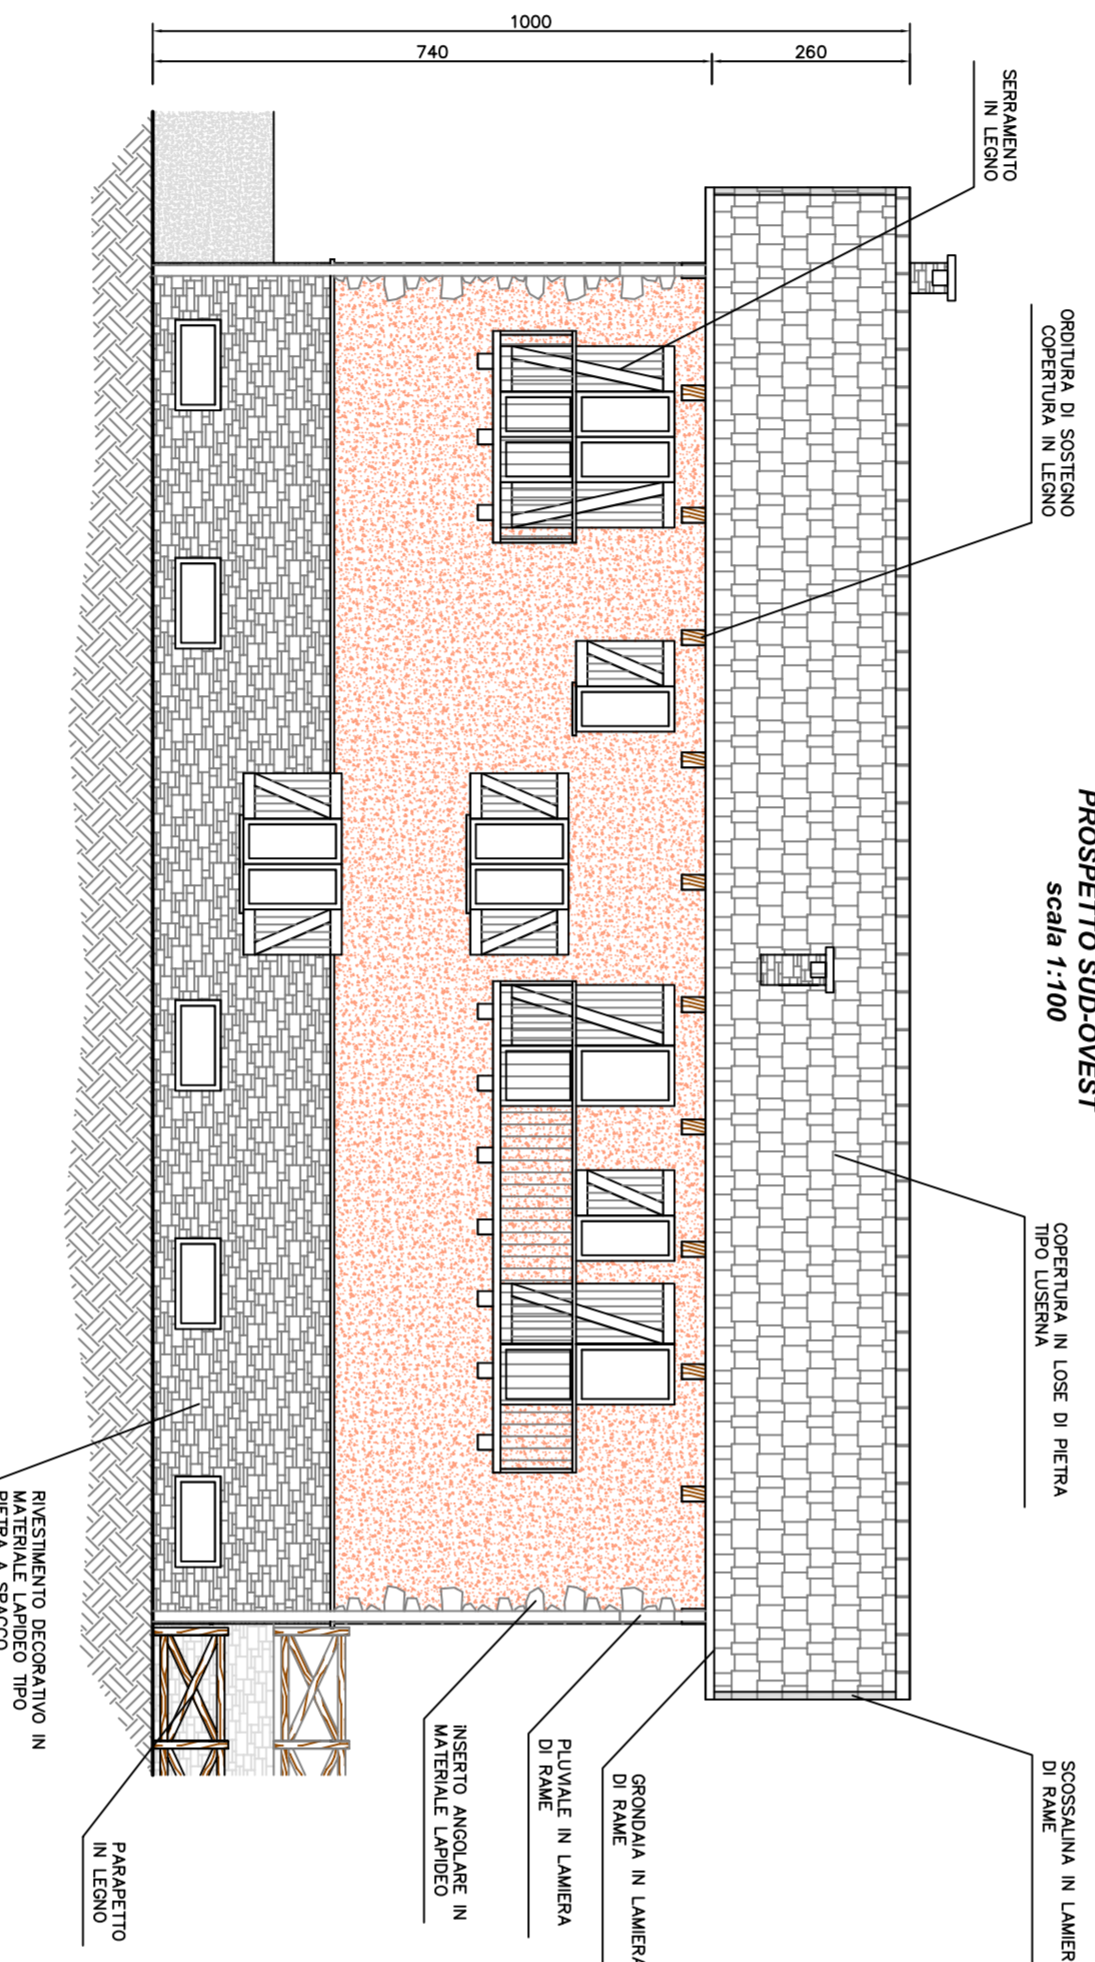


EDIFICIO SECONDARIO
PIANTA PIANO TERRA
Scala 1:100

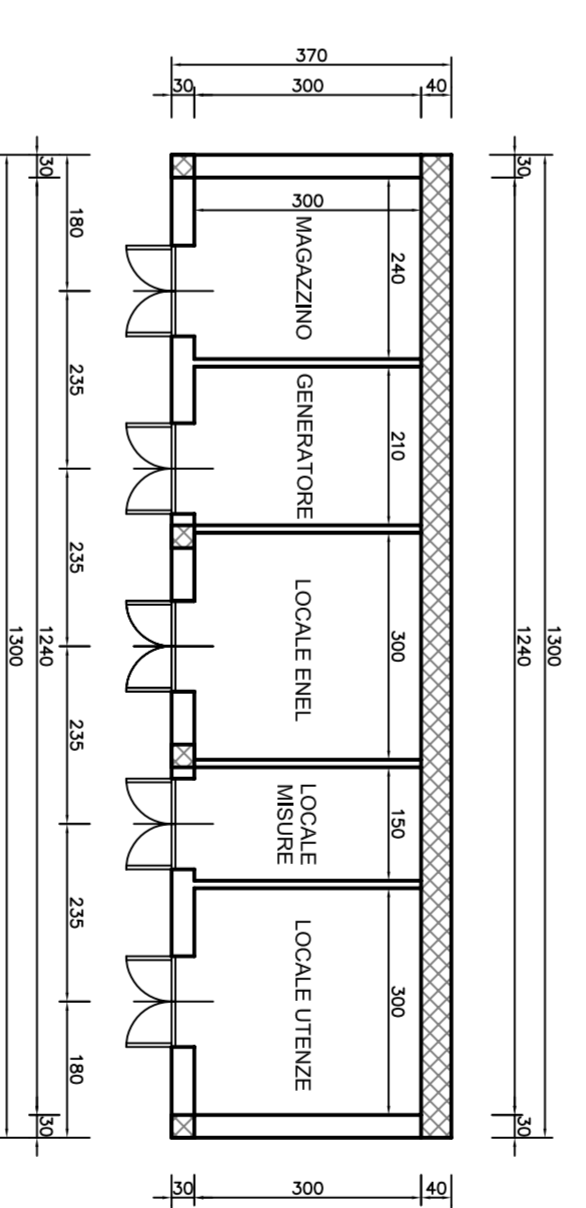

EDIFICIO SECONDARIO
PROSPETTO SUD-EST
Scala 1:100

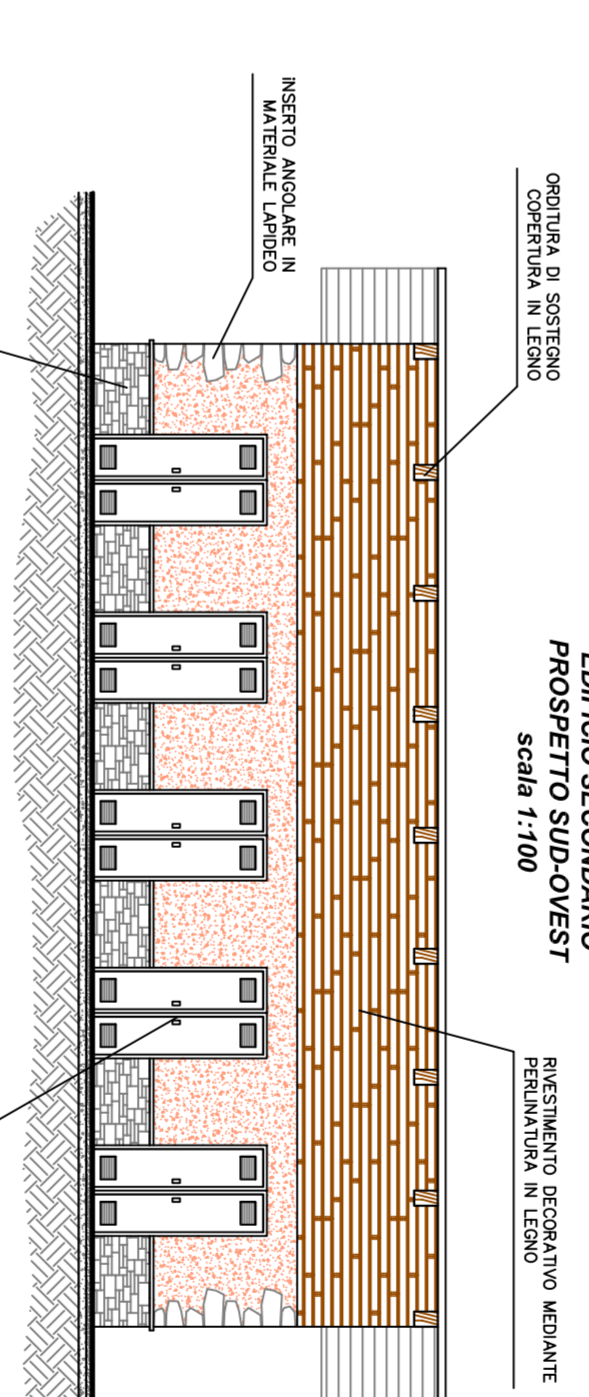

EDIFICIO SECONDARIO
PROSPETTO SUD-OVEST
Scala 1:100

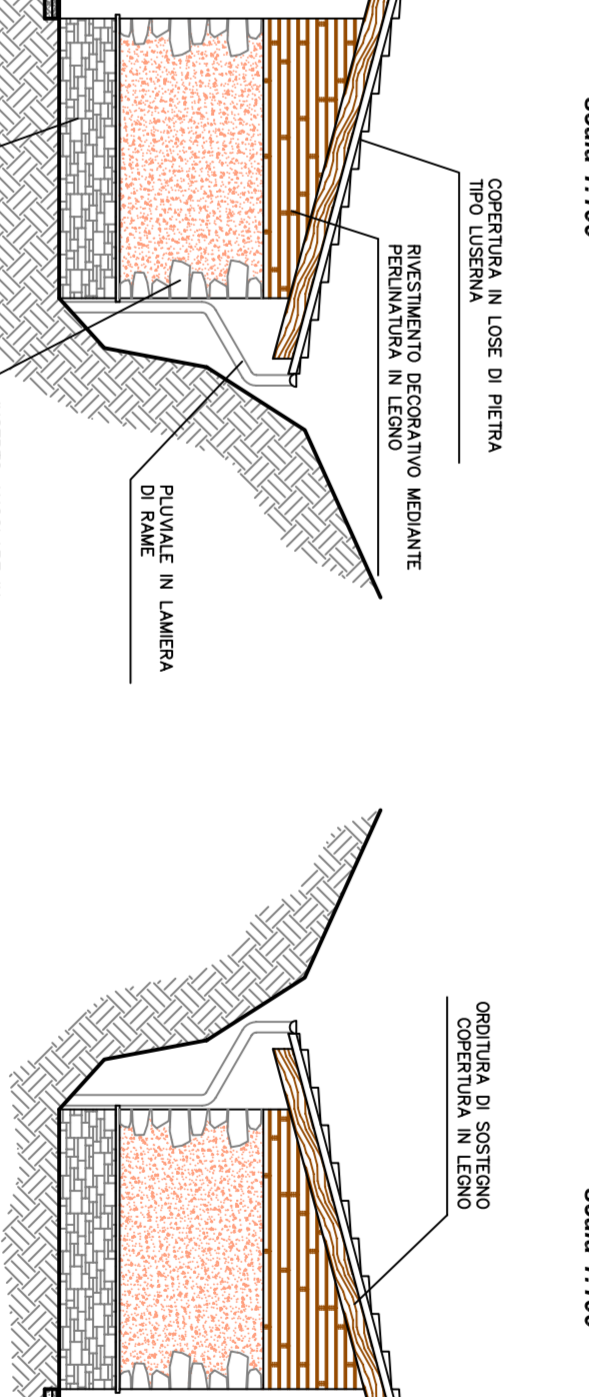

CONSORZIO DI BONIFICA DELLA
BARAGGIA BIELLESE E VERCELLESE

RAFFORNIMENTO INVASO SUL TORENTI SESSERA IN SOSTITUZIONE DELL'ESISTENTE PER IL SUPERAMENTO DELLE CRISI IDRICHE RICORRENTI, IL MIGLIORAMENTO DELL'EFFICIENZA IDRICA DEGLI INVASI ESISTENTI SU TORRENTI RAVASANELLA ED OSTOLA, LA VALORIZZAZIONE AMBIENTALE DEL COMPRESORIO

NOVA DIGA

STE C.I.A. S.p.A.

PROGETTO DEFINITIVO	NOVA DIGA	NOVA CASA DI GUARDIA PIANTA E SEZIONI	SCALE 1:100	1:300 1:100	1:500 1:100
PROGETTO DEFINITIVO	NOVA DIGA	NOVA CASA DI GUARDIA PIANTA E SEZIONI	SCALE 1:100	1:300 1:100	1:500 1:100
PROGETTO DEFINITIVO	NOVA DIGA	NOVA CASA DI GUARDIA PIANTA E SEZIONI	SCALE 1:100	1:300 1:100	1:500 1:100