



**EDIFICIO PRINCIPALE
PIANTA PIANO INTERRATO
scala 1:50**

- Avvolgicavo professionale automatico con recupero automatico del cavo ed installazione fissa a parete
- Gruppo di prese schuko IP55 con interruttore di protezione
- Prese CEE interbloccate protette 220 / 380 V
- Prese schuko 2P + T 16A IP55 bipasso con luce di emergenza


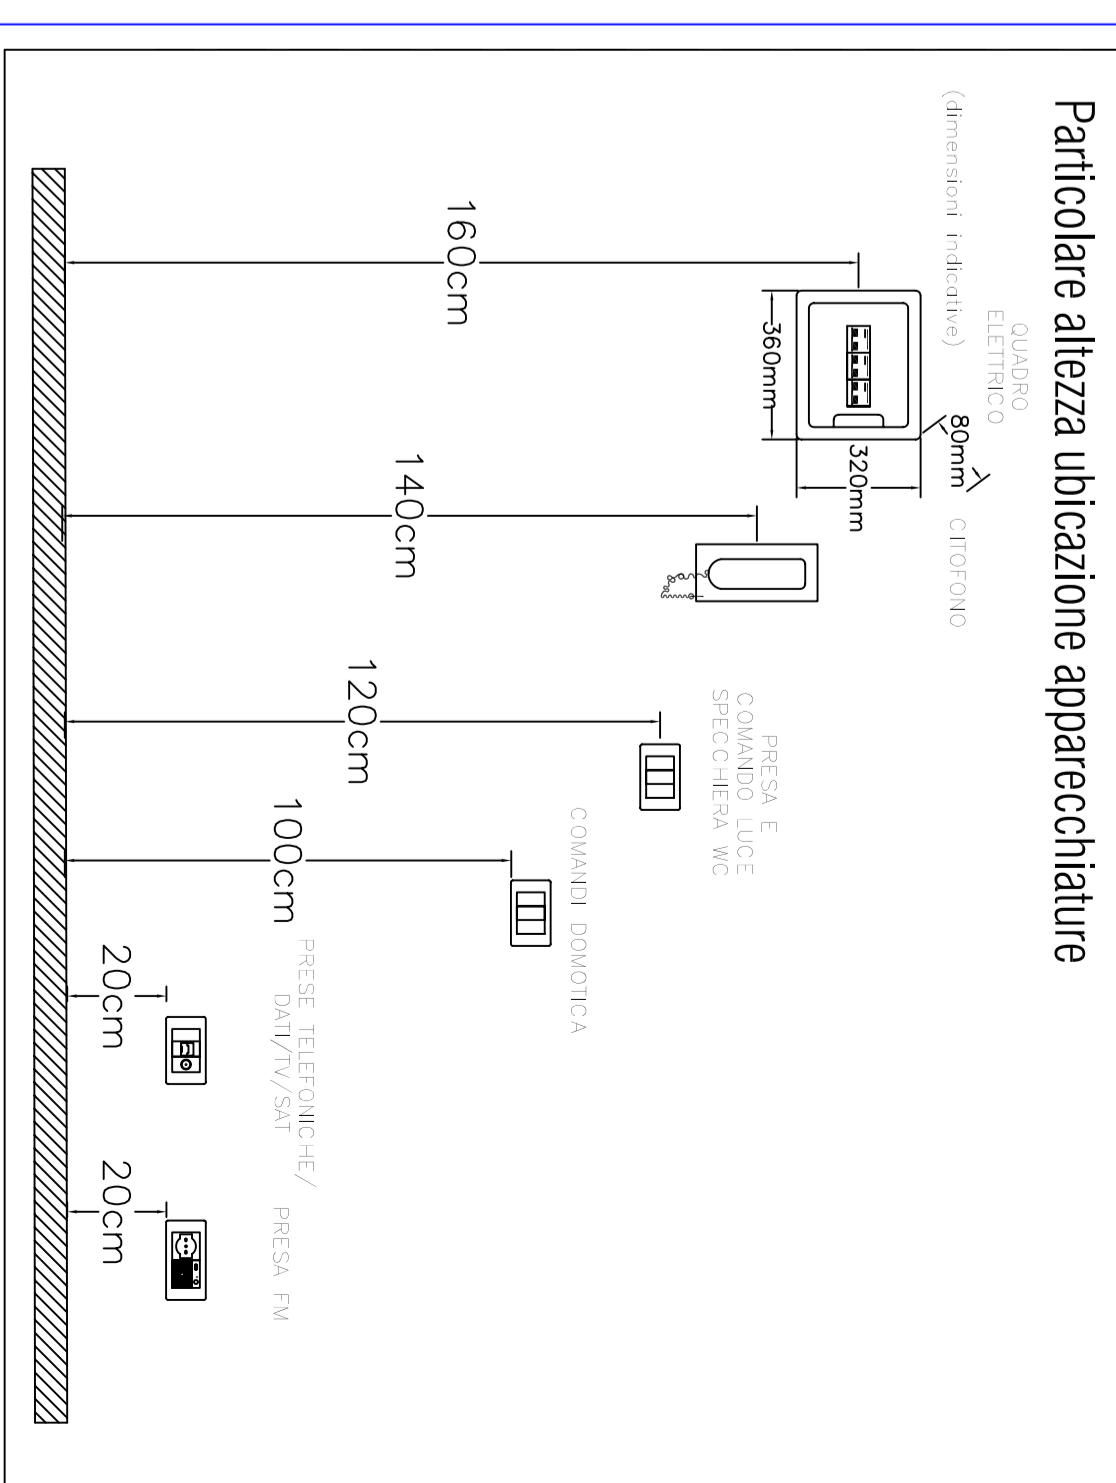


Particolare arrivo linea dati - piano terra

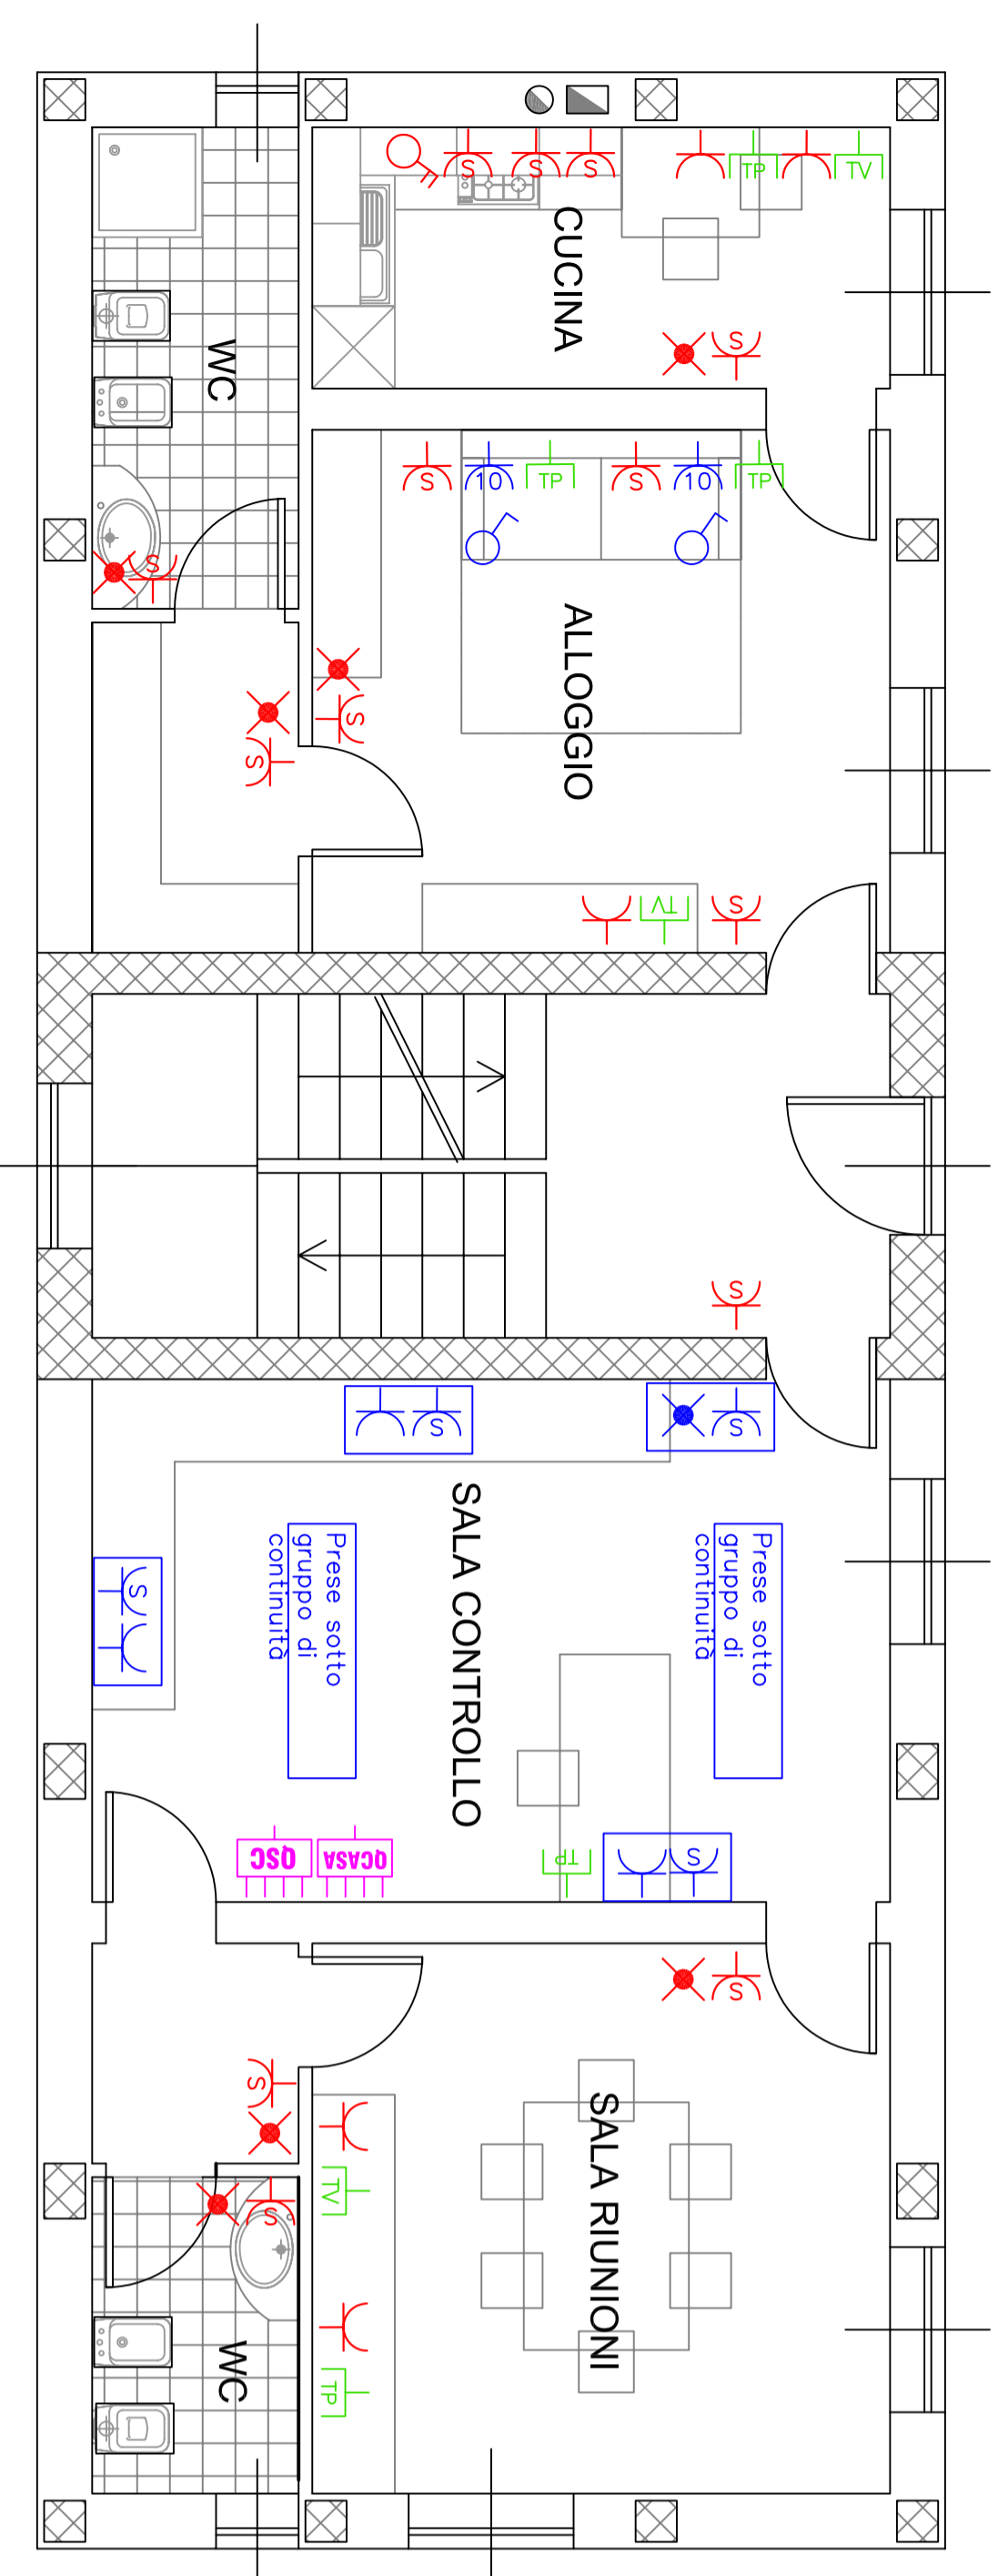

**EDIFICIO PRINCIPALE
PIANTA PIANO TERRA
scala 1:50**

- Prese schuko 2P + T 16A bipasso
- Prese TV
- Prese telefonica RJ11
- Prese schuko 2P + T 16A bipasso con luce di emergenza
- Prese bipasso 2P + T 10A con interruttore dedicato
- Interruttore di protezione

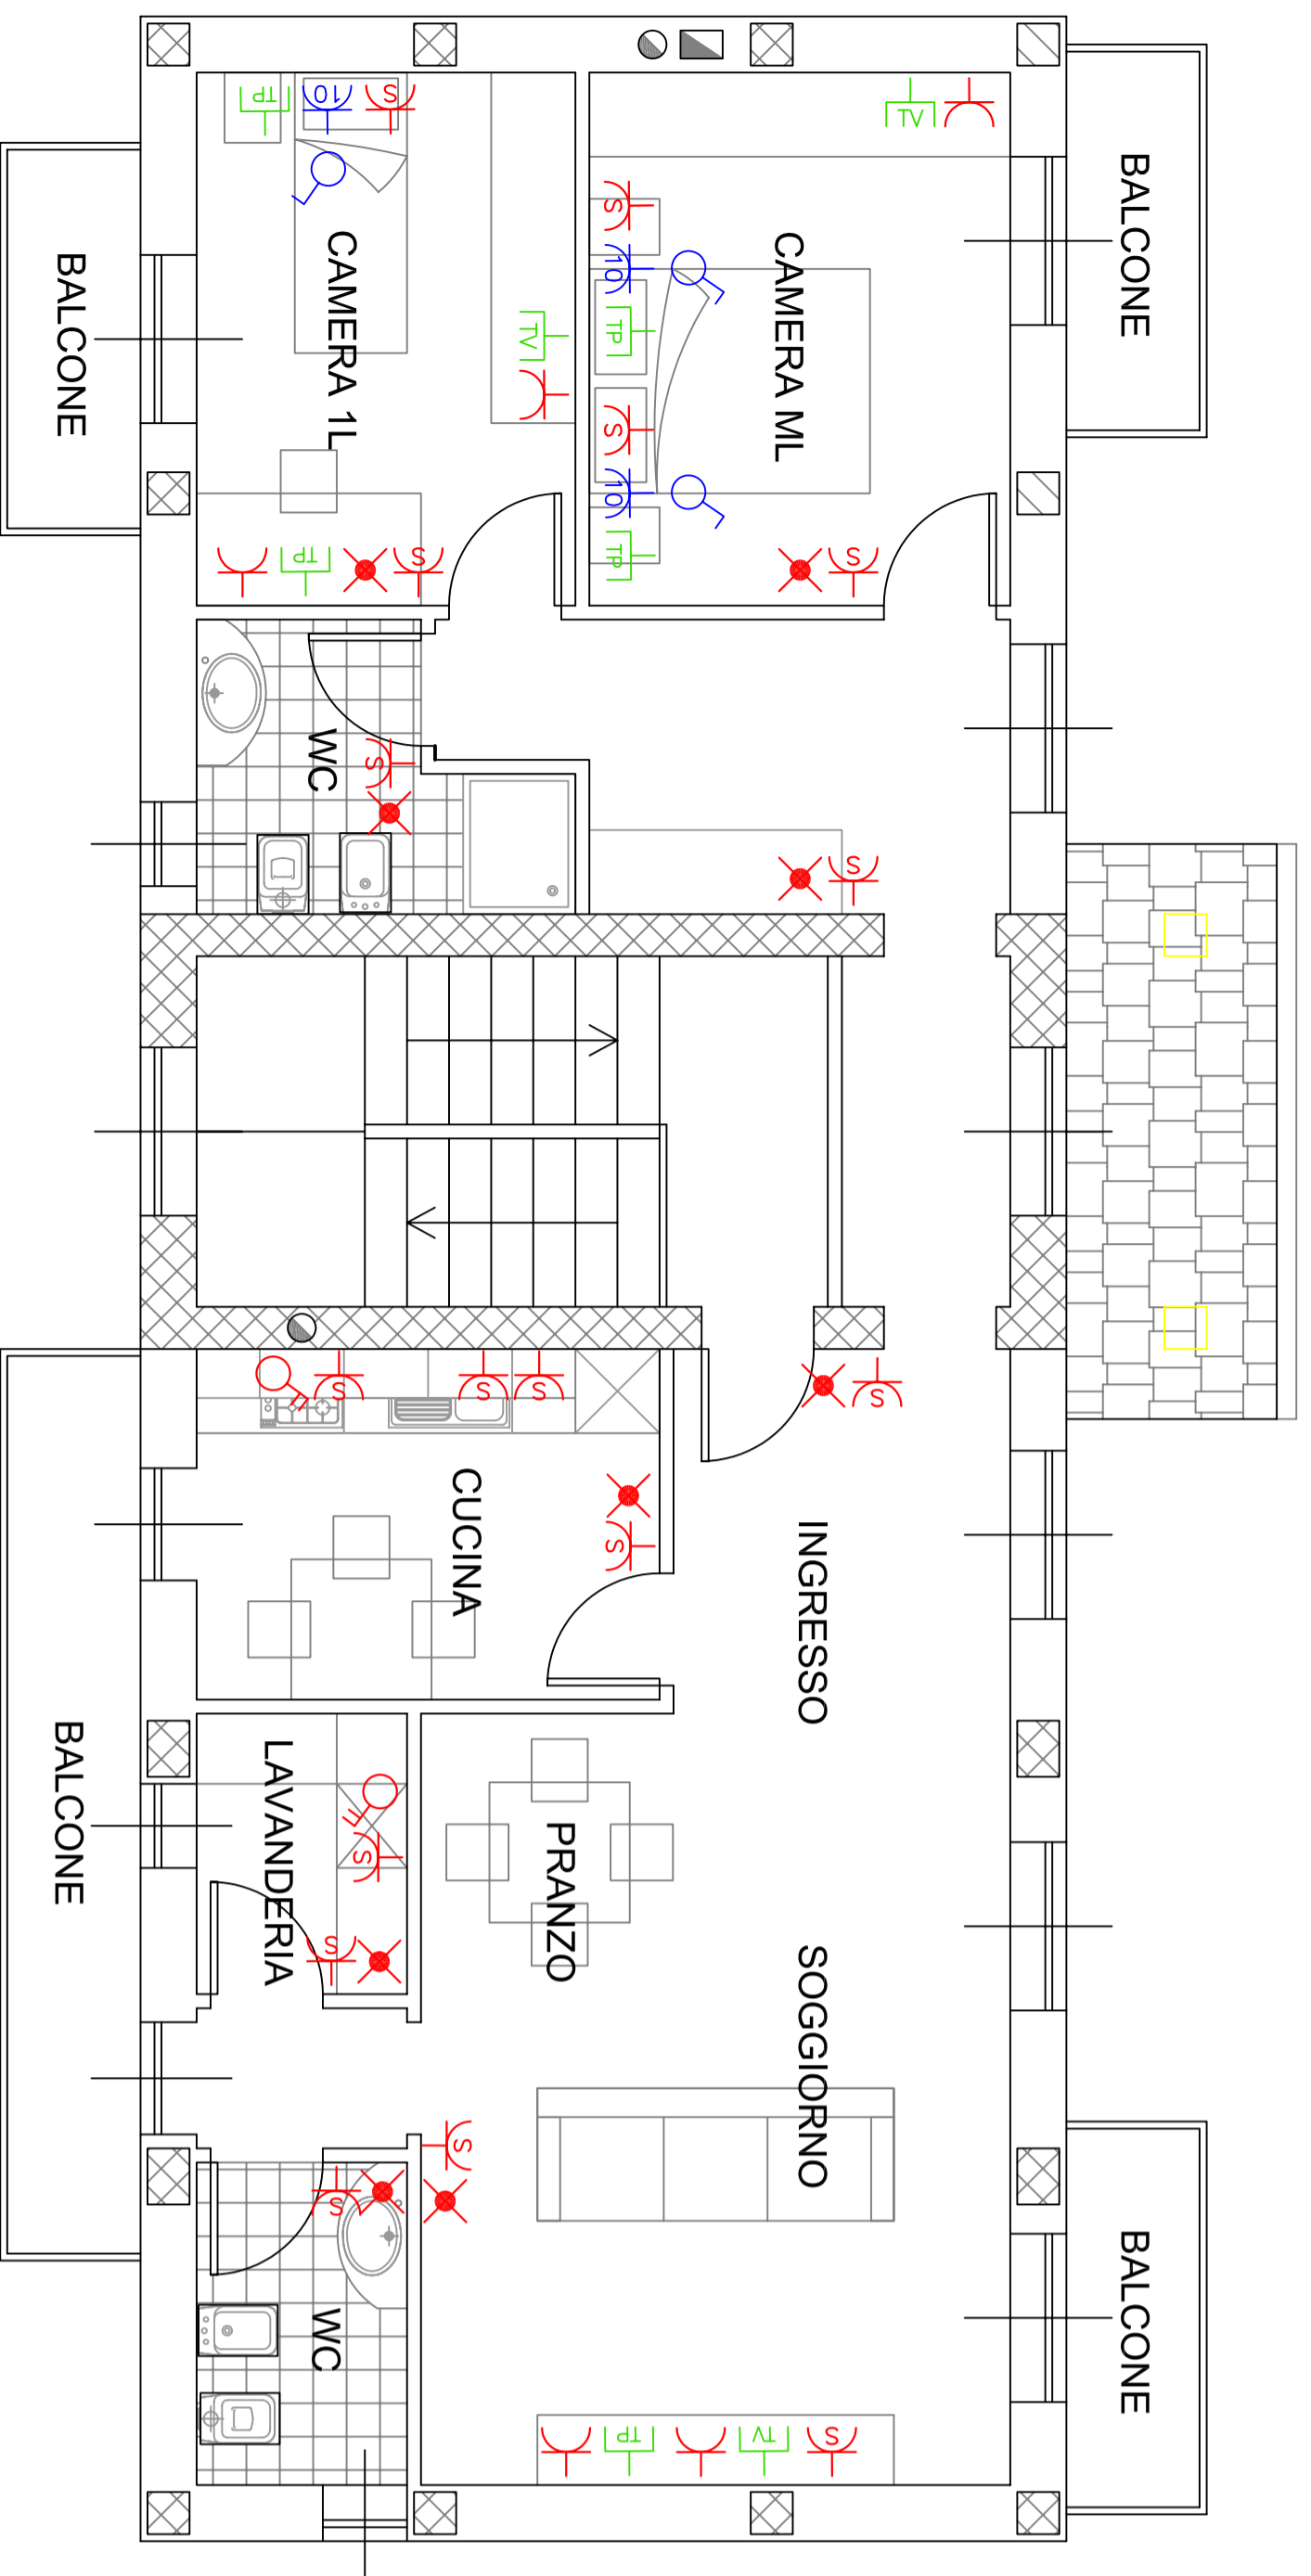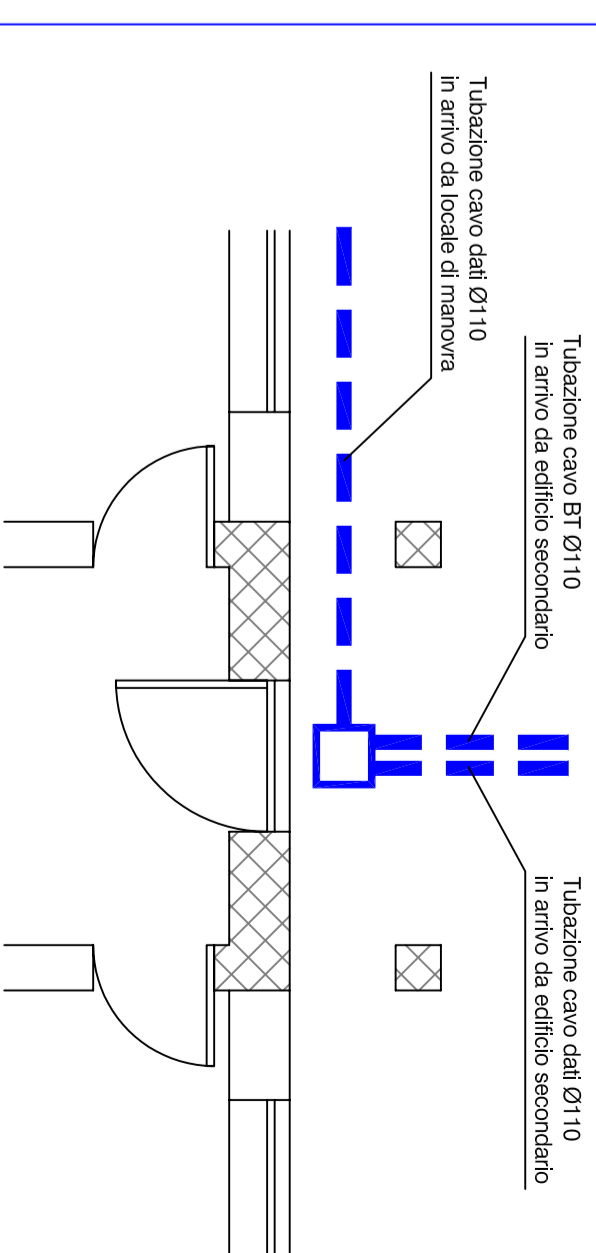

**EDIFICIO PRINCIPALE
PIANTA PIANO PRIMO
scala 1:50**

- Prese schuko 2P + T 16A bipasso
- Prese TV
- Prese telefonica RJ11
- Prese schuko 2P + T 16A bipasso con luce di emergenza
- Prese bipasso 2P + T 10A con interruttore dedicato
- Interruttore di protezione

<p>CONSORZIO DI BONIFICA DELLA BARAGGIA BIELLESE E VERCELLESE</p>		<p>DATA PROGETTO APRILE 2010</p>	
<p>RIFACIMENTO INVASO SUL TORRENTE SESSERA IN SOSTITUZIONE DELL'ESISTENTE PER IL SUPERAMENTO DELLE CRISI IDRICHE RICORRENTI, IL MIGLIORAMENTO DELL'EFFICIENZA IDRICA DEGLI INVASI ESISTENTI SUI TORRENTI RAVASANELLA ED OSTOLA, LA VALORIZZAZIONE AMBIENTALE DEL COMPRESORIO</p>		<p>ADDEBITAMENTO PROGETTO</p>	
<p>ATTIVITA' DI PROGETTAZIONE: CONSULENZA INGENGERIA ELETTRICA S.T.E.C.I.S.P.A. S.p.A. - VIA S. PIETRO 11 13010 VESULI - Cas. S. Pietro, 110 Tel. 0763-22150 - Fax 0763-22150 www.stecispaspa.it</p>		<p>MAPPA N. 1 DD53</p>	
<p>ATTIVITA' DI PROGETTAZIONE: CONSULENZA INGENGERIA ELETTRICA S.T.E.C.I.S.P.A. S.p.A. - VIA S. PIETRO 11 13010 VESULI - Cas. S. Pietro, 110 Tel. 0763-22150 - Fax 0763-22150 www.stecispaspa.it</p>		<p>SCALA ORIGINALE 1:50</p>	
<p>STUDIO TECNICO Ing. ALESSANDRO MARIANO PIZZANI & C. S.R.L. Via Duca Doria n. 53 13017 Borgosesia (VC) Tel/Fax 0763-22150 E-mail: studiotecnico@stecispaspa.it</p>		<p>PRATICA N. 87/2010 TEC - 102101-1053</p>	
<p>PROGETTO DEFINITIVO</p>		<p>IMPIANTO F.V. E PRESE DI SERVIZIO EDIFICIO PRINCIPALE</p>	
REGISTRATO	N°	ELABORATO	DATA
CONSTATATO	DATA	CONSTATATO	CONSTATATO
CONTRATTO	DATA	CONSTATATO	CONSTATATO