


STRALCIO PLANIMETRICO IMPIANTO IDRICO ANTINCENDIO
 SCALA 1:500

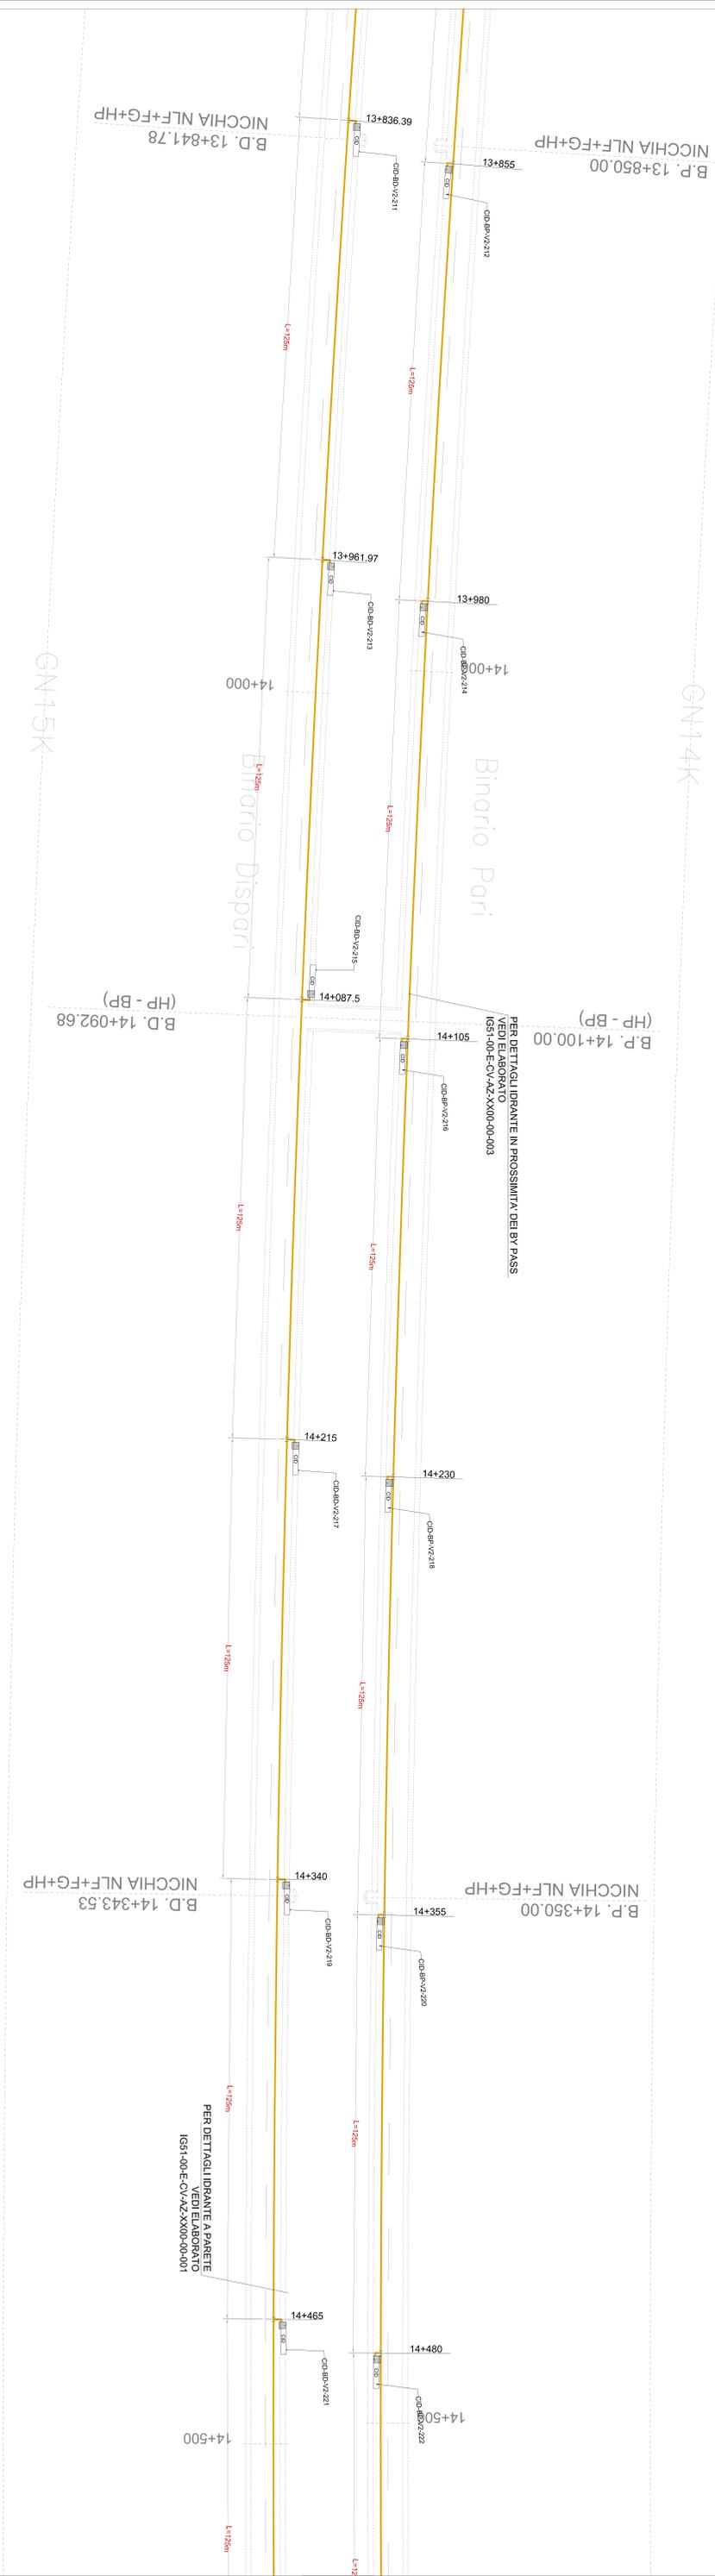

PIANTA CHIAVE

WBS	XX01B
LEGENDA	CDBP-V2216
	CDBP - CASSETTA DRANTE CA - CAMERONE BP - BINARIO PARI BD - BINARIO DISPARI V2 = TRATTA DA PK 10+000 A PK 17+200 V3 = TRATTA DA PK 17+200 A PK 20+000 0 = NUMERO PROGRESSIVO DRANTE
	CID CASSINETA IDRANTE CDBP - CASSETTA IDRANTE CA - CAMERONE V2 = TRATTA DA PK 10+000 A PK 17+200 V3 = TRATTA DA PK 17+200 A PK 20+000 0 = NUMERO PROGRESSIVO DRANTE
	POZZETTO Ø60x80 cm VALVOLA SARGONESSA TUBAZIONE ANTINCENDIO TRATTO V2 (CENTRALE CAVASSO - CENTRALE VALLEME) TUBAZIONE ANTINCENDIO TRATTO V3 (CENTRALE VALLEME - CENTRALE VALICO NOBRO) TUBAZIONE ANTINCENDIO IN ACCIAIO ZINCATO SCALDANTE E COERIVIZZAZIONE
TUBO ACCIAIO	TUBAZIONE ANTINCENDIO TRATTO V2 (CENTRALE CAVASSO - CENTRALE VALLEME) TUBAZIONE ANTINCENDIO TRATTO V3 (CENTRALE VALLEME - CENTRALE VALICO NOBRO) TUBAZIONE ANTINCENDIO IN ACCIAIO ZINCATO SCALDANTE E COERIVIZZAZIONE

ELABORATI DI RIFERIMENTO	
IGS1-00-E-CV-AZ-X000-00-001-000	SICUREZZA ANTINCENDIO CONTROLLO RIVIMENTI/AZIONE- Impianto fido antincendio - Pannelli e sezioni integrate in galleria -
IGS1-00-E-CV-AZ-X000-00-002-000	SICUREZZA ANTINCENDIO CONTROLLO RIVIMENTI/AZIONE- Impianto fido antincendio - Pannelli e sezioni integrate in galleria -
IGS1-00-E-CV-AZ-X000-00-003-000	SICUREZZA ANTINCENDIO CONTROLLO RIVIMENTI/AZIONE- Impianto fido antincendio - Pannelli e sezioni integrate in galleria -
IGS1-00-E-CV-AZ-X000-00-004-000	SICUREZZA ANTINCENDIO CONTROLLO RIVIMENTI/AZIONE- Impianto fido antincendio - Pannelli e sezioni integrate in galleria -

NOTE GENERALI

- L'ELABORATO CONTIENE INFORMAZIONI DI CUI POTREBBE RENDERSI UTILE QUESTO MODIFICARE LA PRESTAZIONE DELL'IMPIANTO, SENZA PER
- ELABORATO VALICO SOLO PER IRRAPANI

COMMITTENTE

ALTA SORVEGLIANZA

GENERAL CONTRACTOR

COVIV

INFRASTRUTTURE FERROVIARIE STRATEGICHE DEFINITE DALLA LEGGE OBBLITIVO N.443/01

TRATTA AV/A/C. TERZO VALICO DEI GIOVI

PROGETTO ESECUITIVO

Antincendio e controllo fumi galleria di valico da PK12+683.53 a PK 28+000.00

IMPIANTO IDRICO ANTINCENDIO

Prato Municipale

Ordine di 1560 - Prato - 0523

GENERAL CONTRACTOR

COVIV

INFRASTRUTTURE FERROVIARIE STRATEGICHE DEFINITE DALLA LEGGE OBBLITIVO N.443/01

TRATTA AV/A/C. TERZO VALICO DEI GIOVI

PROGETTO ESECUITIVO

Antincendio e controllo fumi galleria di valico da PK12+683.53 a PK 28+000.00

IMPIANTO IDRICO ANTINCENDIO

Prato Municipale

Ordine di 1560 - Prato - 0523

GENERAL CONTRACTOR

COVIV

INFRASTRUTTURE FERROVIARIE STRATEGICHE DEFINITE DALLA LEGGE OBBLITIVO N.443/01

TRATTA AV/A/C. TERZO VALICO DEI GIOVI

PROGETTO ESECUITIVO

Antincendio e controllo fumi galleria di valico da PK12+683.53 a PK 28+000.00

IMPIANTO IDRICO ANTINCENDIO

Prato Municipale

Ordine di 1560 - Prato - 0523