


PIANTA CHIAVE

WBS	XX01B
LEGENDA	<p>CDP = CASSETTA DISTRIBUZIONE</p> <p>CA = CAMERONE BP = BIVVIATO PARI BO = BIVVIATO DISPARI</p> <p>V2 = TRATTA DA PK 16+000 A PK 17+230</p> <p>V3 = TRATTA DA PK 17+230 A 25+470</p> <p>0 = NUMERO PROGRESSIVO DISTRANTE</p>
CID	<p>N° 1 CASSETTA ANTINCENDIO UNMS</p> <p>COMPLETA CON PARAZIOMATRICE</p> <p>- N° 1 RUBINETTO DA 0,112"</p> <p>- N° 1 MANICHELLO DA 2500/100</p> <p>- N° 2 CASSETTE ANTINCENDIO UNMS</p> <p>- N° 2 MANICHELLE DA 2500/100</p>
TUBO ACCIAIO	<p>POZZETTO Ø60x80 cm</p> <p>VALVOLA SARGONESCA</p> <p>TIRAZIONE ANTINCENDIO TRATTO V2 (CENTRALE CAVASSO - CENTRALE VALLEME)</p> <p>TIRAZIONE ANTINCENDIO TRATTO V3 (CENTRALE VALLEME - CENTRALE VALICO NOBRO)</p> <p>TIRAZIONE ANTINCENDIO IN ACCIAIO ZINCATO SALDANTE E COBRIVAZIONE</p>

ELABORATI DI RIFERIMENTO

- IGS1-00-E-CV-AZ-X000-00-001-000
- IGS1-00-E-CV-AZ-X000-00-002-000
- IGS1-00-E-CV-AZ-X000-00-003-000
- IGS1-00-E-CV-AZ-X000-00-004-000

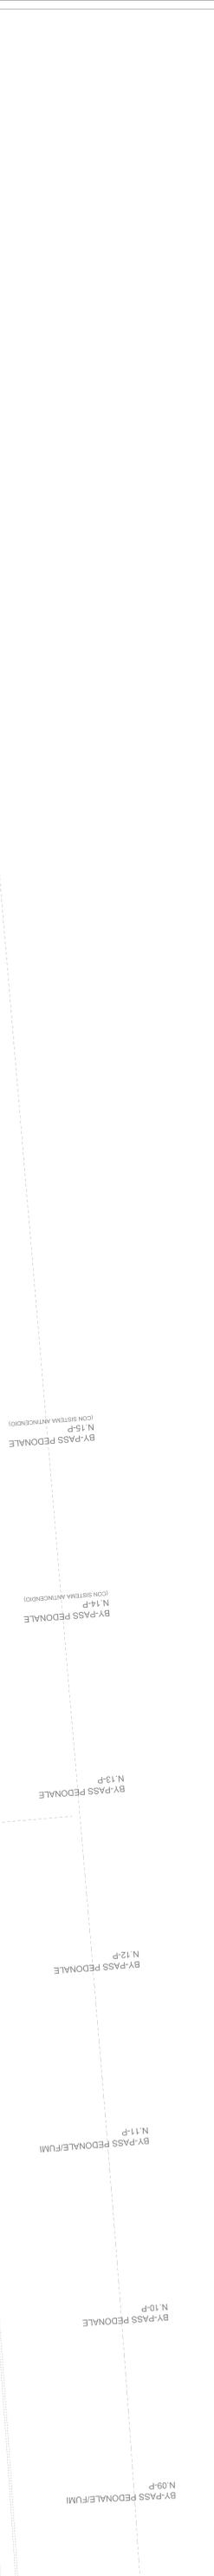

B.P. 16+600.00
 (HP - BP)

PER DETTAGLI IDRANTE IN PROSSIMITA' DEI BY PASS
 VEDI ELABORATO
 IGS1-00-E-CV-AZ-X000-00-003

B.P. 16+850.00
 NICCHIA NLF+FG+HP

B.D. 16+850.76
 NICCHIA NLF+FG+HP

B.P. 17+100.00
 (HP - BP)

B.D. 17+100.76
 (HP - BP)

NOTE GENERALI

- ELABORATO CONTIENE INFORMAZIONI DI CUI POTREBBE RENDERSI UTILE QUESTO MODIFICARE LA PRESTAZIONE
- ELABORATO VALICO SOLO PER IMPIANTI

COMITENTE

ALTA SORVEGLIANZA

IRPEL
 INTERCOMUNALE PER LA REALIZZAZIONE DI IMPIANTI IDRICI ANTINCENDIO

GENERAL CONTRACTOR

COVIV
 COVIV S.p.A. - Via S. Maria 10 - 10121 TORINO

INFRASTRUTTURE FERROVIARIE STRATEGICHE DEFINITE DALLA
 LEGGE OBBLITTIVO N.443/01
 TRATTA AV/AJ.C. TERZO VALICO DEI GIOVI
 PROGETTO ESECUATIVO

Antincendio e controllo fumi galleria di valico da PK17+683,53 a PK 28+000,00
 IMPIANTO IDRICO ANTINCENDIO

Pirola Municipality
 Codice di Stato: +39 - Telefono: 0123

GENERAL CONTRACTOR

Codiv
 Via S. Maria 10 - 10121 TORINO

SCALE: 1:500

REVISIONI	DATA	REVISIONE	REVISIONE	REVISIONE	REVISIONE
01	04/01/2023	01	01	01	01

