



Pianta Chiave

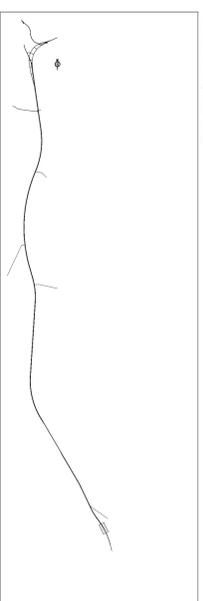

STRALCIO PLANIMETRICO IMPIANTO IDRICO ANTINCENDIO

Scala 1:500

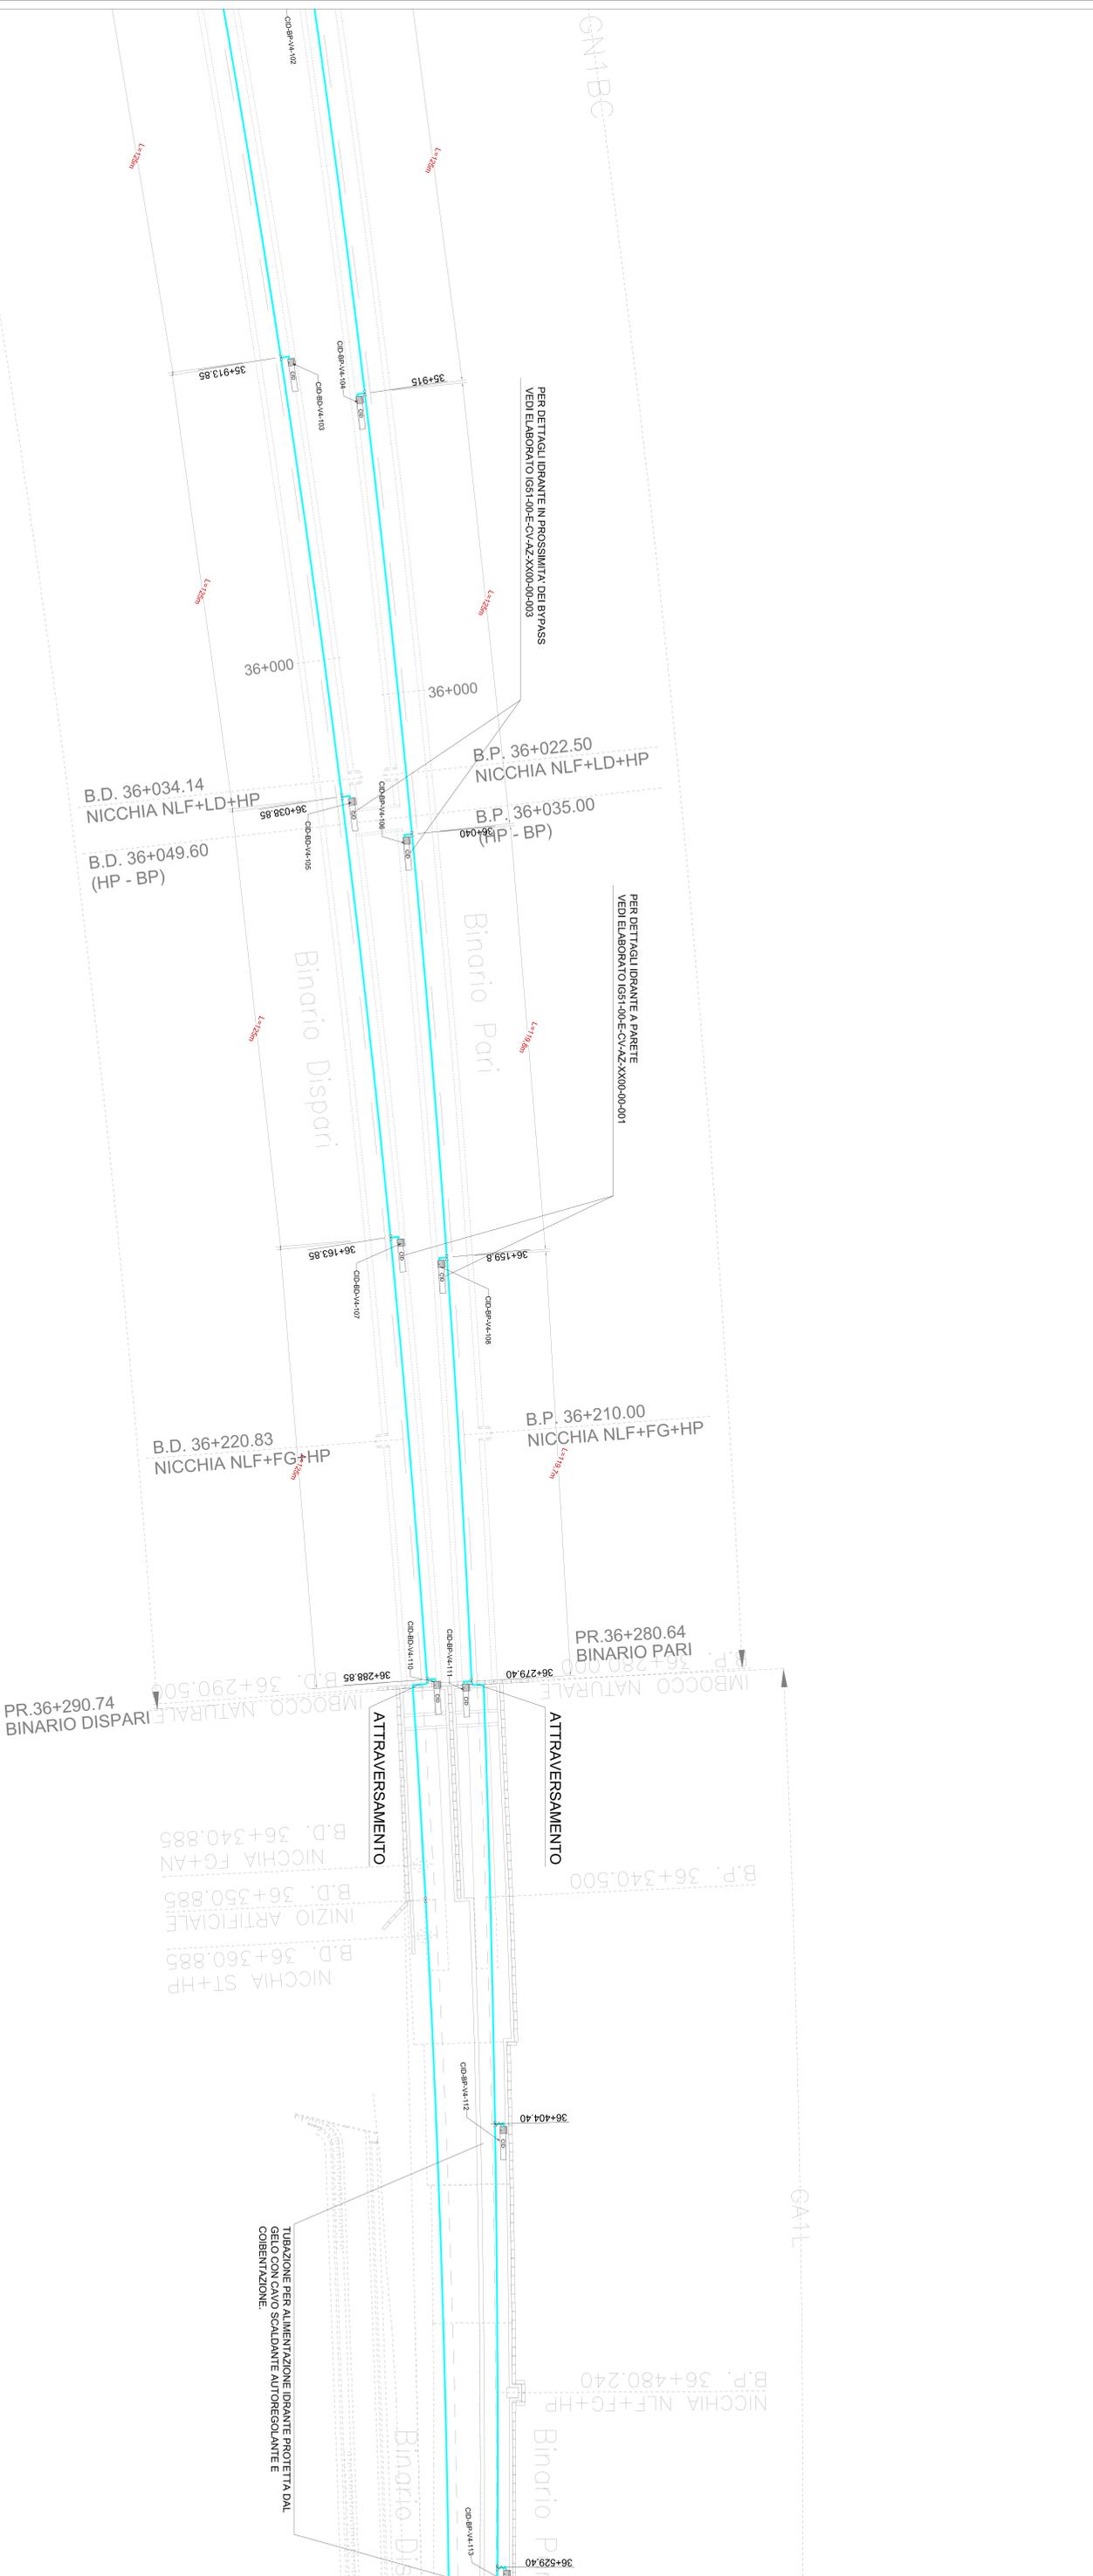

MIS	XX020
LEGENDA	<p>CD - CASSETTA IDRANTE</p> <p>CA - CAMERONE BP - BINARIO PARI BD - BINARIO DISPARI</p> <p>VA - VALVOLA DA PC 25+490 A 36+990</p> <p>0 = NUMERO PROGRESSIVO IDRANTE</p>
CID	<p>N° 1 CASSETTA ANTINCENDIO UNIS</p> <p>COMPLETA DI: PIAZZOLA ANTIFURTO</p> <p>- N° 1 RUBINETTO DA 0,112"</p> <p>- N° 1 MANICHELLO DI PIAZZOLA</p> <p>- N° 2 CASSETTE ANTINCENDIO UNIS</p> <p>- N° 2 MANICHELLE DA 25MT. (CAO)</p>
TURBO PER 100 e 150mm	POZZETTO 60x60 cm
ORLO	VALVOLA SARACINESCA
ORLO	TUBAZIONE ANTINCENDIO S1 (CENTRALE SERRAVALLE SUD - CENTRALE SERRAVALLE NORD)
ORLO	TUBAZIONE ANTINCENDIO IN ACCIAIO ZINCATO
ORLO	CALAMBERI ANTINCENDIO
ORLO	CALAMBERI ANTINCENDIO

ELABORATI DI RIFERIMENTO

IG51-00-E-CV-AZ-XX000-00-00-0-0-0	SICUREZZA ANTINCENDIO CONTROLLO FINANZIAMENTO AZIONE - Impianto fido auto antincendio - Parte e Sezioni integrate in progetto
IG51-00-E-CV-AZ-XX000-00-00-0-0-0	SICUREZZA ANTINCENDIO CONTROLLO FINANZIAMENTO AZIONE - Impianto fido auto antincendio - Parte e Sezioni integrate in progetto
IG51-00-E-CV-AZ-XX000-00-00-0-0-0	SICUREZZA ANTINCENDIO CONTROLLO FINANZIAMENTO AZIONE - Impianto fido auto antincendio - Parte e Sezioni integrate in progetto

NOTE GENERALI

- ELABORATO CONTIENE INFORMATIOMI DI CUI POTREBBE RENDERSI UTILE QUESTO MODIFICARE LA PRESTAZIONE
- ELABORATO VALIDO SOLO PER IMPIANTI

COMITENTE

ALTA SORVEGLIANZA

GENERAL CONTRACTOR

INFRASTRUTTURE FERROVIARIE STRATEGICHE DEFINITE DALLA LEGGE OBBLIGATIVO N.443/01 TRATTATA V.A.V.A.C. TERZO VALICO DEI GIOVI PROGETTO ESECUATIVO

Antincendio e controllo fumi galleria serravalle da pk29+570.00 a pk36+565.00 IMPIANTO IDRICO ANTINCENDIO

Paolo Molinarolo
 Gruppo Contratti - 1° semestre - 1112

GENERAL CONTRACTOR

Codiv

ENTREPRENEUR

SCALE

1:500

IRREI **ITALFERRA**

IRREI - INFRASTRUTTURE FERROVIARIE STRATEGICHE DEFINITE DALLA LEGGE OBBLIGATIVO N.443/01

ITALFERRA - INFRASTRUTTURE FERROVIARIE STRATEGICHE DEFINITE DALLA LEGGE OBBLIGATIVO N.443/01

GENERAL CONTRACTOR

Codiv

ENTREPRENEUR

SCALE

1:500

PROGETTO ESECUATIVO

ANTINCENDIO E CONTROLLO FUMI GALLERIA SERRAVALLE DA PK29+570.00 A PK36+565.00 IMPIANTO IDRICO ANTINCENDIO

PAOLO MOLINAROLO

GRUPPO CONTRATTI - 1° SEMESTRE - 1112

GENERAL CONTRACTOR

Codiv

ENTREPRENEUR

SCALE

1:500