
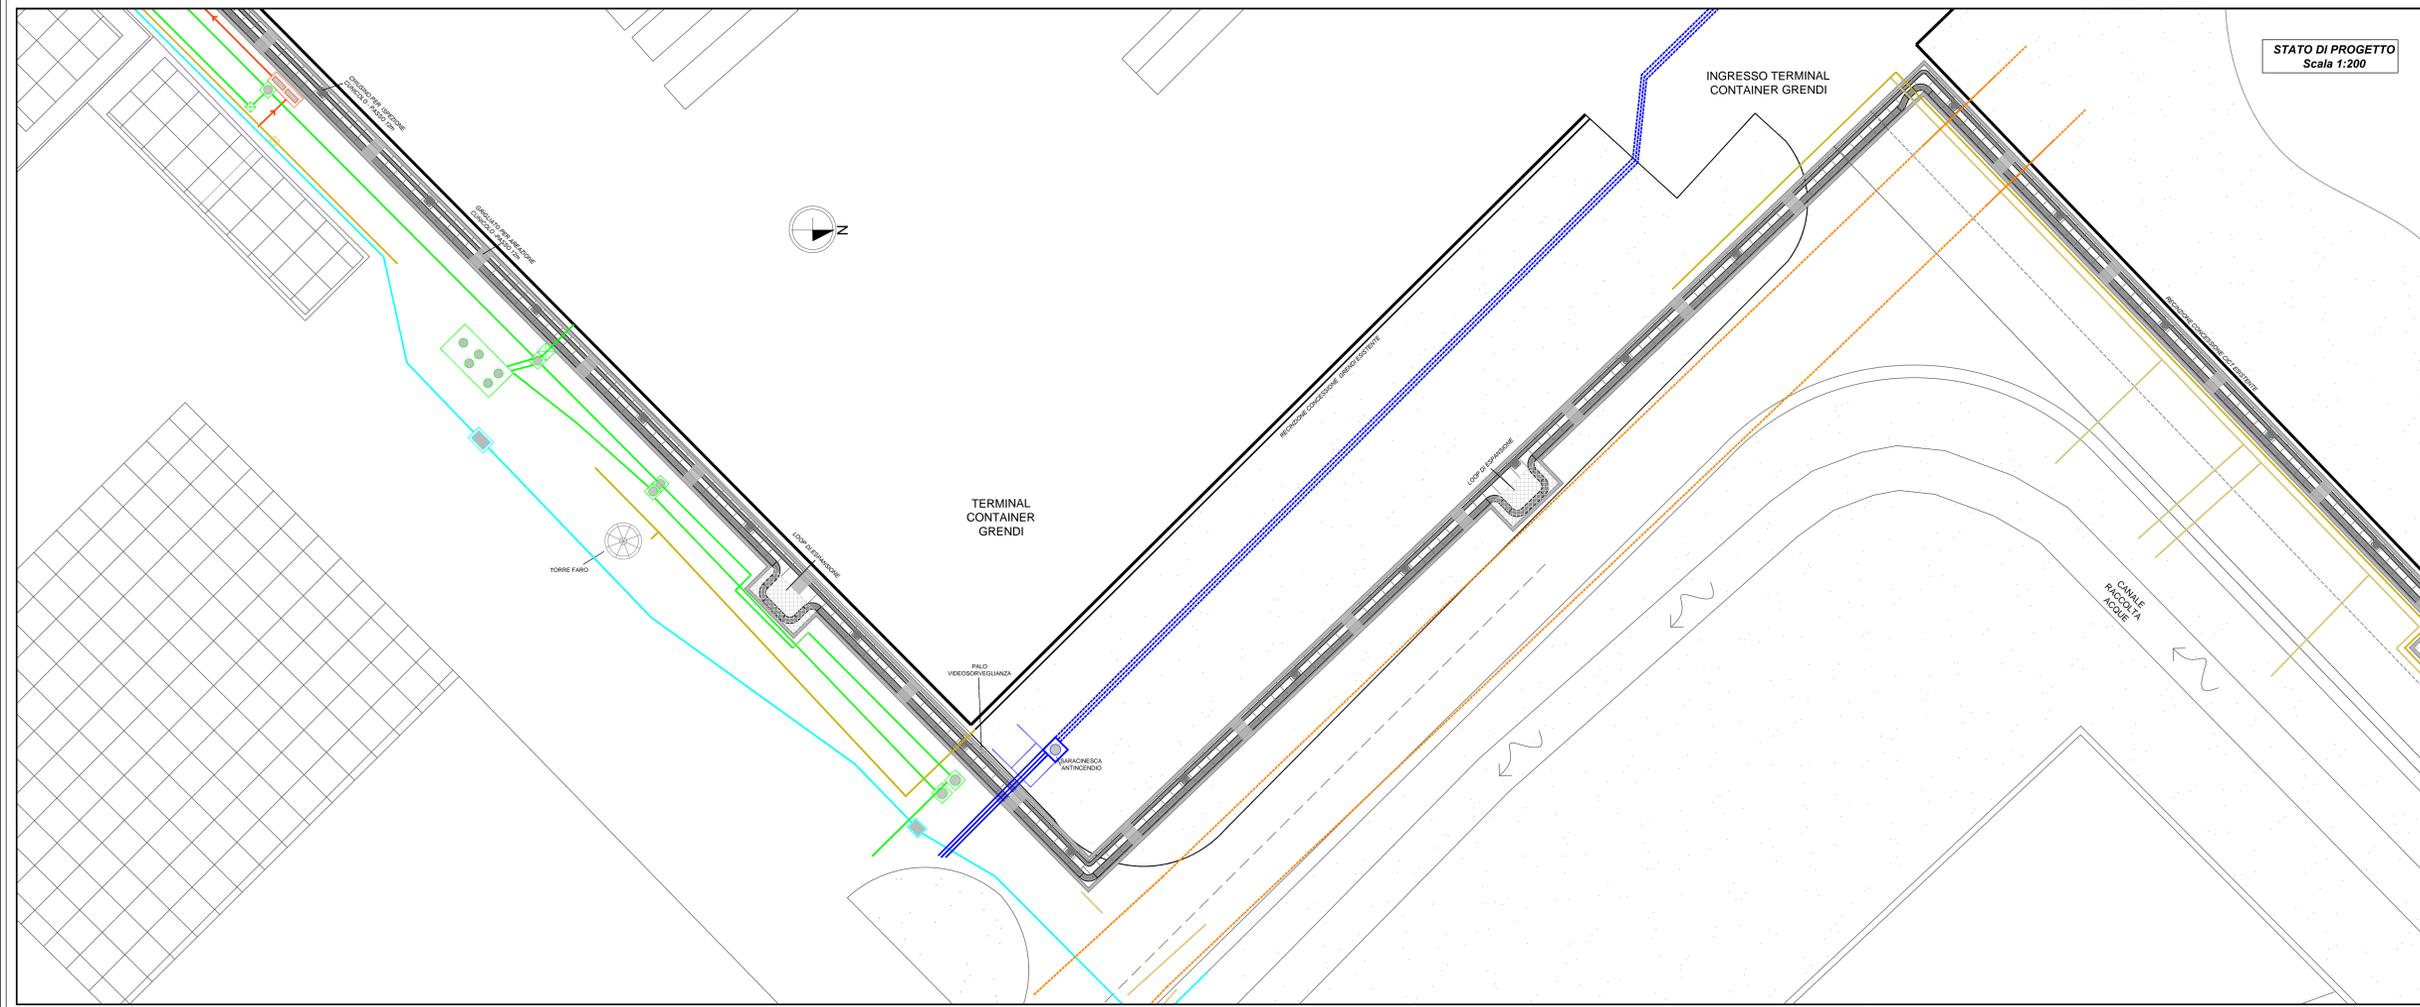


STATO DI FATTO
Scala 1:200

LEGGENDA		
	STATO DI FATTO	STATO DI PROGETTO
Rete Telecom		
Rete idrica		
Rete idrica industriale		
Rete acque bianche		
Rete fognaria		
Rete elettrica		
Altri sottoservizi		
Cunicolo per tubazioni ispezionabile		

INQUADRAMENTO

Riquadro 01 - Rif. Elab. D_05_UR_10_SSE_R00
 Riquadro 02 - Rif. Elab. D_05_UR_11_SSE_R00
 Riquadro 03 - Rif. Elab. D_05_UR_12_SSE_R00
 Riquadro 04 - Rif. Elab. D_05_UR_13_SSE_R00

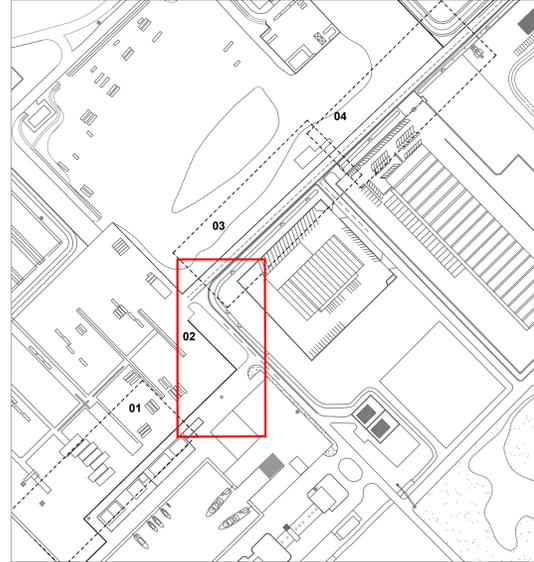

STATO DI PROGETTO
Scala 1:200

ISGAS ENERGIT MULTIUTILITIES S.p.A.
Sede Legale: Via Italia n° 107 - 09100 Cagliari
 L'Amministratore Delegato: Dott. Giuseppe Demina

**TERMINAL GNL NEL PORTO CANALE DI CAGLIARI
 PROGETTO AUTORIZZATIVO**

**TERMINAL GNL NEL PORTO CANALE DI CAGLIARI
 PROGETTO AUTORIZZATIVO**

Progettazione

Società di ingegneria incaricata per la progettazione

COSIN S.r.l.
 SOCIETÀ DI INGEGNERIA UNIVERSITARIA
 09100 CAGLIARI - VIA SAN TOMASO D'ACQUINO 18
 0704300018 - 0704300183
 0704300018 - 0704300183
 P.IVA 05434570925

Gruppo di lavoro COSIN S.r.l.

Geologia e geotecnica
 Geol. Alberto Gorini
 Opere Civili
 Ing. Nicola Marras
 Studio di impatto ambientale
 Ing. Emanuela Corona
 Fotogrammetria
 Arch. Daniela Nurra
 Archeologia
 Arch. Anna Luisa Sanna

Progettista e responsabile per l'integrazione fra le varie prestazioni specialistiche

Ing. Giuseppe Dellata

ORDINE INGEGNERI
 PROVINCIA DI CAGLIARI
 N. 4225 - D. 08 Ing. Giuseppe Dellata

Consulenze specialistiche:

Rapporto preliminare di sicurezza
 Società ICARO S.r.l.
 Opere antincendio
 Ing. Fortunato Gangemi
 Opere Marittime
 Ing. Giovanni Spisso
 Opere Strutturali
 Ing. Francesco Fiori
 Studio di impatto Acustico
 Ing. Antonio Dedoni

**PLANIMETRIA SPOSTAMENTO SOTTOSERVIZI ESISTENTI - ZONA INGRESSO GRENDI
 5 - OPERE DI URBANIZZAZIONE PRIMARIA**

NOME FILE		SCALA	
D_05_UR_11_SSE_R00		1:200	
CODICE ELAB.	REV.	DATA	VERIFICATO
05UR11SSE00	A	Maggio 2017	Gorini Dellata
REV.	DESCRIZIONE	DATA	REDAITTO VERIFICATO APPROVATO
A	PRIMA EMISSIONE		