



AREA BANCHINA
SCALA 1:200

LEGENDA GENERALE			
1	KO drum di Banchina	5	Braccio di Carico GNL
2	Sala Controllo - Quadri elettrici	6	Braccio di Carico BOG
3	Analizzatore		
4	Pompe e serbatoio antincendio		☐ Limite area bracci di carico

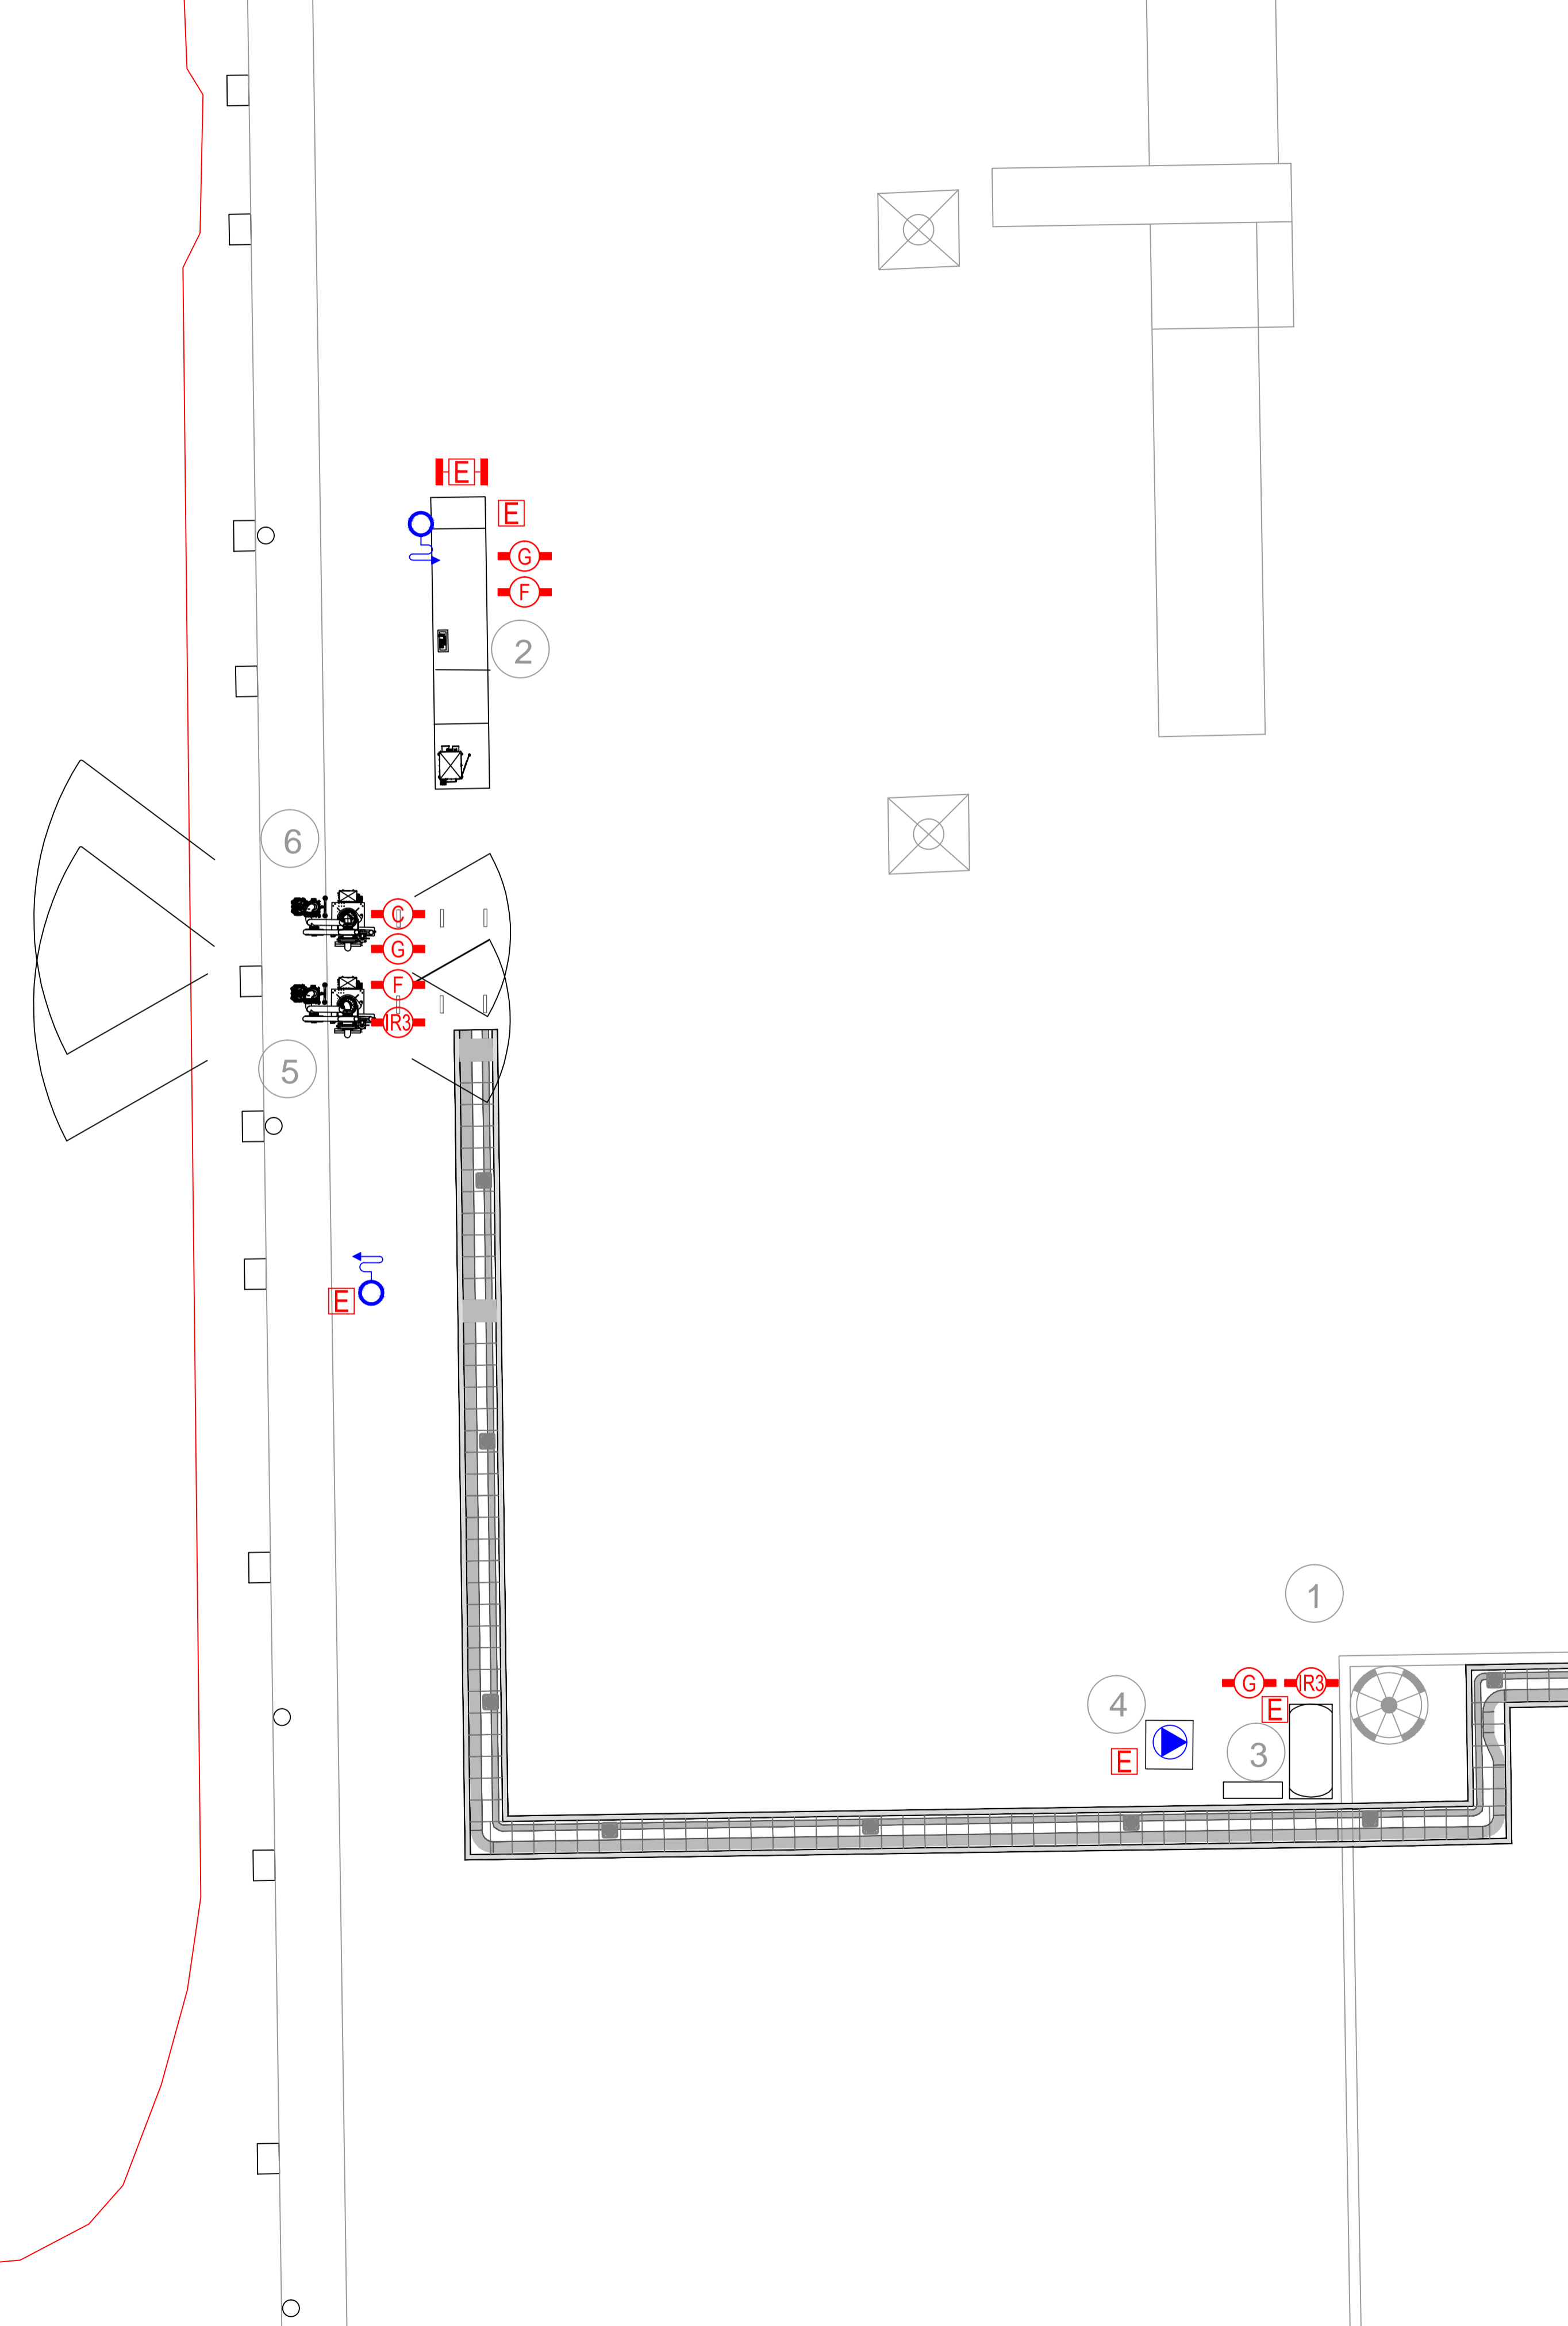

AREA STOCCAGGIO
SCALA 1:500

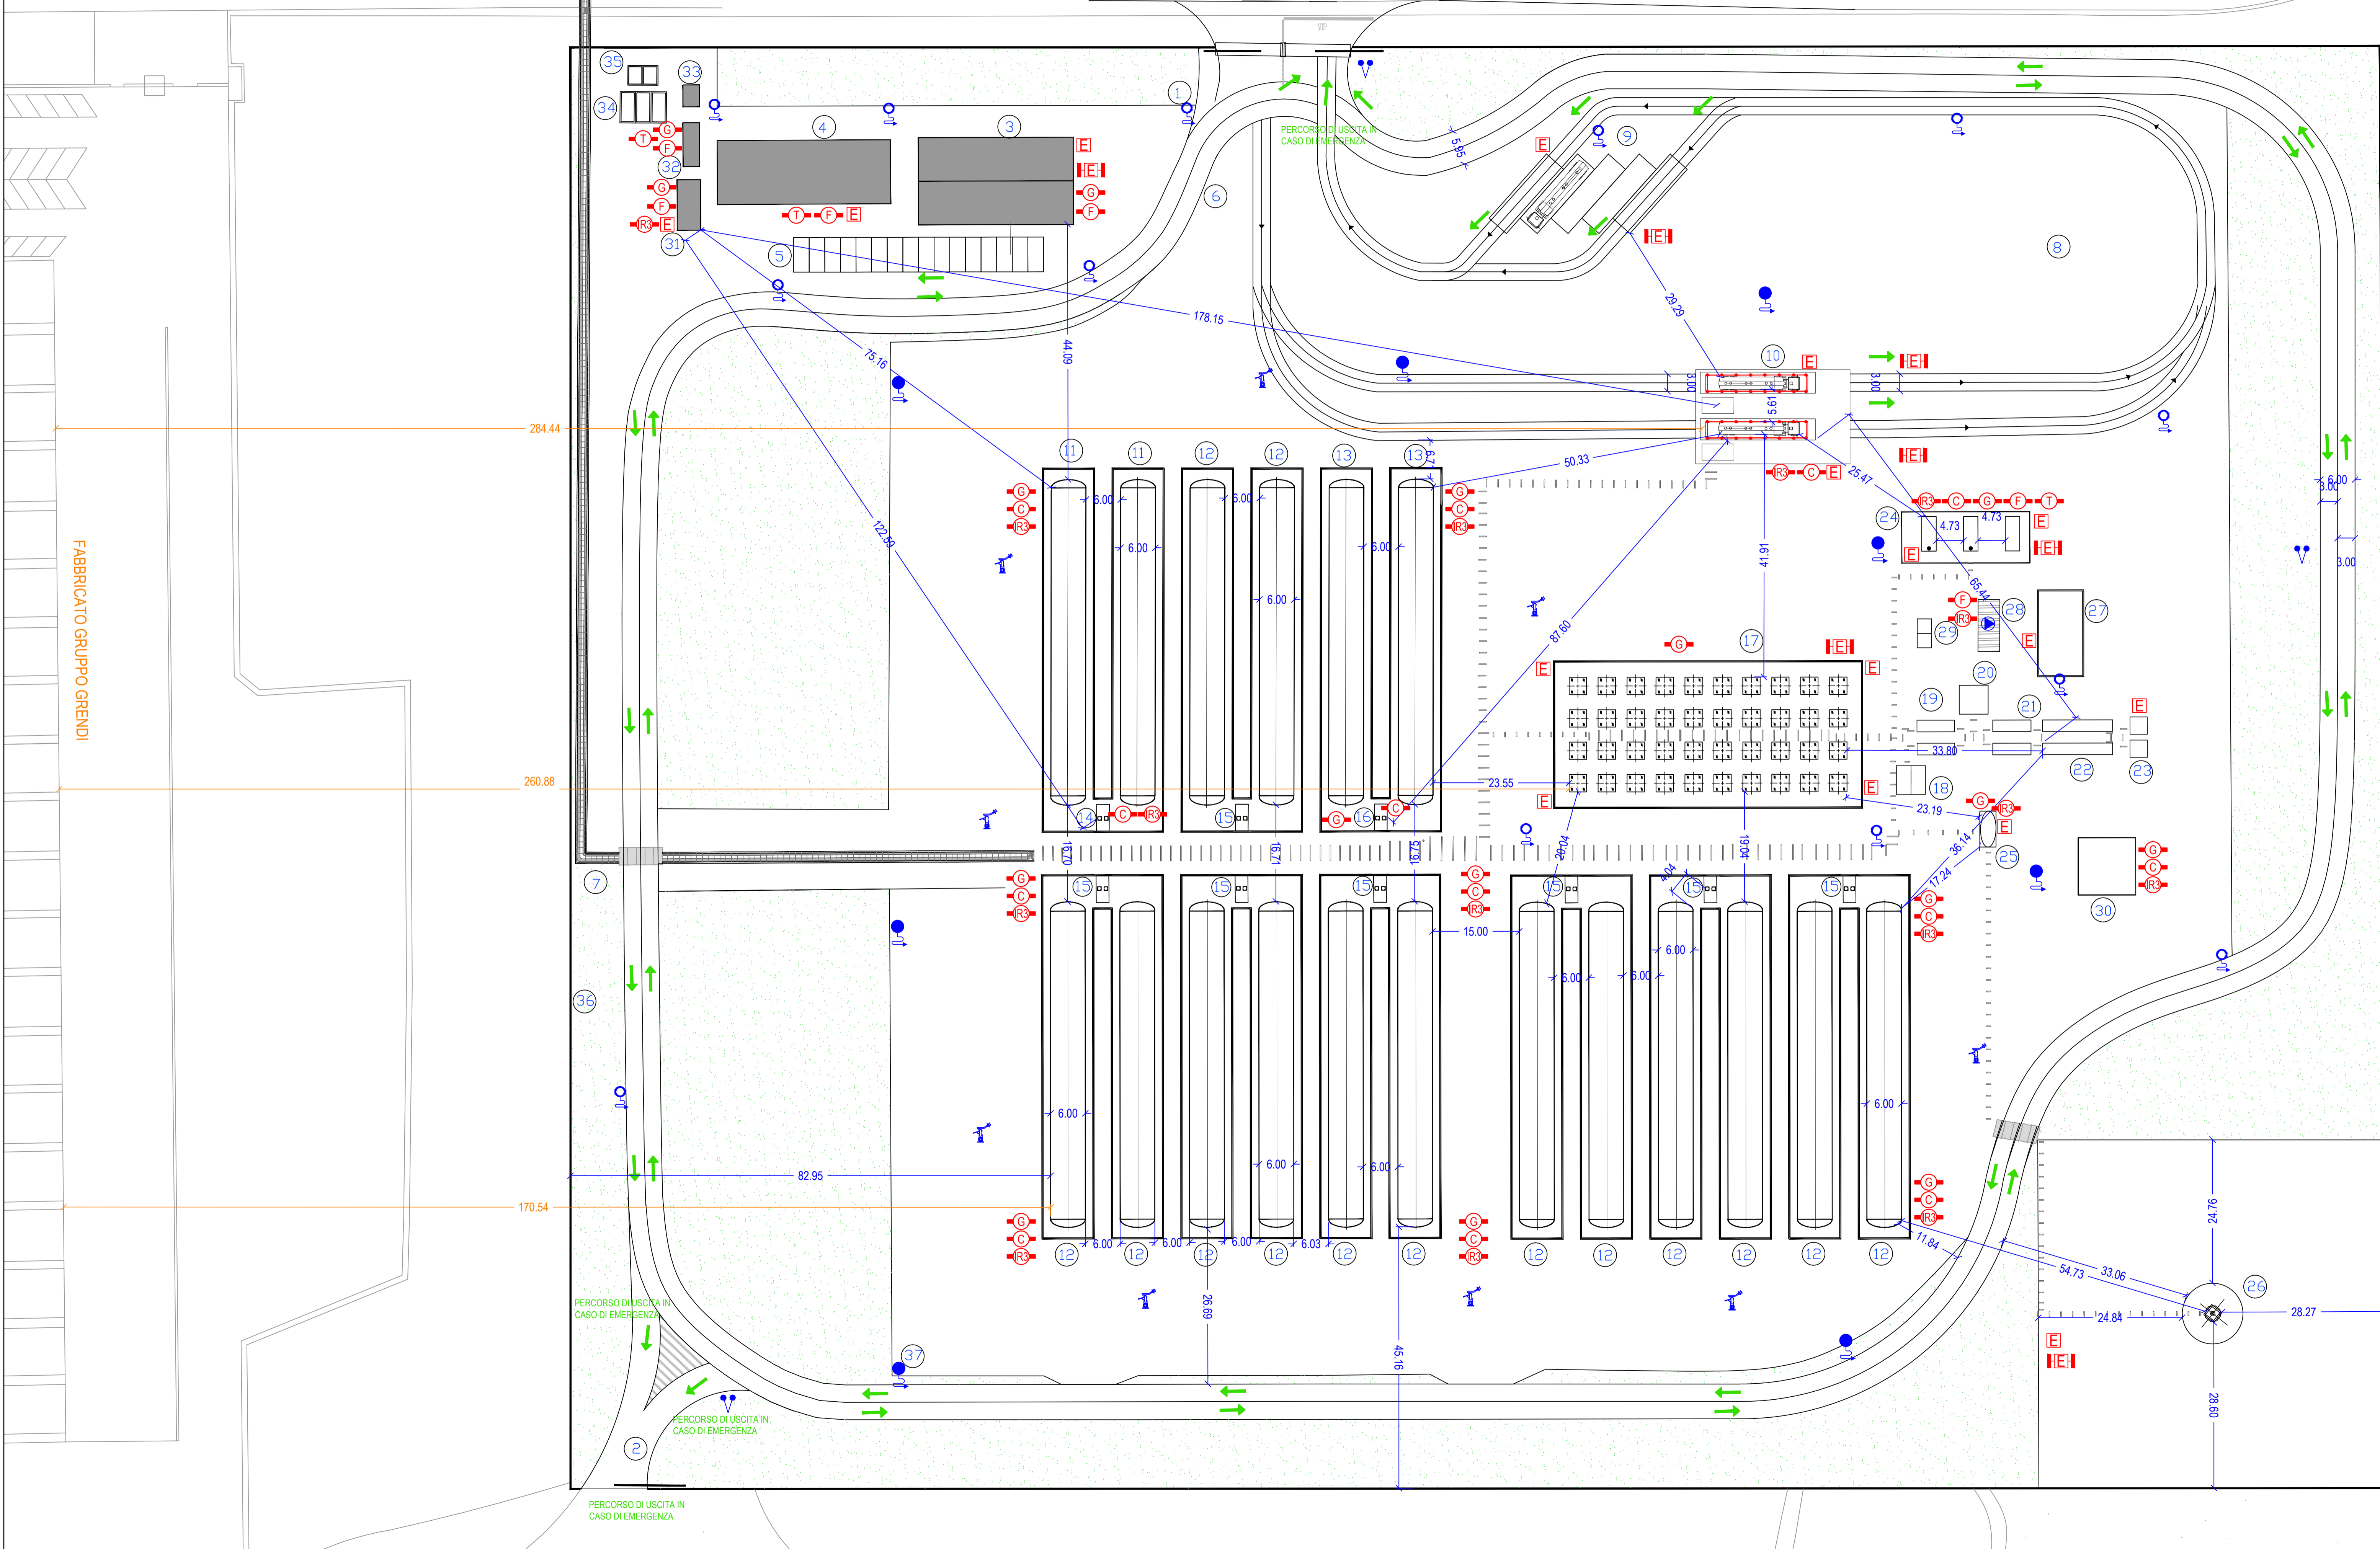

LEGENDA GENERALE			
1	Ingresso Principale	19	Stazione di Filtrazione
2	Ingresso Secondario	20	Analizzatore
3	Ufficio	21	Gruppo di Odeorizzazione
4	Magazzino e officina	22	Stazione di misura fiscale GN
5	Area Parcheggio	23	GRF
6	Viabilità impianto	24	Motori alimentati a BOG
7	Curcolo tubazioni	25	Ko-drum di Torcia
8	Area di manovra autocisterne	26	Torcia
9	Area di sosta autocisterne	27	Vasca antincendio
10	Baia di carico autocisterne	28	Pompe antincendio
11	Serbatoi criogenici per banchina	29	Arta strumenti
12	Serbatoi criogenici per vaporizzatori	30	Vasche di Recupero GNL
13	Serbatoi criogenici per autocisterne	31	Sala Controllo
14	Pompe rilancio in banchina	32	Generatore d'emergenza e serbatoio
15	Pompe rilancio a vaporizzatori	33	Cabina fornitura elettrica
16	Pompe baia di carico	34	Vasche di prima pioggia
17	Vaporizzatori	35	Vasche di pompaggio
18	Compressore per rilancio BOG alla rete	36	Reclinazione
VIP	Vacuum Insulated Pipe	37	Area pavimentata con cemento industriale

LEGENDA SIMBOLI GRAFICI			
	IDRANTE UNI 45		IDRANTE UNI 70
	POMPA ANTINCENDIO (28)		ATTACCO MOTOPOMPA VVF
	MONITORE		UGELLI IMPIANTO A DILUVIO BAI DI CARICO AUTOCISTERNE
	VIE DI FUGA		ESTINTORE PORTATILE
	RILEVATORE GAS INFAMMABILE		ESTINTORE CARRELLATO
	RILEVATORE DI FUMO		RILEVATORE DI FREDDO (rilascio GNL)
	RILEVATORE DI FIAMMA IR3		RILEVATORE DI CALORE

ISGAS ENERGIT MULTIUTILITIES S.p.A.
 Via Salaria 100 - 00198 Roma
 L'Amministratore Delegato: Dott. Giuseppe Debona

TERMINAL GNL NEL PORTO CANALE DI CAGLIARI
 PROGETTO AUTORIZZATIVO



Progettazione

Società di ingegneria incaricata per la progettazione: **COSIN S.r.l.**
 Società di Ingegneria Unipersonale
 09134 CAGLIARI - VIA SAN TOMASO DALUNGO 18
 Tel. 070 528 21020
 P.IVA 02081500905

Progettista e responsabile per l'integrazione fra le varie prestazioni specialistiche: **Ing. Giuseppe Dell'Ala**

Gruppo di lavoro COSIN S.r.l.
 Geologia e geotecnica: Geol. Alberto Gorni
 Opere Civili: Ing. Nicola Marras
 Studio di impatto ambientale: Ing. Emanuela Gorona
 Fotosimulazioni: Arch. Daniele Nurra
 Archeologia: Arch. Anna Luisa Sanna

Consulenze specialistiche:
 Rapporto preliminare di sicurezza: Società ICARDI S.r.l.
 Opere antincendio: Ing. Fortunato Gangemi
 Opere Marittime: Ing. Giovanni Spisnu
 Opere Strutturali: Ing. Francesco Fiori
 Studio di impatto Acustico: Ing. Antonio Dadda

ALLEGATO C.8.1 - PLANIMETRIA IMPIANTI DI RIVELAZIONE E SEGNALEZIONE INCENDI
7 - RAPPORTO PRELIMINARE DI SICUREZZA

NOME FILE D_07_PL_18_ALL_R00		SCALA	
CODICE ELAB.: 07PL18ALLR00		VARIE	
REV. A	PRIMA EMISSIONE	Maggio 2017	Gangemi Dell'Ala Dell'Ala
REV.	DESCRIZIONE	DATA	REDATTO VERIFICATO APPROVATO