


PLAN AU NIVEAU E1 - HAUTEUR 0,65  
STRALCIO PIANTA PIANO E1 - QUOTA 0,65

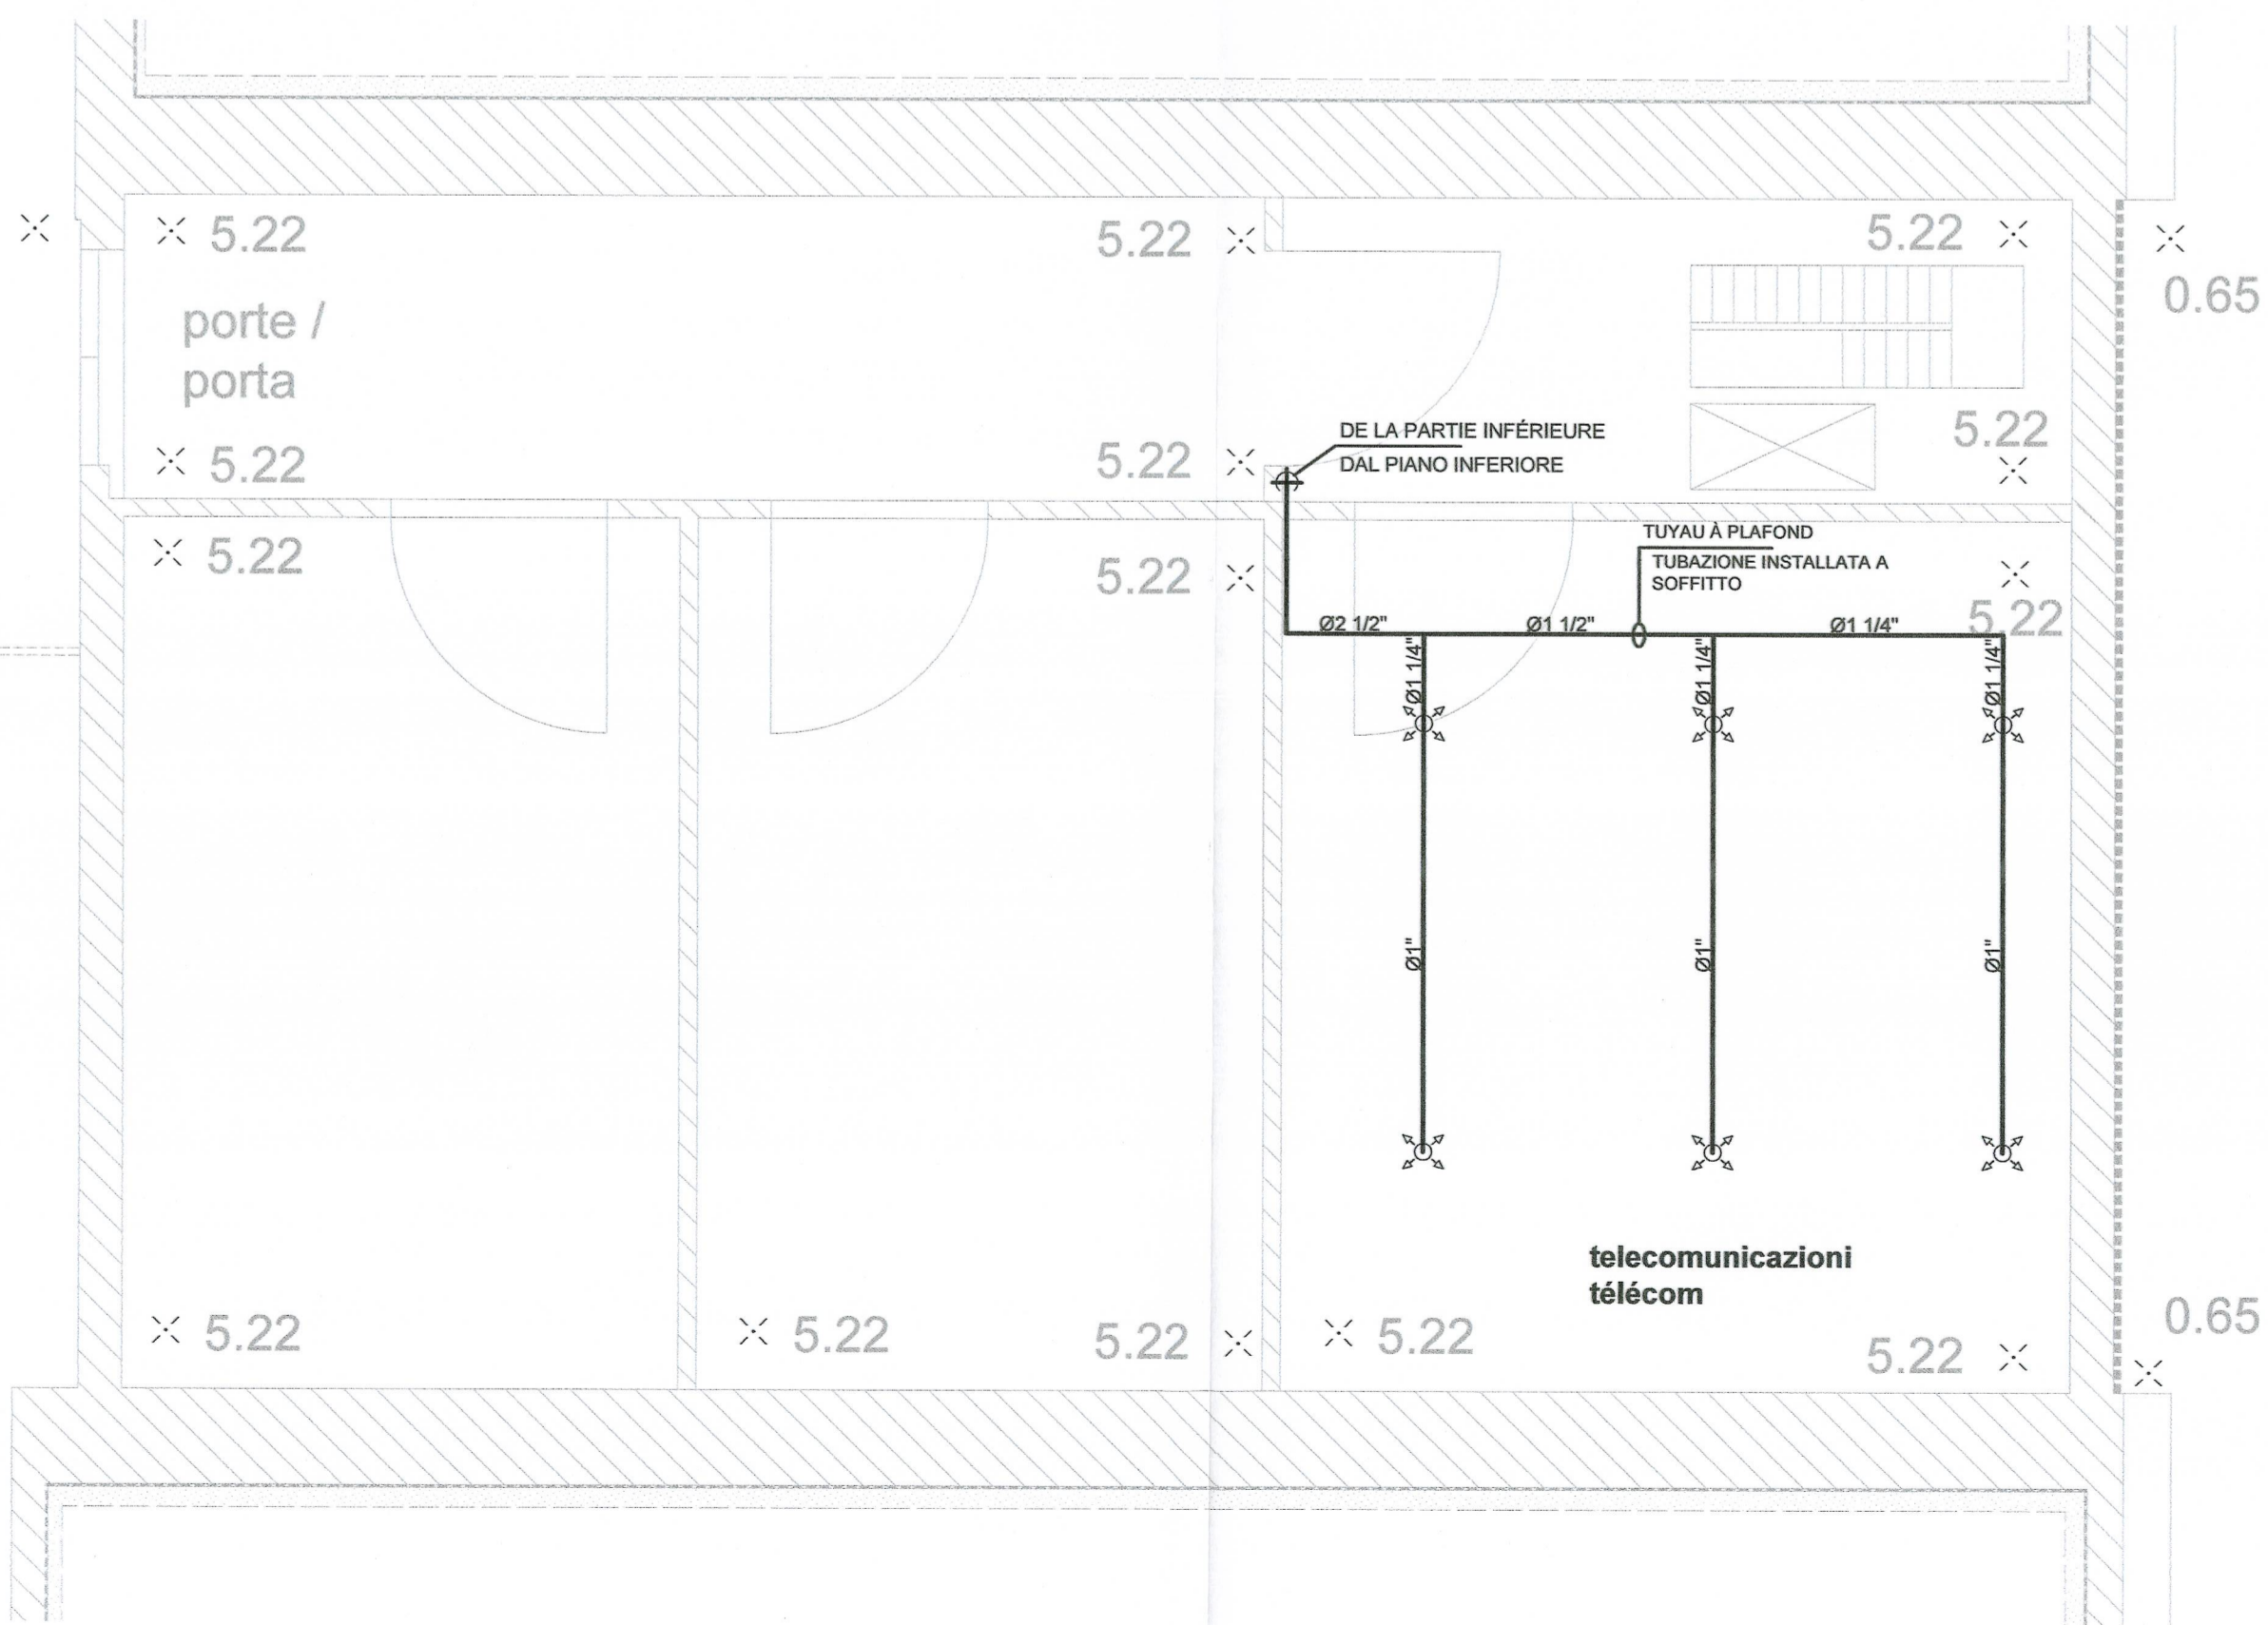

PLAN AU NIVEAU E2 - HAUTEUR 5,22  
STRALCIO PIANTA PIANO E2 - QUOTA 5,22


LEGENDA		LEGENDE	
	TUBAZIONI DI SCARICA (Installata a vista in ambiente)		TUYAUTERIE DE VIDANGE (posée à l'extérieur)
	TUBAZIONI DI SCARICA (Installata a vista nei volumi nascosti, es. Pav. Flottante-Contrasoffitto ecc.)		TUYAUTERIE DE VIDANGE (posée en volume caché)
	VALVOLE DI RITEGNO		SOUPAPE DE RETENUE
	ORIFIZIO CALIBRATO		ORIFICE CALIBRE
	PSH PRESSOSTATO IMPIANTO INTERVENUTO		PRESSOSTAT INSTALLATION INTERVENU
	UGELLO IG-541 INSTALLATO IN AMBIENTE		TUYERE IG-541 INSTALLE' DANS UN ENVIRONNEMENT
	UGELLO IG-541 INSTALLATO SOTTOPAVIMENTO		TUYERE IG-541 INSTALLATION DE FAUX-PLANCHER
	UGELLO IG-541 INSTALLATO IN CONTROSOFFITTO		TUYERE IG-541 INSTALLE' DANS LE PLAFOND
	FV VALVOLE DI SMISTAMENTO CON ATTUATORE AUTOMATICO		VANNES DE TRIAGE AVEC ACTIONNEUR AUTOMATIQUE
	PEL PANNELLO "EVACUARE IL LOCALE"		PANNEAU "QUITTER LE LOCAL"
	PVE PANNELLO "VIETATO ENTRARE"		PANNEAU "ENTREE" INTERDITE"
	SSP SERRANDA DI SOVRAPRESSIONE		VOLET DE SECURITE'
	COMANDO A CHIAVE ATTIVAZIONE SCARICA		COMANDE A CLE D'ACTIVATION
	SELETTORE A CHIAVE DI COMMUTAZIONE AUTOMATICO/MANUALE		COMANDE A CLE DE COMMUTATION AUTOMATIQUE/MANUAL
	UDS UNITA' DI SPEGNIMENTO		UNITE' D'EXTINCTION

**NOTE**  
La posizione dell'UDS è indicativa; la sua posizione reale è contigua alla centrale di rivelazione incendi.

Il cospicuo numero di bombole è dovuto alla rilevante volumetria dei locali da proteggere.

**NOTE**  
La position de l'UDS est indicative; l'UDS est à côté de la centrale incendie.

la quantité de bombes a été établi sur la base de le volume des locaux à protéger.

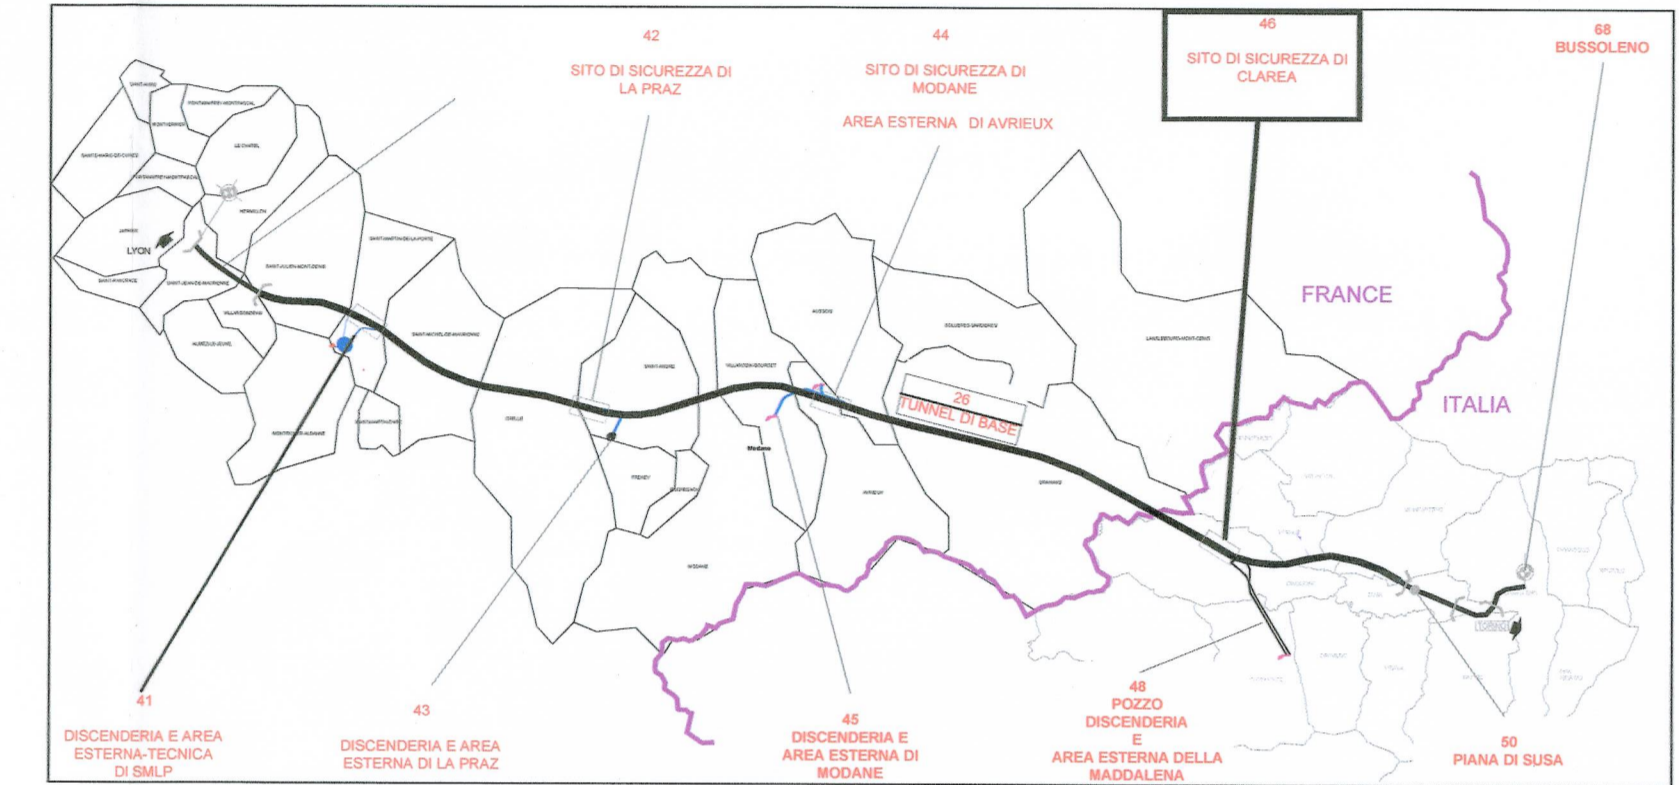

DOCUMENTS DE REFERENCE / DOCUMENTI DI RIFERIMENTO

- PR.C2B.TS3.0607.A - SYSTEM D'EXTINCTION À GAZ INERTE - RAPPORT TECHNIQUE/SISTEMA DI SPEGNIMENTO A GAS INERTE - RELAZIONE TECNICA
- PRV.C2B.TS3.1685.B.60.00.00.10.06. - SYSTEM D'EXTINCTION À GAZ INERTE - ETUDE DE DIMENSIONNEMENT /SISTEMA DI SPEGNIMENTO A GAS INERTE - RELAZIONE DI CALCOLO
- PRV.C2B.TS3.1688.C.60.00.00.10.09. - SYSTEM D'EXTINCTION À GAZ INERTE - MÉMOIRE DESCRIPTIF /SISTEMA DI SPEGNIMENTO A GAS INERTE - RELAZIONE TECNICO-ILLUSTRATIVA
- PRV.C3A.TS3.3706.C.26.46.10.30.05. - CAVERNE TECHNIQUE - VUE EN PLAN E-1 ET COUPE LONGITUDINALE /CAVERNA TECNICA - PLANIMETRIA PIANO E-1 E SEZIONE LONGITUDINALE
- PRV.C3A.TS3.3707.C.26.46.10.30.06. - CAVERNE TECHNIQUE - VUE EN PLAN E-2 /CAVERNA TECNICA - PLANIMETRIA PIANO E-2

**LIAISON LYON - TURIN / COLLEGAMENTO TORINO - LIONE**  
Partie commune franco-italienne / Section transfrontalière | Parte comune italo-francese / Sezione transfrontalière

**NOUVELLE LIGNE LYON TURIN - NUOVA LINEA TORINO LIONE**  
PARTIE COMMUNE FRANCO-ITALIENNE - PARTE COMUNE ITALO-FRANCOISE

**PARTE IN TERRITORIO ITALIANO - PROGETTO IN VARIANTE**  
(OTTEMPERANZA ALLA PRESCRIZIONE N. 235 DELLA DELIBERA CIPE 19/2015)  
CUP C11J05000030001 - PROGETTO DEFINITIVO

**EQUIPMENTS - IMPIANTI**  
EQUIPMENTS DE LUTTE CONTRE L'INCENDIE - IMPIANTI ANTINCENDIO GENERALE - GENERALE  
SITE DE SECURITE DE CLAREA - AREA DI SICUREZZA DI CLAREA

**SYSTEM D'EXTINCTION A GAZ INERTE - PLAN D'IMPLANTATION**  
SISTEMA DI SPEGNIMENTO A GAS INERTE - LAYOUT D'INSTALLAZIONE

Indice	Date / Data	Modifications / Modifiche	Etabli par / Concepito da	Vérifié par / Controlato da	Autorisé par / Autorizzato da
		Revisions précédentes phase P02 (1772_A) et de PR (0662_A)/Revisions precedenti di fase P02 (1772_A) e di PR (0662_A)			
B	15/11/2016	Première diffusion phase PRF-PRV/ Prima diffusione fase PRF/PRV	S. MICELI	G. BOVA C. OGNIBENE	M. FORESTA A. MORDASINI
C	15/01/2017	Révision suite aux commentaires TELT / Revisione a seguito commenti TELT	S. MICELI	G. BOVA C. OGNIBENE	M. FORESTA A. MORDASINI

Code Doc: P R V C 2 B T S 3 1 7 7 2 C A P P L A  
Phase / Fase: Sigle étude / Sigla: Émetteur / Emittente: Numero: Indice: Statut / Stato: Type / Tipo:

ADRESSE GED INDIRIZZO GED: C2B // // 60 00 46 30 02 | ECHELLE / SCALA: 1:100

TELTS sas - Service Technolac - Bâtiment "Homère" - 13 allée du Lac de Constance - 73370 LE BOURGET DU LAC ( France )  
TEL: +33 (0) 4 79 68 56 50 - Fax: +33 (0) 4 79 68 56 75  
RCS Chambéry 438 558 852 - TVA FR 0343555852  
Propriété TELT Tous droits réservés - Proprietà TELT Tutti i diritti riservati