


Site de sécurité de Clarea / Area di sicurezza di Clarea  
 Galerie en ligne sans trottoir - Coupe Abis /  
 Galleria in linea senza marciapiede - Sezione tipo Abis  
 Echelle 1:50 en A1 (1:100 en A3) / Scala 1:50 in A1 (1:100 in A3)

GALERIE EN LIGNE SANS TROTTOIR - COUPE TYPE Abis, 1:50  
 GALLERIA IN LINEA SENZA MARCIAPIEDE - SEZIONE TIPO Abis, 1:50

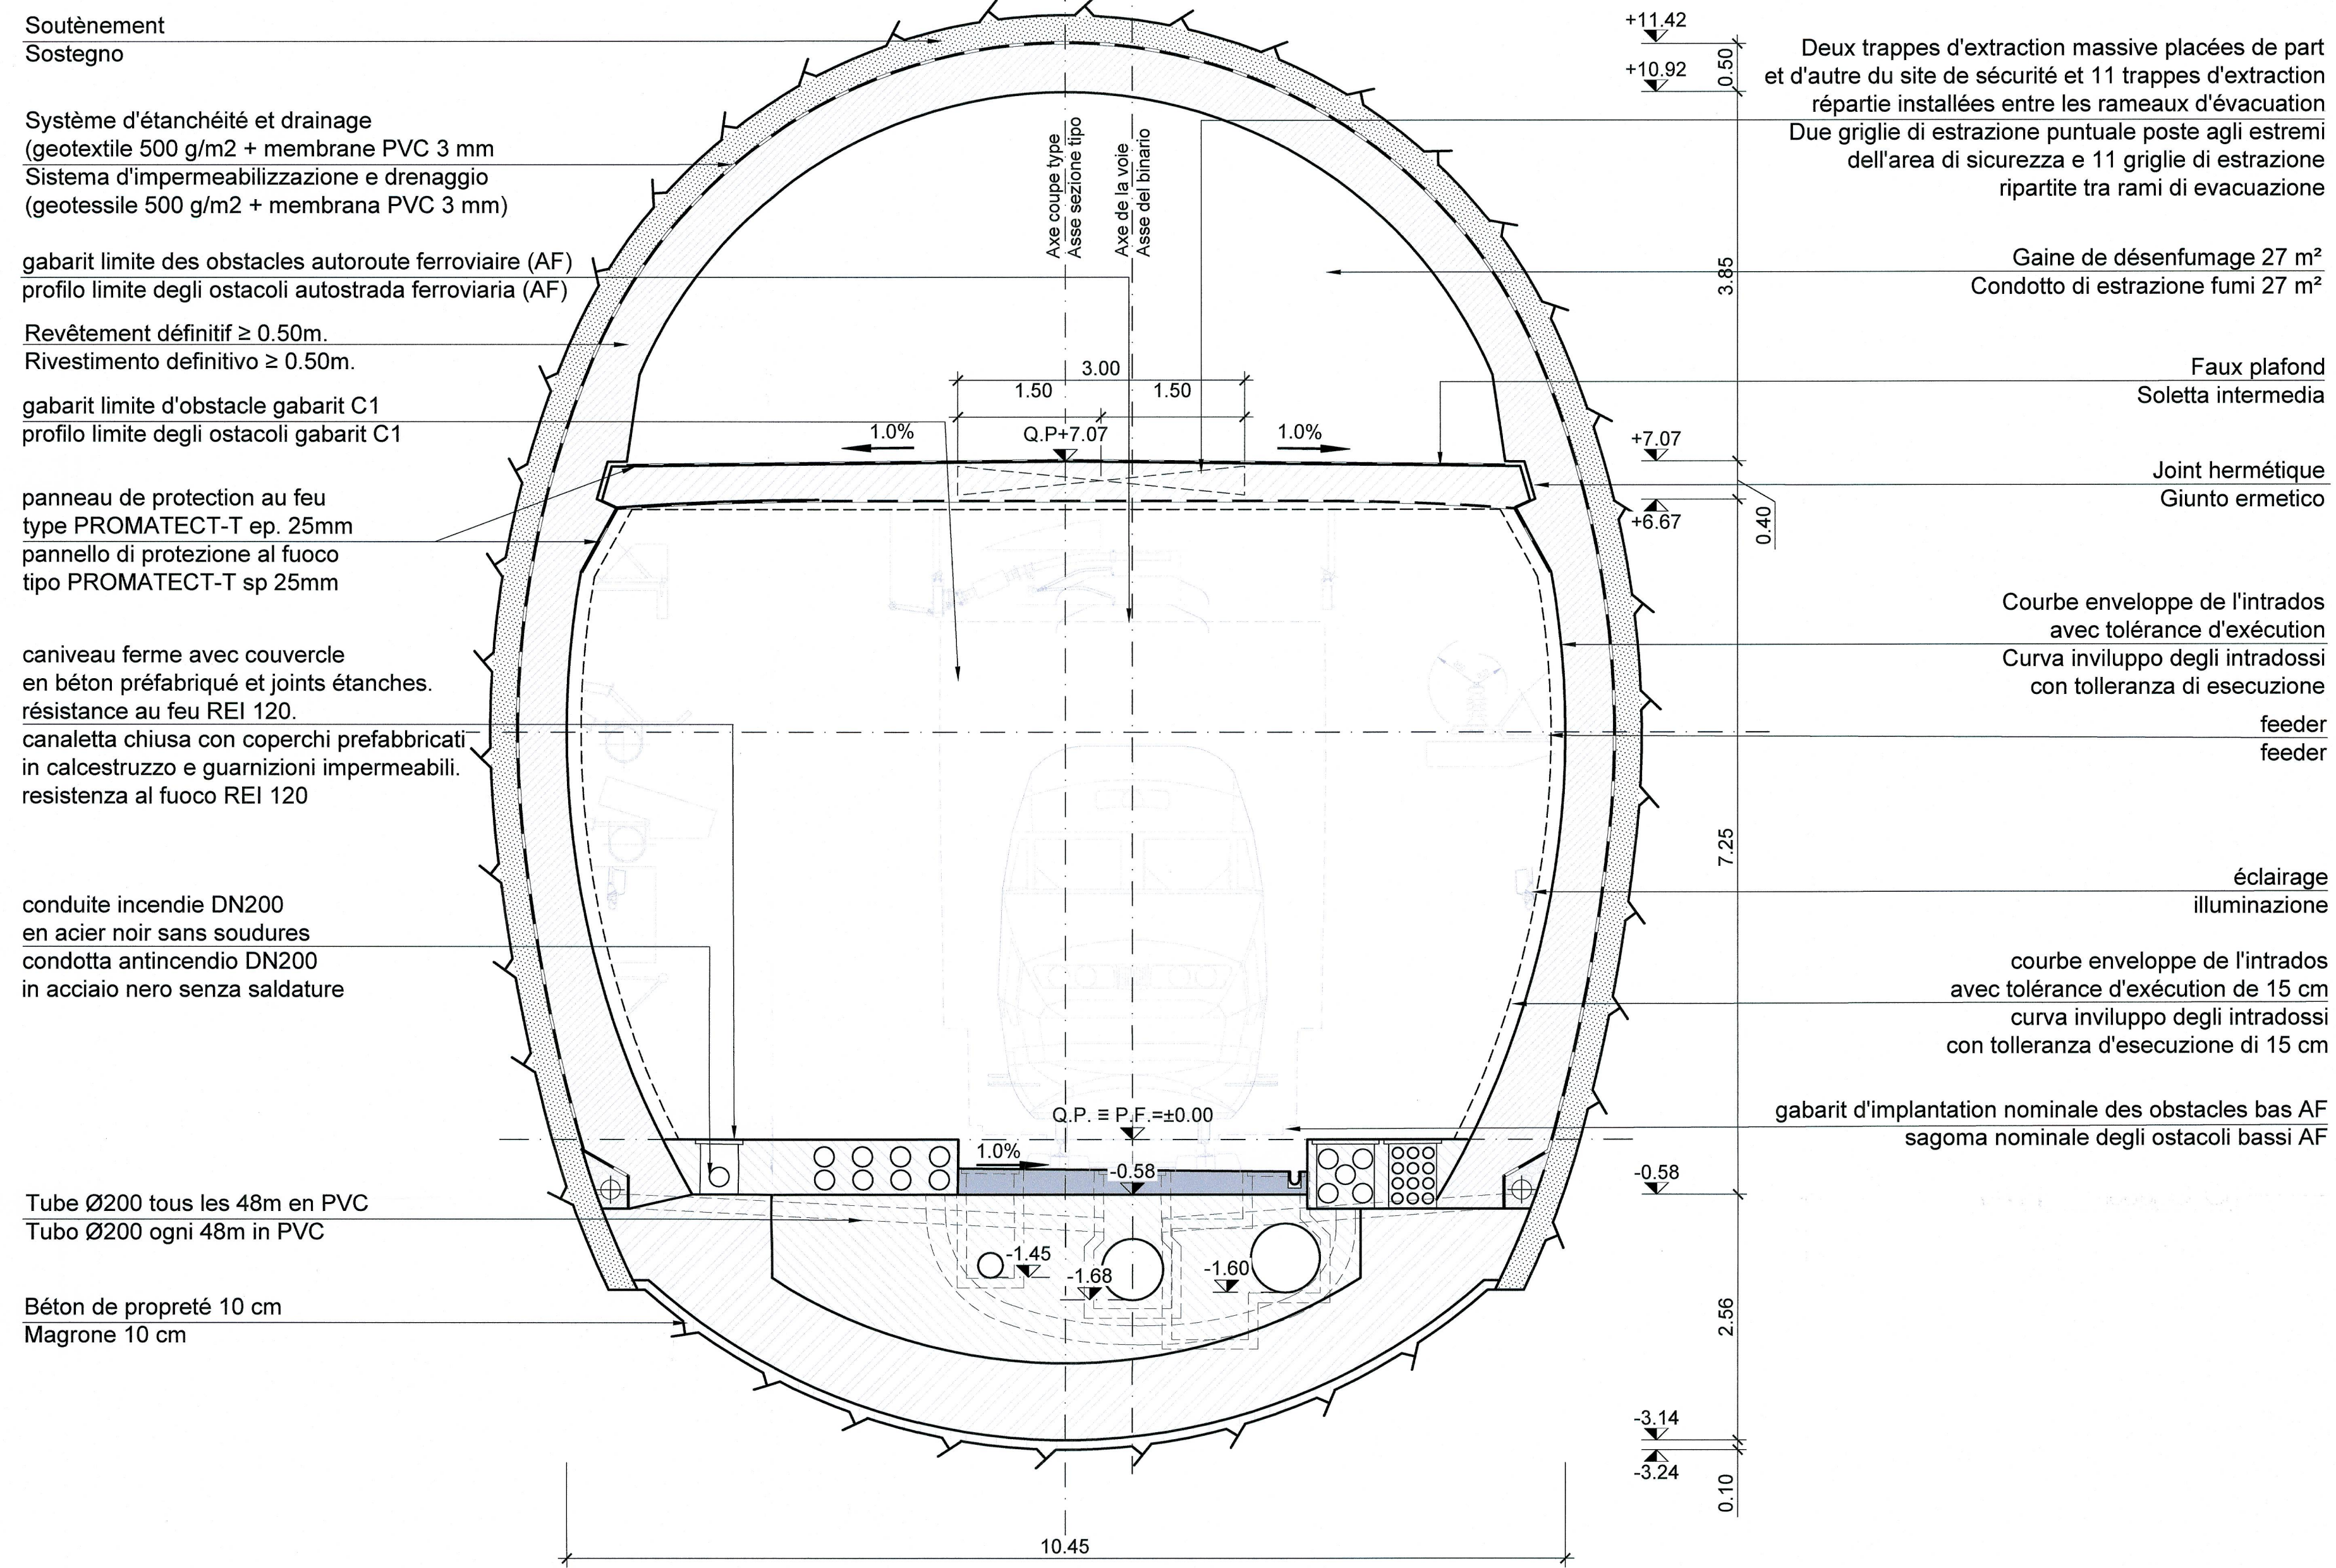

DETAIL CONTRE VOUTE, 1:30  
 DETTAGLIO ARCO ROVERSCIO, 1:30

Chambre de tirage avec couvercles en fonte classe D400 4 x (60x40) tous le 25m  
 Camera di tiro con chiusini in ghisa classe D400 4 x (60x40) ogni 25m

Caniveau avec couvercles en béton préfabriqués et joints étanches. Résistance au feu REI 120  
 Canaletta con chiusini in calcestruzzo prefabbricati e guarnizioni impermeabili. Resistenza al fuoco REI 120

Conduite incendie DN 200 en acier noir sans soudures. Revêtement externe en polyéthylène. Revêtement intérieur en résine époxyde  
 Condotta antincendio DN 200 in acciaio nero senza saldature. Rivestimento esterno in polietilene. Rivestimento interno in resina epossidiche

Tube microfissuré en PVC Ø200  
 Tubo microfessurato in PVC Ø200

Fourreaux pour câbles MT en PVC 4+4Ø200  
 Cavidotto per media tensione in PVC 4+4Ø200

Caniveaux transversaux tous les 12m avec grille en fonte classe D400  
 Canalette trasversali ogni 12m con griglia in ghisa classe D400

Regards tous les 48 m avec couvercles étanches en fonte classe B125 ouverture 50x50  
 Pozzetti ogni 48 m con chiusini a tenuta stagna in ghisa classe D400 luce 50 x 50

Collecteur d'eau potable en PE DN 250 VI - DN 250 VP  
 Collettore d'acqua potabile in PE DN 250 BD - DN 250 BP

Chambre de tirage avec couvercles en fonte classe B125 2 x (50x50) tous le 25m  
 Camera di tiro con chiusini in ghisa classe B125 2 x (50x50) ogni 25m

Fourreaux pour câbles BT en PVC 12Ø110  
 Cavidotto per bassa tensione in PVC 12Ø110

Chambre de tirage avec couvercles en fonte classe B125 2x (50x50) tous le 25m  
 Camera di tiro con chiusini in ghisa classe B 125 2x (50x50) ogni 25m

Fourreaux pour câbles de signalisation et communication en PVC 5Ø200  
 Tubi per cavi di segnalamento e telecom in PVC 5Ø200

Caniveau avec grille en fonte classe D400  
 Canaletta con griglia in ghisa classe D400


Dalle pour pose de rails (Lot C2)  
 Soletta per posa del binario (Lotto C2)

Collecteur matières dangereuses en PEHD DN 710  
 Collettore materie pericolose in PEHD DN 710

Regards siphoides tous les 48 m avec couvercles étanches en fonte classe D400 50x50  
 Pozzetti sifonati ogni 48 m con chiusini a tenuta stagna in ghisa classe D400 50 x 50

Regards avec couvercles étanches en fonte classe D400 50x50 tous les 48 m  
 Pozzetti con chiusini a tenuta stagna in ghisa classe D400 50x50 ogni 48 m

Collecteur de drainage eaux en PVC DN 630  
 Collettore di drenaggio acqua in PVC DN 630

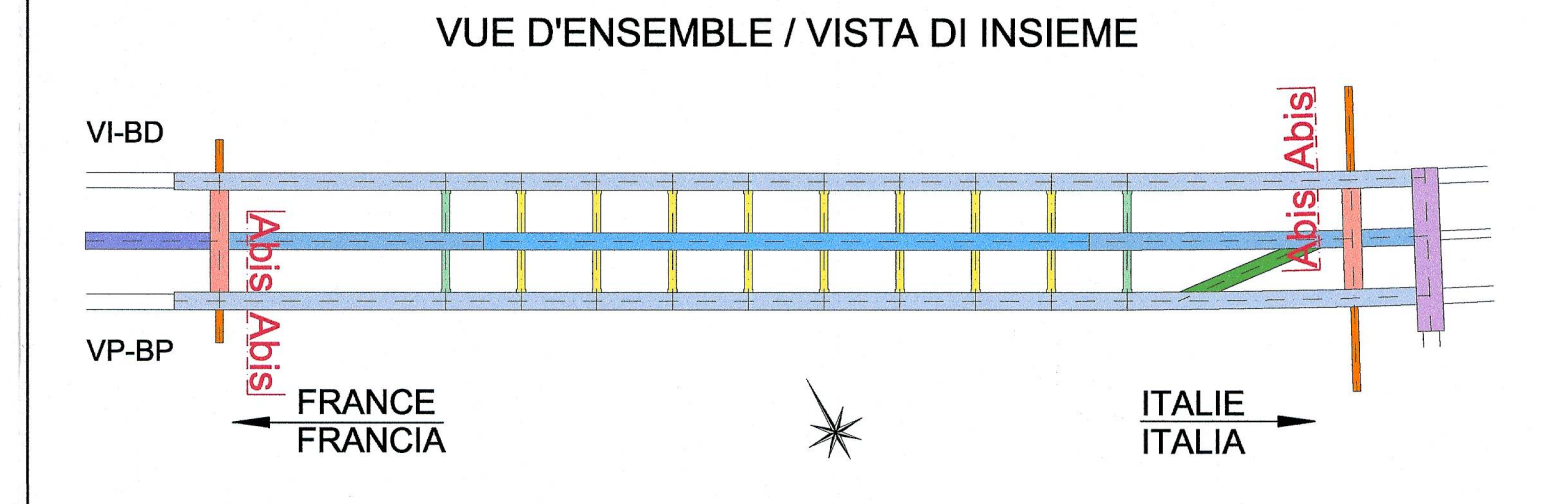

NOTE:  
 1. Le niveau de référence ± 0,00 se réfère au P.F. (Plan de roulement)

NOTA:  
 1. Il livello di riferimento ± 0.00 si riferisce al P.F. (Piano del ferro)

APPLICATION DES COUPES TYPES DE LA GALERIE EN LIGNE APPLICAZIONE DELLE SEZIONI TIPO DELLA GALERIA IN LINEA		
coupes / sezioni tipo	début (VP) / inizio (BP)	fin (VP) / fine (BP)
A-A	51+759.5	51+769.1
Abis-Abis	51+769.1	51+809.9
A-A	51+809.9	52+519.1
Abis-Abis	52+519.1	52+559.9
A-A	52+559.9	52+589.5

Document de référence / Documento di riferimento :  
 PR\_C3A\_3808\_26-46-22\_40-02 - Carpentaria sezione tipo Abis  
 PRV\_C3A\_3700\_26-46-10 Relazione tecnica area di sicurezza di Clarea

**LIAISON LYON - TURIN / COLLEGAMENTO TORINO - LIONE**  
 Partie commune franco-italienne / Sezione transfrontalière  
 Parte comune italo-francese / Sezione transfrontalière

**NOUVELLE LIGNE LYON TURIN - NUOVA LINEA TORINO LIONE**  
 PARTIE COMMUNE FRANCO-ITALIENNE - PARTE COMUNE ITALO-FRANCOSE

**PARTE IN TERRITORIO ITALIANO - PROGETTO IN VARIANTE**  
 (OTTEMPERANZA ALLA PRESCRIZIONE N. 235 DELLA DELIBERA CIPE 19/2015)

CUP C11J05000030001 - PROGETTO DEFINITIVO  
 GENIE CIVIL - OPERE CIVILI

**TUNNEL DE BASE - TUNNEL DI BASE**  
 SITE DE SECURITE DE CLAREA - AREA DI SICUREZZA DI CLAREA  
 ETUDE DE LAYOUT - STUDIO DI LAYOUT

**GALERIE EN LIGNE SANS TROTTOIR - COUPE TYPE Abis**  
 GALLERIA IN LINEA SENZA MARCIAPIEDE - SEZIONE TIPO Abis

Index	Date / Data	Modification / Modifica	Révisé par / Constatato da	Vérifié par / Controllato da	Autorisé par / Autorizzato da
0	13/06/2013	Première diffusion / Prima emissione	D.FLOREANI (AMBERG) F. MEMMI (AMBERG)	M. RUSSO C. OGNIENNE	L. CHANTRON M. PANTALEO
A	28/02/2014	Révision suite aux commentaires de LTF et passage au statut AP / Revisione a seguito commenti LTF e passaggio allo stato AP	D.FLOREANI (AMBERG) F. MEMMI (AMBERG)	M. RUSSO C. OGNIENNE	L. CHANTRON C. OGNIENNE
B	31/03/2014	Révision suite aux commentaires de LTF et passage au statut AP / Revisione a seguito commenti LTF e passaggio allo stato AP	D.FLOREANI (AMBERG) F. MEMMI (AMBERG)	C. SALOT C. OGNIENNE	L. CHANTRON C. OGNIENNE
C	23/09/2016	Première diffusion PRV - Modification de la configuration des caenners suite au déplacement du site de sécurité / Prima emissione PRV - Modifica della configurazione delle caverne a seguito della traslazione dell'area di sicurezza	M. JANUTOLO (BG) C. SALOT (BG)	F. MAGNORFI C. OGNIENNE	L. CHANTRON A. MORDASINI
D	17/02/2017	Révision suite aux commentaires de TELT et passage au statut AP / Revisione a seguito commenti TELT e passaggio allo stato AP	M. JANUTOLO (BG) C. SALOT (BG)	F. MAGNORFI C. OGNIENNE	L. CHANTRON A. MORDASINI

Code Doc: P R V C 3 A T S 3 3 7 1 8 D A P P L A  
 Phase / Fase: Signé / Firmato / Emisore / Emittente: Numero: Indice: Statut / Stato: Type / Tipo:

ADRESSE GED / INDIRIZZO GED: C3A // // 26 46 10 40 09

ÉCHELLE / SCALA: 1:50

TUNNEL EURALPIN | LYON TURIN

TEL T ass - Savoie Technolac - Bâtiment "Comète" - 13 allée du Lac de Costance - 73370 LE BOURGET DU LAC (France)  
 Tél: +33 (0) 4 79 68 56 50 - Fax: +33 (0) 4 79 68 56 75  
 RCS Chambéry 439 556 952 - TVA: FR 02439555952  
 Propriété TELT - Tous droits réservés - Propriété TELT Tutti i diritti riservati

