



VISTA DI INSTALLAZIONE DI CANTIERE - GALERIA INTERTUBO
VUE DE L'INSTALLATION DE CHANTIER - GALERIE INTERTUBE ÉTAGE
1/500

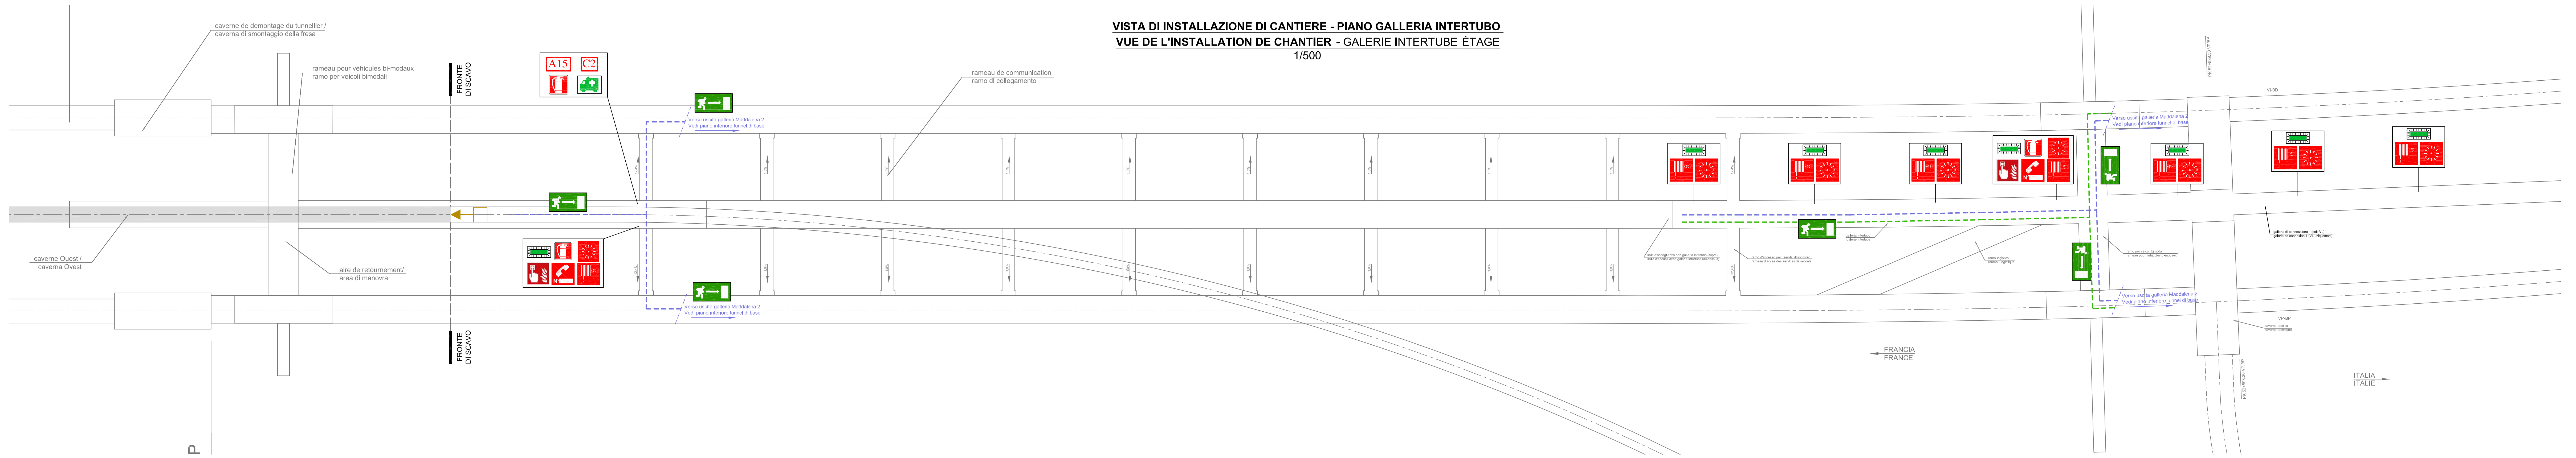


VISTA DI INSTALLAZIONE DI CANTIERE - PIANO TUNNEL DI BASE
VUE DE L'INSTALLATION DE CHANTIER - BASE TUNNEL ÉTAGE
1/500

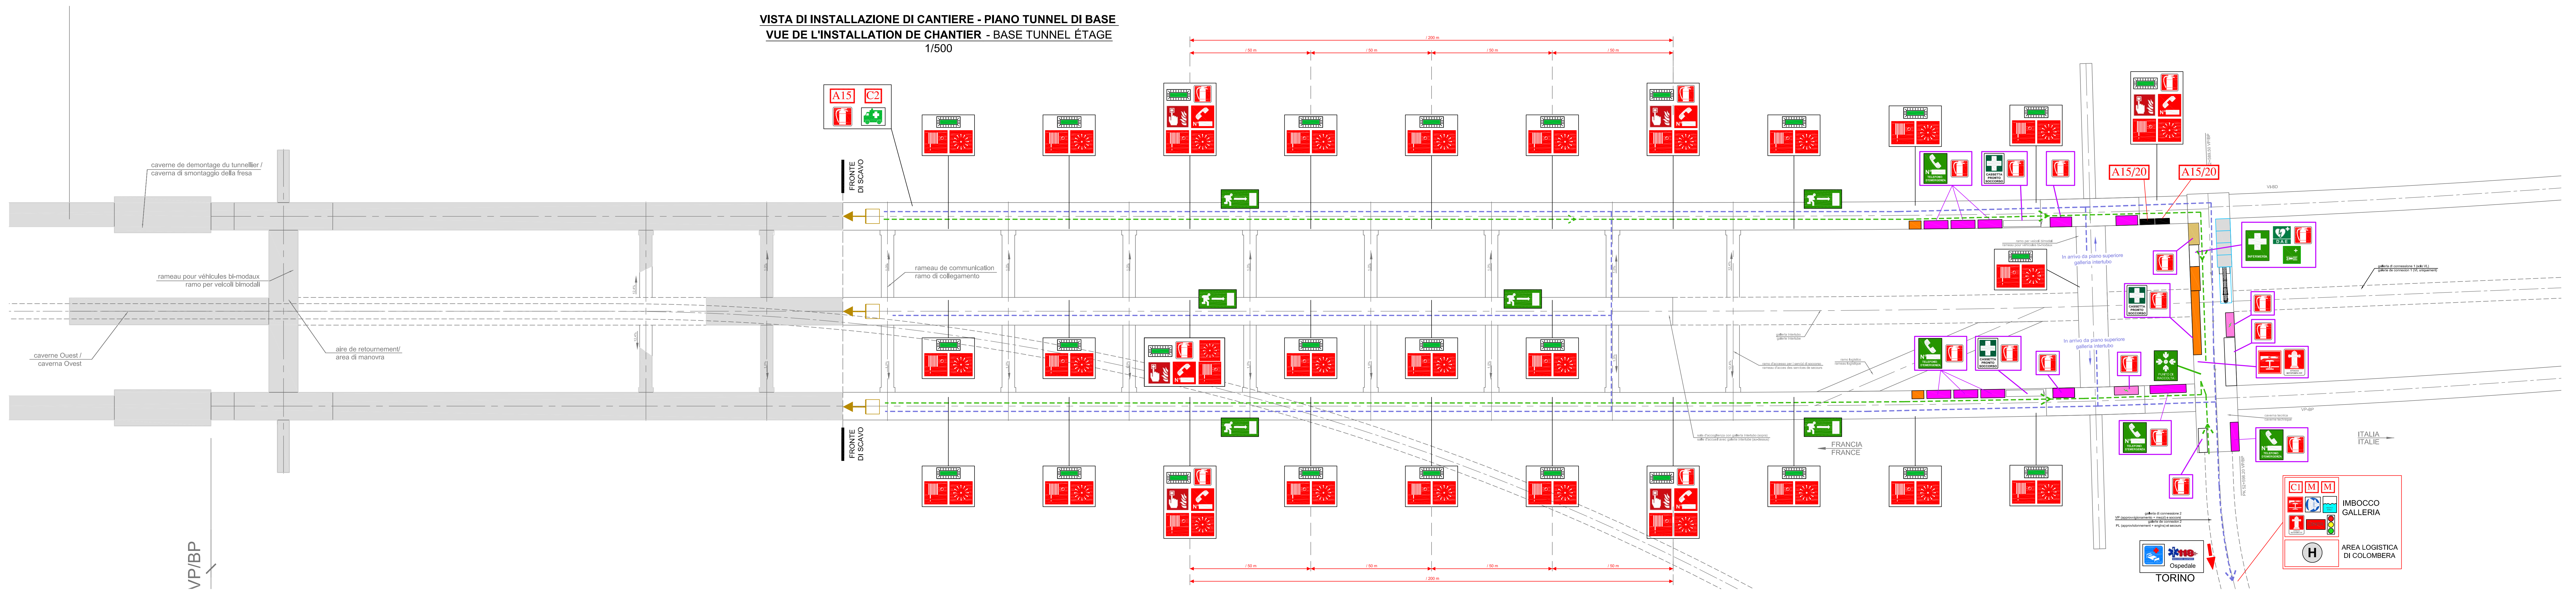

SIGLA / ACRONYME	ATTREZZATURA ANTINCENDIO / GESTION EMERGENZE / EQUIPEMENTS LUTTE CONTRE L'INCENDIE / GESTION DES SITUATIONS D'URGENCE	CRITERIO DI POSIZIONAMENTO / DISTRIBUZIONE / CRITÈRE DE POSITIONNEMENT / DISTRIBUTION
A15	Azienda rifugio per 15 persone / Abris refuge pour 15 personnes	- ogni 1000 metri. / - tous les 1000 mètres.
C1	Armadio contenente attrezzatura di emergenza / Conteneurs de survie d'urgence pour le personnel	1 ad ogni cantiere d'imbocco. / 1 à chaque début de chantier.
C2	Armadio contenente attrezzatura di emergenza / Conteneurs de survie d'urgence pour le personnel	1 al fronte di scavo. / 1 au niveau de l'excavation.
M	Gruppo Elettrogeno / Groupe électrogène	2 ad ogni cantiere d'imbocco. / 2 à chaque début de chantier.
SOS	Stazione chiamata SOS (con numero di postazione) / Poste d'appel SOS (avec le numéro de la station)	1 ogni 200m a partire da 300m dall'imbocco (cantiere in sotterraneo). / 1 tous les 200m à partir de 300m de l'entrée (de la construction souterraine).
E	Estintore / Extincteur	1 su ogni mezzo (sia cantiere in sotterraneo che in superficie) e ogni 50m (cantiere in sotterraneo). / 1 sur chaque chantier en souterrain et tous les 50m en souterrain.
AL	Allarme sonoro e luminoso. / Alarme / éclairage de secours	1 ogni 50m (cantiere in sotterraneo). / 1 tous les 50m en souterrain.
RIA	Idrante a parete con manichetta / Réseau Incendie Armé RIA	1 ogni 50m (cantiere in sotterraneo). / 1 tous les 50m en souterrain.
AI	Interruttore di emergenza / Arrêt d'urgence	All'interno dei cantieri in superficie. / 1 sur chaque chantier en souterrain.
PA	Pulsante allarme incendio / Bouton d'alarme d'incendie	1 ogni 50m (cantiere in sotterraneo). / 1 tous les 50m en souterrain.
LA	Lampada di emergenza / Lampe d'urgence	1 ogni 50m (cantiere in sotterraneo). / 1 tous les 50m en souterrain.
VVF	Idrante soprassuolo con attacco autopompa VVF / Posteau incendie	All'interno dei cantieri in superficie / 1 sur chaque chantier en surface.
CI	Centrale allarme incendio ed intrusione / Centrale alarme incendie et intrusion	1 ad ogni cantiere d'imbocco. / 1 à chaque début de chantier.
MI	Materassi immobilizzatori / Matelas d'immobilisation	1 ad ogni cantiere d'imbocco. / 1 à chaque début de chantier.
PR	Punto di raccolta / Point de rassemblement	1 all'interno dei cantieri in superficie / 1 sur chaque chantier en surface.
VS	Veicolo di salvataggio (a quattro ruote motrici) / Moyen de sauvetage (véhicule à quatre roues motrices)	1 al fronte di scavo. / 1 au niveau de l'excavation.
SI	Sirena di allarme / Sirene d'alarme	All'interno dei cantieri in superficie. / Sur chaque chantier en surface.
RI	Riserva idrica / Réserve incendie	1 ad ogni cantiere d'imbocco. / 1 sur chaque chantier en souterrain.

LEGENDA			
	DIREZIONE OSPEDALE		PIAZZOLA ELUSOCORSO
	UNITÀ DI DEPRESSILAZIONE		AVANZAMENTO SCAVO (POSIZIONE PIVANIMANTE / ESCAVATA)
	ESTINTORE		SOCORSO SANITARIO
	PULSANTE ARRESTO DI EMERGENZA		CASSETTA DI PRONTO SOCCORSO
	SIRENA DI EMERGENZA		PERCORSO DI ESCIDO
			PERCORSO VEICOLO DI EMERGENZA

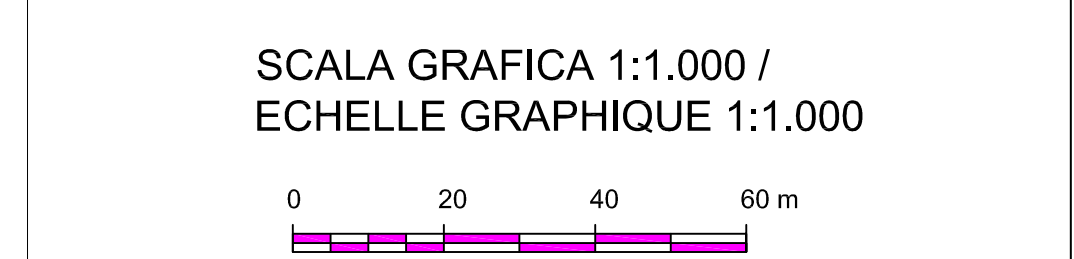

LIASON LYON - TURIN / COLLEGAMENTO TORINO - LIONE
Partie commune franco-italienne / Section transfrontalière | Parte comune italo-francese / Sezione transfrontalière

NOUVELLE LIGNE LYON TURIN - NUOVA LINEA TORINO LIONE
PARTIE COMMUNE FRANCO-ITALIENNE - PARTE COMUNE ITALO-FRANCESE

PARTIE IN TERRITORIO ITALIANO - PROGETTO IN VARIANTE
(OTTEMPERANZA ALLA PRESCRIZIONE N. 235 DELLA DELIBERA CIPE 19/2015)
CUP C11J0500030001 - PROGETTO DEFINITIVO

MISSION DE COORDINATION SPS - MISSIONE DI COORDINAMENTO SICUREZZA IN FASE DI PROGETTAZIONE

SCHEMA ORGANISATION DES URGENCES
SITE DE SECURITE DE CLAREA - LOT 03-04
SCHEMA ORGANIZZAZIONE GESTIONE DELLE EMERGENZE
AREA DI SICUREZZA DI CLAREA - LOTTO 03-04

N°	Descr. / Titre	Statut / Statut	Emis. / Emission	Valid. / Validité	Aut. / Autorisation
1	15/04/2017	Primo emittente / Première diffusion	P. VIGONE	M. VIGONE	G. AMADIO
2	28/04/2017	Emittente definita / Emission finale	P. VIGONE	M. VIGONE	G. AMADIO

Stamp: P R V C S P S I G O 2 5 2 A A P P L A

ESCHILLE / SCALA 1:500

TUNNEL EURALPIN LYON TURIN