


Ing. OMAR MARCO BERTINI
 ORDINE INGEGNERI-ARCHITETTI e PISA
 N° 2234 Sezione A
 INGEGNERIA CIVILE e AMBIENTALE
 INDUSTRIALE, DELL'INFORMAZIONE

NOTE
 - LA QUOTA DI RIFERIMENTO ±0.000 CORRISPONDE
 A +130.00 m. S.L.M.M. - AREA PROPRIETA 105.000 m²
 - TUTTE LE ELEVAZIONI SONO IN m. - AREA IMPIANTO 63.000 m²
 - TUTTE LE COORDINATE SONO IN m. (*) SISTEMA DI COORDINATE GAUSS-BOAGA

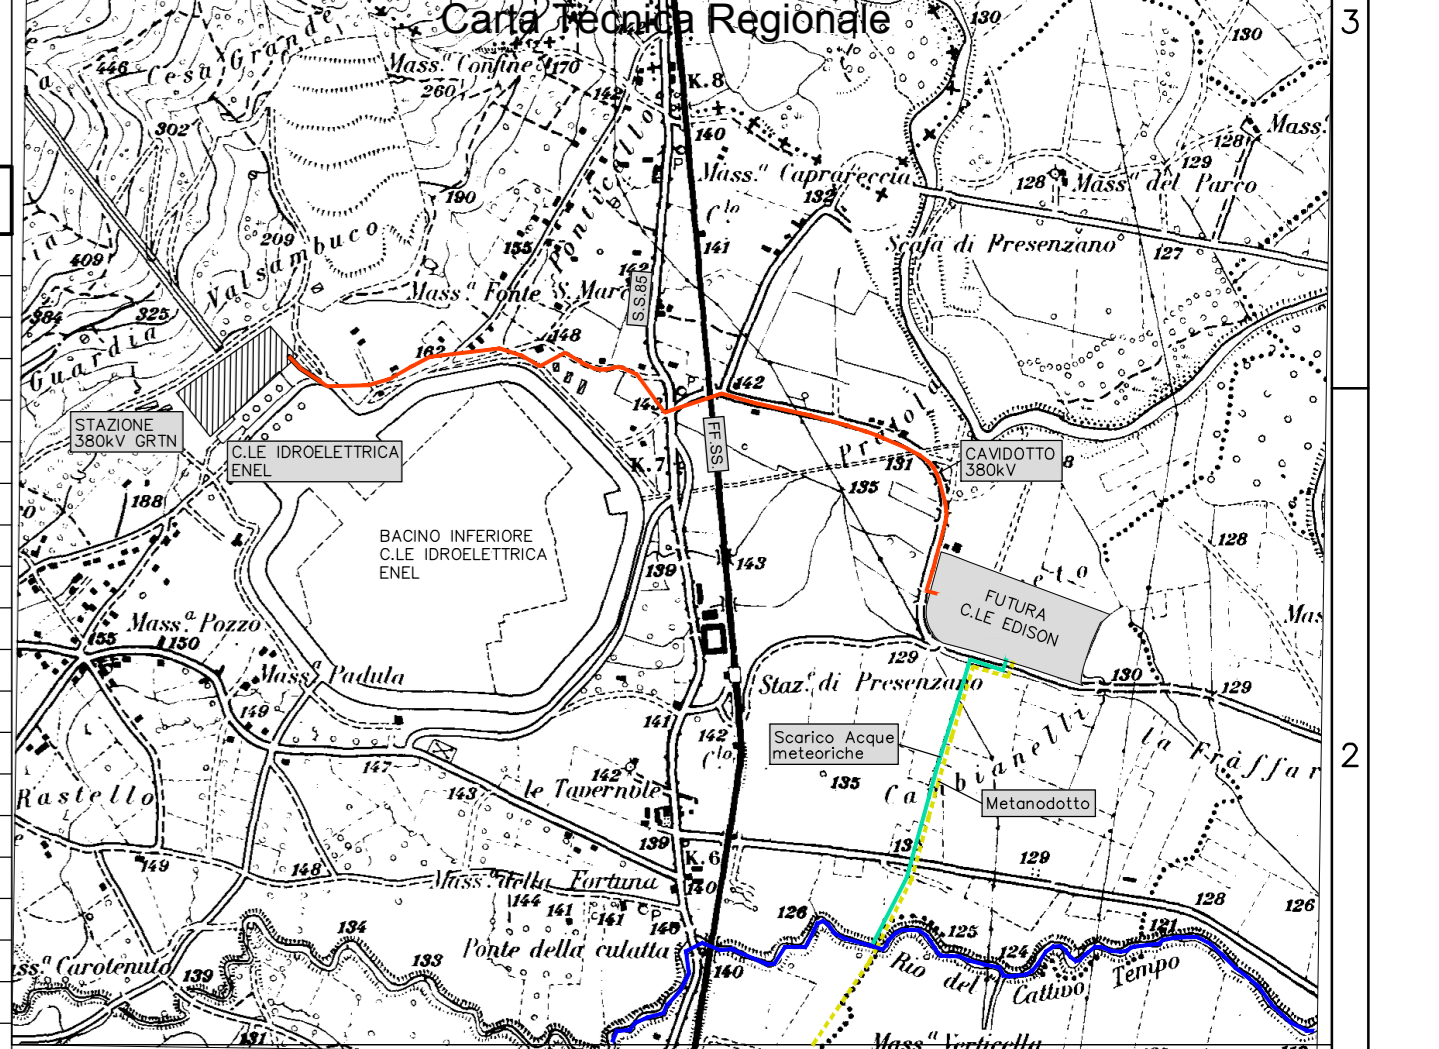

LEGENDA

(1) TURBOGENERATORE A GAS (TG)	(41) AREA DI RACCOLTA RIFIUTI
(2) TURBOGENERATORE A VAPORE (TV)	(42) CABINA ANALISI FUMI OVR
(3) CALDAIA AUSILIARIA	(43) VASCA ELIATI NON RECUPERABILI
(4) GENERATORE DI VAPORE A RECUPERO (OVR)	(44) BILICO SBIARRE
(5) CAMINO	(45) EDIFICIO SERVIZI AUSILIARI
(6) CONDENSATORE ARIA	(46) REAGENTI CHIMICI e CAMPIONAMENTO OVA
(7) EDIFICIO TURBINA A VAPORE	(47) POZZO ACQUA
(8) AEROTERMO RAFFREDDAMENTO AUSILIARI	(48) EDIFICIO TURBINA A GAS
(9) TRATTAMENTO FINALE GAS TG	(49) FILTRI A SABBIA
(10) IMPIANTO DEMI	(50) POMPE RITORNO OVR
(11) SERBATOIO ACQUA INDUSTRIALE e ANTINCENDIO	(51) VASCA ELIATI RECUPERABILI
(12) SERBATOIO ACQUA DEMI	(52) CANCELLO DI ACCESSO ALL'IMPIANTO
(13) TRASFORMATORE ELEVATORE	(53) POZZETTO BIOLOGICO
(14) TRASFORMATORE DI LINEA	(54) SERBATOIO RACCOLTA REAGENTI
(15) INTERRISSORIO DI MACCHINA	(55) CABINATO MCC CONDENSATORE ARIA
(16) DIESEL DI EMERGENZA	(56) TRATTAMENTO ARIA EDIFICIO CONTROLLO
(17) PIPE RACK	(57) POZZO CALDO
(18) POMPE ALIMENTO	(58) POMPE ACQUA INDUSTRIALE
(19) CABINATO QUADRI OVR	(59) POMPE DISTRIBUZIONE ACQUA DEMINERALIZZATA
(20) EDIFICIO SALA CONTROLLO - UFFICIO - MAGAZZINO	(60) POMPE RILASCO CONDENSATA
(21) SOTTOSTAZIONE ELETTRICA 0/330V	(61) INTRASERBENTE CONDENSE DI RETE
(22) STAZIONE DI MISURA e REDUZIONE METANO	(62) VASSI D'ESPANSIONE CICLO CHIUSO
(23) TRASFORMATORI SERVIZI AUSILIARI	(63) SISTEMA DI ANTICORROSIONE
(24) CAMPIONAMENTO OVR	(64) CICLO CHIUSO SISTEMA ANTI ICING
(25) PARCHEGGIO AUTOMOBILI	(65) POMPE CICLO CHIUSO
(26) TORRE FARO	(66) MODULO MCC AEROTERMO
(27) VASCA TRAPPOLA OLIO TRASFORMATORI	(67) POMPE DI ESTRAZIONE CONDENSATO
(28) VASCA DI RACCOLTA ACQUE PRIMA PIOGGIA	(68) FOSSA BIOLOGICA
(29) VASCA DI RACCOLTA ACQUE METEORICHE	(69) SERBATOIO SPURSHI CONTINUI OVR
(30) VASCA DI DISOLEAZIONE ACQUA PRIMA PIOGGIA	(70) SERBATOIO SPURSHI INTERMITTENTI OVR
(31) VASCA DI RACCOLTA OLIO TG	(71) SCAMBIORE PER RAFFREDDAMENTO BLOW DOWN
(32) VASCA DI RACCOLTA OLIO TV	(72) FOSSA STOCCAGGIO BROGNO/DOZ
(33) VASCA DI NEUTRALIZZAZIONE	(73) CABINATO QUADRI ELETTRICI e CONTROLLO TURBINA A GAS
(34) STOCCAGGIO REAGENTI CHIMICI	(74) CABINATO QUADRI AUSILIARI TURBINA A GAS
(35) POMPE ANTINCENDIO	(75) TRASFORMATORI DI COSTITUZIONE
(36) SISTEMA ARIA COMPRESA	(76) TRASFORMATORE DI AVANZAMENTO
(37) REAGENTI CHIMICI OVR	(77) STOCCAGGIO, PREPARAZIONE e INIEZIONE UREA + S.C.R.
(38) CABINATO MCC OVR	
(39) SERBATOIO DI RACCOLTA ACQUE DI LAVAGGIO TG	
(40) SERBATOIO RACCOLTA CONDENSE DI RETE	

edison
 edp GROUP

N° PA50PLKCO20
 SCALA 1/500
 FUSO 01/01

COMMITENTE/Client
 INPIRVO/Plant
AGGIORNAMENTO TECNOLOGICO PREZENZANO
 TITOLO DOCUMENTO/Document Title
PLANIMETRIA GENERALE DI IMPIANTO

DATA 24/07/2017
 F. montello / F. montello / V. Vigliani
 DISCIPLINA: ELETTRICA
 FUSO: 01/01

