


DOCUMENTI DI RIFERIMENTO

CODICE	ELABORATO
IFXG01D18PSE0000001A	SSE Apice e Hircinia - Fabbricato SSE - Disposizione apparecchiature - (Layout)
IFXG01D18PZE0000001A	SSE Apice e Hircinia - Fabbricato SSE - Disposizione apparecchiature - Vista
IFXG01D18PFA0000001A	SSE Apice e Hircinia - Fabbricato di SSE / Pianta piano terra
IFXG01D18PFA0000002A	SSE Apice e Hircinia - Fabbricato di SSE / Prospetti
IFXG01D18PSE0100002A	SSE Apice - Piazzale di SSE/Sistemazione area e viabilità
IFXG01D18WASE0100001A	SSE Apice - Sezioni di piazzale

LEGENDA SISTEMAZIONI AREA

①		Zona pavimentazione con pietrelle di semento pressato dim. 30x15 cm, spessore minimo 3 cm-Superficie m² 2023
②		Zona asfaltata- Superficie m² 1.0246
③		Cordolo in c/a- Sviluppo lineare m 509
④		Muro di recinzione in CA h=2,50m sp=0,30m con protezione metallica anti-scavalcamento-Sviluppo lineare m 770

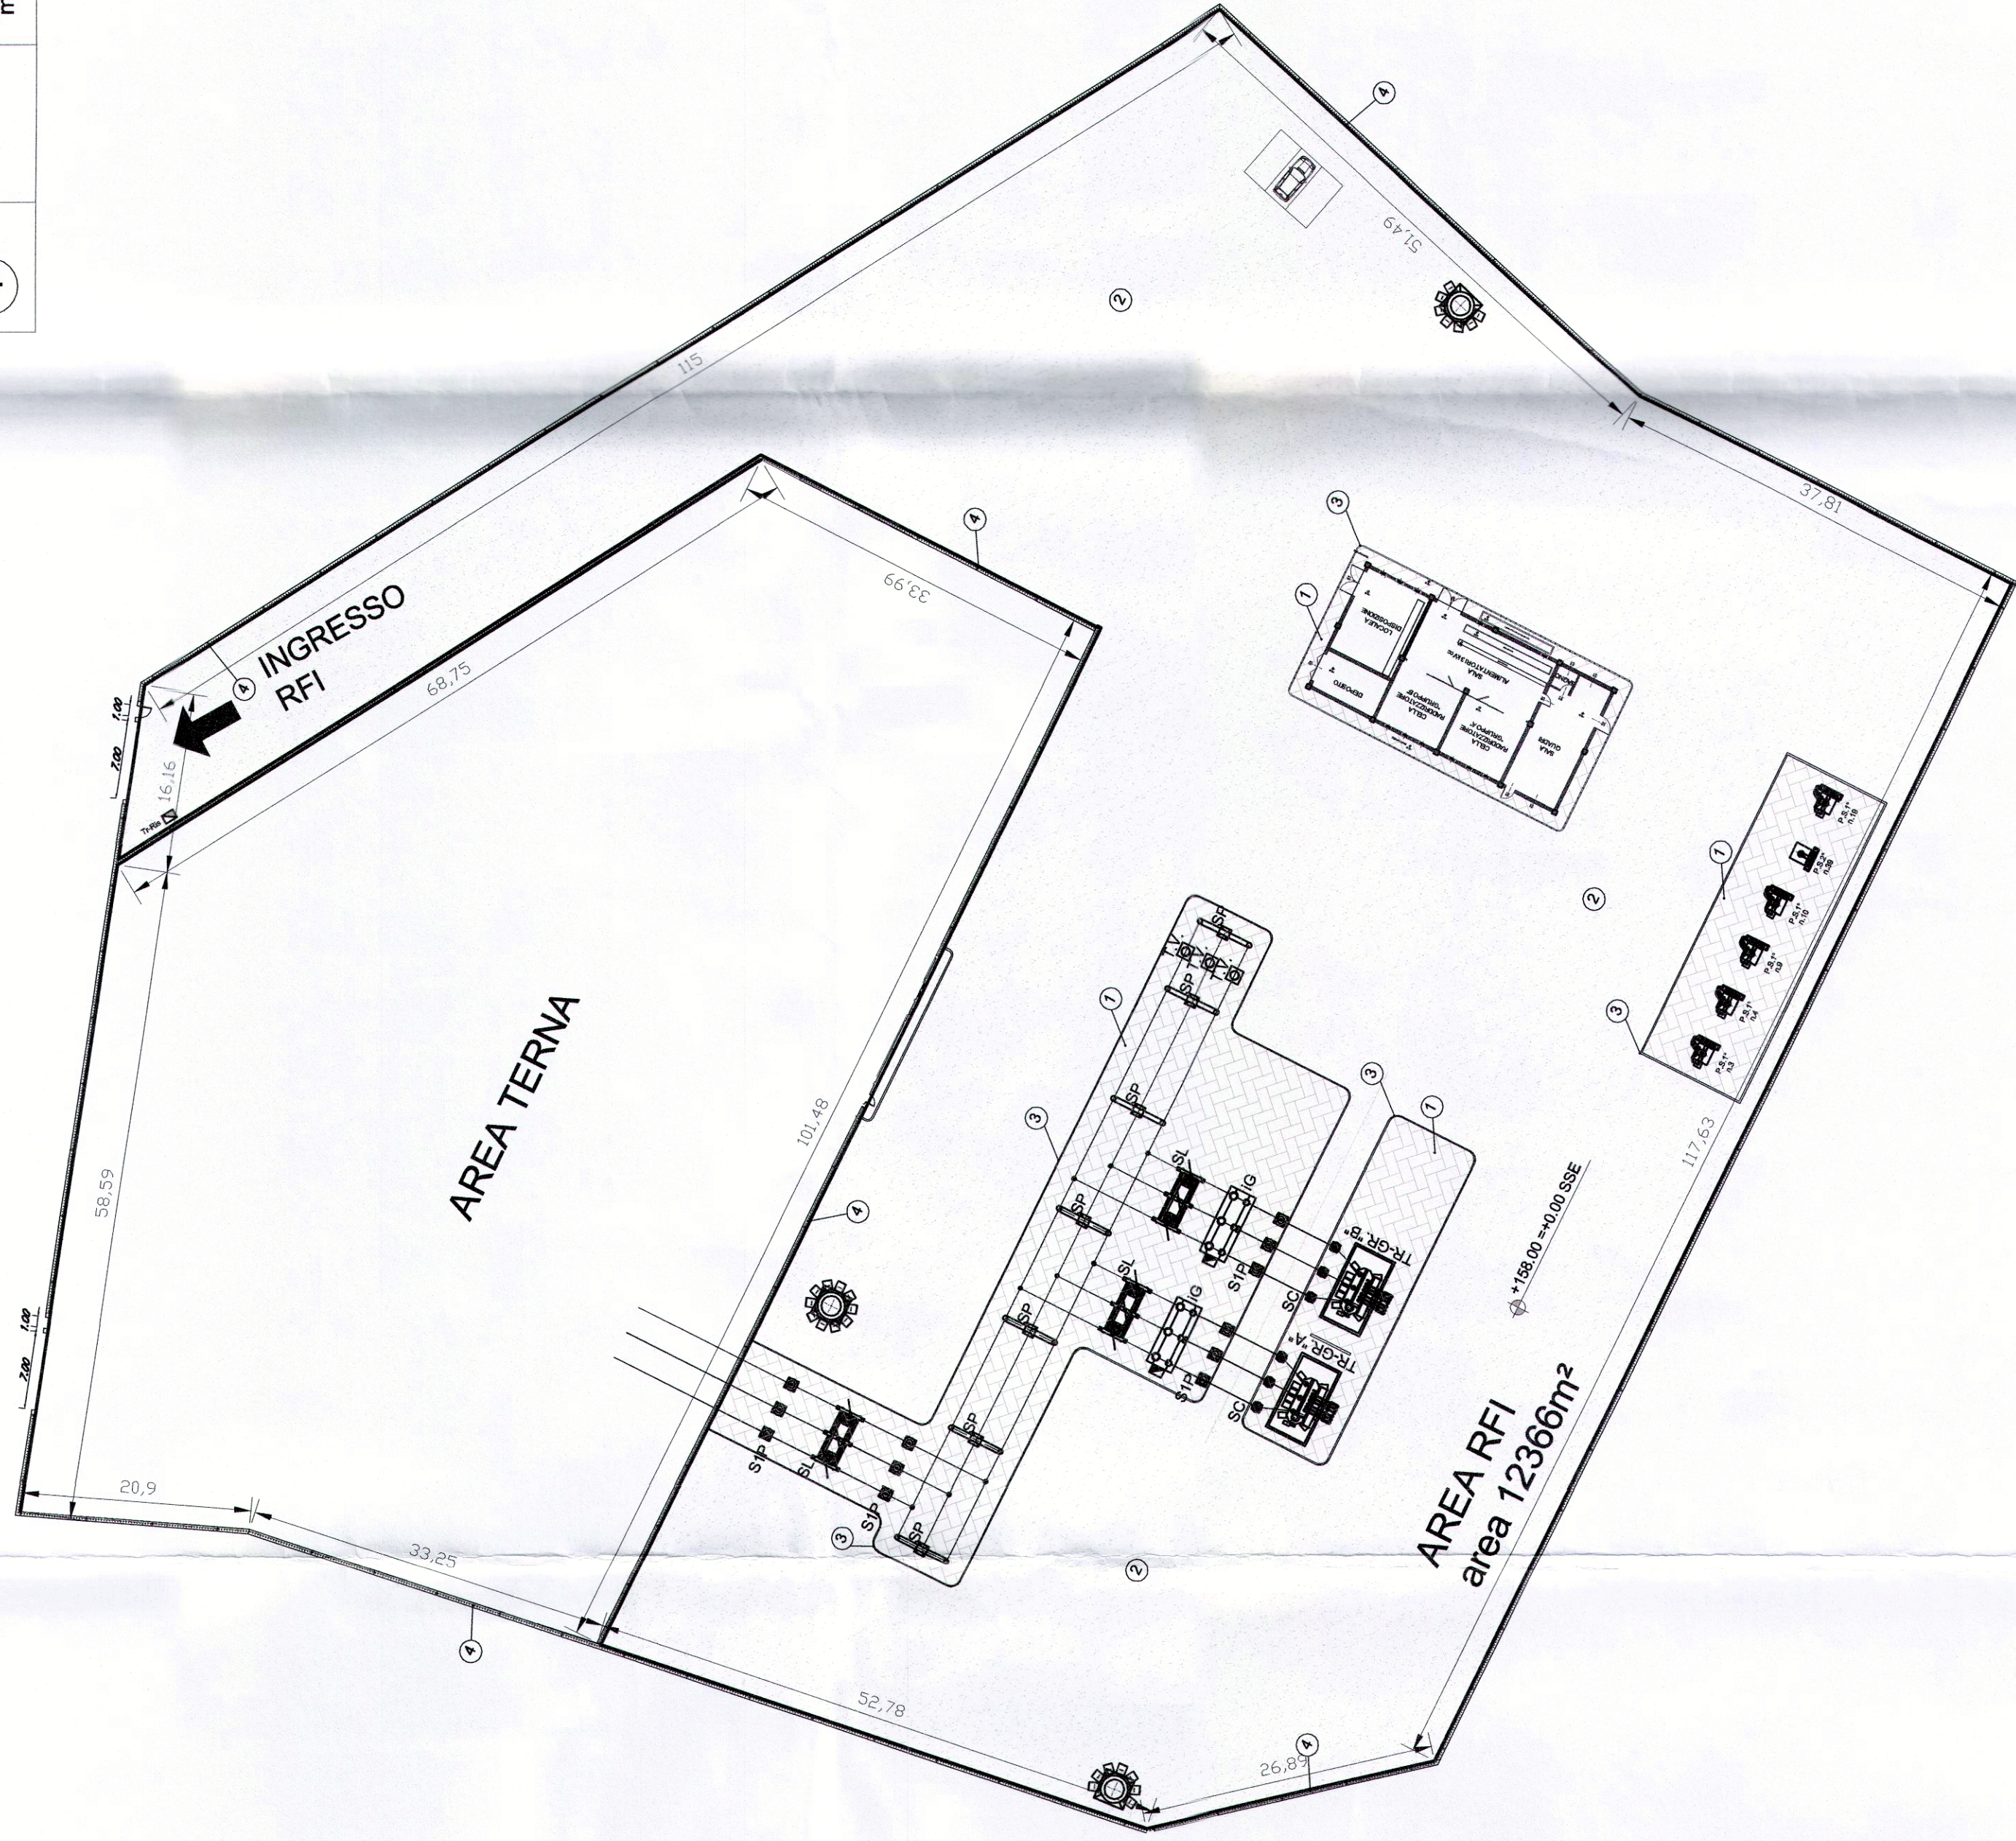


LEGENDA

SIMBOLO	DESCRIZIONE	SIMBOLO	DESCRIZIONE
PS1*	Palo sezionatore 1° fila	IL	Interruttore di Linea
PS2*	Palo sezionatore 2° fila	TO	Selegno di coragggio di ralicco
SL	Stazione di linea (relativo)	TV	Trasformatore di Tensione
SS	Sezionatore di sbarra (relativo)	TA	Trasformatore di Corrente
SG	Sezionatore di gruppo (relativo)	SP	Selegno portaisolatori tipone per supporto sbarra
TR-GR-X*	Trasformatore di gruppo A, B	S1p	Selegno portaisolatori unipolare per supporto sbarra
	Torre filo h=25m a corona mobile Proiettori IP65 ottica asimmetrica Lampada SAP 400W		Torre filo h=18m a corona mobile Proiettori IP65 ottica asimmetrica Lampada SAP 400W
SC	Scaricatore di sovratensioni lab AT	TR-Ris.	Trasformatore di isolamento
IG	Interruttore di Gruppo	◀	Proiettore IP65 - Ottica simmetrica Lampada SAP 250W - Inst. su recinzione

NOTE

Tutte le quote sono espresse in metri

COMMITTENTE:

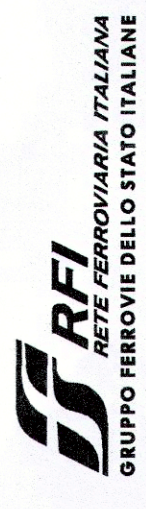

GRUPPO FERROVIE DELLO STATO ITALIANE

PROGETTAZIONE:



GRUPPO FERROVIE DELLO STATO ITALIANE

DIREZIONE TECNICA
U.O. TECNOLOGIE CENTRO
PROGETTO DEFINITIVO

ITINERARIO NAPOLI - BARI
RADDOPPIO TRATTA APICE - ORSARA
I LOTTO FUNZIONALE APICE - HIRPINIA

ELABORATI A CARATTERE GENERALE

SSE Apice - Piazzale di SSE/Sistemazione aree e viabilità

SCALA:

1:500

COMMESSA LOTTO FASE ENTE TIPO DOC. OPERA/DISCIPLINA PROGR. REV.

IF0G 01 D 18 P8 SE0100 003 A

Reviz.	Descrizione	Redatto	Data	Verificato	Data	Approvato	Data	Autorizzato	Data
A	Emissione Esecutiva	G. Perna	07/2017	M. Caputo	07/2017	D. Apice	07/2017	G. Perna	07/2017

File: IFXG01D18PSE0100003_2.dwg

n. Elab. 699