




DISTRIBUZIONE IMPIANTO ELETTRICO NUOVO MOLO – scala 1:200

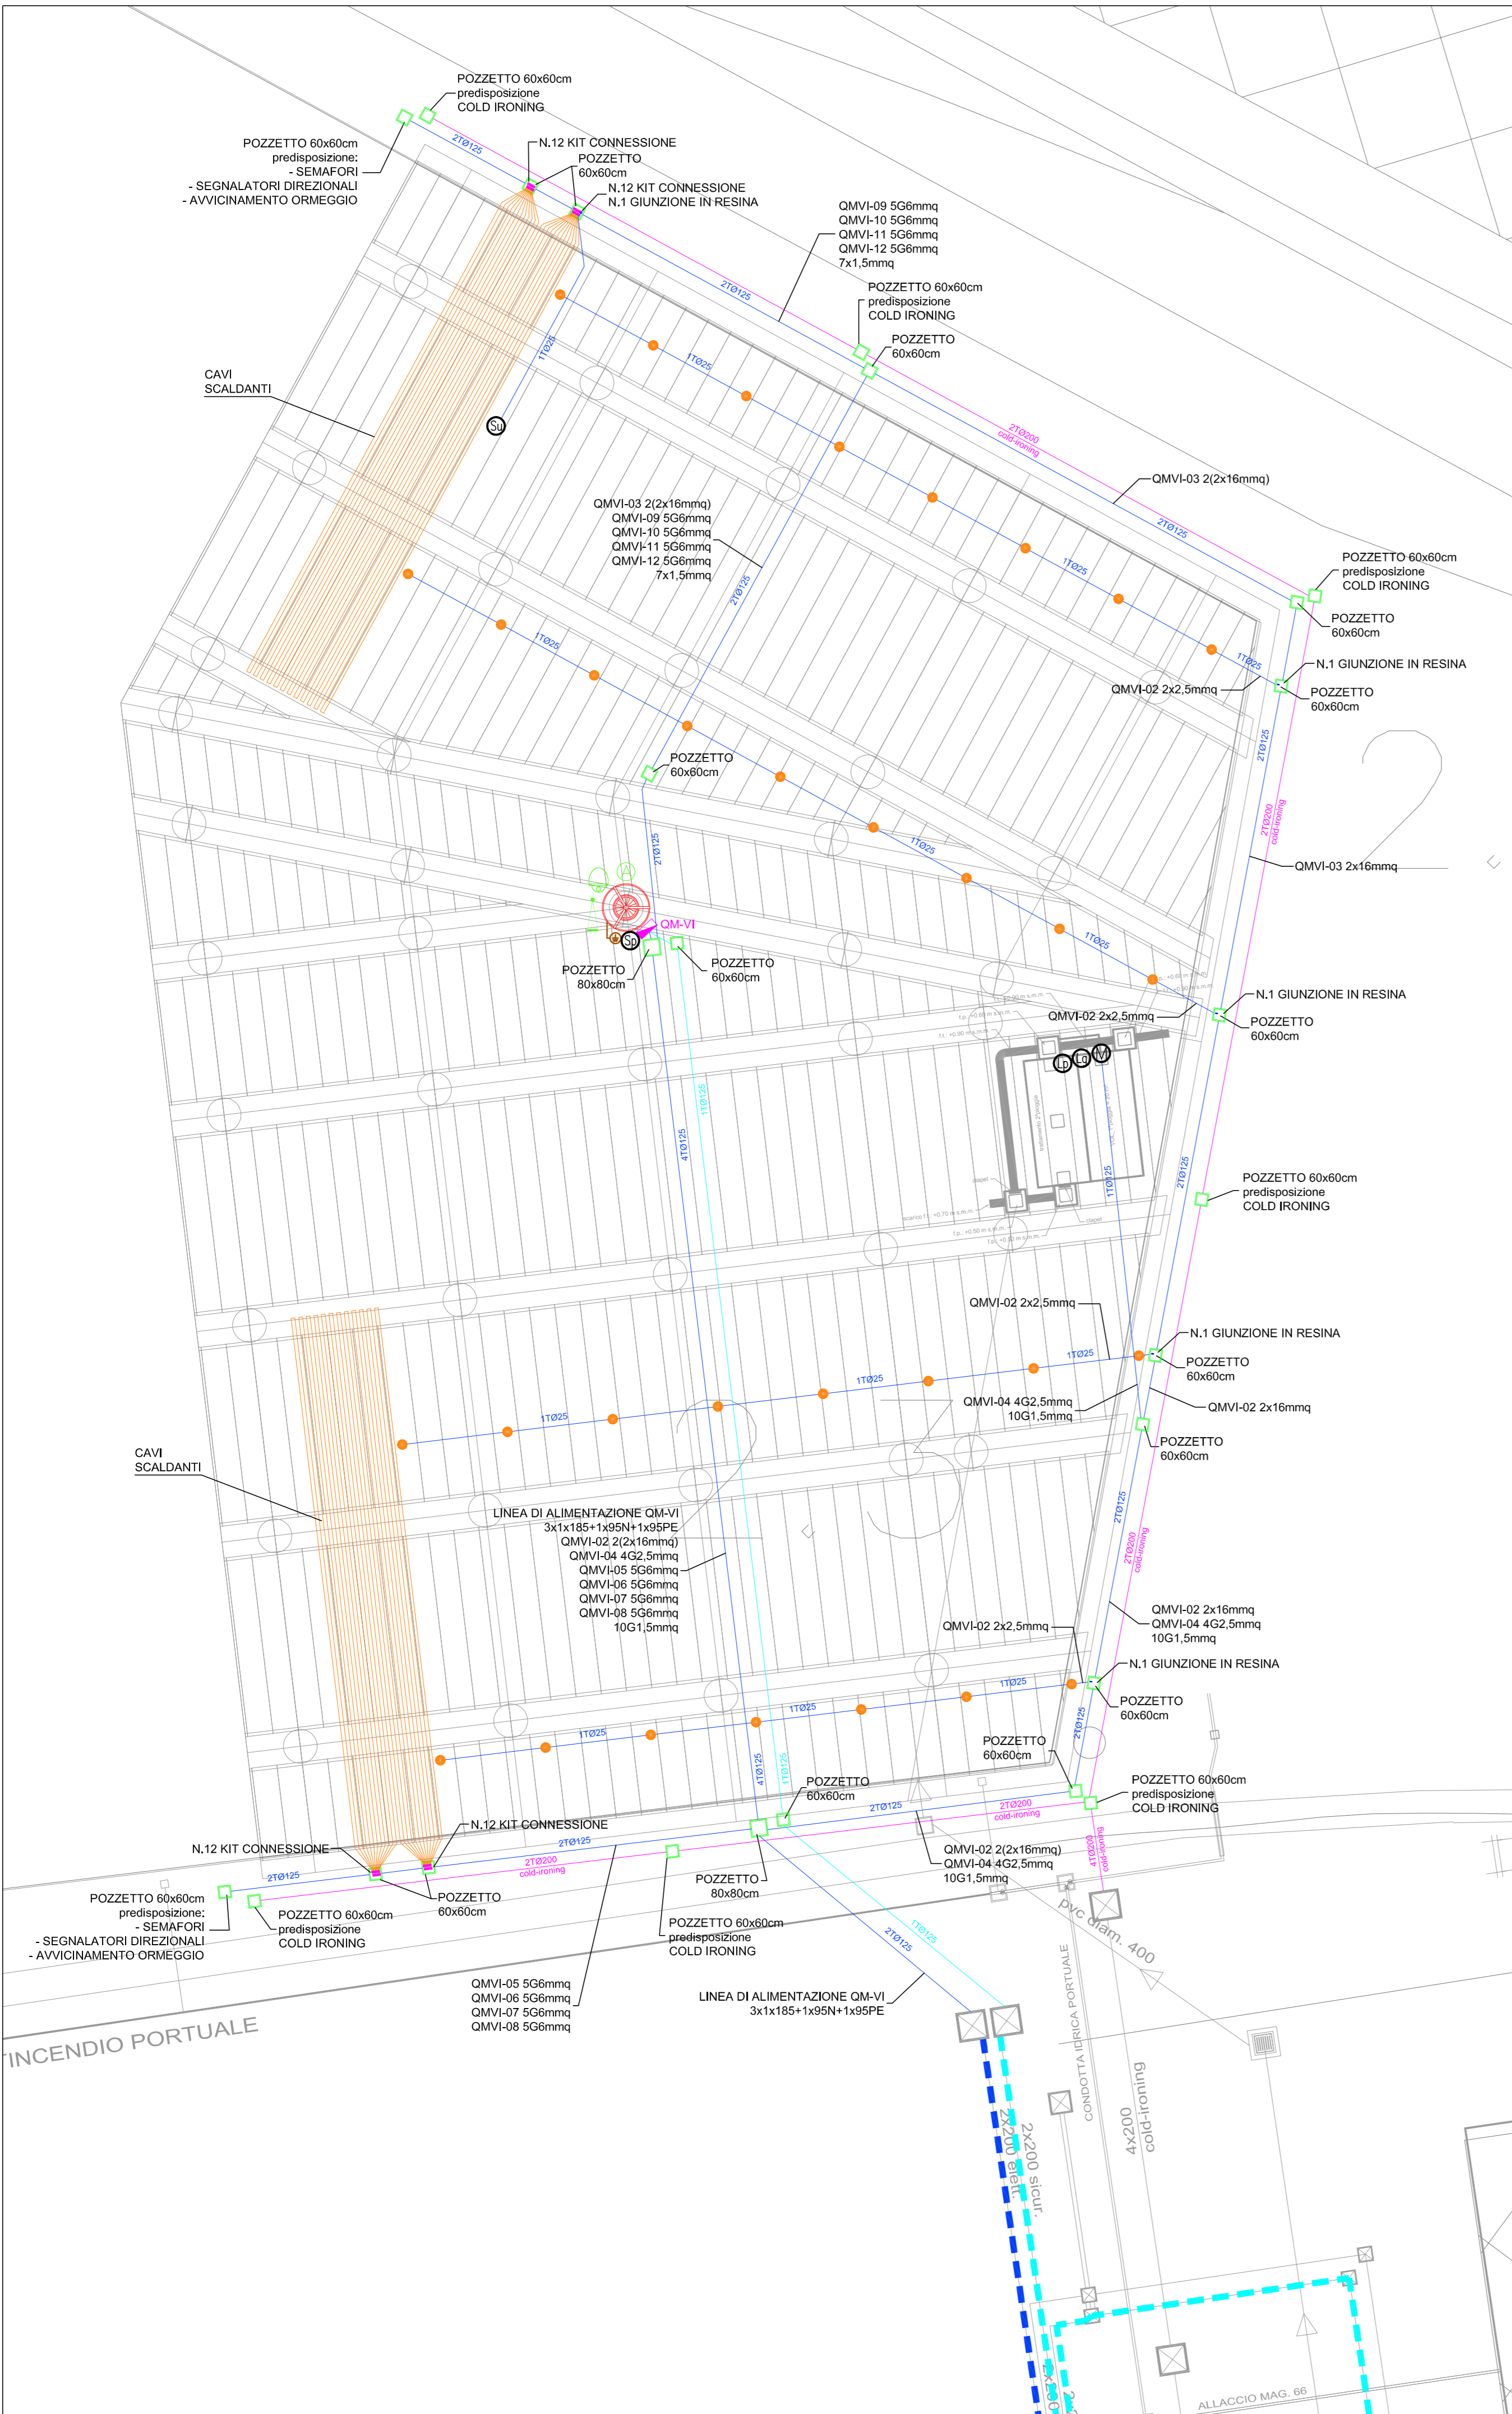

INQUADRAMENTO GENERALE

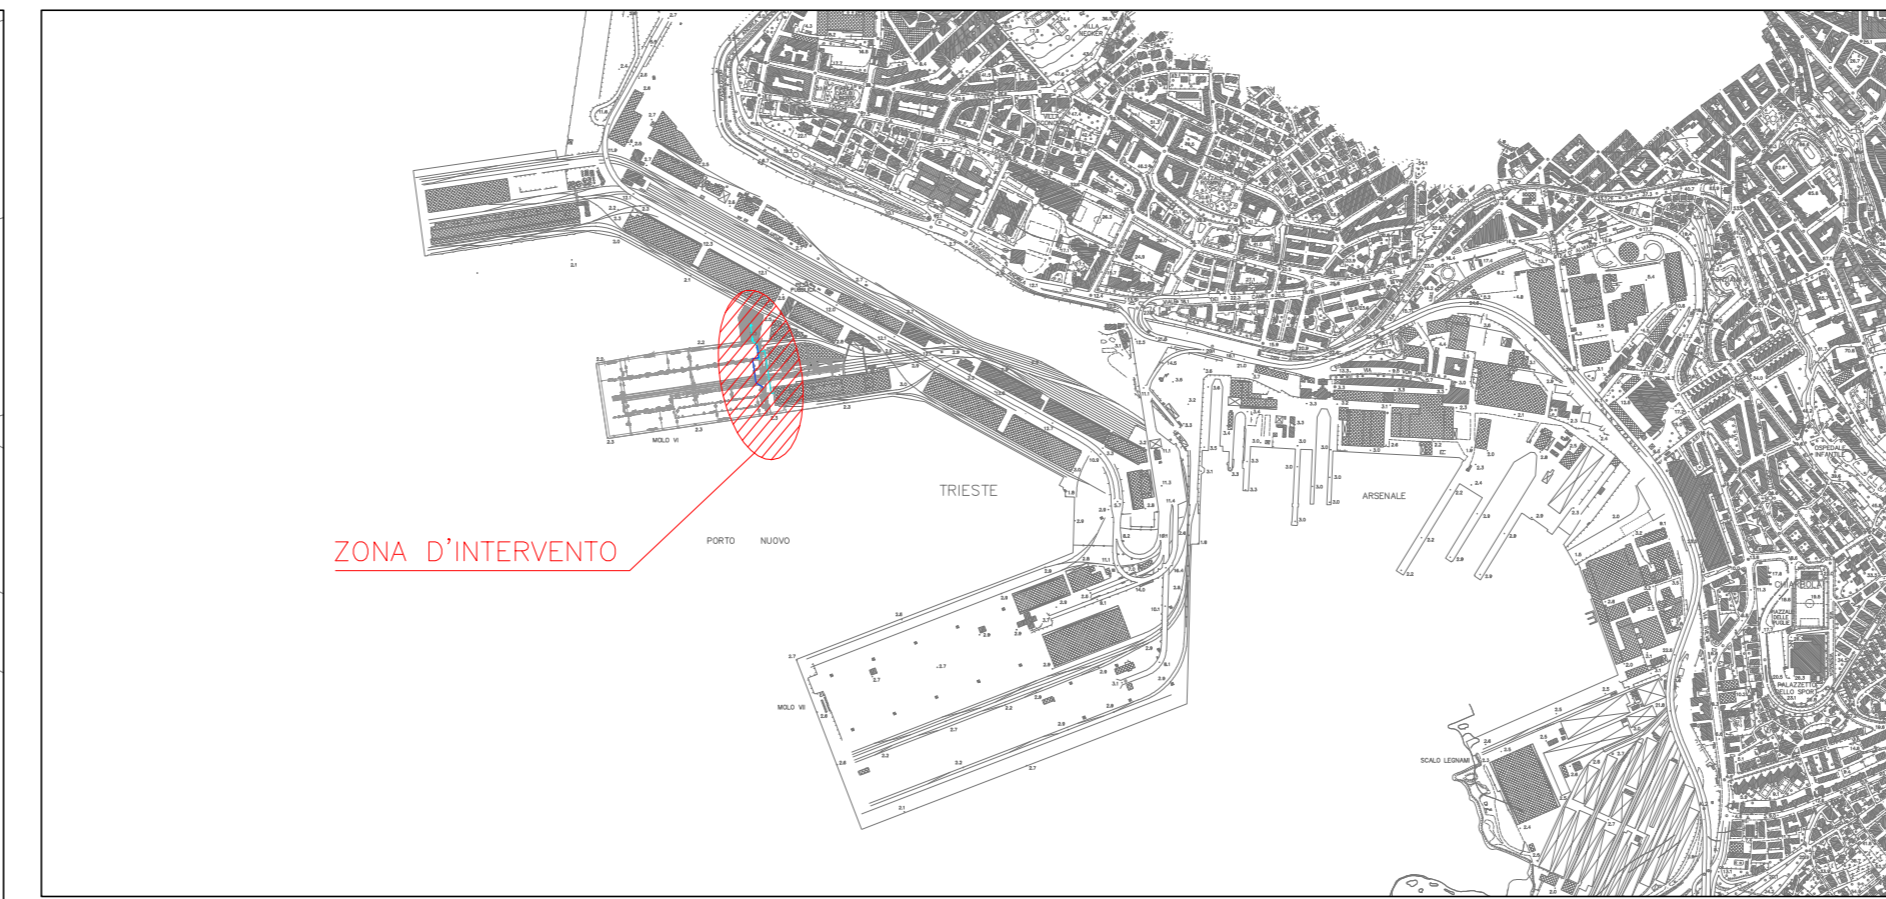

LINEA ALIMENTAZIONE NUOVO MOLO – scala 1:500

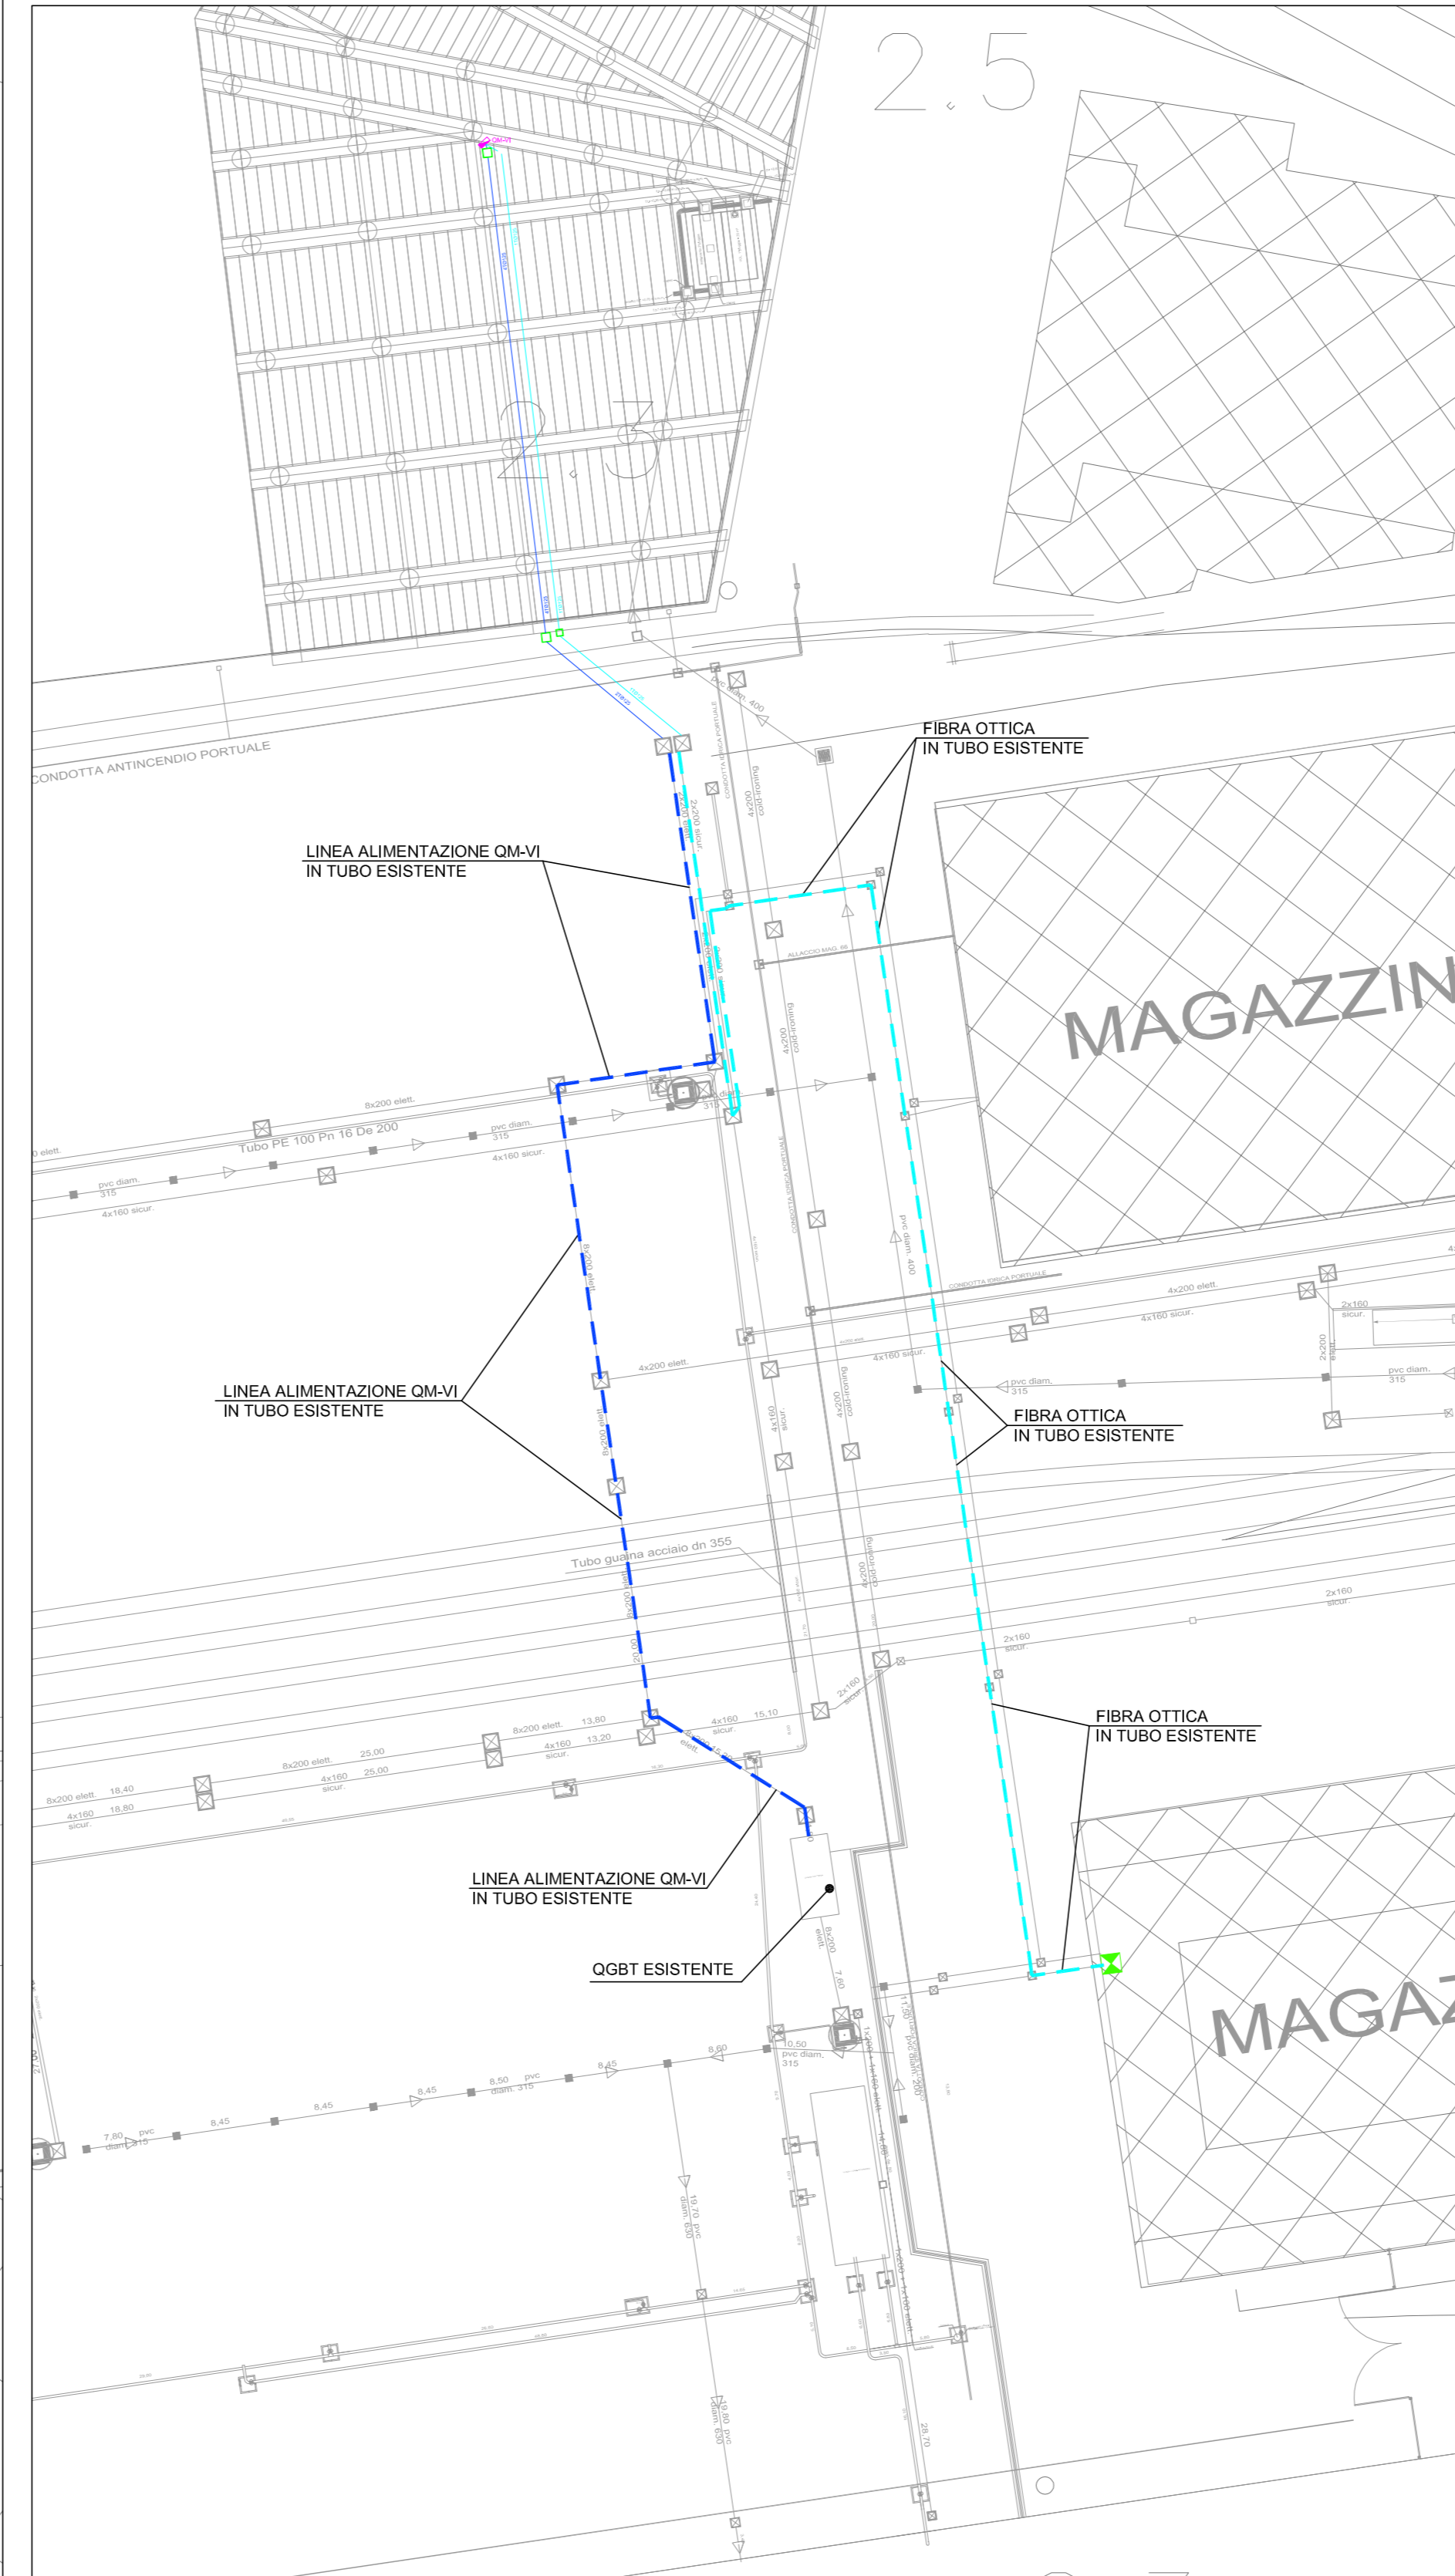

LEGENDA

	QUADRO ELETTRICO
	TORRE FARO CON PROIETTORI A LED DIMMERABILI
	ANTENNA SISTEMA WI-FI SU TORRE FARO
	TVCC TIPO DOME SU TORRE FARO
	ANEMOMETRO SU TORRE FARO
	ARMADIO DATI ESISTENTE
	MARKER STRADALE A LED INCASSATO A PAVIMENTO
	POMPA DI SOLLEVAMENTO ACQUE (FORNITURA TERZI)
	SONDA DI TEMPERATURA E UMIDITA' PER IMPIANTO CAVI SCALDANTI
	SENSORE DI PIOGGIA (FORNITURA TERZI) INSTALLATO SOPRA AL QM-VI
	REGOLATORE DI LIVELLO A GALLEGGIANTE (FORNITURA TERZI)
	SONDA DI LIVELLO PIEZORESISTIVA (FORNITURA TERZI)
	COLLEGAMENTO AI FERRI DI ARMATURA
	NUOVE TUBAZIONI COLD IRONING
	NUOVE TUBAZIONI LINEE ELETTRICHE
	NUOVE TUBAZIONI LINEE DATI

NOTE:
 - IL SENSORE DI PIOGGIA E LE APPARECCHIATURE A SERVIZIO DELL'IMPIANTO TRATTAMENTO ACQUE SONO ESCLUSI DALLA FORNITURA E POSA, E' PREVISTO IL SOLO COLLEGAMENTO ELETTRICO.
 - LA DISPOSIZIONE DELLE APPARECCHIATURE E' DA RITENERSI PURAMENTE INDICATIVA E DOVRA' ESSERE VERIFICATA E CONCORDATA IN LOCO CON LA COMMITTENTE E/O DIREZIONE LAVORI.

AUTORITA' DI SISTEMA PORTUALE DEL MARE ADRIATICO ORIENTALE - Porto di Trieste

INTERVENTI DI AMPLIAMENTO ALLA RADICE DEL MOLO VI
PROG. A.P.T. N. 1801

<p>PROGETTO</p> <p>STUDIO ALTIERI SPA Via Corfù, 69/8 34138 Trieste (TS) Tel. 0432/37300 Fax 0432/37375 e-mail: info@studioaltieri.it</p>		<p>RESPONSABILI</p> <p>ALPE PROGETTI Via S. Fermo, 11 - 33100 - Udine Tel. 0432/526179 - Fax 0432/524309 e-mail: alpe@alpeprogetti.it</p>	
<p>PROGETTANDO Via Enrico Dandolo, 1 34100 Porto di Giacco (PD) Tel. 0429/106022 e-mail: info@progettaendo.it</p>		<p>dot. geol. Umberto Stefanel Via G. Tullio n° 13 33100 Udine Tel/Fax 0432/513442 - Mob. 348.603720 u.stefanel@univis.it umberto.stefanel@assozonaportuale.it</p>	

PROGETTO DEFINITIVO

<p>TITOLO IMPIANTI ELETTRICI PLANIMETRIA GENERALE E DI DETTAGLIO</p>		<p>ELABORATO IE5001</p>			
<p>NOME FILE IE5001.dwg</p>		<p>SCALA 1:500 / 1:200</p>			
REV	DATA	DESCRIZIONE	REDATTO	VERIFICATO	APPROVATO
00	30-04-2017	EMISSIONE	E.Ostl	E.Ostl	D.Turolla

RESPONSABILE UNICO DEL PROCEDIMENTO
 dot.ing. Eric Marcone