


PLANIMETRIA CON UBICAZIONE IMPIANTO IDRICO-ANTINCENDIO

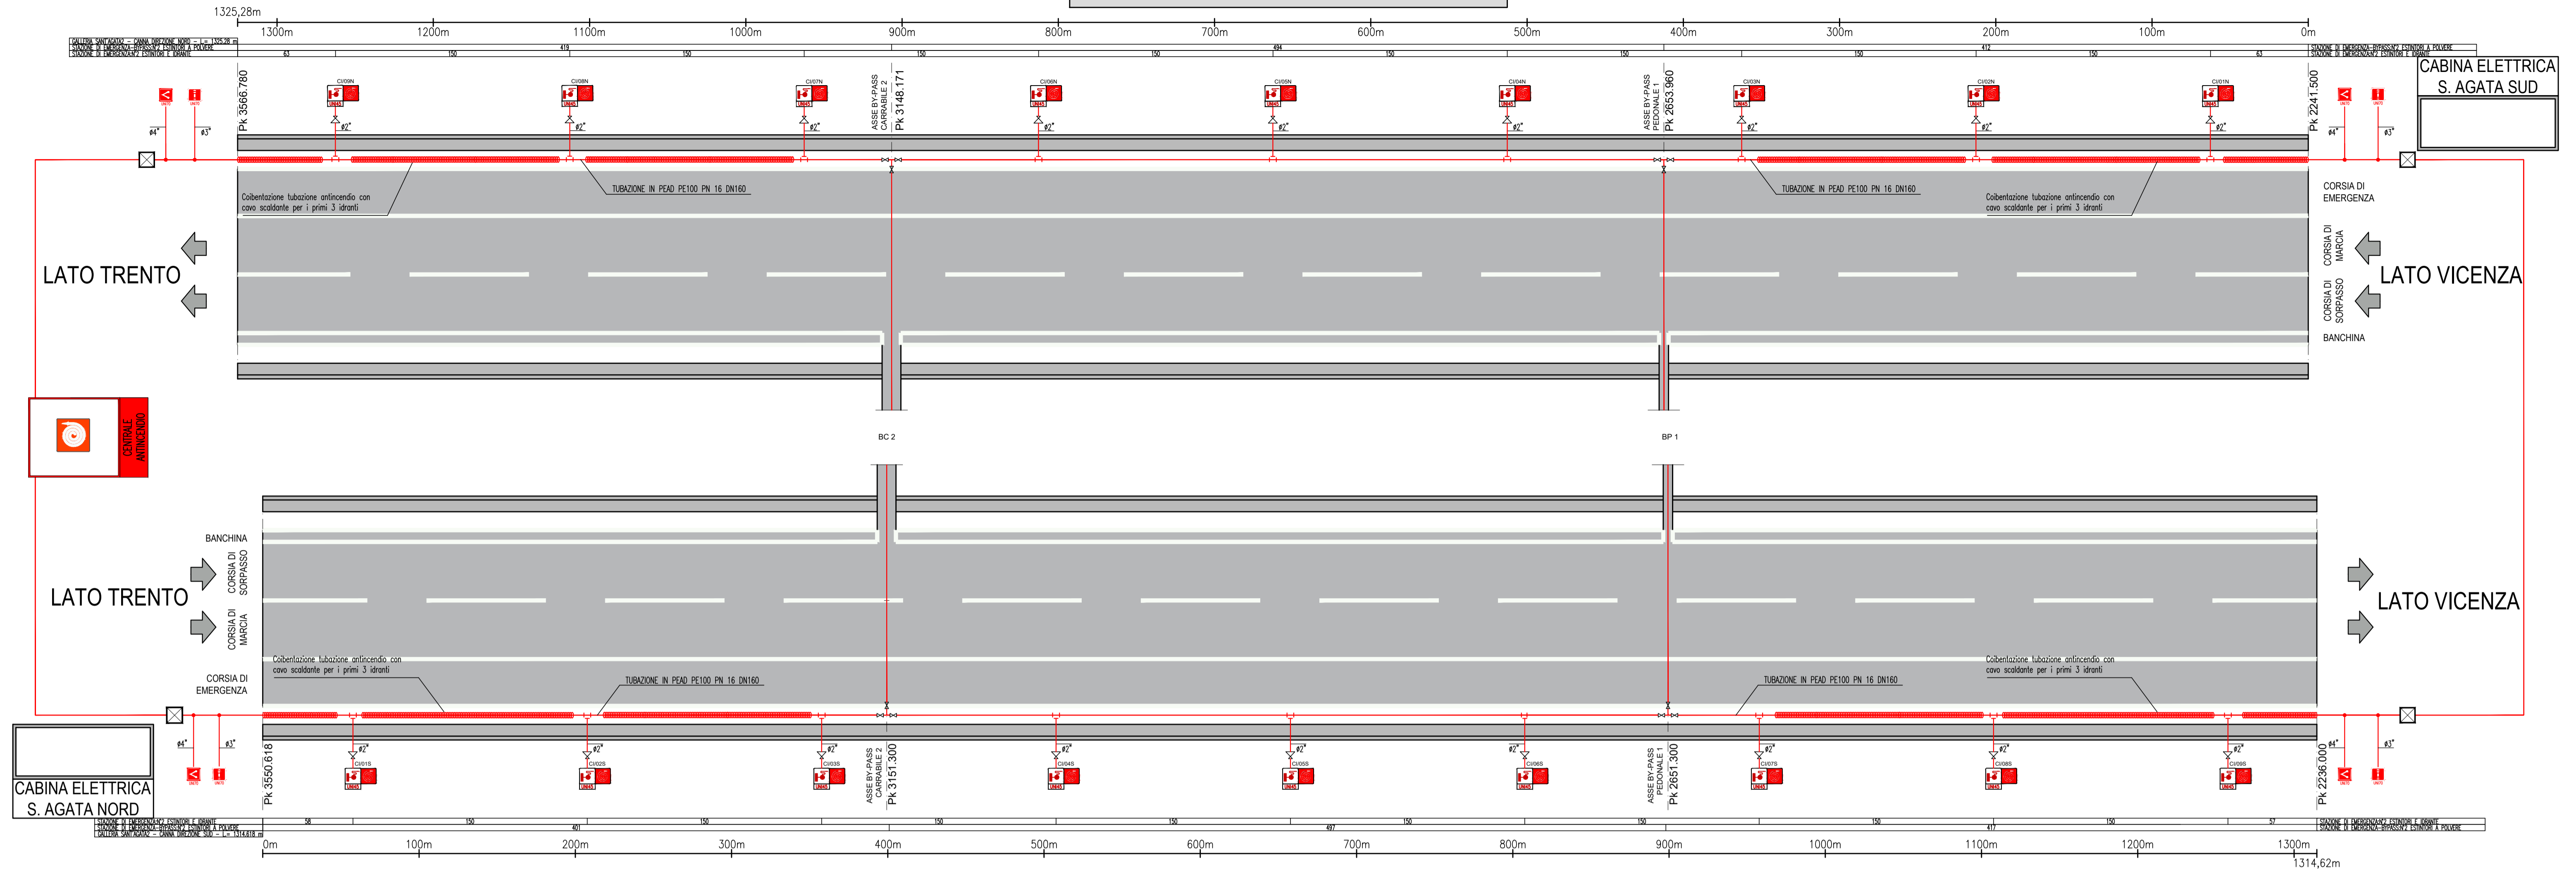

LEGENDA SIMBOLI ANTINCENDIO	
	CASSETTA IDRANTE UNI45 (CON CORREDO DI TUBAZIONE FLESSIBILE DA 30M E LANCIA EROGATRICE) n = NUMERO PROGRESSIVO DOTAZIONE IMPIANTISTICA dir. = ASSE SUD/NORD
	IDRANTE UNI70 (CON CORREDO DI TUBAZIONE FLESSIBILE DA 30M E LANCIA EROGATRICE) IN CORRISPONDENZA DEGLI IMBOCCHI
	DOPPIO ATTACCO DI MANDATA UNI70 PER AUTOPOMPA VVF IN CORRISPONDENZA DEGLI IMBOCCHI
	TUBAZIONE ANTINCENDIO PEAD 100 PN 16 DN160
	CAVO SCALDANTE AUTOREGOLANTE CON TERMOSTATO 12W/M
	VALVOLA A FARFALLA CON CHIAVE ASPORTABILE PN 16
	RIDUTTORE DI PRESSIONE (CAMPO -1,5-10 bar) - PN25
	POZZETTO D'ISPEZIONE CON CHIUSINO CARRABILE DOTATO DI VALVOLE DI SEZIONAMENTO

NOTA:
I giunti di transizione PEAD-acciaio per gli stacchi idranti e le valvole di sezionamento in corrispondenza dei by-pass sono installati in pozzetti di ispezione con chiusino carrabile. Si rimanda agli elaborati dei particolari tipologici per maggiori dettagli.

AUTOSTRADA
BRESCIA - VERONA - VICENZA - PADOVA

Autostrada Brescia Verona Vicenza Padova S.p.A.
Via Flavio Gioia 71 37136 Verona
tel. 0458272222 Fax 0458200051 Casella Postale 460M www.autospd.it
AREA COSTRUZIONI AUTOSTRADALI

AUTOSTRADA VALDASTICO A31 NORD

1° LOTTO Piovene Rocchette - Valle dell'Astico

PROGETTO DEFINITIVO

COMMITTENTE
AUTOSTRADA BRESCIA VERONA VICENZA PADOVA S.p.A.
Area Costruzioni Autostradali

PRESTATORE DI SERVIZI:
CONSORZIO RAETIA

RAPPRESENTANTE: Dott. Ing. Alberto Scotti

CAPO COMMESSA PER LA PROGETTAZIONE
Dott. Ing. Gabriella Costantini

PROGETTAZIONE:
PROMETEO

RESPONSABILE DELLA PROGETTAZIONE
TRA LE PRESTAZIONI SPECIALISTICHE:
Technik S.p.A. & Ing. Andrea Renzo

ING. ANDREA RENZO

CUP: G21B1 30006 60005
WBS: 825.A31N11
COMMESSA: J16L1

ELABORATO: IMPIANTI
DOTAZIONI IMPIANTISTICHE DI GALLERIA
GALLERIA S. AGATA 2
PLANIMETRIA CON UBICAZIONE IMPIANTO IDRICO-ANTINCENDIO

Progressivo: **12 06 02 008 02** Rev. **02**

Scala: 1:200/2000

Nome File: J16L1_12_06_02_008_0101_OPD_02.dwg

Rev. Data Descrizione Redazione Controllo Approvazione

00	12/02/2017	PRIMA EMISSIONE	PROMETEOENGINEERING.IT - G. NOVELLI	F. RUSSO	A. FOCARACCI
01	04/03/2017	REVISIONE PER ADEGUAMENTO CARTIGLIO	PROMETEOENGINEERING.IT - G. NOVELLI	F. RUSSO	A. FOCARACCI
02	12/02/2017	RECEPIMENTO OSSERVAZIONI	PROMETEOENGINEERING.IT - G. NOVELLI	F. RUSSO	A. FOCARACCI

QU. PROG. FG. UV. REV.
J16L1_12_06_02_008_0101_OPD_02

IL PRESENTE DOCUMENTO NON POTRA' ESSERE COPiato, RIPRODOTTO O ALTAMENTE PUBBLICATO, IN TUTTO O IN PARTE, SENZA IL CONSENSO SCRITTO DELLA AUTOSTRADA BRESCIA-VERONA-VICENZA-PADOVA S.P.A. CON UTILIZZO NON AUTORIZZATO SARAN PERSEGUITO A NORMA DI LEGGE. THIS DOCUMENT MAY NOT BE COPIED, REPRODUCED OR PUBLISHED, EITHER IN PART OR IN ITS ENTIRETY, WITHOUT THE WRITTEN PERMISSION OF AUTOSTRADA BRESCIA-VERONA-VICENZA-PADOVA S.P.A. UNAUTHORIZED USE WILL BE PROSECUTED BY LAW.

