


DISEGNI DI RIFERIMENTO:	
LEGENDA	
	IDRANTE SOPRASUOLO NORMALIZZATO 2XUN170
	ATTACCO PER AUTOPOMPA VV.FF.

PIANTA CHIAVE

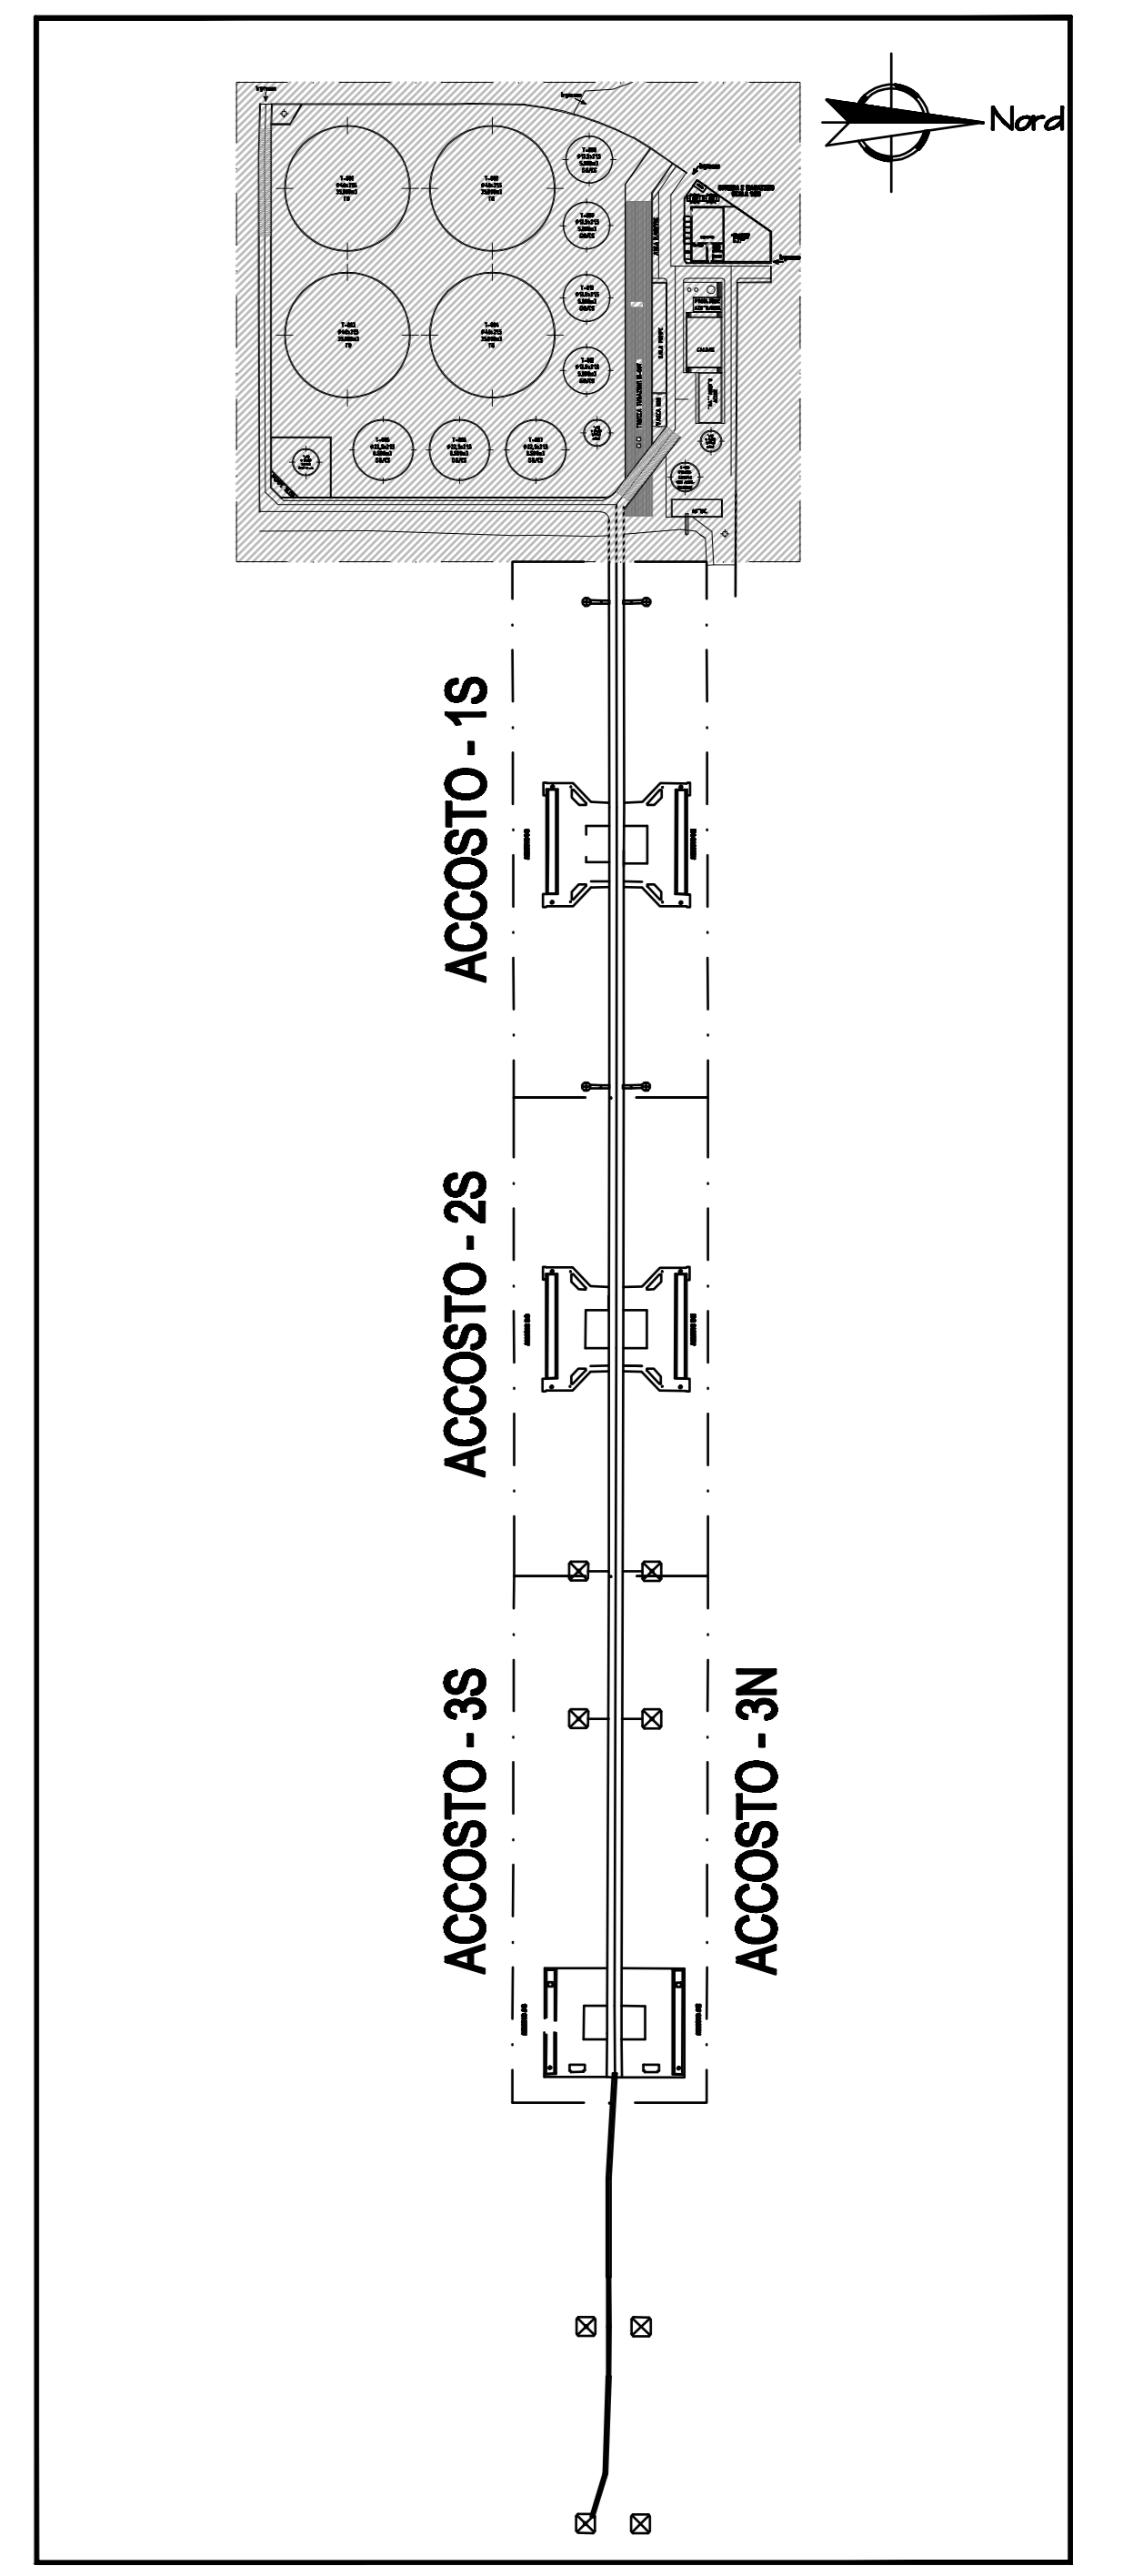

02	03/03/11	EMISSIONE PER PROGETTO DEFINITIVO	Ring Italiano	Med Engineering	Decol
01	14/01/11	EMISSIONE PER COSTRUZIONE	Ring Italiano	Med Engineering	Decol
00	20/12/10	EMISSIONE PER COMMENTI	Ring Italiano	Med Engineering	Decol
REV.	DATA	DESCRIZIONE	DISEGN.	CONTR.	APPROV.
DECAE: MEDITERANEO S.r.l. SEDE LEGALE: VIA TIRSO DI FRANCO 4 20019 - SORIANO (CR) www.decae.it			STUDIO NUOVO DEPOSITO STRALCIO PLANIMETRICO ANTINCENDIO E SCHIUMOGENO		
STABILIMENTO: AUGUSTA IMPIANTO: PUNTA CAUONO			COMMESSA: I.B._X1_PRL_103		
ELABORATO: MEDITERANEO S.r.l. Via TIRSO DI FRANCO 4 20019 - SORIANO (CR)		CONTROLLATO: MED ENGINEERING S.r.l. Via TIRSO DI FRANCO 4 20019 - SORIANO (CR)		APPROVATO: DECAE MEDITERANEO S.r.l. Via TIRSO DI FRANCO 4 20019 - SORIANO (CR)	
NOME FILE: C-15054-ANT-R-001_001_01.DWG		NOME FILE: 103_I.B._X1_PRL_103_001.dwg		SCALA: 1:200	DATA: 03/03/11