


DISEGNI DI RIFERIMENTO:

LEGENDA

■	PULSANTE DI ALLARME MANUALE
—R—	RILEVATORE A RAGGI INFRAROSSI
—T—	RILEVATORE TERMICO
—HC—	RILEVATORE DI IDROCARBURI IN ACQUA
⊗	AVVISATORE OTTICO-ACUSTICO ALLARME ANTINCENDIO

PIANTA CHIAVE

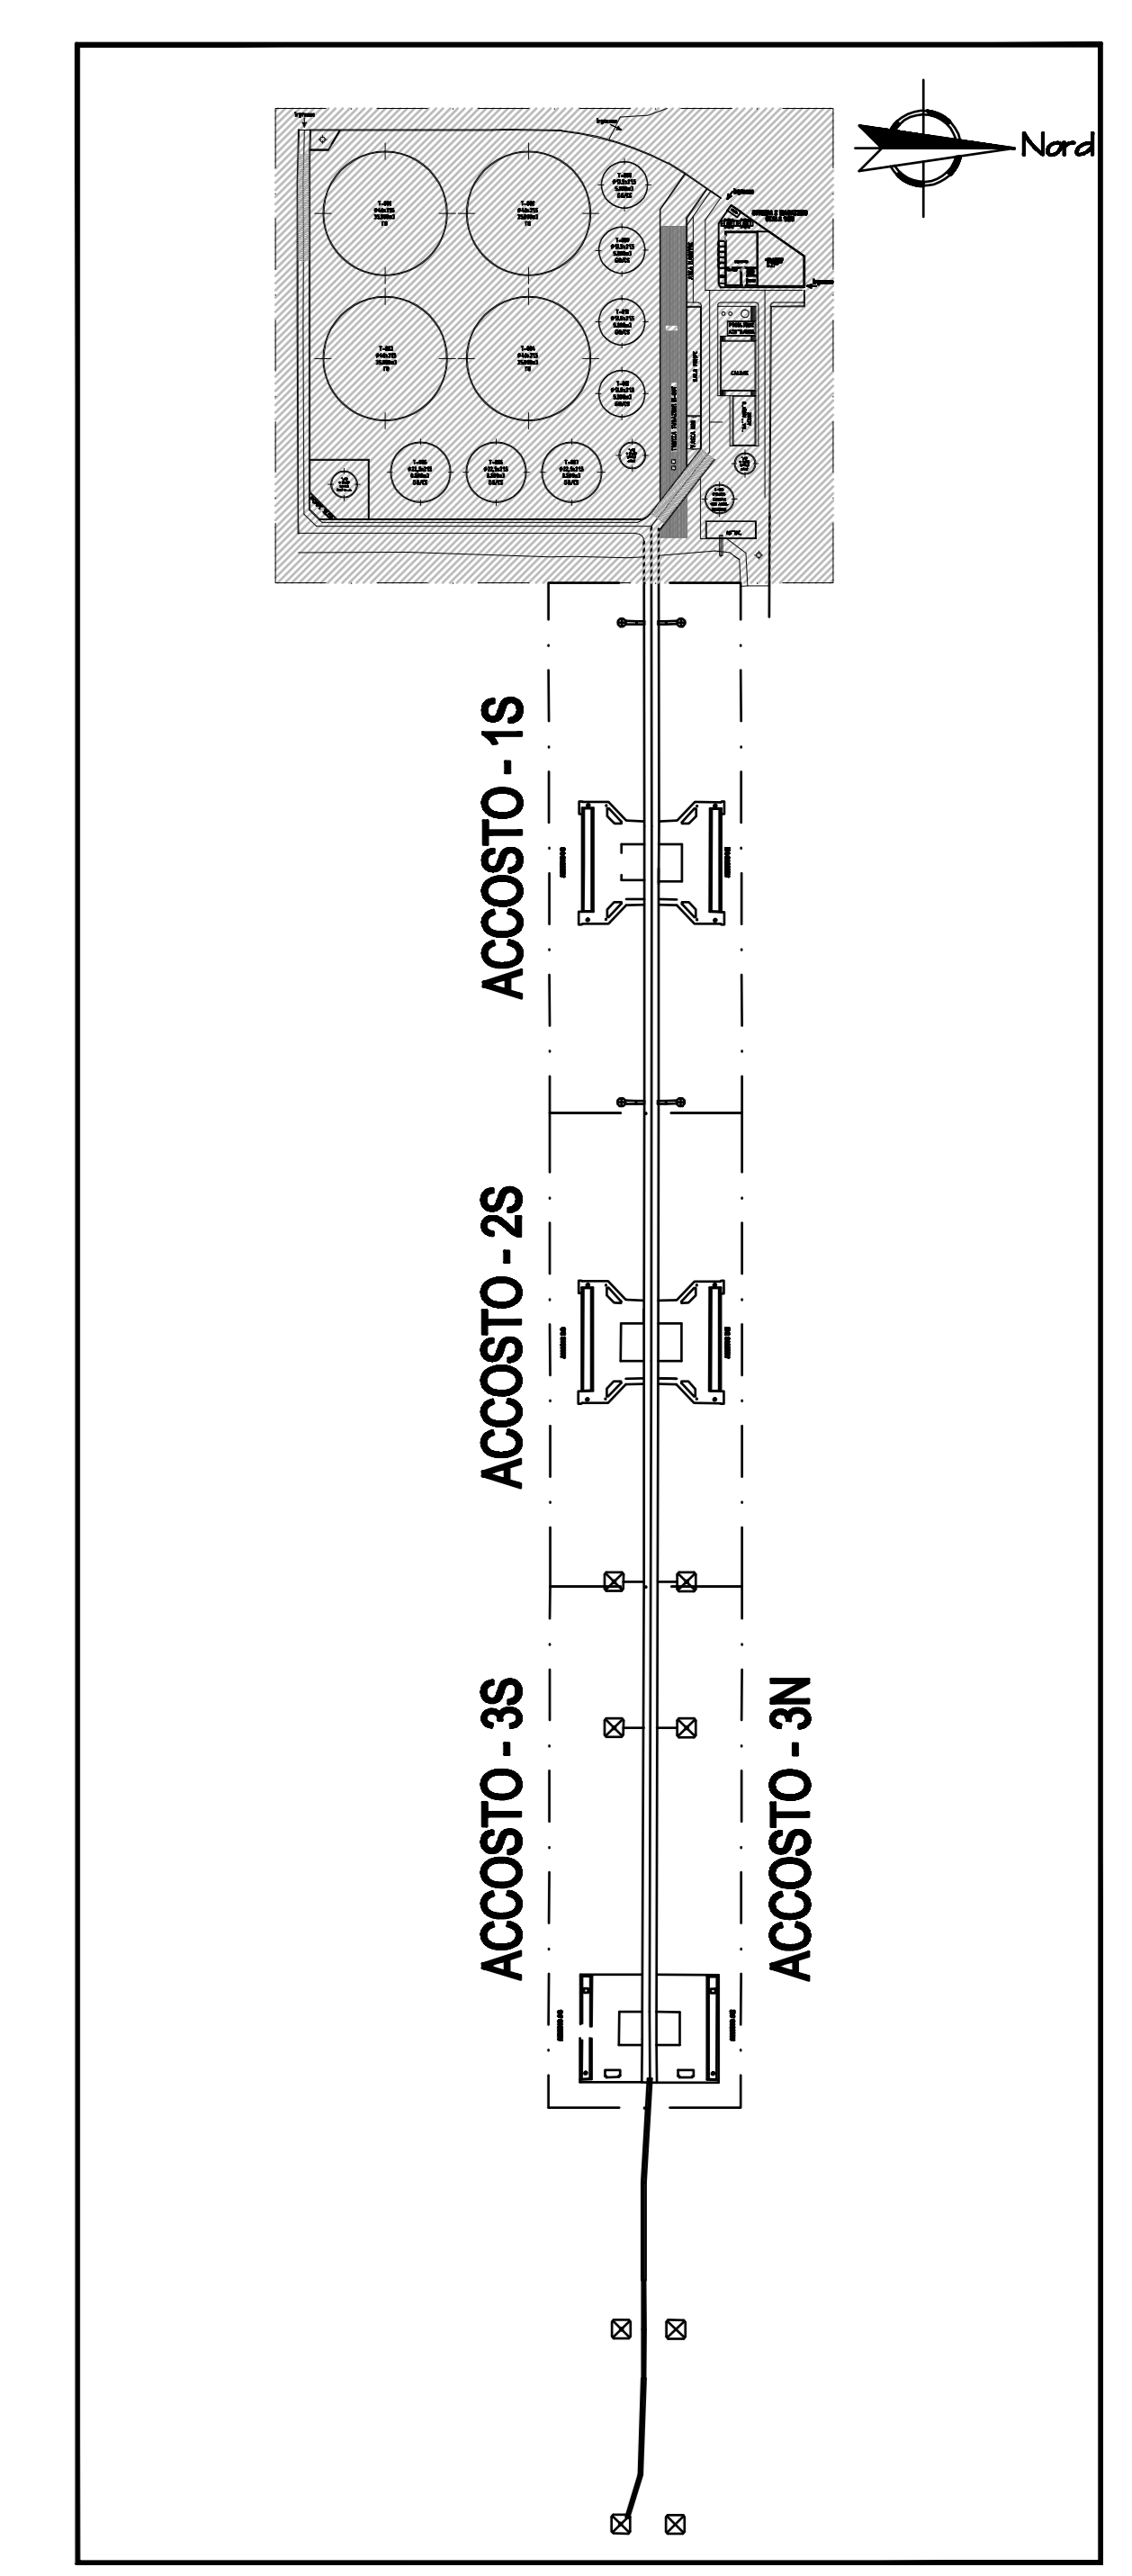

REV.	DATA	DESCRIZIONE	DESIGN.	CONTR.	APPROV.
02	03/03/11	EMMISSIONE PER PROGETTO DEFINITIVO	Ring Italiana Ingegneria S.r.l.	Med Engineering S.r.l.	Decol Medisano S.r.l.
01	14/01/11	EMMISSIONE PER COSTRUZIONE	Ring Italiana Ingegneria S.r.l.	Med Engineering S.r.l.	Decol Medisano S.r.l.
00	20/12/10	EMMISSIONE PER COMMENTI	Ring Italiana Ingegneria S.r.l.	Med Engineering S.r.l.	Decol Medisano S.r.l.

DECAL MEDITERRANEO S.r.l.
 SOCIETA' DI INGEGNERIA
 SEDE LEGALE:
 VIA TIRABASSI, 4
 50019 - SORIANA (CR)
 www.decal.it

STUDIO NUOVO DEPOSITO
 Oggetto:
STRALCIO PLANIMETRICO UBICAZIONE RILEVATORI

DECAL MEDITERRANEO S.r.l.
 SOCIETA' DI INGEGNERIA
 SEDE LEGALE:
 VIA TIRABASSI, 4
 50019 - SORIANA (CR)
 www.decal.it

STABILIMENTO: AUGUSTA **INFANZIO:** PUNTA CUDRO **COMMESSA:** I.B._X1_PRL_103

ELABORATO: **Ring Italiana Ingegneria S.r.l.**
 Via Tirabassi, 4
 50019 - SORIANA (CR)
 Tel. +39 - 0577 - 951188

CONTROLLATO: **Med Engineering S.r.l.**
 Via Tirabassi, 4
 50019 - SORIANA (CR)
 Tel. +39 - 0577 - 951188

APPROVATO: **Decol Medisano S.r.l.**
 Via Tirabassi, 4
 50019 - SORIANA (CR)
 Tel. +39 - 0577 - 951188

NOME FILE: C-15054-INT-R-002_001_00.DWG NOME FILE: I05_I.B._X1_PRL_103_0002.dwg SCALA: 1:200 FOGLIO: 1 di 2 DATA: 03/03/11
 Questo disegno è proprietà esclusiva della Società MED ENGINEERING S.r.l. Se la pubblica manifestazione lo autorizza e lo ritiene a fini.