


**LEGENDA**

--- Rete antincendio in pressione


■ Idranti rete antincendio

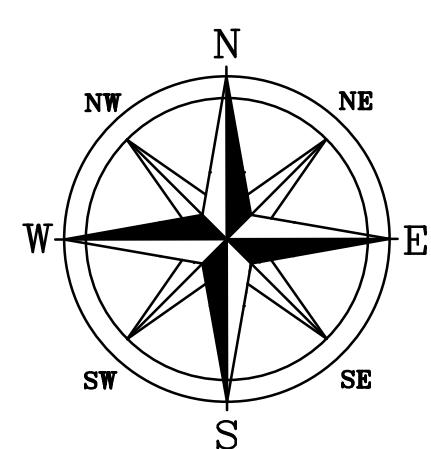

**COMUNE DI AMEGLIA**  
 Provincia La Spezia

Strumento Urbanistico Attuativo  
 (ex L.r. 24/1987 e s.m.i.)

**Progetto definitivo**  
**Marina Azzurra Yachting**

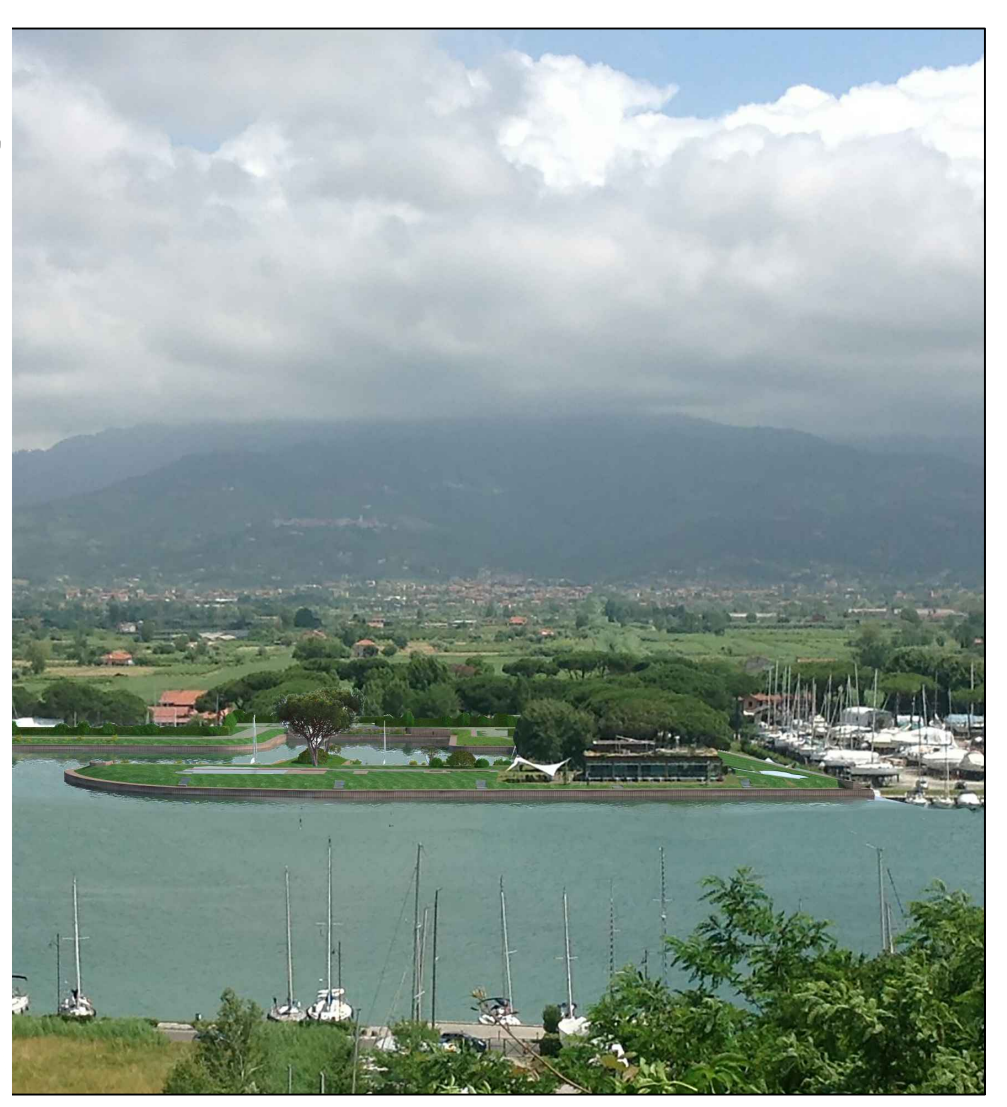

Proponente



**Marina Azzurra Yachting s.r.l.**  
 Sede Legale: Via Litoranea, 14  
 19031 Ameglia (SP)  
 Iscrizione Reg. Imp. di La Spezia  
 Partita Iva: 01253480113  
 Rea: Sp - 113325  
 Tel. +39.0187.64169  
 Fax. +39.0187.64960

Proprietari DELLA  
 Proprietario  
 Ing. Andrea Benvenuti  
 Studio tecnico - Hydrogeo  
 Arch. Elisabetta Berti  
 Studio tecnico - Hydrogeo  
 N. 478  
 Aspetti impiantistici  
 Ing. Andrea Benvenuti  
 Studio tecnico - Hydrogeo

**Aspetti geologici**  
 Geol. Pietro Curcio

**Aspetti urbanistici e demaniali**  
 Arch. Elisabetta Berti

**Aspetti paesaggistici**  
 Arch. Elisabetta Berti

**Aspetti ambientali**  
 Valutazione Impatto Ambientale (VIA)  
 Ing. Carlo Grassi

prima emissione	10/02/2017
revisioni	1
	2
	3

**Planimetria rete antincendio**

**ST07**  
 scala 1:500