


PIANTA CHIAVE  
(Fuori Scala)

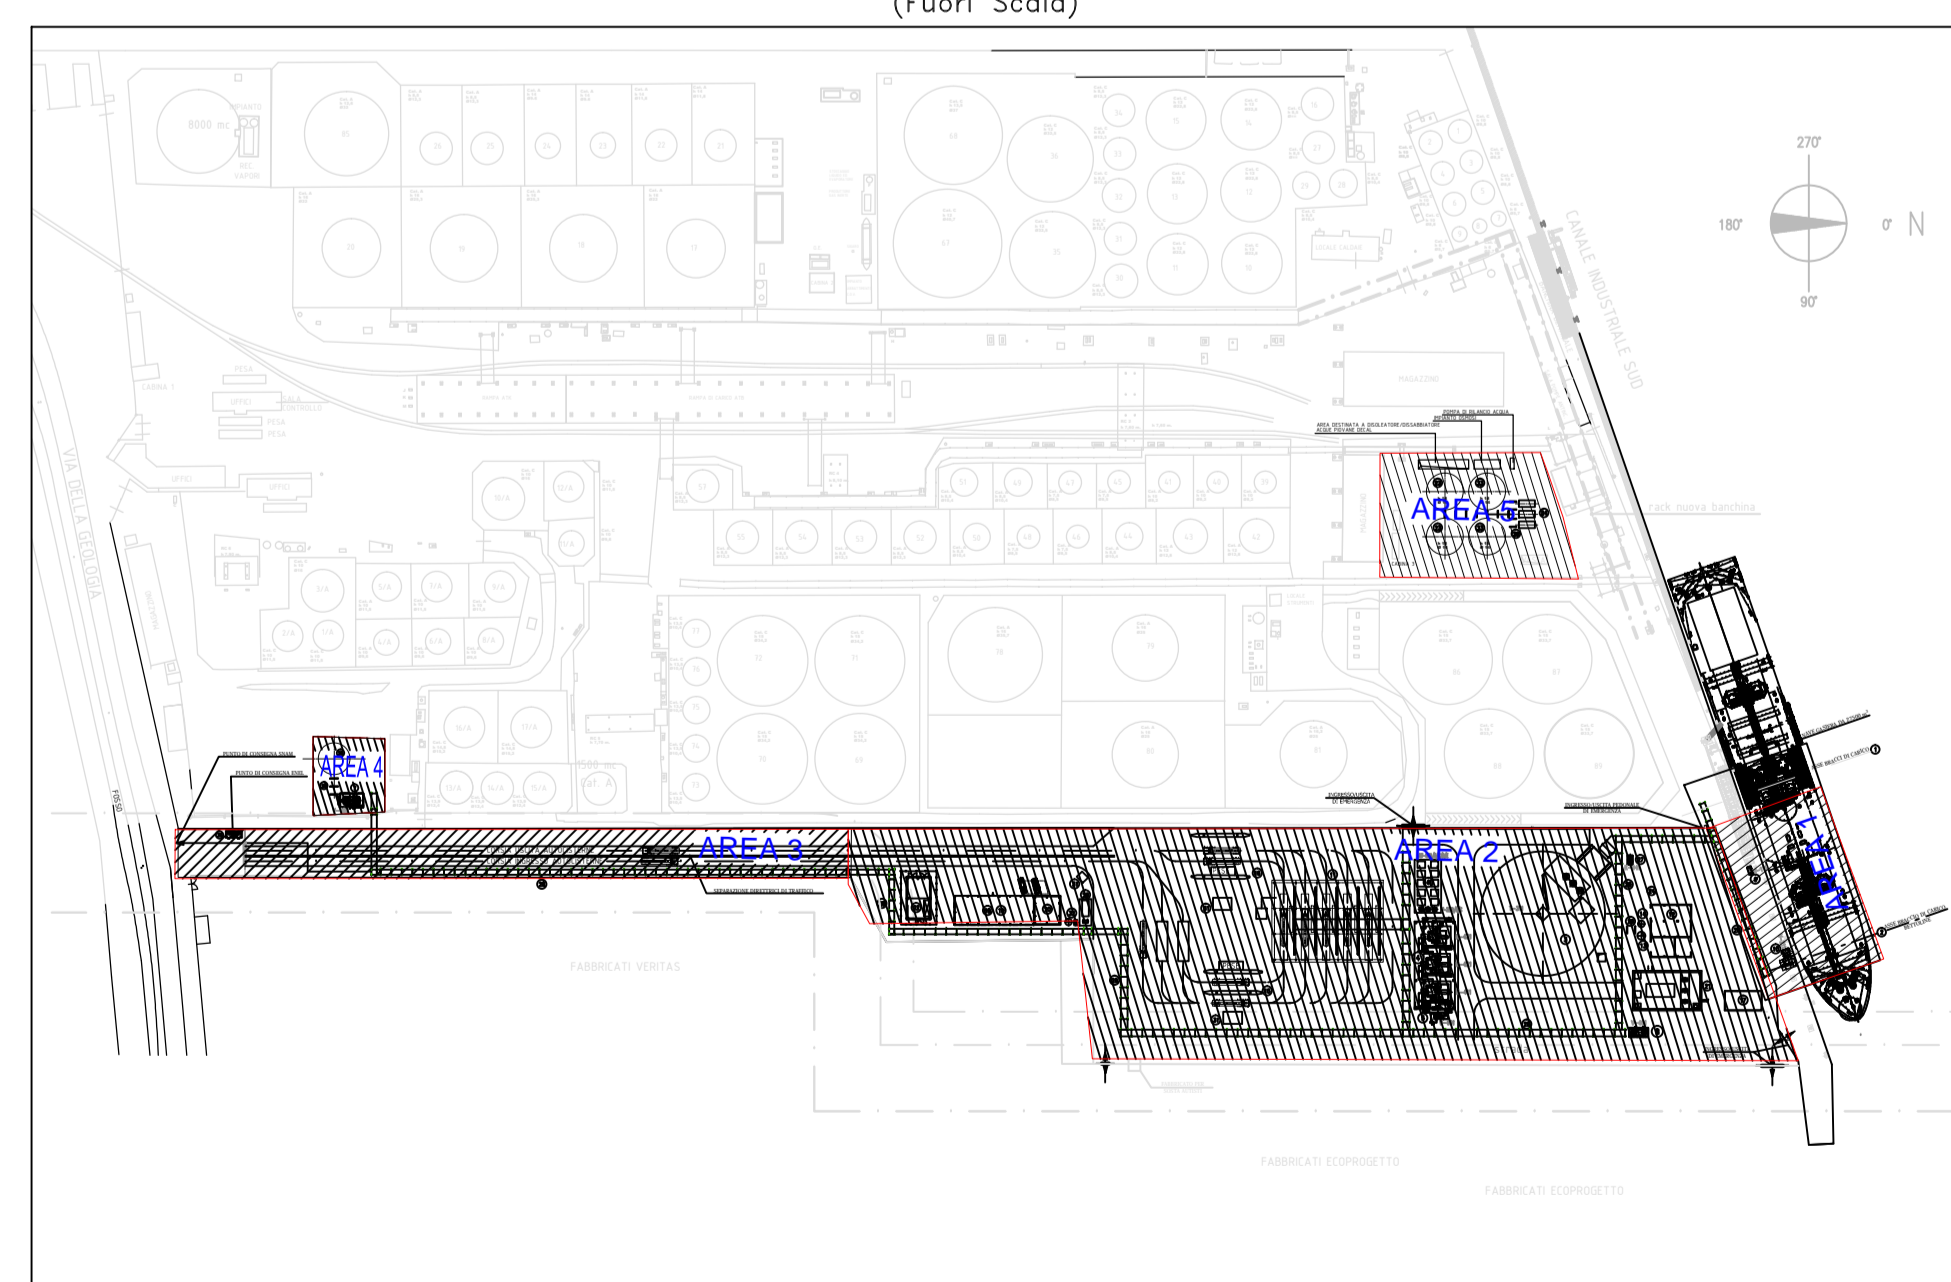

**LEGENDA APPARECCHIATURE**

- 1 BRACCI DI SCARICO GNL E RITORNO BOG NAVE METANIERA
- 2 BRACCIO DI SCARICO GNL E RITORNO BOG NAVE BETTOLINA
- 3 SERBATOIO CRIOGENICO STOCCAGGIO GNL 32.000 m<sup>3</sup>
- 4 COMPRESSORI DEL B.O.G.
- 5 SUCTION DRUM
- 6 SISTEMA DI VAPORIZZAZIONE GNL PER CORREZIONE INDICE DI WOBBE
- 7 KO DRUM TORCIA volume: 30 m<sup>3</sup> - POMPE RILANCIO VASCA
- 8 SERBATOIO RACCOLTA DRENAGGI volume: 15 m<sup>3</sup> - POMPE RILANCIO VASCA
- 9 JETTY KO DRUM VAPORE DI RITORNO volume: 4 m<sup>3</sup>
- 10 JETTY KO DRUM VAPORE DI RITORNO volume: 2 m<sup>3</sup>
- 11 BAIE DI CARICO AUTOCISTERNE
- 12 EDIFICIO AUSILIARI-LOCALE PRODUZIONE ARIA COMPRESSA
- 13 SERBATOIO ARIA SERVIZI
- 14 SERBATOIO ARIA STRUMENTI
- 15 PESE AUTOCISTERNE IN INGRESSO
- 16 PESE AUTOCISTERNE IN USCITA
- 17 SALA CONTROLLO IN BANCHINA
- 18 SALA CONTROLLO - UFFICI
- 19 EDIFICIO ELETTRICO
- 20 MAGAZZINO
- 21 VASCA RACCOLTA E IMPIANTO TRATTAMENTO ACQUE DI PRIMA PIOGGIA
- 22 STAZIONE DI MISURA GAS NATURALE
- 23 SERBATOI STOCCAGGIO ACQUA IMPIANTO ANTINCENDIO
- 24 GRUPPI PACKAGES POMPE ANTINCENDIO
- 25 TORCIA
- 26 SERBATOIO GASOLIO E DIESEL DI EMERGENZA
- 27 COMPRESSORE HD RITORNO VAPORI
- 28 PIPE RACK
- 29 SLEEPERS
- 30 CABINA MT
- 31 POSTAZIONI DI CONTROLLO / SVOLGIMENTO OPERAZIONI
- 32 IMPIANTO ACQUA POTABILE

**DISEGNI DI RIFERIMENTO**

17-556-PIP-M-07	PIANTA CHIAVE
17-556-PIP-M-02	GENERAL ARRANGEMENT
17-556-PIP-M-04	LAYOUT TUBAZIONI PRINCIPALI
17-556-PIP-M-03-FG-02	LAYOUT APPARECCHIATURE PRINCIPALI - AREA A1 - ATTRACCO BETTOLINA
17-556-PIP-M-03-FG-03	LAYOUT APPARECCHIATURE PRINCIPALI - AREA A1 - ATTRACCO NAVI GASIERE
17-556-PIP-M-03-FG-04	LAYOUT APPARECCHIATURE PRINCIPALI - AREA A2 -
17-556-PIP-M-03-FG-05	LAYOUT APPARECCHIATURE PRINCIPALI - AREA A3 -
17-556-PIP-M-03-FG-06	LAYOUT APPARECCHIATURE PRINCIPALI - AREA A4 -
17-556-PIP-M-03-FG-07	LAYOUT APPARECCHIATURE PRINCIPALI - AREA A5 -

1	12/01/2018	SECONDA EMISSIONE	CGP	ALS	MFC
0	22/12/2017	PRIMA EMISSIONE	CGP	ALS	MFC
REV	DATE	DESCRIZIONE/DESCRIPTION	ELEGITTO BY	CONTROLLATO/CONTROLLED BY	INTERNO/INTERNAL

CLIENTE/CUSTOMER: Venice LNG S.p.A.

PROGETTO/PROJECT: DEPOSITO COSTIERO GNL A MARGHERA

TITOLO/TITLE: LAYOUT SISTEMAZIONE APPARECCHIATURE PRINCIPALI

TAMBORETTI/STAMP: RINA CONSULTING

ELABORATO DA/DESIGNED BY: CGP	DATA/DATE: 08/01/2018	N° INTERNO/INTERNAL N°: 17-556-PIP-M-02	SCALARE/SCALE: 1:1000	FOLIO/HEET: 1 di 7	REV: 1
CONTROLLATO DA/CONTROLLED BY: ALS	DATA/DATE: 08/01/2018	APPROVATO/APPROVED BY: MFC			