



PLANIMETRIA PIANO TERRA
SCALA 1:100

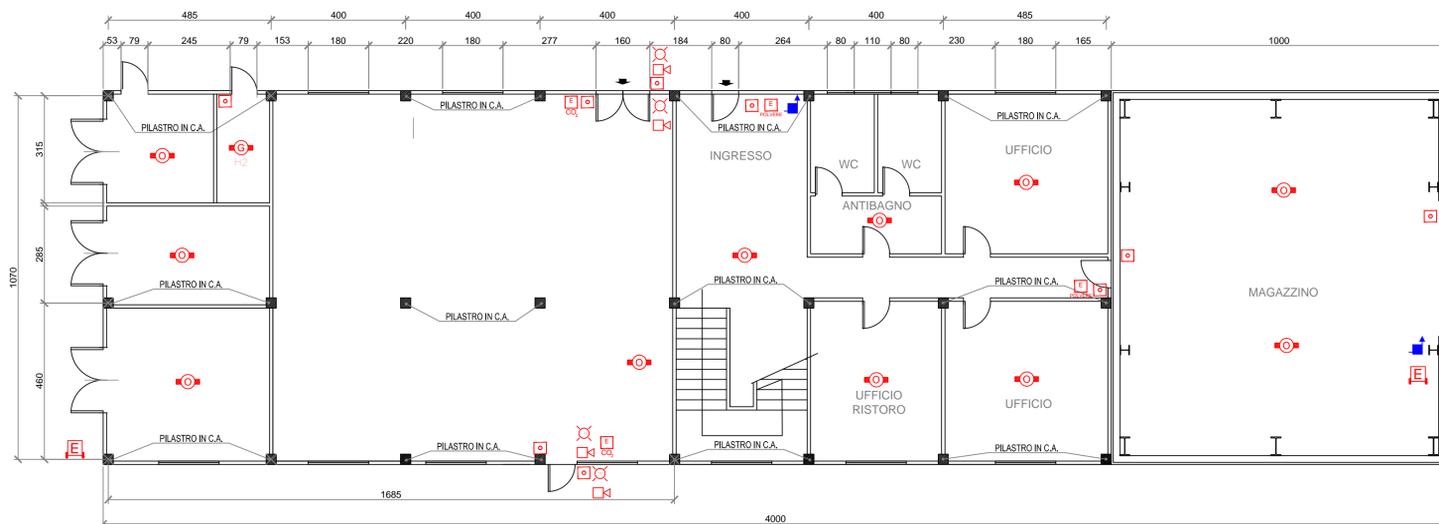

PLANIMETRIA PRIMO PIANO
SCALA 1:100

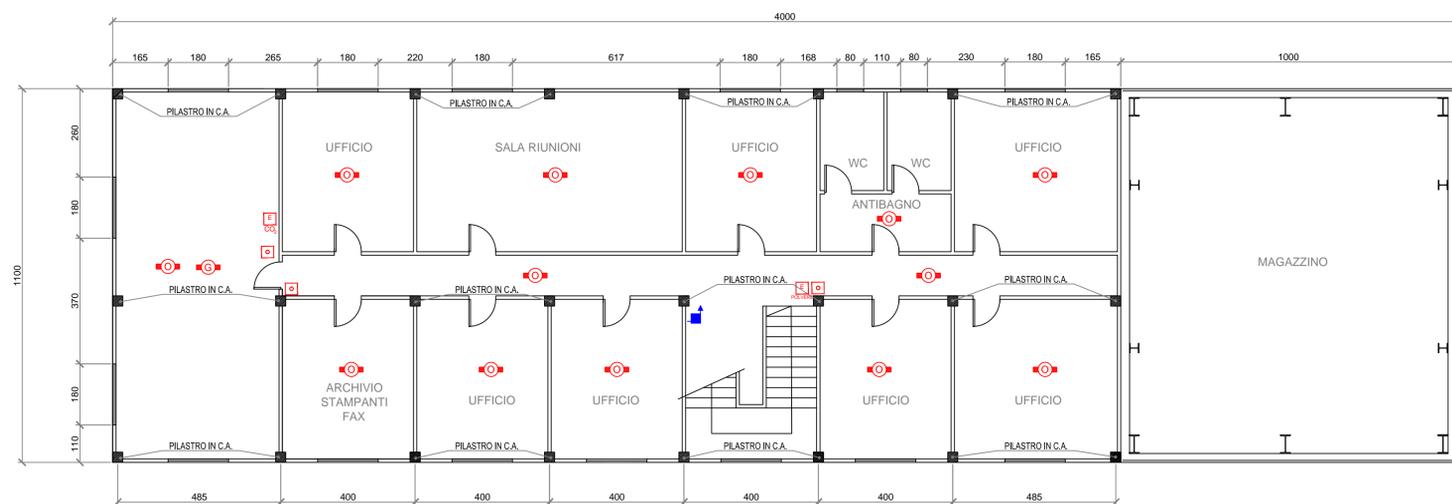

NOTA:

IN FASE SUCCESSIVA ALL'ASPIRAZIONE VENTILAZIONE SI PREVEDE SIANO INSTALLATI RILEVATORI GAS NATURALE

LEGENDA			
	PULSANTE DI ALLARME		ESTINTORE CO2
	NASPO		ESTINTORE A POLVERE
	RILEVATORI DI FUMO		RILEVATORI DI GAS INFIAMMABILE
	SIRENA ALLARME FUGA DI GAS		LAMPEGGIANTE ROSSO ALLARME INCENDIO
	ESTINTORE CARRELLATO		

REV	DATE	PRIMA EMISSIONE	TMS	ALS	ALN
0	18/01/2018	PRIMA EMISSIONE	TMS	ALS	ALN
		DESCRIZIONE/DESCRIPTION	ESEGUITO BY	CONTROLLATO DA	APPROVATO/A

CLIENT/CIENTE		Venice LNG S.p.A.	
PROGETTO/PROJECT		DEPOSITO COSTIERO GNL A MARGHERA	
TITOLO/TITLE		ANTINCENDIO, EDIFICIO UFFICI, QUADRI ELETTRICI, SALA CONTROLLO E MAGAZZINO	

FIRMA/SIGNATURE	DATA/DATE	N° INT./INTERNAL N°	SCALA/SCALE	FOGLIO/SHEET	REV
ESEGUITO BY	TMS	18/01/2018			
CONTROLLATO DA / CHKD BY	ALS	18/01/2018	17-556-CIV-M24	---	1 di 1
APPROVATO DA / APPROVED BY	ALN	18/01/2018			0