
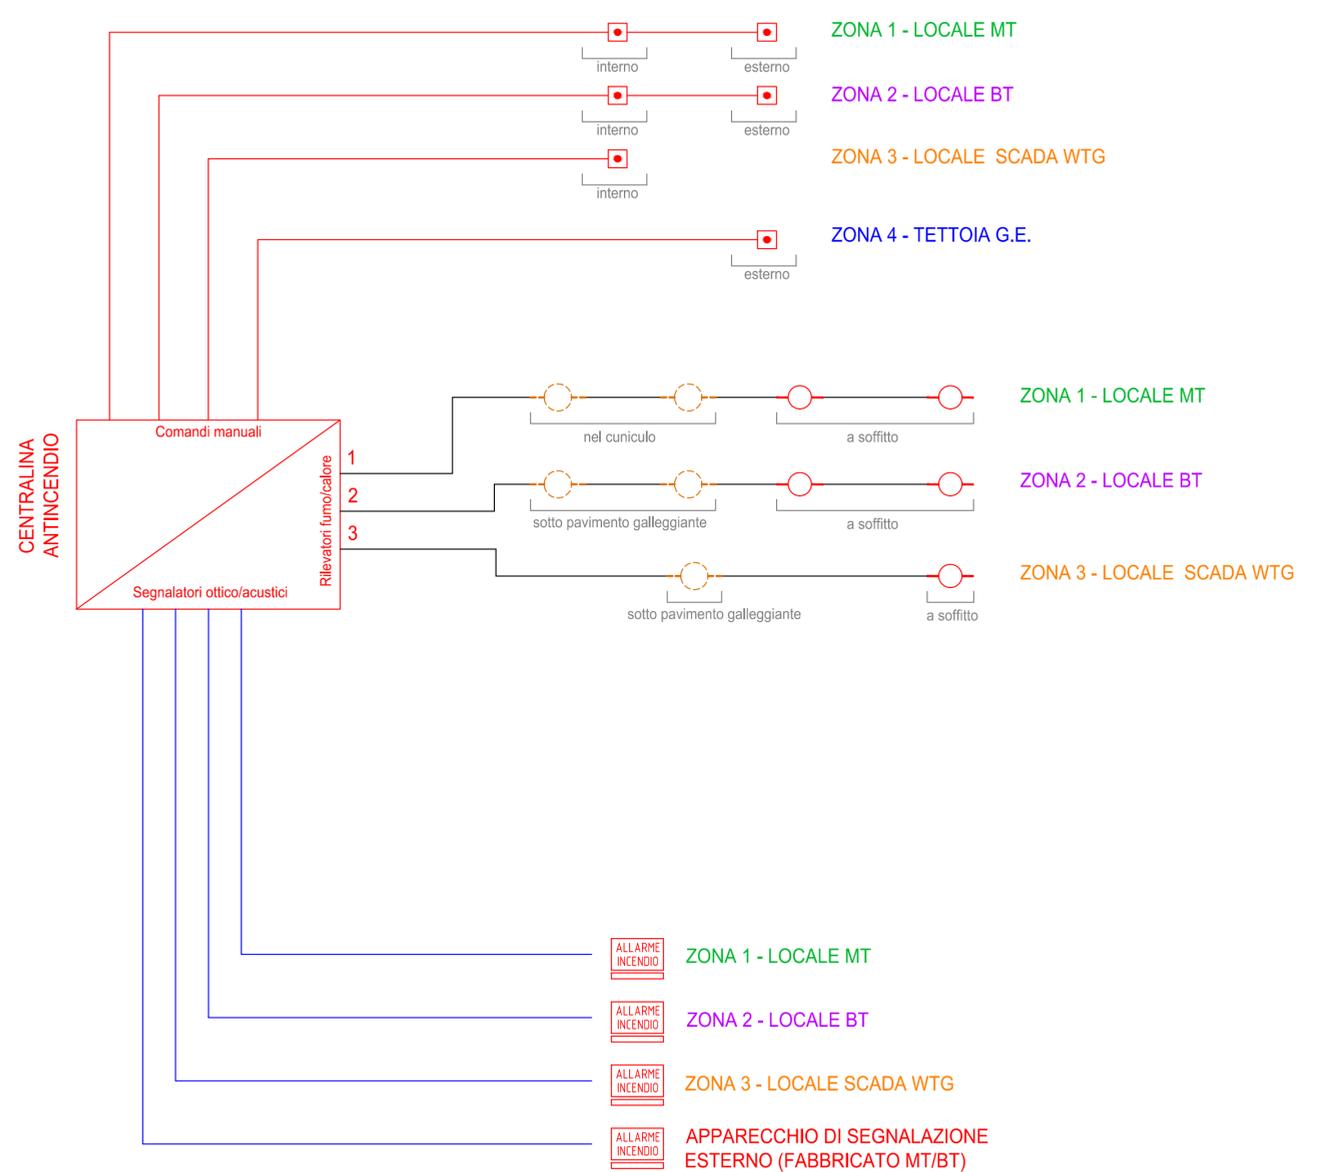


LOCALI MT - BT - SCADA WTG - MISURE

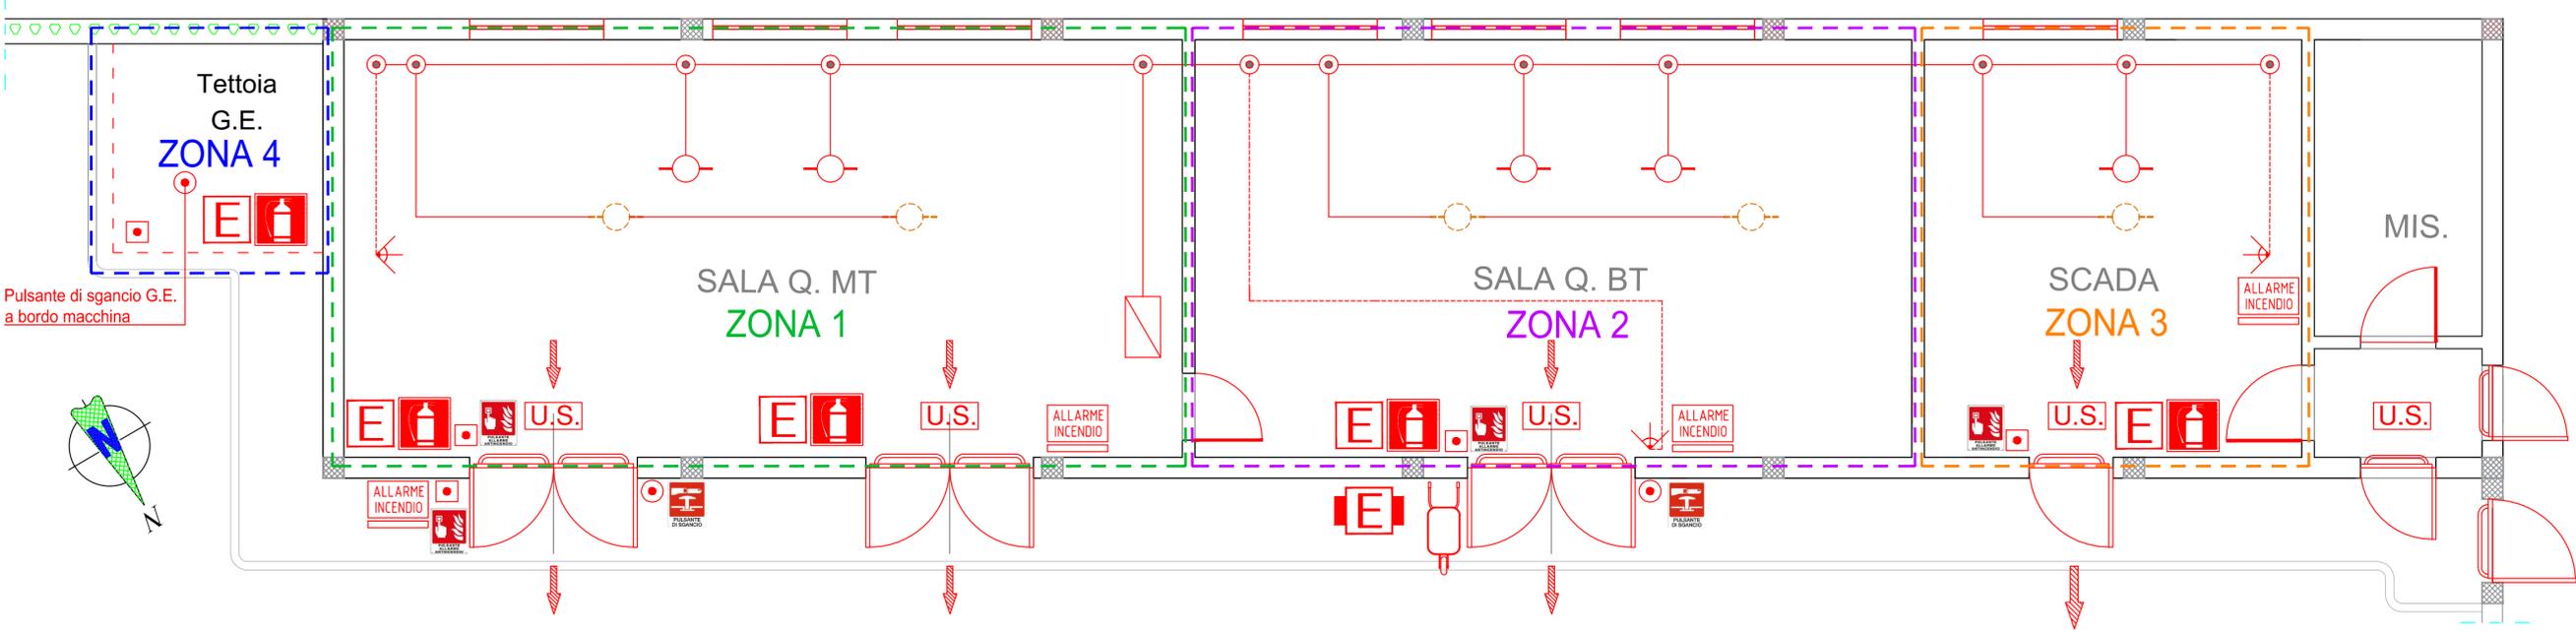

LEGENDA			
	ESTINTORE PORTATILE		PORTA CON MANIGLIONE ANTIPANICO
	ESTINTORE CARRELLATO		PANNELLO OTTICO ACUSTICO "ALLARME INCENDIO"
	RIVELATORE MULTICRITERIO FUMO/CALORE A SOFFITTO		PULSANTE DI ALLARME INCENDIO
	RIVELATORE MULTICRITERIO FUMO/CALORE SOTTO PAVIMENTO GALLEGGIANTE E CUNICOLO		PULSANTE DI SGANCIO
	CENTRALINA ANTINCENDIO		VIA DI ESODO
	CARTELLINO "PULSANTE DI SGANCIO"		CARTELLA "ESTINTORE"
	CARTELLINO "PULSANTE ALLARME INCENDIO"		CARRIOLA
	SEGNALATORE OTTICO A PARETE	NB Tutti i cavi di segnale sono di sezione 2x0,22 + 2x0,50+T+S mmq	

IMPIANTO DI PRODUZIONE DI ENERGIA DA FONTE EOLICA "SAN PANCRAZIO TORREVECCHIA" DI POTENZA PARI A 34,50 MW

REGIONE PUGLIA
 PROVINCIA di BRINDISI
 COMUNE di SAN PANCRAZIO SALENTINO
 Località: Masserie Corte Finocchio, Torre Vecchia e Campone
 OPERE DI CONNESSIONE NEI COMUNI DI: San Pancrazio S. (BR) Erchie (BR) ed Avetrana (TA)

PROGETTO DEFINITIVO
 Id AU H4QPRN5

Tav.: 23
 Titolo: SSE - IMPIANTI E DISPOSITIVI ANTINCENDIO

Scala: 1:50
 Formato Stampa: 1170x297
 Codice Identificatore Elaborato: H4QPRN5_ElaboratoGrafico_3_23

Progettazione: **STC S.r.l.**
 Via V. M. STAMPACCHIA, 48 - 73100 Lecce
 Tel. +39 0832 1768355
 studiocalcare@gmail.com - fabio.calcarelli@gmail.com
 Direttore Tecnico: Dott. Ing. Fabio CALCARELLA

Committente: **TOZZIgreen**
 Via Brigata Ebraica, 50 - 48123 Mezzano (RA)
 Tel. +39 0544 529311 - Fax +39 0544 529319
 pec: tozzire@legama.it - www.tozziholding.com

Data	Motivo della revisione:	Redatto:	Controllato:	Approvato:
16 febbraio 2018	Prima emissione	STC S.r.l.	FC	TOZZI GREEN S.p.a.