

LEGENDA

Punti d'acqua e tipologia d'uso


- Sorgenti Potabile
- Irriguo
- Misto
- Minerale
- Idroelettrico
- Vario
- Nessun utilizzo

- ◆ Pozzi Potabile
- ◆ Irriguo
- ◆ Misto
- ◆ Industriale
- ◆ Vario
- ◆ Nessun utilizzo

— Condotta esistente

Interventi in progetto

- Condotta di adduzione di nuova realizzazione
- ◆ Pozzi di nuova realizzazione
- Vasche e pozzetti
- Linea ferroviaria

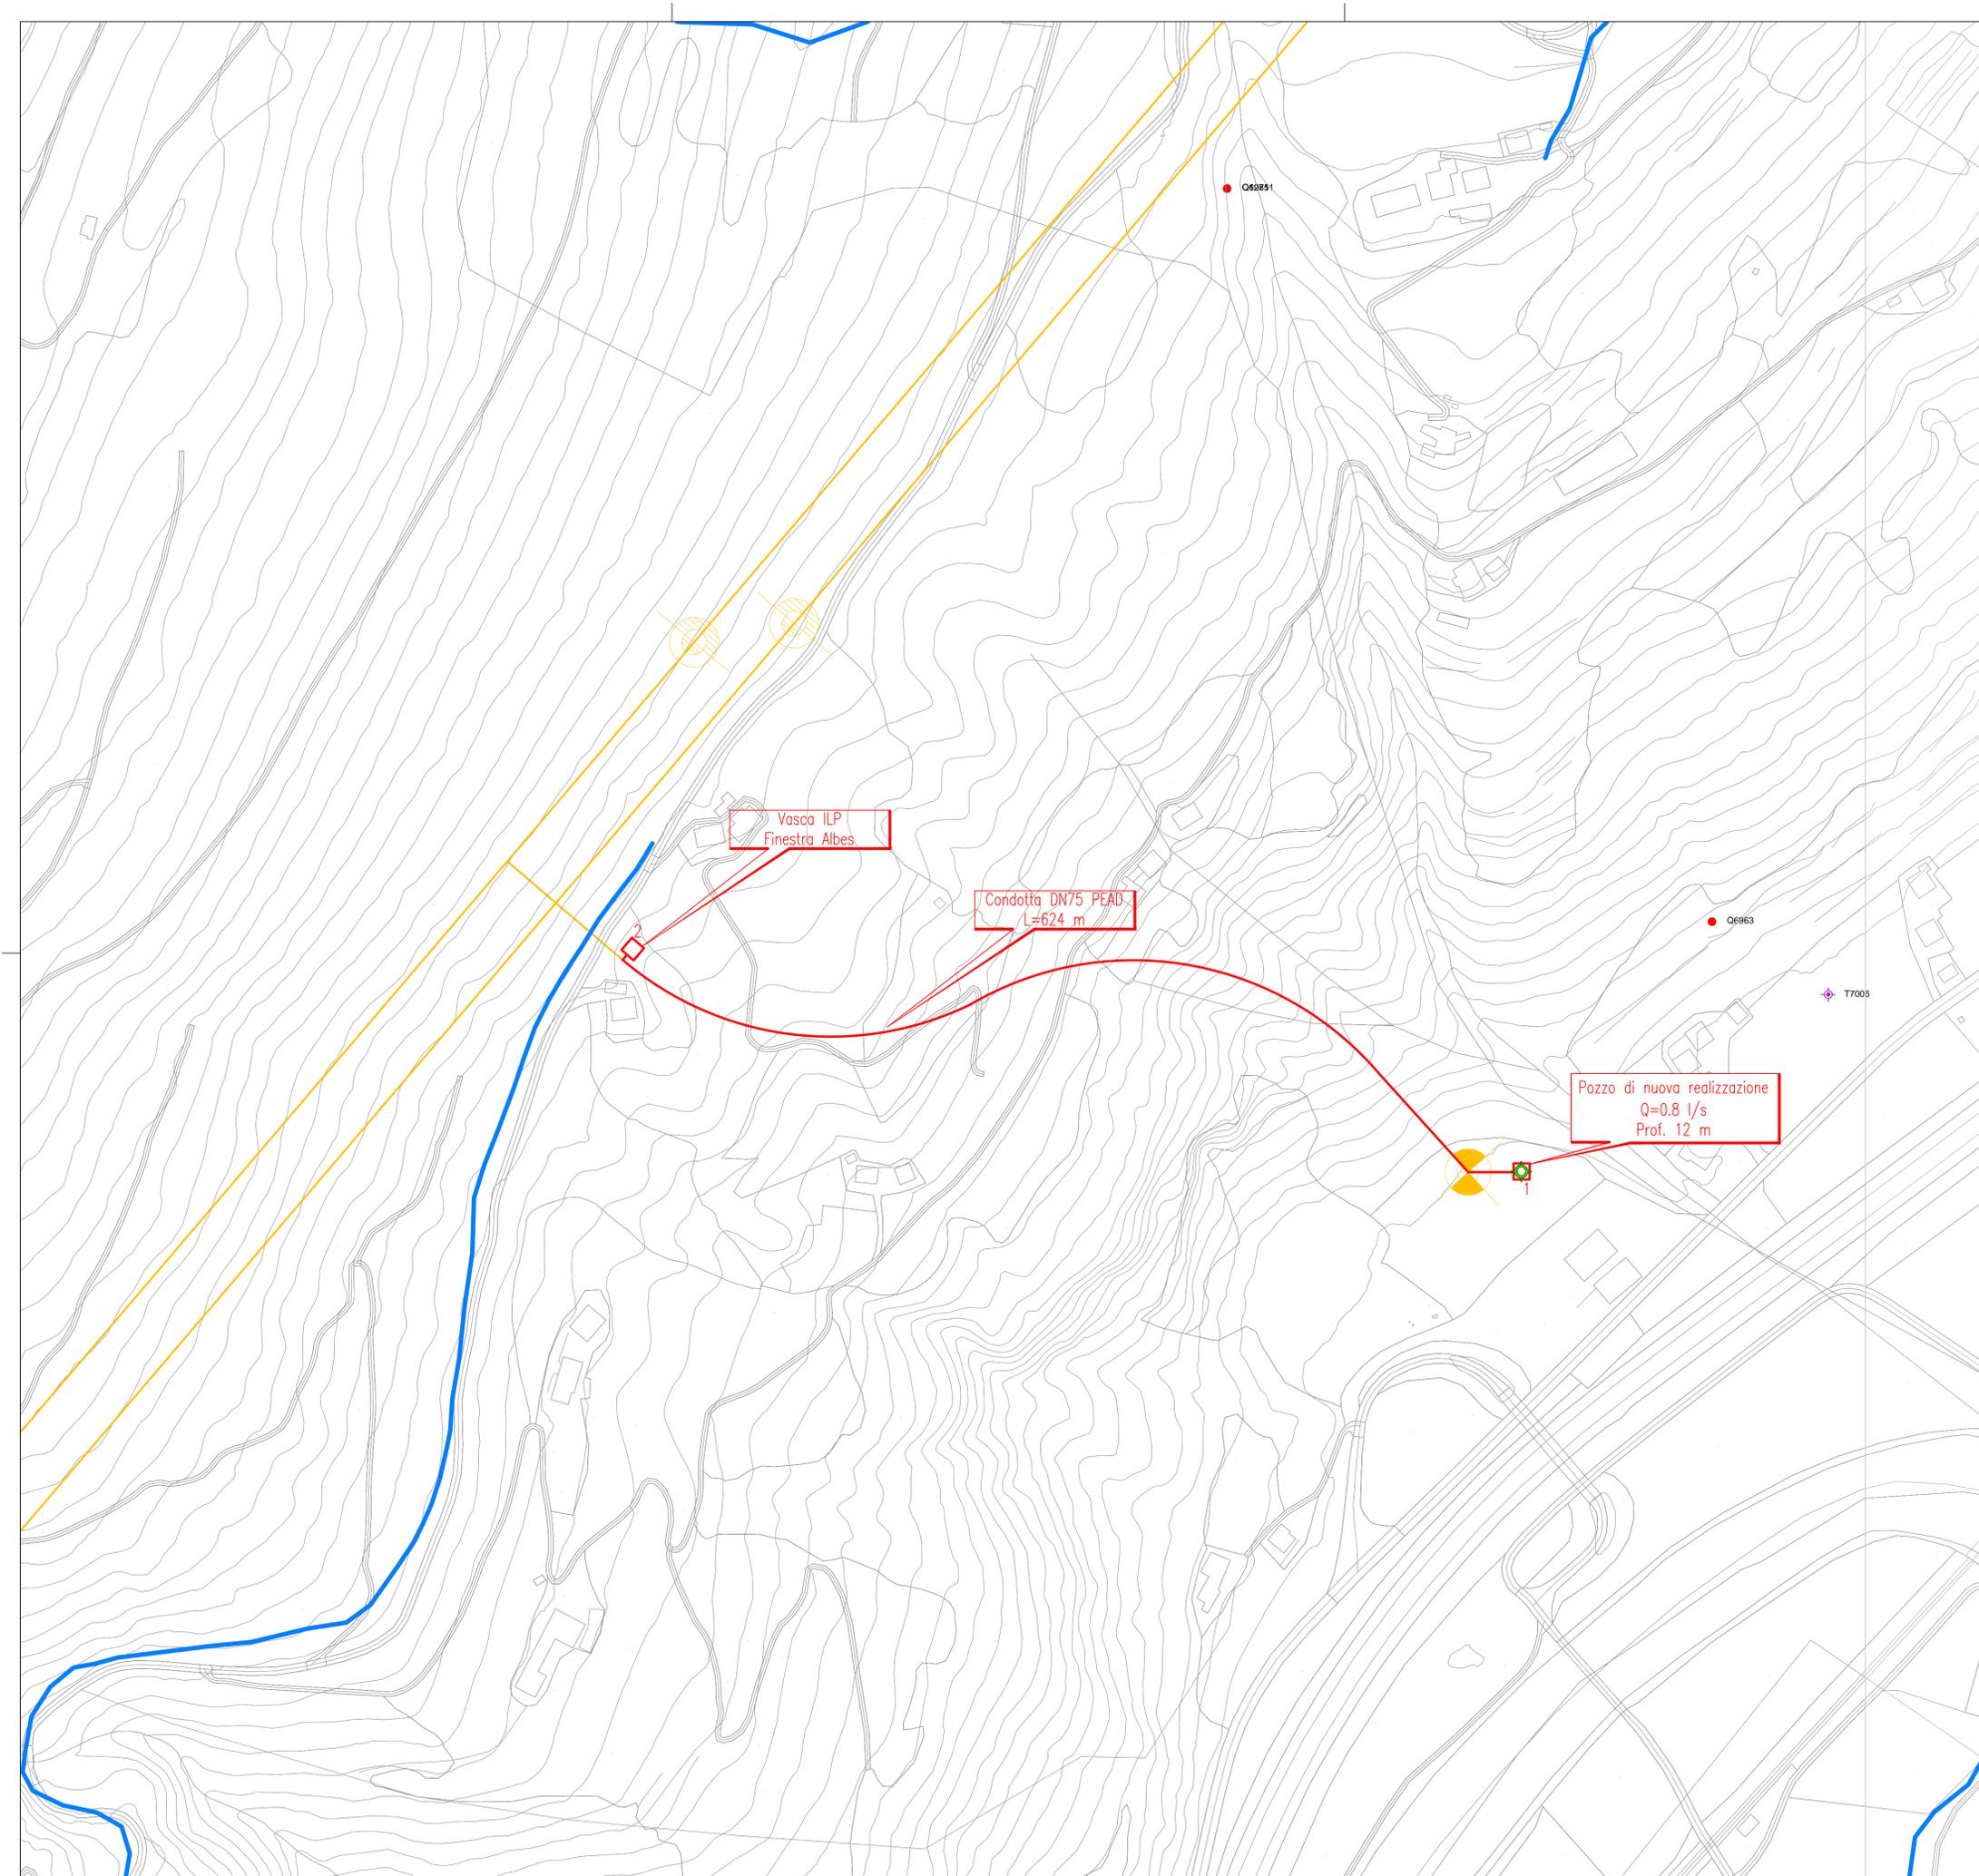

COMMITTENTE: **RFI**
 RETTE FERROVIARIE ITALIANE
 GRUPPO FERROVIE DELLO STATO ITALIANE

PROGETTAZIONE: **ITALFERR**
 GRUPPO FERROVIE DELLO STATO ITALIANE

INFRASTRUTTURE FERROVIARIE STRATEGICHE DEFINITE DALLA LEGGE OBIETTIVO N. 443/01 e s.m.i

Progetto cofinanziato dalla Unione Europea CUP: J94F04000020001

U.O. INFRASTRUTTURE NORD

PROGETTO DEFINITIVO

ASSE FERROVIARIO MONACO - VERONA

**ACCESSO SUD ALLA GALLERIA DI BASE DEL BRENNERO
 QUADRUPPLICAMENTO DELLA LINEA FORTEZZA - VERONA**

LOTTO 1: FORTEZZA - PONTE GARDENA

Idrologia e Idraulica
 Alimentazione vasche antincendio (AI) e vasche dilavamento liquidi pericolosi (ILP)
 Planimetria di progetto vasca Finestra Albes (ILP)

SCALA :
1:1000

COMMESSA	LOTTO	FASE	ENTE	TIPO DOC.	OPERA/DISCIPLINA	PROGR.	REV.
IBL1	1A	D	26	P7	ID0202	001	A

Revis.	Descrizione	Redatto	Data	Verificato	Data	Approvato	Data	Autorizzato / Data
A	Emissione per ottemperanza prescrizioni	E. Frank	febbraio 2018	M. Mignola	febbraio 2018	C. Mazzocchi	febbraio 2018	F. Seghezzi febbraio 2018