

Back

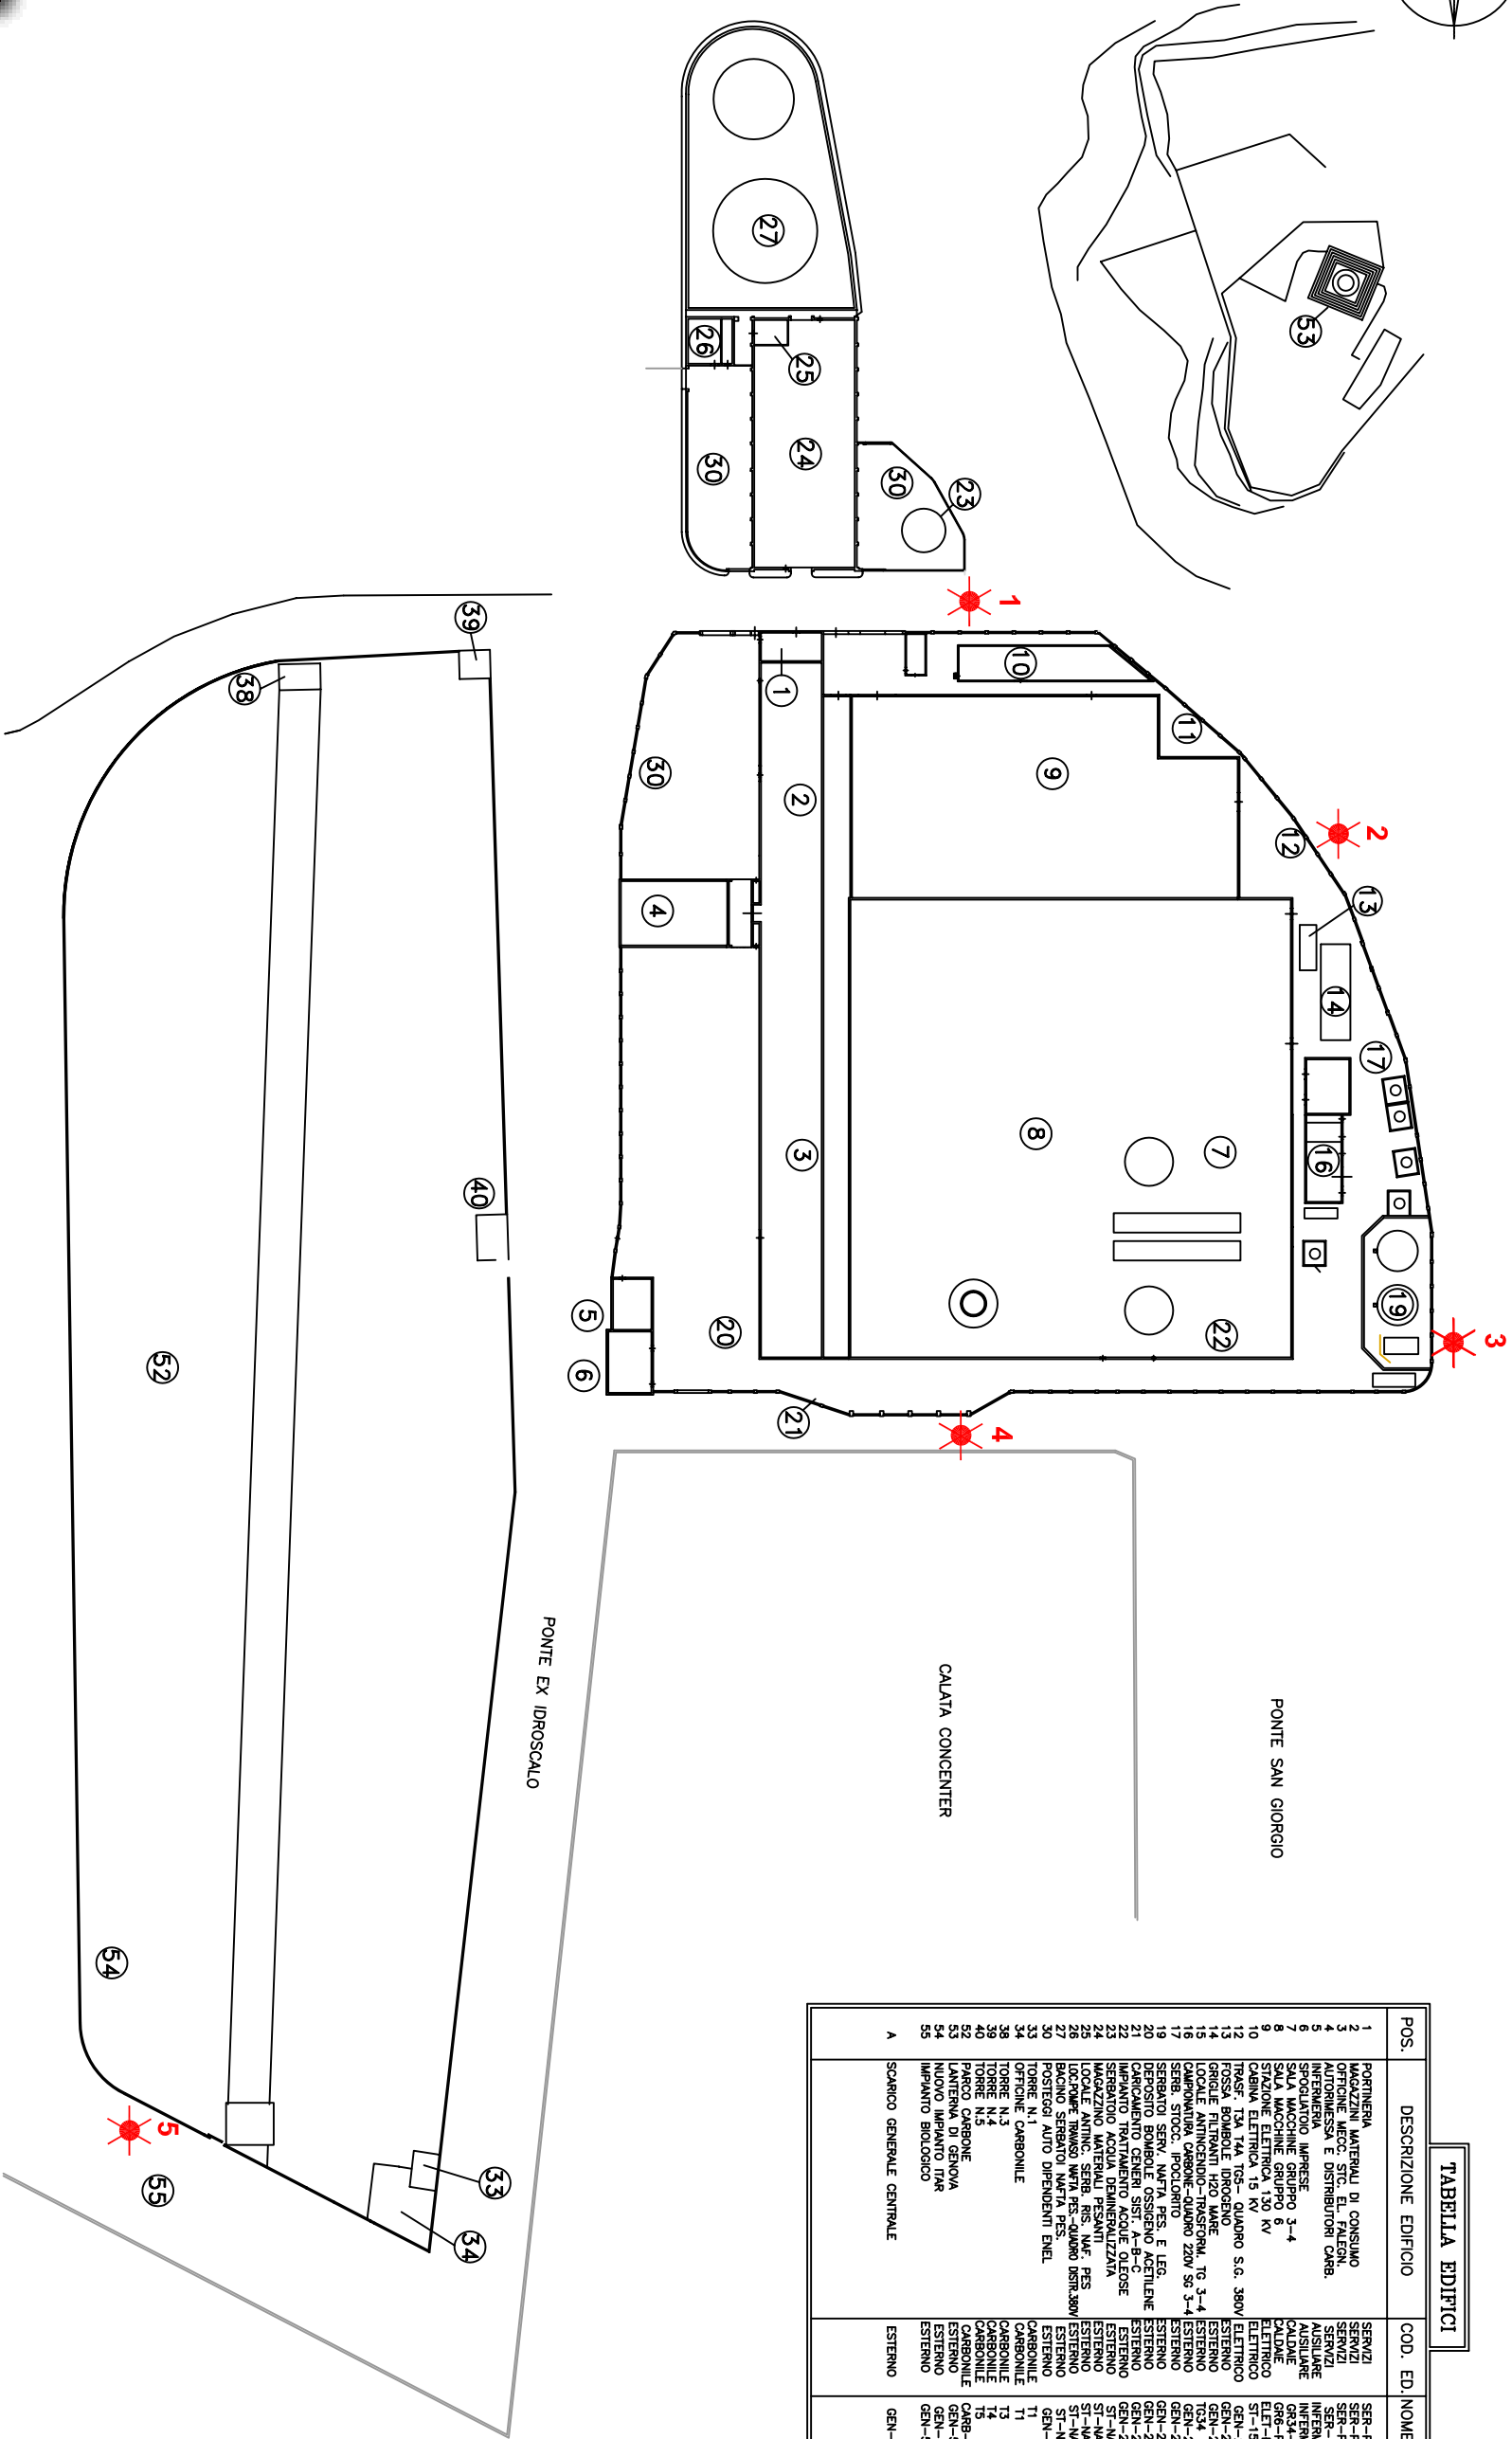


TABELLA EDIFICI

POS.	DESCRIZIONE EDIFICIO	COD. ED.	NOME FILE
1	PORTINERIA	SERVIZI	SER-PT-N
2	MAGAZZINI MATERIALI DI CONSUMO	SERVIZI	SER-PT-N
3	OPZIONE MECC. STC. EL. FALCONI	SERVIZI	SER-PT-S
4	AUTORMESSA E DISTRIBUTORI CARB.	SERVIZI	SER-PT-N
5	ARREDAMENTO IMPRESE	ALTERNATIVE	INT-AM
6	SALETTA	ALTERNATIVE	INT-AM
7	SALA MACCHINE GRUPPO 3-4	CALDAIE	GR34-PT/5
8	SALA MACCHINE GRUPPO 6	CALDAIE	GR6-PT/4
9	STAZIONE ELETTRICA 130 KV	ELETTRICO	ELE-PT/11
10	STAZIONE ELETTRICA 130 KV	ELETTRICO	ELE-PT/4
11	TRASF. TR. 130 KV	ELETTRICO	TR-AM
12	FOSSA BOMBOLE 120 MARE	ESTERNO	GEN-200
13	GRIGLIE FILTRANTI H2O MARE	ESTERNO	GEN-200
14	LOCALI ANTINCENDIO-TRASFORM. TG 3-4	ESTERNO	GEN-200
15	LOCALI ANTINCENDIO-TRASFORM. TG 3-4	ESTERNO	GEN-200
16	SERBATOIO SERB. NAFTA PES. E LEG.	ESTERNO	GEN-200
17	DEPOSITO BOMBOLE OSSIGENO ACETILENE	ESTERNO	GEN-200
18	CARICAMENTO CENERI SIST. A-B-C	ESTERNO	GEN-200
19	DEPOSITO BOMBOLE OSSIGENO ACETILENE	ESTERNO	GEN-200
20	CARICAMENTO CENERI SIST. A-B-C	ESTERNO	GEN-200
21	DEPOSITO BOMBOLE OSSIGENO ACETILENE	ESTERNO	GEN-200
22	DEPOSITO BOMBOLE OSSIGENO ACETILENE	ESTERNO	GEN-200
23	LOCALI ANTINC. SERB. RIS. NAF. PES	ESTERNO	ST-NAFTA
24	LOCALI ANTINC. SERB. RIS. NAF. PES	ESTERNO	ST-NAFTA
25	LOCALI ANTINC. SERB. RIS. NAF. PES	ESTERNO	ST-NAFTA
26	LOCALI ANTINC. SERB. RIS. NAF. PES	ESTERNO	ST-NAFTA
27	LOCALI ANTINC. SERB. RIS. NAF. PES	ESTERNO	ST-NAFTA
28	LOCALI ANTINC. SERB. RIS. NAF. PES	ESTERNO	ST-NAFTA
29	POSTEGGI AUTO DIPENDENTI ENEL	ESTERNO	GEN-1000
30	TORRE N.1	CARBONILE	T1
31	OPZIONE CARBONILE	CARBONILE	T1
32	TORRE N.1	CARBONILE	T1
33	TORRE N.1	CARBONILE	T1
34	TORRE N.1	CARBONILE	T1
35	TORRE N.1	CARBONILE	T1
36	TORRE N.1	CARBONILE	T1
37	TORRE N.1	CARBONILE	T1
38	TORRE N.1	CARBONILE	T1
39	TORRE N.1	CARBONILE	T1
40	TORRE N.1	CARBONILE	T1
41	TORRE N.1	CARBONILE	T1
42	TORRE N.1	CARBONILE	T1
43	TORRE N.1	CARBONILE	T1
44	TORRE N.1	CARBONILE	T1
45	TORRE N.1	CARBONILE	T1
46	TORRE N.1	CARBONILE	T1
47	TORRE N.1	CARBONILE	T1
48	TORRE N.1	CARBONILE	T1
49	TORRE N.1	CARBONILE	T1
50	TORRE N.1	CARBONILE	T1
51	TORRE N.1	CARBONILE	T1
52	TORRE N.1	CARBONILE	T1
53	TORRE N.1	CARBONILE	T1
54	TORRE N.1	CARBONILE	T1
55	TORRE N.1	CARBONILE	T1
A	SCARICO GENERALE CENTRALE	ESTERNO	GEN-500

Divisione GEM Unità di Business di Genova			
CENTRALE TERMOELETTRICA DI GENOVA	Dir	UB	SCALA 1:1000
PLANIMETRIA PUNTI DI MISURA	Resp	EAS	POS
RUMORE	ARCH		ARCH
ALLEGATO B23	Nr.Dis.	21.05758	REV
	FOGLIO NR.		