


Back

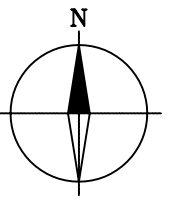

CANALE DI PRESA ACQUA DI RAFFREDDAMENTO
DA CALATA GIACONE

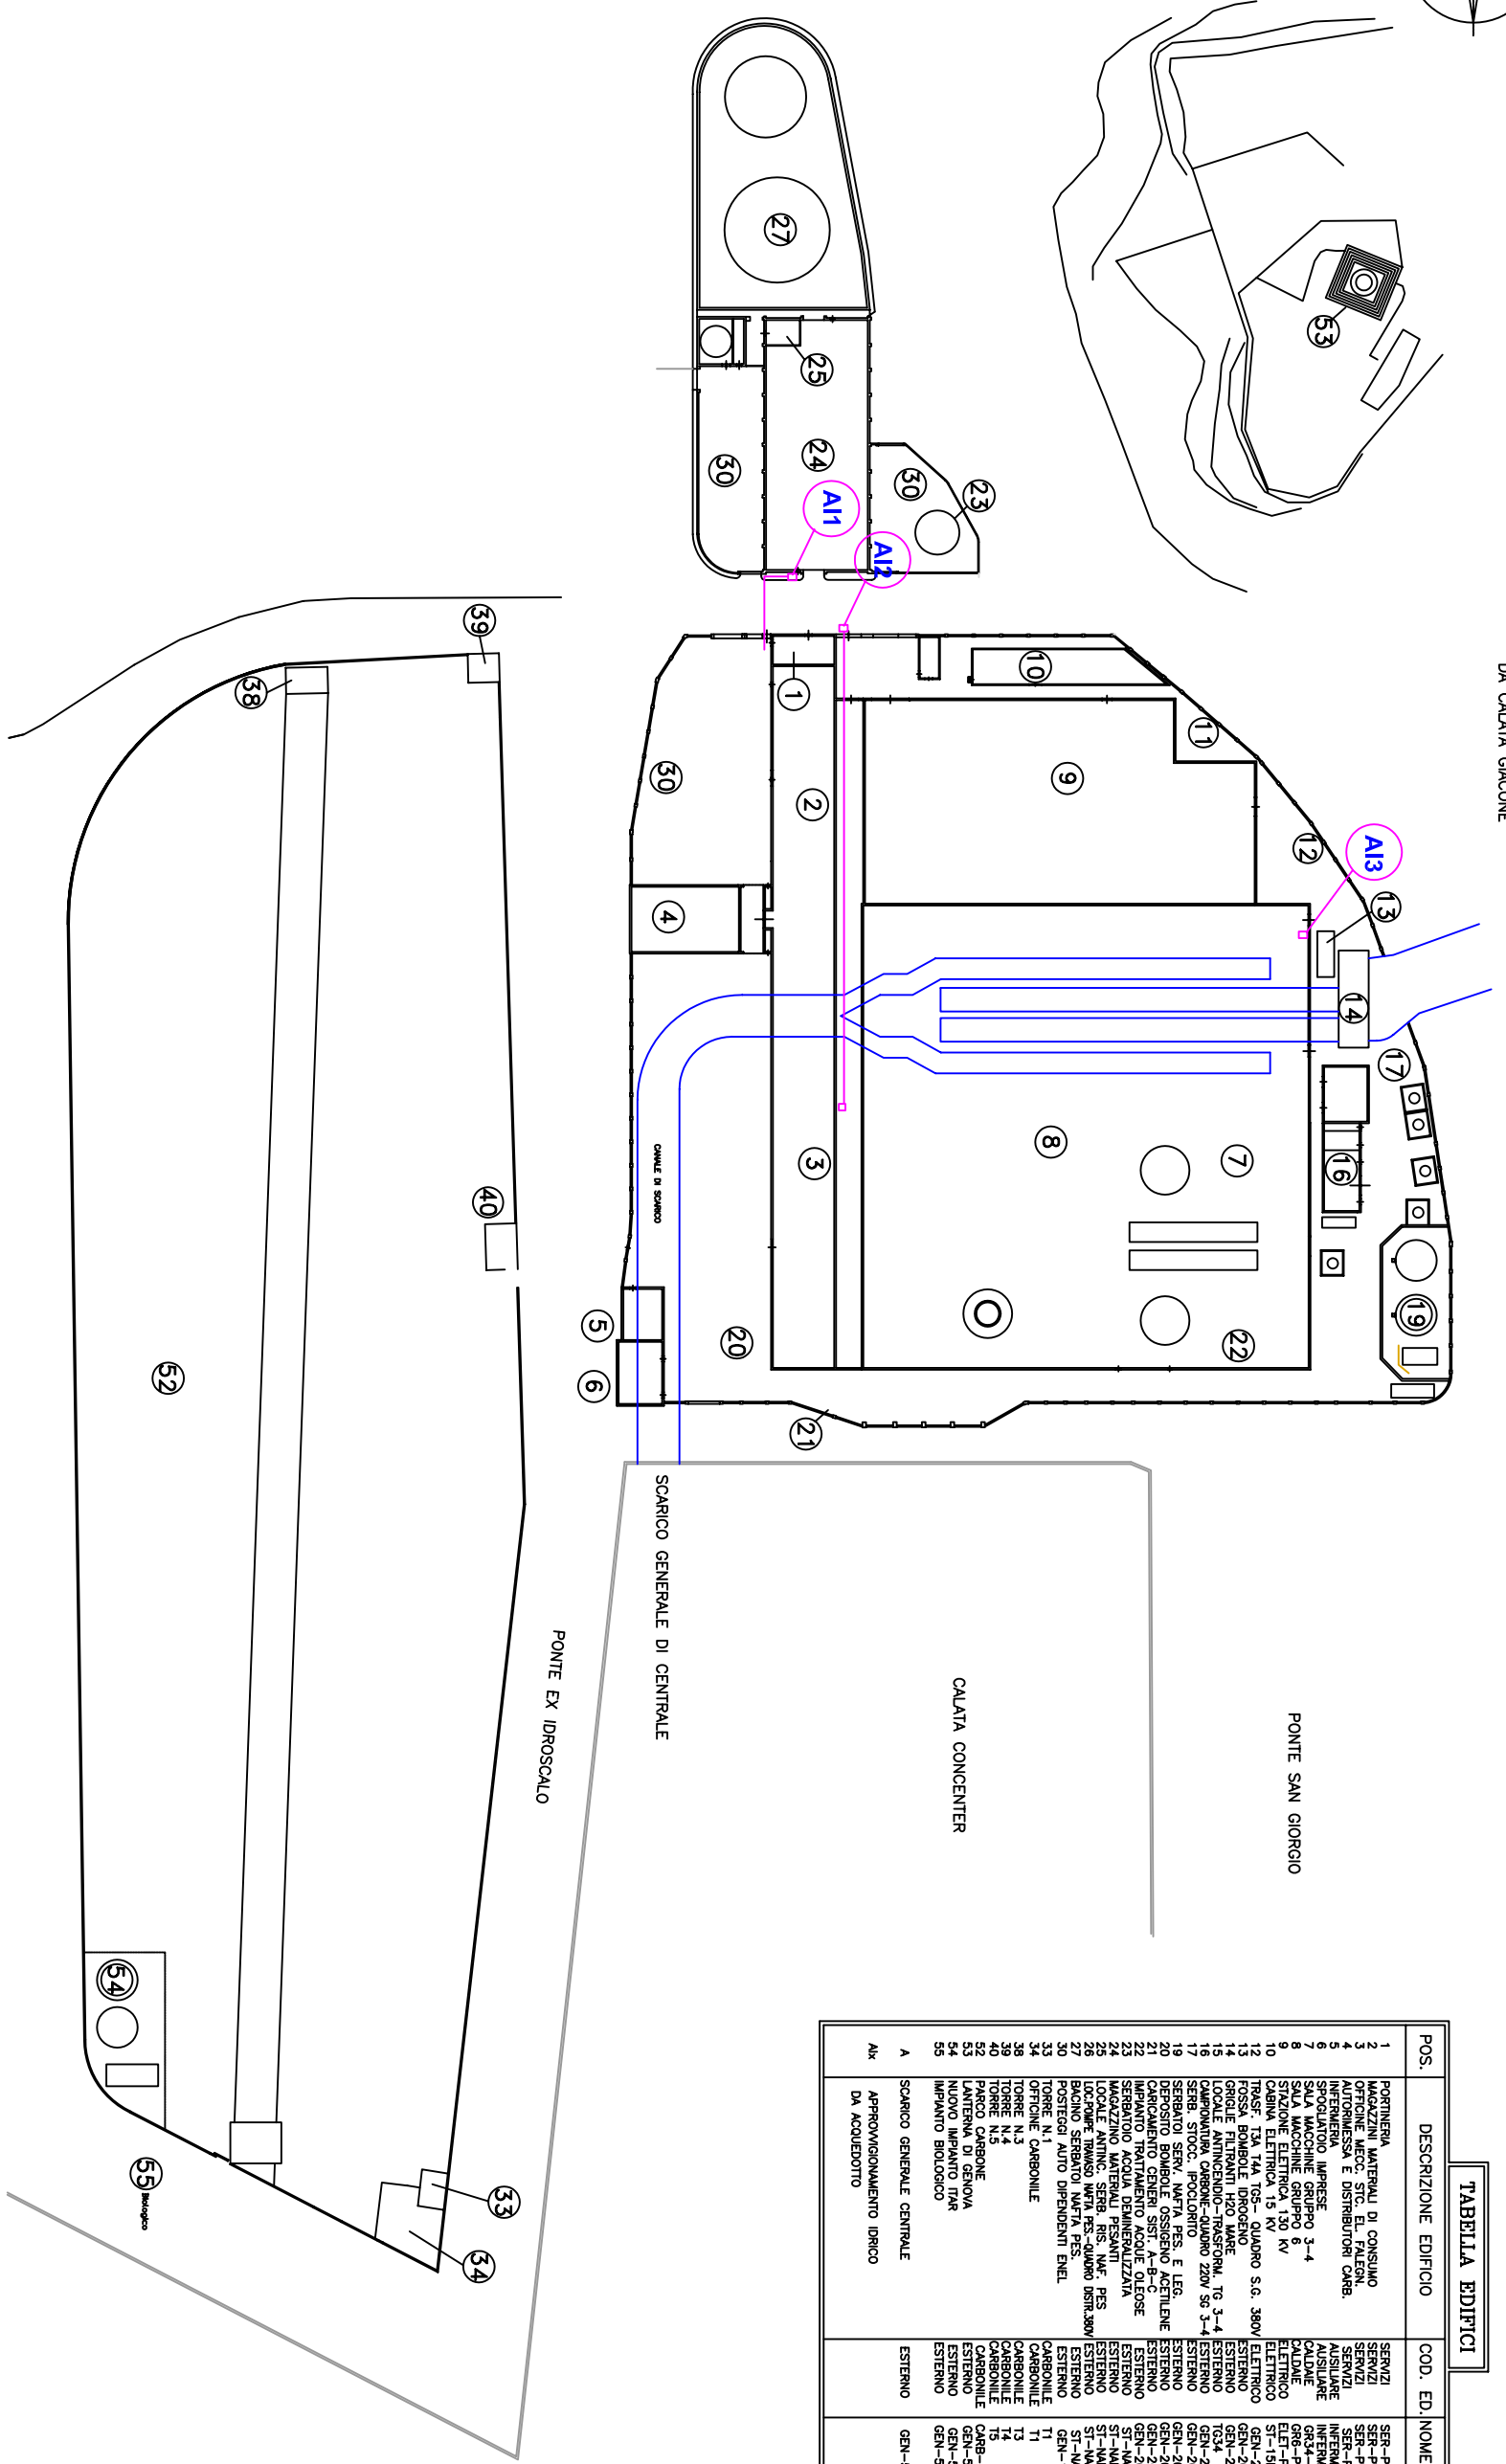


TABELLA EDIFICI

POS.	DESCRIZIONE EDIFICIO	COD. ED.	NOME FILE
1	PORTINERA	SER-PT-N	SER-PT-N
2	MAGAZZINI MATERIALI DI CONSUMO	SER-PT-N	SER-PT-N
3	OFFICINE MECC. STC. EL. FALCONI	SER-PT-S	SER-PT-S
4	AUTORESSA E DISTRIBUTORI CARB.	SER-PT-N	SER-PT-N
5	STRUMENTI IMPRESSE	SER-PT-N	SER-PT-N
6	SALA MACCHINE GRUPPO 6	INTEN	INTEN
7	SALA MACCHINE GRUPPO 3-4	GR3-PT/5	GR3-PT/5
8	STRALONE ELETTRICA 130 KV	ELET-PT/4	ELET-PT/4
9	STRALONE ELETTRICA 130 KV	ELET-PT/4	ELET-PT/4
10	TORRE N.1	GEN-1000	GEN-1000
11	TORRE N.2	GEN-200	GEN-200
12	TORRE N.3	GEN-200	GEN-200
13	TORRE N.4	GEN-200	GEN-200
14	LOCALI ANTINCENDIO-TRASFORM. TO 3-4	GEN-200	GEN-200
15	LOCALI FILTRANTI H2O MARE	GEN-200	GEN-200
16	SERBATOI SERB. NAFIA PES. E LEG.	GEN-200	GEN-200
17	DEPOSITO BOMBOLE OSSIGENO ACETILENE	GEN-200	GEN-200
18	CARICAMENTO GENERI SIST. A-B-C	GEN-200	GEN-200
19	DEPOSITO BOMBOLE OSSIGENO ACETILENE	GEN-200	GEN-200
20	DEPOSITO BOMBOLE OSSIGENO ACETILENE	GEN-200	GEN-200
21	DEPOSITO BOMBOLE OSSIGENO ACETILENE	GEN-200	GEN-200
22	DEPOSITO BOMBOLE OSSIGENO ACETILENE	GEN-200	GEN-200
23	DEPOSITO BOMBOLE OSSIGENO ACETILENE	GEN-200	GEN-200
24	DEPOSITO BOMBOLE OSSIGENO ACETILENE	GEN-200	GEN-200
25	DEPOSITO BOMBOLE OSSIGENO ACETILENE	GEN-200	GEN-200
26	DEPOSITO BOMBOLE OSSIGENO ACETILENE	GEN-200	GEN-200
27	DEPOSITO BOMBOLE OSSIGENO ACETILENE	GEN-200	GEN-200
28	DEPOSITO BOMBOLE OSSIGENO ACETILENE	GEN-200	GEN-200
29	DEPOSITO BOMBOLE OSSIGENO ACETILENE	GEN-200	GEN-200
30	DEPOSITO BOMBOLE OSSIGENO ACETILENE	GEN-200	GEN-200
31	DEPOSITO BOMBOLE OSSIGENO ACETILENE	GEN-200	GEN-200
32	DEPOSITO BOMBOLE OSSIGENO ACETILENE	GEN-200	GEN-200
33	DEPOSITO BOMBOLE OSSIGENO ACETILENE	GEN-200	GEN-200
34	DEPOSITO BOMBOLE OSSIGENO ACETILENE	GEN-200	GEN-200
35	DEPOSITO BOMBOLE OSSIGENO ACETILENE	GEN-200	GEN-200
36	DEPOSITO BOMBOLE OSSIGENO ACETILENE	GEN-200	GEN-200
37	DEPOSITO BOMBOLE OSSIGENO ACETILENE	GEN-200	GEN-200
38	DEPOSITO BOMBOLE OSSIGENO ACETILENE	GEN-200	GEN-200
39	DEPOSITO BOMBOLE OSSIGENO ACETILENE	GEN-200	GEN-200
40	DEPOSITO BOMBOLE OSSIGENO ACETILENE	GEN-200	GEN-200
A	SCARICO GENERALE CENTRALE	ESTERNO	GEN-500
Alx	APPROVVIGIONAMENTO IDRICO DA ACQUEDOTTO	ESTERNO	GEN-500

Divisione GEM Unità di Business di Genova

CENTRALE TERMOELETTRICA DI GENOVA

PLANIMETRIA APPROVVIGIONAMENTO ALLEGATO B19

Nr.Dis. 21.05758

FOGLIO NR. 3

SCALA 1:1000

POS ARCH

REV 3