



L'energia che ti ascolta.


Divisione Generazione ed Energy Management

Area di Business Produzione Termoelettrica

Unità di Business Termoelettrica Porto Empedocle

Allegato B.21

**Planimetria delle reti fognarie, dei sistemi di
Trattamento, dei punti di emissione degli
scarichi liquidi e della rete piezometrica**

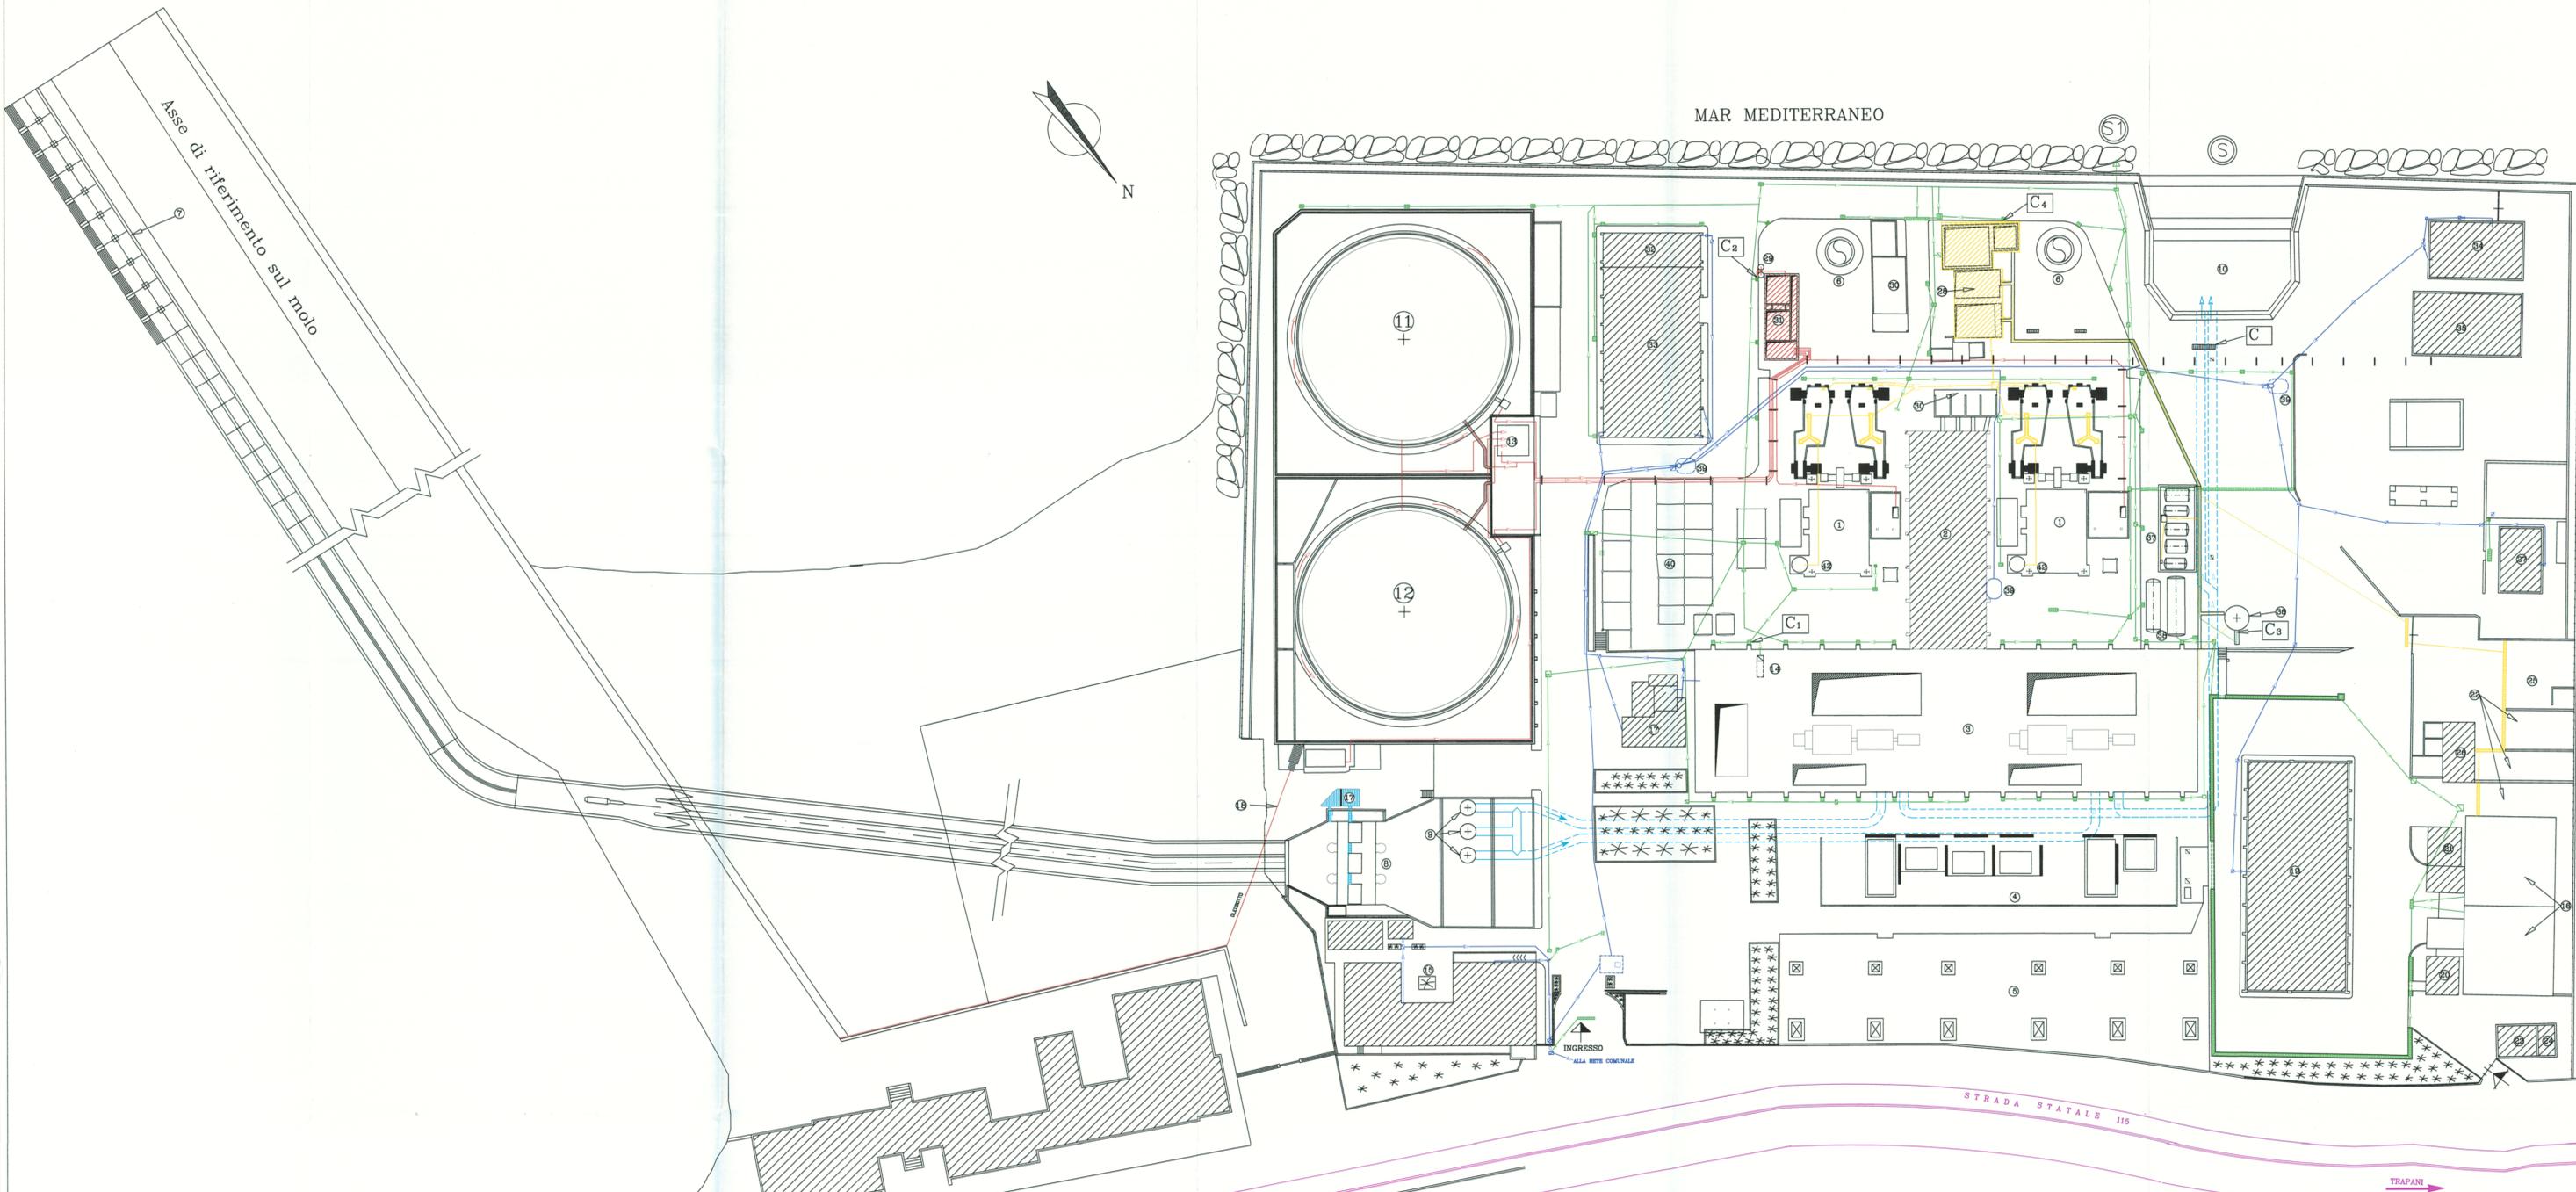

MAR MEDITERRANEO

Asse di riferimento sul molo



STRADA STATALE 115

TRAPANI

LEGENDA

- CIRCUITO ACQUA MARE
- FOGNA ACQUE INDUSTRIALI INQUINABILI DA OLII
- FOGNA ACQUE INDUSTRIALI ACIDE e/o ALCALINE
- FOGNA ACQUE METEORICHE CHIARE
- FOGNA ACQUE SANITARIE
- ⊙ PUNTI DI SCARICO
- C POZZETTO DI CAMPIONAMENTO ACQUA DI MARE
- C1 POZZETTO DI CAMPIONAMENTO ACQUA DI PALDA
- C2 POZZETTO DI CAMPIONAMENTO SCARICO IMPIANTO DI DISOLEAZIONE
- C3 POZZETTO DI CAMPIONAMENTO SCARICO IMPIANTO DI NEUTRALIZZAZIONE
- C4 POZZETTO DI CAMPIONAMENTO SCARICO IMPIANTO TRATTAMENTO CHIMICO

1) Caldaja	20) Deposito olii
2) Edificio quadri	21) Ufficio sezione manutenzione
3) Edificio macchine	22) Imp. trattamento acque acide e/o alcaline
4) Trasformatori di macchine	23) Filtri a carbone attivo
5) Sottostazione di trasformazione	24) Trasformatori 6 KV
6) Camino	25) Imp. trattamento acque inquinabili da olii
7) Opera di presa	26) Spogliatoio Enel
8) Vasca di sedimentazione	27) Ufficio e Magazzini
9) Pompe AC	28) Ex capannone Ansaldo
10) Diffusore scarico acqua di mare	29) Spogliatoio ditte
11) Serbatoio OCD K1 da 11.500 m ³	30) Serb. neutraliz. scarichi rigeneraz. imp. dem.
12) Serbatoio OCD K2 da 11.500 m ³	31) Serbatoi acido e/o soda
13) Vasca decantazione nafta	32) Autoclave antincendio
14) Scarico acque di falda edif. sala macchine	33) Vasche di rilancio acque sanitarie
15) Fonderia ed Uffici	34) Posteggi auto
16) Vasche acqua	35) Infermeria
17) Vasca di sedimentazione acqua lavag. griglie	36) Serbatoi spurghi intermittenti
18) Oleodotto	
19) Magazzino di centrale	
20) Deposito bombole ossigeno	
21) Deposito bombole gas vari	
22) Deposito rifiuti speciali	
23) Deposito rifiuti tossici e nocivi	
24) Cabina 20 KV	
25) Deposito rottami ferrosi	

ALLEGATO 3

0	Nov 2002		Paderno Di Marco	Placconaro	Caramazza
REV.	DATA	MODIFICHE	Esecutori	Contr. e/o coll.	Approvazione
			CENTRALE DI PORTO EMPEDOCLE PLANIMETRIA GENERALE CON UBICAZIONE RETI FOGNARIE E SCARICHI A MARE		
Scala 1:400	Doc. n.	012	1-1-DIS/012/4	File 02-DS-024	Plot 2.5mm - 1