


PA2 - ACQUA POTABILE DA CONSORZIO IDRICO TERRA DI LAVORO

N 41°01'12,74"
E 14°22'22,95"

N 41°01'11,66"
E 14°22'20,20"

PA1 - POZZO (Reintegro Acqua Antincendio)
con misuratore di portata

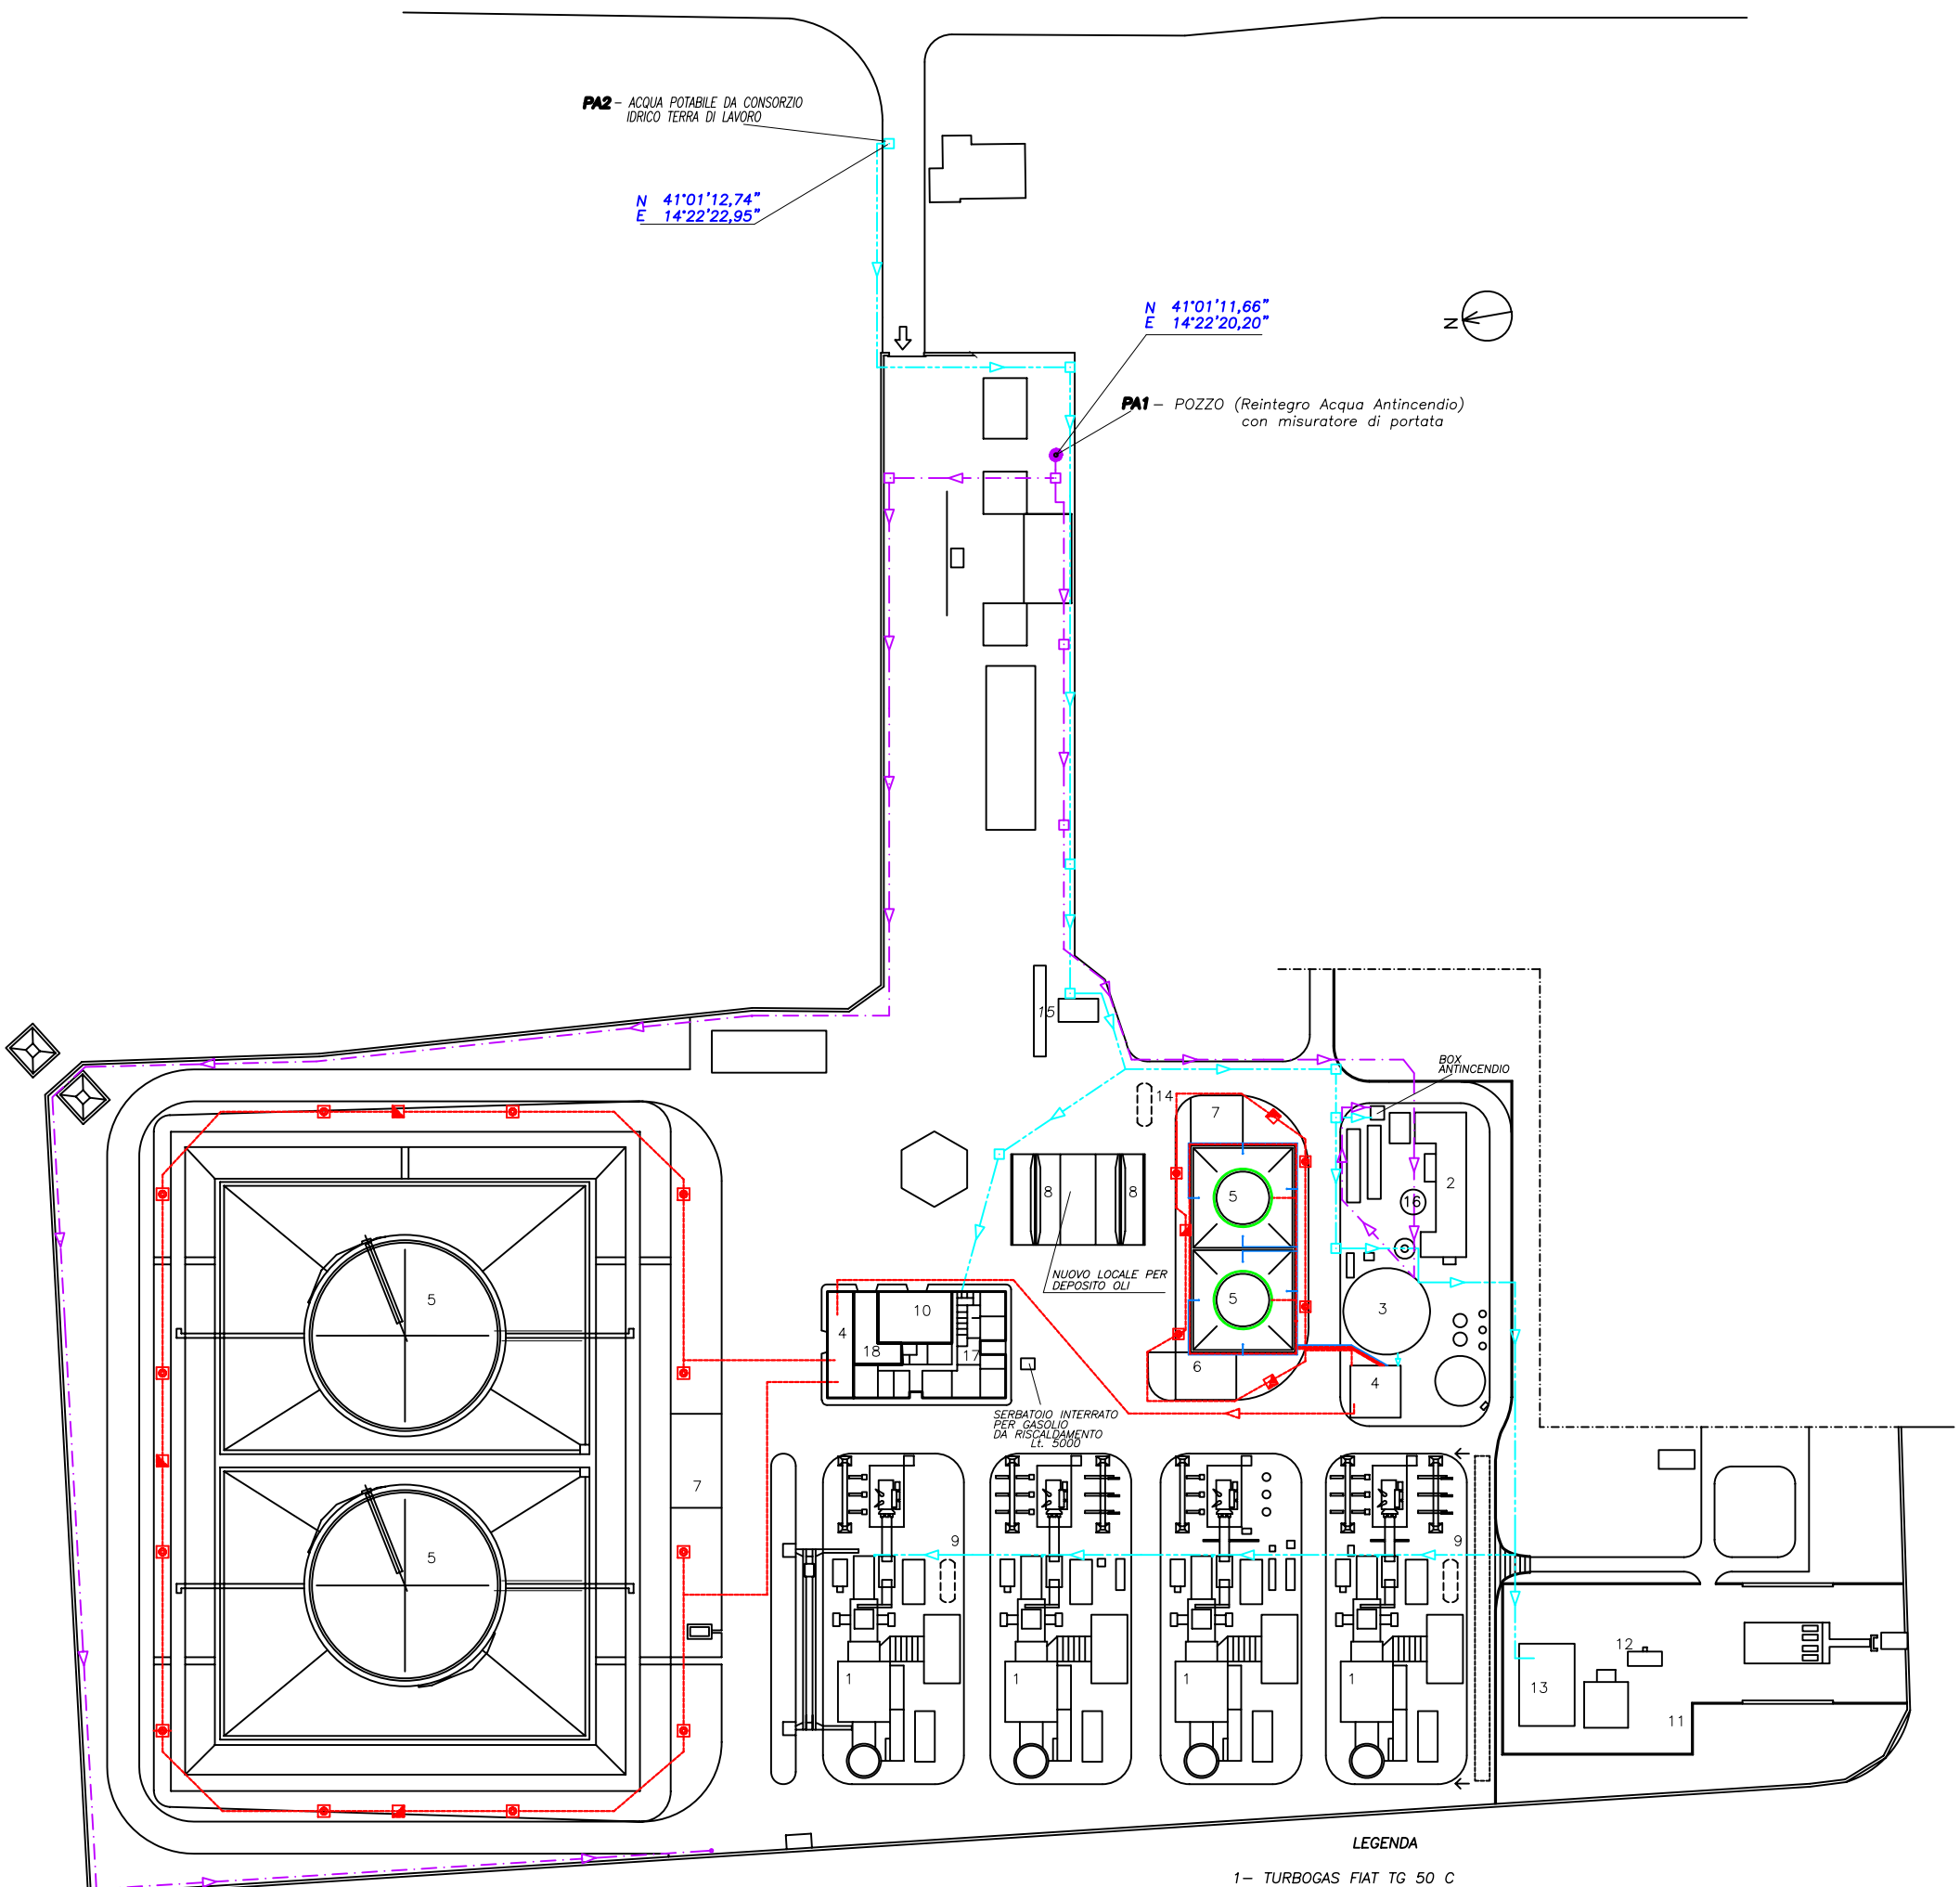

LEGENDA

- 1- TURBOGAS FIAT TG 50 C
- 2- IMPIANTO TRATTAMENTO ACQUE REFLUE
- 3- SERBATOIO ACQUA ANTINCENDIO
- 4- IMPIANTO SCHIUMOGENO
- 5- SERBATOIO GASOLIO
- 6- POMPE DI INIEZIONE
- 7- POMPE DI SCARICO E TRAVASO
- 8- RAMPA DI SCARICO AUTOBOTTI
- 9- SERBATOIO GASOLIO INTERRATO m.c. 50
- 10- OFFICINA
- 11- TORCIA DI COMBUSTIONE FASI LIQUIDE
- 12- CABINA MISURE FISCALI
- 13- LOCALE CALDAIE
- 14- SERBATOIO GASOLIO INTERRATO m.c. 40
- 15- PESA
- 16- SERBATOIO STOCCAGGIO OLIO SEPARATO
- 17- UFFICI-SPOGLIATOI
- 18- MAGAZZINO

- Pozzetto Saracinesca
- Idranti Antincendio
- Schiumogeno
- Acqua Antincendio e Schiumogeno
- Acqua Antincendio Frazionata
- Acqua Pozzo (Uso Irriguo e Reintegro Serbatoi Antincendio)
- Acqua Acquedotto

Enel L'ENERGIA CHE TI ASCOLTA		Divisione Generazione ed Energy Management Unità di Business Piedrafilia Impianto Turbogas Maddaloni	
DESCRIZIONE	DATA	FIRMA	OGGETTO
CONTRATTORE			PLANIMETRIA DELL' APPROVVIGIONAMENTO E DISTRIBUZIONE IDRICA
APPROVATO			
DENOMINAZIONE			DISSEGNO n°
CENTRALE DI MADDALONI SEZ. 1-2-3-4 IN CICLO APERTO			Allegato B.19
			SCALE 1:500
ACQUEDOTTO IL	SOSTITUISCE IL	TM. n°	