


PUNTI DI APPROVVIGIONAMENTO IDRICI			
SIGLA	COORDINATE GEOGRAFICHE		
	LATITUDINE	LONGITUDINE	
AI 1N	47°38'23.68" N	17°38'45.17" E	
AI 2N	47°38'27.49" N	17°38'37.37" E	

LEGENDA	
■	Acque ad uso potabile
■	Acque ad uso industriale
■	Acque ottenute mediante tecniche di riutilizzo

ASSE DI RIFERIMENTO X-X'
X=10.000.000

ASSE DI RIFERIMENTO Y-Y'
Y=30.000.000

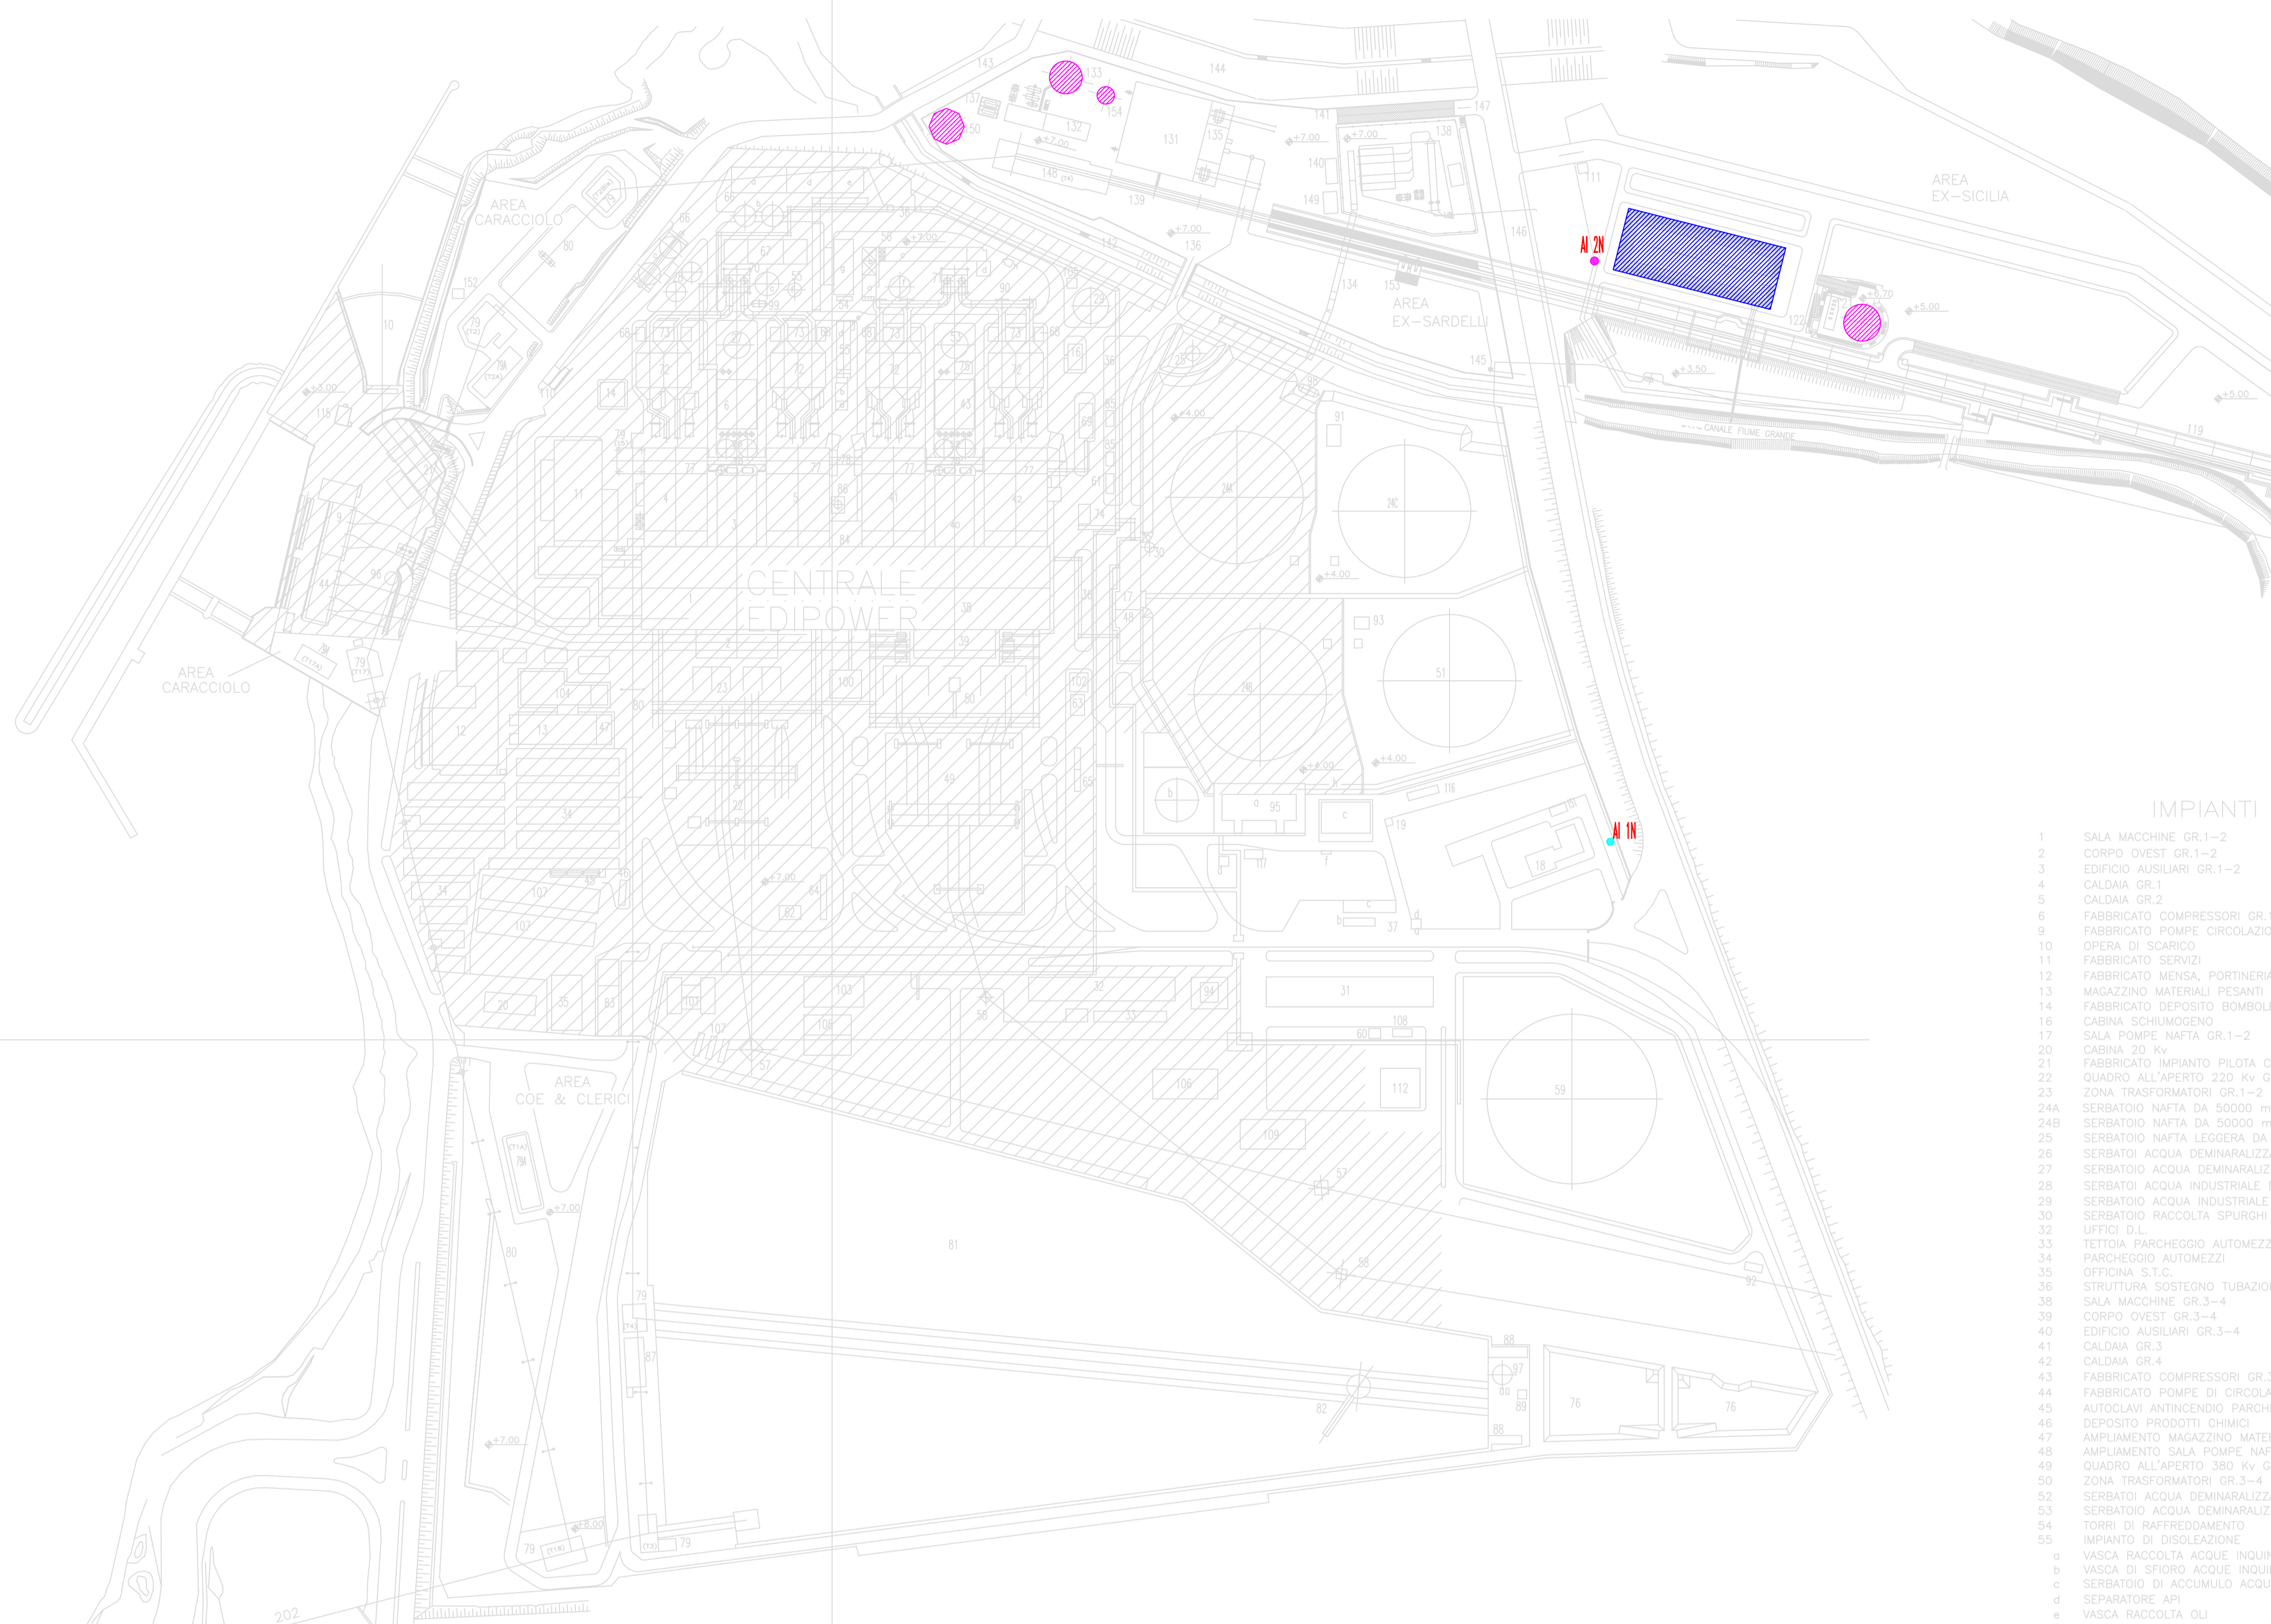

LEGENDA

- | | | | |
|-----|--|-----|---|
| | IMPIANTI EDIPOWER | | IMPIANTI ENEL |
| 1 | SALA MACCHINE GR.1-3 | 18 | UFFICIO ENEL |
| 2 | CORPO OVEST GR.1-2 | 19 | CABINA ELETTRICA F.M. UFFICIO ENEL |
| 3 | EDIFICIO AUSILIARI GR.1-2 | 245 | SERBATOIO NATFA DA 50000 mc. N°3 |
| 4 | CALDAIA GR.1 | 31 | FABBRICATO DEPOSITO ATTREZZI E MATERIALI DI RECUPERO |
| 5 | CALDAIA GR.2 | 239 | PORTINERIA DI GARIBOLDI |
| 6 | FABBRICATO COMPRESSORI GR.1-2 | 376 | PIENA A PONTE |
| 10 | OPERA DI SCANDIO | 378 | MAGAZZINO-SPOLIATOIO |
| 11 | FABBRICATO SERVIZI | 379 | TRAMONTANA IMPRESA |
| 12 | FABBRICATO MONTA. PORTINERIA, SPOLIATOIO | 51 | SERBATOIO NATFA DA 50000 mc. N°4 |
| 13 | MAGAZZINO MATERIALI PESANTI | 288 | SERBATOIO NATFA DA 100000 mc. N°5 |
| 14 | FABBRICATO DEPOSITO BOMBELE, OFFICINA E LABORATORIO CHIMICO | 62 | TETTOLA IMPIANTO ANTINCENDIO SERBATOIO NATFA DA 100000 mc. |
| 15 | CABINA SCHUMMOGEND | 76 | MACCHIE RACCOLTA PARCHI E CENERI LEGGERE DA NATFA |
| 16 | CALDAIA NATFA GR.1-2 | 81 | PARCHIO CARBONE |
| 17 | CALDAIA NATFA GR.3-4 | 82 | MACCHINA DI BIRESCA E MACCHIA A PARCHIO CARBONE |
| 22 | CALDAIA NATFA GR.1-2 | 86 | VASCA DI DECONTAMINAZIONE CARBONE |
| 23 | FABBRICATO SUPRANO PILOTA CLORO | 88 | VASCA DRENAGGIO VASCHIE DI DECONTAMINAZIONE CARBONE |
| 24 | QUADRO ALLIANTI 220 kv GR.1-2 | 89 | IMPIANTO DECONTAMINAZIONE E RILASCIO STRIMAGGI |
| 25 | ZONA TRASFORMATORI GR.1-2 | 92 | VASCA RISERVA SORCA |
| 244 | SERBATOIO NATFA DA 50000 mc. N°1 | 93 | VASCA SEPARAZIONE, DECONTAMINAZIONE E RACCOLTA NATFA |
| 245 | SERBATOIO NATFA DA 50000 mc. N°2 | 95 | OLEODOTTO BRINDISI NORD - BRINDISI SUD |
| 25 | SERBATOIO NATFA LEGGERE DA 240 mc. | 9 | STAZIONE DI FANTERNA OLEODOTTO |
| 26 | SERBATOIO NATFA LEGGERE DA 240 mc. CAD. | 8 | SERBATOIO ACQUA FLUSSANTE ACQUA mc. |
| 27 | SERBATOIO NATFA DENATURAZIONE DA 500 mc. CAD. | 5 | CABINA ELETTRICA |
| 28 | SERBATOIO NATFA DENATURAZIONE DA 500 mc. CAD. | 4 | TETTOLA ANTINCENDIO |
| 29 | SERBATOIO NATFA DENATURAZIONE DA 500 mc. CAD. | 1 | GRUPPO ELETTROGENO PER OLEODOTTO |
| 30 | SERBATOIO NATFA DENATURAZIONE DA 500 mc. CAD. | 97 | TUBAZIONE SILEZZOITO |
| 31 | SERBATOIO NATFA DENATURAZIONE DA 500 mc. CAD. | 108 | SERBATOIO 1500 mc. E POMPE IMP. UMIDIFICAZIONE PARCHIO CARBONE |
| 32 | UFFICIO D.I.L. | 112 | AREA RINGHIALETORI BRINDISILSON |
| 33 | TETTOLA PARCHIOGGIO AUTOMEZZI | 116 | CABINA SCHUMMOGEND SERBATOIO NATFA N°3-4 |
| 34 | PARCHIOGGIO AUTOMEZZI | 117 | GRUPPO ELETTROGENO |
| 35 | STRUTTURAZIONE S.T.C. | 151 | VASCA ACQUE METEORICHE |
| 36 | STRUTTURAZIONE SOSTEGNO TUBAZIONI | | |
| 38 | SALA MACCHINE GR.3-4 | | |
| 39 | CORPO OVEST GR.3-4 | | |
| 40 | EDIFICIO AUSILIARI GR.3-4 | | |
| 41 | CALDAIA GR.3 | | |
| 42 | CALDAIA GR.4 | | |
| 43 | FABBRICATO COMPRESSORI GR.3-4 | | |
| 44 | FABBRICATO POMPE DI CIRCOLAZIONE GR.3-4 | | |
| 45 | AUTOCALDAIA ANTINCENDIO PARCHIOGGIO | | |
| 46 | DEPOSITO PRODOTTI CHIMICI | | |
| 47 | AMPLIAMENTO MAGAZZINO MATERIALI PESANTI | | |
| 48 | AMPLIAMENTO SALA POMPE NATFA | | |
| 49 | QUADRO ALLIANTI 380 kv GR.3-4 | | |
| 50 | ZONA TRASFORMATORI GR.3-4 | | |
| 51 | SERBATOIO NATFA DENATURAZIONE DA 500 mc. CAD. | | |
| 52 | SERBATOIO NATFA DENATURAZIONE DA 500 mc. CAD. | | |
| 53 | SERBATOIO NATFA DENATURAZIONE DA 500 mc. CAD. | | |
| 54 | TORRI DI RAFFREDDAMENTO | | |
| 55 | IMPIANTO DI DECONTAMINAZIONE | | |
| 6 | VASCA RACCOLTA ACQUE INDEINABILI DA OLI | 151 | CABINA ELETTRICA PRIMARIA |
| 7 | VASCA DI SPORIO ACQUE INDEINABILI DA OLI | 152 | CABINA ELETTRICA TORRE TRASFORMAZIONE CARBONE 14 |
| 8 | SERBATOIO DI ACCUMULO ACQUE INDEINABILI DA OLI | 153 | SERBATOIO ACQUA INDUSTRIALE E ANTINCENDIO |
| 9 | SERBATOIO DI ACCUMULO ACQUE INDEINABILI DA OLI | 154 | STRUTTURAZIONE SOSTEGNO TUBAZIONI |
| 10 | VASCA RACCOLTA OLI | 155 | SOTTOSTAZIONE ELETTRICA |
| 11 | SERBATOIO SEPARAZIONE ACQUE-OLI DA 100 mc. | 156 | IMPIANTO DI DECONTAMINAZIONE |
| 12 | IMPIANTO TRATTAMENTO ACQUE REFLUE | 157 | SERBATOIO OLI (ELETTRICI) TRASFORMAZIONI |
| 13 | VASCA DI POMPAIOGGIO | 158 | AREA STAZIONE DI PRIMA SCELTA METANO (ELETTRICI) |
| 14 | VASCA DI REAZIONE | 159 | MASTRO TRASPORTO CARBONE (ASSE ATTREZZATO) |
| 15 | VASCA DI DECONTAMINAZIONE | 160 | MAGAZZINO MATERIALI PESANTI |
| 16 | VASCA DI POMPAIOGGIO PER RICICLO | 141 | MAPPA DI ACCESSO ALL'IMPIANTO |
| 17 | VASCA DI POMPAIOGGIO PER RISERVA OLI | 142 | ALVEOLI SERRAMENTI PARCHIOGGIO |
| 18 | SERBATOIO DI ACCUMULO ACQUE ACQUE E ALDOLINE | 143 | STAZIONE LITRANCA |
| 19 | FABBRICATO APPARECCHIATURE TRATTAMENTO ACQUE REFLUE | 144 | VALLE TERMOELETTRICA |
| 20 | VASCA TRAPPOLA | 145 | TERMINALE CAVO 150 kv |
| 21 | TRALICCI LINEA 220 kv | 146 | VALLE TERMOELETTRICA |
| 22 | TRALICCI LINEA 380 kv | 147 | RACCORDO STRADALE INGRESSO AREA "SARDELLI" |
| 23 | CABINA ELETTRICA | 148 | TORRE TRATTAMENTO CARBONE 14 |
| 24 | FABBRICATO BOMBELE OLI GR.1-2 | 149 | VASCA RACCOLTA ACQUE METEORICHE DI PRIMA PROSSIMA |
| 25 | FABBRICATO BOMBELE OLI GR.3-4 | 150 | NUOVO SERBATOIO ACQUA INDUSTRIALE E ANTINCENDIO |
| 26 | FUGA BOMBELE OLI GR.1-2 | 153 | FRANGIACQUE DI CARICAMENTO MASTRO TRASPORTO CARBONE CON AUTOMEZZI |
| 27 | FUGA BOMBELE OLI GR.3-4 | 154 | NUOVO SERBATOIO ACQUA INDUSTRIALE 500 mc. |
| 28 | IMPIANTO TRATTAMENTO ED EVADUAZIONE CENERI LEGGERE E PESANTI | | |
| 29 | VASCA DI DECONTAMINAZIONE | | |
| 30 | OLI ACCUMULO CENERI PESANTI DA CARBONE DA 1000 mc. CAD. | | |
| 31 | OLI ACCUMULO CENERI LEGGERE DA 2500 mc. CAD. | | |
| 32 | VASCA RACCOLTA ACQUA CHIMICATA | | |
| 33 | LOCALI POMPE | | |
| 34 | FABBRICATO COMPRESSORI E SOFFIANTI GR.1-4 | | |
| 35 | CALDAIA AUSILIARIA | | |
| 36 | CAMERA GR.1-2 | | |
| 37 | CAMERA GR.3-4 | | |
| 38 | CAMERA GR.3-4 | | |
| 39 | CAPTORI ELETTRICISTATI GR.1-4 | | |
| 40 | FABBRICATO COMANDO CAPTORI ELETTRICISTATI GR.1-4 | | |
| 41 | TETTOLA GARDO AUTOMEZZI | | |
| 42 | GRUPPI SEPARAZIONE CENERI LEGGERE DA CARBONE | | |
| 43 | BUNNER CARBONE GR.1-4 | | |
| 44 | PASSERELLE COLLEGAMENTO BUNKER CARBONE | | |
| 45 | TORRE TRATTAMENTO CARBONE (13-14-15) | | |
| 46 | MASTRO TRASPORTO CARBONE | | |
| 47 | PARCHIO CARBONE | | |
| 48 | OFFICINA E TETTOLA RECUPERO BULDOZER | | |
| 49 | EVAPORATORE | | |
| 50 | SERBATOIO ACQUA | | |
| 51 | IMPIANTO AEROTR. COMBUSTIBILE | | |
| 52 | FABBRICATO COMANDO MASTRO TRASPORTO CARBONE | | |
| 53 | VENTILATORI RILASCIAMENTO CALDAIA | | |
| 54 | FABBRICATO DEPOSITO | | |
| 55 | SERBATOIO PROCLORITO | | |
| 56 | SERBATOIO RECUPERO OLI DA VASCA 91 | | |
| 57 | AUTOCALDAIA LAVAGGIO MEZZO TRASPORTO CENERI | | |
| 58 | EDIFICIO SISTEMA DI SUPERVISIONE | | |
| 59 | FABBRICATO SPOLIATOIO DITTE E ALLE IDIATICHE | | |
| 60 | DEPOSITO PRODOTTI CHIMICI | | |
| 61 | FABBRICATO SERVIZIO OLI | | |
| 62 | FABBRICATO SERVIZIO VARI (INTERFERMA, UFFICI E VARI) | | |
| 63 | CALDAIA | | |
| 64 | TETTOLA POMPE ACQUA INDUSTRIALE | | |
| 65 | AREA DEPOSITO RIFIUTI DIFFERENZIATI | | |
| 66 | SPOLIATOIO DITTE | | |
| 67 | AREA RECUPERO MATERIALI PESANTI | | |
| 68 | PORTINERIA AUTOMEZZI | | |
| 69 | VASCA RACCOLTA ACQUE METEORICHE DI PRIMA PROSSIMA | | |

ALLEGATO C8 - NORD

OS	DATA	REVISIONE	REVISIONE	REVISIONE	REVISIONE	REVISIONE	REVISIONE	REVISIONE
05	08/08/08	REVISIONE GENERALE	CEM	AT-SAI		P-SI		
04	24/11/06	REVISIONE GENERALE	CEM	IMP	COV	ELE	SAC	MAM
03	26/10/98	REVISIONE GENERALE	DDO	IMP	COV	ELE	SAC	MAM

REV.	DATA	SCOPO	DESCRIZIONE DELLA REVISIONE	PREPARATO	COLLABORAZIONE	CONTROLLATO	APPROVATO	EMESSO
				Clienti	Divisione	Generazione Ed Enersi	Management	Enel
<p>Enel L'ENERGIA CHE TI ASCOLTA.</p> <p>PROGETTO: CENTRALE DI BRINDISI NORD</p> <p>TITOLO: []</p> <p>SCALE: 1:2000</p> <p>DIS. N. 212803276</p> <p>SCALA: 1:2000</p> <p>DIS. N. 212803276</p> <p>FILE: 21280327604.dwg</p> <p>PRODOTTO DA: BR70001DCAM04</p> <p>REVISIONI:</p> <p>QUESTO DOCUMENTO E' PROPRIO DI ENEL PRODUZIONE SPA E' SOTTOPRODOTTO. E' VIETATA LA RIPRODUZIONE, L'USO O LA DISTRIBUZIONE DI ALTRI DOCUMENTI SENZA LA PERMESSA SCRITTA DI ENEL PRODUZIONE SPA.</p>								