


- LEGENDA**
- TUBAZIONI AEREE
 - LINEA TRATTAMENTO VASCA 6 - T1
 - ① ISOTALONITRILE
 - ② DERIVATI TOLUENICI
 - ③ DERIVATI TOLUENICI
 - ④ TAD GRANULAZIONE
 - ⑤ TAD SINTESI / IDROGENAZIONE
 - ⑥ IDROGENAZIONE AEB
 - ⑦ TAD SINTESI
 - ⑧ STOCCAGGIO ACIDO BENZOICO
 - ⑨ DERIVATI TOLUENICI
 - ⑩ COMPRESSORI ARIA
 - ⑪ MULTIFUNZIONALE 1 / DERIVATI TOLUENICI
 - ⑫ MULTIFUNZIONALE 1
 - ⑬ DISTILLAZIONE
 - ⑭ EX ACIDO BENZOICO
 - ⑮ DERIVATI TOLUENICI
 - ⑯ DERIVATI TOLUENICI
 - ⑰ CENTRALE TERMOELETTRICA PARCO CARBONE
 - ⑱ CENTRALE TERMOELETTRICA RESINE
 - ⑲ TORRI RAFFREDDAMENTO
 - ⑳ FLUSSO COLLETTORE LAB RICERCHE/CLORURAZIONI CLOROPARAFFINE CLORURO DI IODIO RIGENERAZIONE RESINE
 - ㉑ FLUSSO FOGNA CENTRALE CICLO PRODUTTIVO CHIMICA FINE
 - ㉒ FLUSSO SODA CLORO ACQUE MERCURICHE/MP. DEMERCURIZZAZIONE
 - ㉓ FLUSSO STRIPPAGGIO SOLVENTI E TRATTAMENTO SU CARBONI
 - ㉔ UNITA' SERVIZI ACQUE NERE
 - ㉕ EX SERBATOI TOLUENE
 - ㉖ FLUSSO FIACCOLA
 - ㉗ FLUSSO GASOMETRO
 - ㉘ STRIPPAGGIO SOLVENTI
 - ㉙ ACQUE ANTINCENDIO
 - ㉚ TRATTAMENTO SU CARBONI: DISCONTINUO
 - ㉛ TRATTAMENTO DISTILLAZIONE SOLVENTI
 - ㉜ TRATTAMENTO STRIPPAGGIO AROMATICI

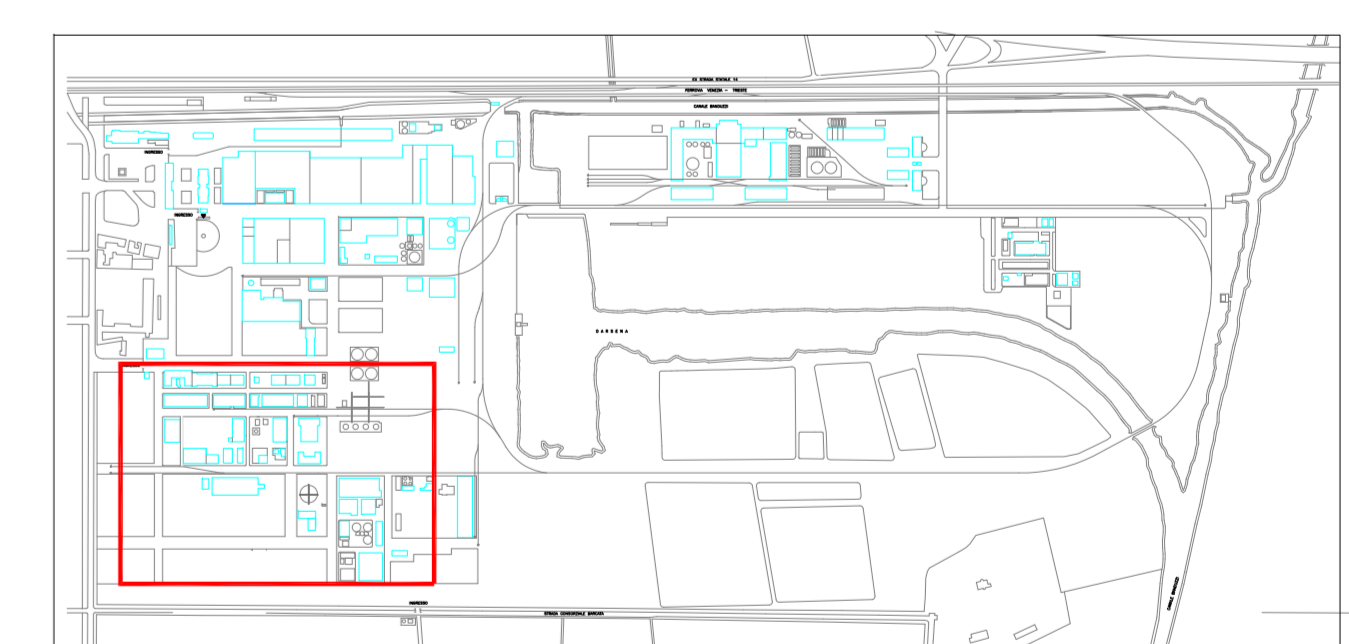

REF. DIS.CAFFARO 00.000.B.302

Rev.	Descrizione	Data	Completato	Controlli	Approvato
09	REVISIONE	19.12.05	VALLANC	CESARI	PASQUAL
08	REVISIONE (INSERITO TRATTAMENTO VASCA 6)	03.11.05	BRAIDA	CESARI	PASQUAL
07	REVISIONE (VARIAZIONE DESCRIZIONI T2-T3)	20.09.05	BRAIDA	M.VENT.	CUTILLO
06	REVISIONE	20.07.05	BRAIDA	M.VENT.	CUTILLO
05	REVISIONE	29.06.05	BRAIDA	M.VENT.	CUTILLO
04	REVISIONE	27.06.05	BRAIDA	M.VENT.	CUTILLO
03	REVISIONE	23.06.05	BRAIDA	M.VENT.	CUTILLO
02	REVISIONE	10.06.05	BRAIDA	M.VENT.	PASQUAL
01	REVISIONE	16.05.05	BRAIDA	M.VENT.	PASQUAL
00	EMISIONE	22.09.03	VALLANC	M.VENT.	MANZOLI

DENOMINAZIONE: **STABILIMENTO TORVISCOSE - ALLEGATO B21**
 FIGURA A1: **PLANIMETRIA AREA CHIMICA FINE**
RETE FOGNATURE AEREE

N. DIS. **FIG.2**
00.005.A.22

FOGLIO 1 DI 2 SCALA 1:500

Questo documento è di proprietà della Caffaro. Vietata la duplicazione non autorizzata.

CAFFARO GRUPPO S.p.A.
 P.le F. Marzulli, 1 - 33050 Torviscosa (UD)

Data: 01.09.03 CAD NAME: 00-005-A-22 AD