


- LEGENDA
- 1 TUBAZIONI INTERRATE
  - 2 ISOPTALONITRILE
  - 3 DERIVATI TOLUENICI
  - 4 DERIVATI TOLUENICI
  - 5 TAED GRANULAZIONE
  - 6 TAED SINTESI / IDROGENAZIONE
  - 7 IDROGENAZIONE AEB
  - 8 TAED SINTESI
  - 9 STOCCAGGIO ACIDO BENZOICO
  - 10 DERIVATI TOLUENICI
  - 11 COMPRESSORI ARIA
  - 12 MULTIFUNZIONALE 1 / DERIVATI TOLUENICI
  - 13 MULTIFUNZIONALE 1
  - 14 DISTILLAZIONE
  - 15 EX ACIDO BENZOICO
  - 16 DERIVATI TOLUENICI
  - 17 DERIVATI TOLUENICI
  - 18 CENTRALE TERMOELETTRICA PARCO CARBONE
  - 19 CENTRALE TERMOELETTRICA RESINE
  - 20 TORRI RAFFREDDAMENTO
  - 21 FLUSSO COLLETTORE LAB RICERCHE/CLORURAZIONI CLOROPARAFFINE CLORURO DI IODIO RIGENERAZIONE RESINE
  - 22 FLUSSO FOGNA CENTRALE CICLO PRODUTTIVO CHIMICA FINE
  - 23 FLUSSO SODA CLORO ACQUE MERCURICHE/AMP. DEMERCURIZZAZIONE
  - 24 FLUSSO STRIPPAGGIO SOLVENTI E TRATTAMENTO SU CARBONI
  - 25 UNITA' SERVIZI ACQUE NERE
  - 26 EX SERBATO TOLUENE
  - 27 FLUSSO FIACCOLA
  - 28 FLUSSO GASOMETRO
  - 29 STRIPPAGGIO SOLVENTI
  - 30 ACQUE ANTINCENDIO
  - 31 TRATTAMENTO SU CARBONI: DISCONTINUI
  - 32 TRATTAMENTO DISTILLAZIONE SOLVENTI
  - 33 TRATTAMENTO STRIPPAGGIO AROMATICI

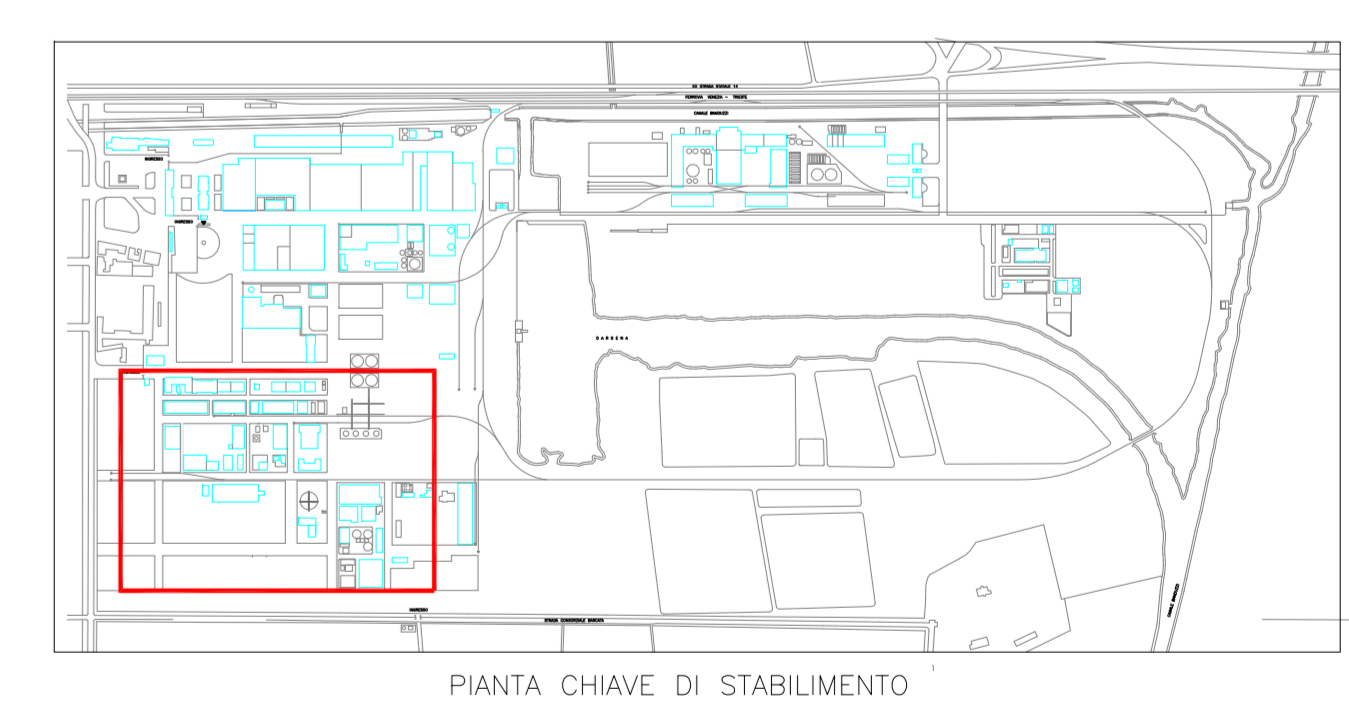

REF. DIS.CAFFARO 00.000.B.302

Rev.	Descrizione	Data	Completato	Controll.	Approvato
09	REVISIONE	19.12.05	VALLANC	CESARI	PASQUAL
08	REVISIONE (INSERITO TRATTAMENTO VASCA 6)	03.11.05	BRAIDA	CESARI	PASQUAL
07	REVISIONE (VARIAZIONE DESCRIZIONI T2-13)	20.09.05	BRAIDA	M.VENT.	CUTILLO
06	REVISIONE	20.07.05	BRAIDA	M.VENT.	CUTILLO
05	REVISIONE	29.06.05	BRAIDA	M.VENT.	CUTILLO
04	REVISIONE	27.06.05	BRAIDA	M.VENT.	CUTILLO
03	REVISIONE	23.06.05	BRAIDA	M.VENT.	CUTILLO
02	REVISIONE	10.06.05	BRAIDA	M.VENT.	PASQUAL
01	REVISIONE	16.05.05	BRAIDA	M.VENT.	PASQUAL
00	EMMISSIONE	22.09.03	VALLANC	M.VENT.	MANZOLI

DENOMINAZIONE: STABILIMENTO TORVISCOVA - ALLEGATO B21  
 FIGURA A2: PLANIMETRIA AREA CHIMICA FINE  
 RETE FOGNATURE INTERRATE

N. DIS. **FIG.2**  
**00.005.A.22**  
 FOGLIO 2 DI 2  
 SCALA 1:500

VALLANC VENTURNI DATA 01.09.03 NOME COORDINATORE	Sottilese 1 da 1019-TV-25 Sottilese 01 da... CAD NAME 00-005-A-22 A0	Questo documento è di proprietà della Caffaro. Vietata la duplicazione non autorizzata.	 GRUPPO SNA P.le F. Marzulli, 1 - 31050 Torviscosa (UD)
---	---	---	---