


LEGENDA

■ Acqua Industriale - uso processo e antincendio

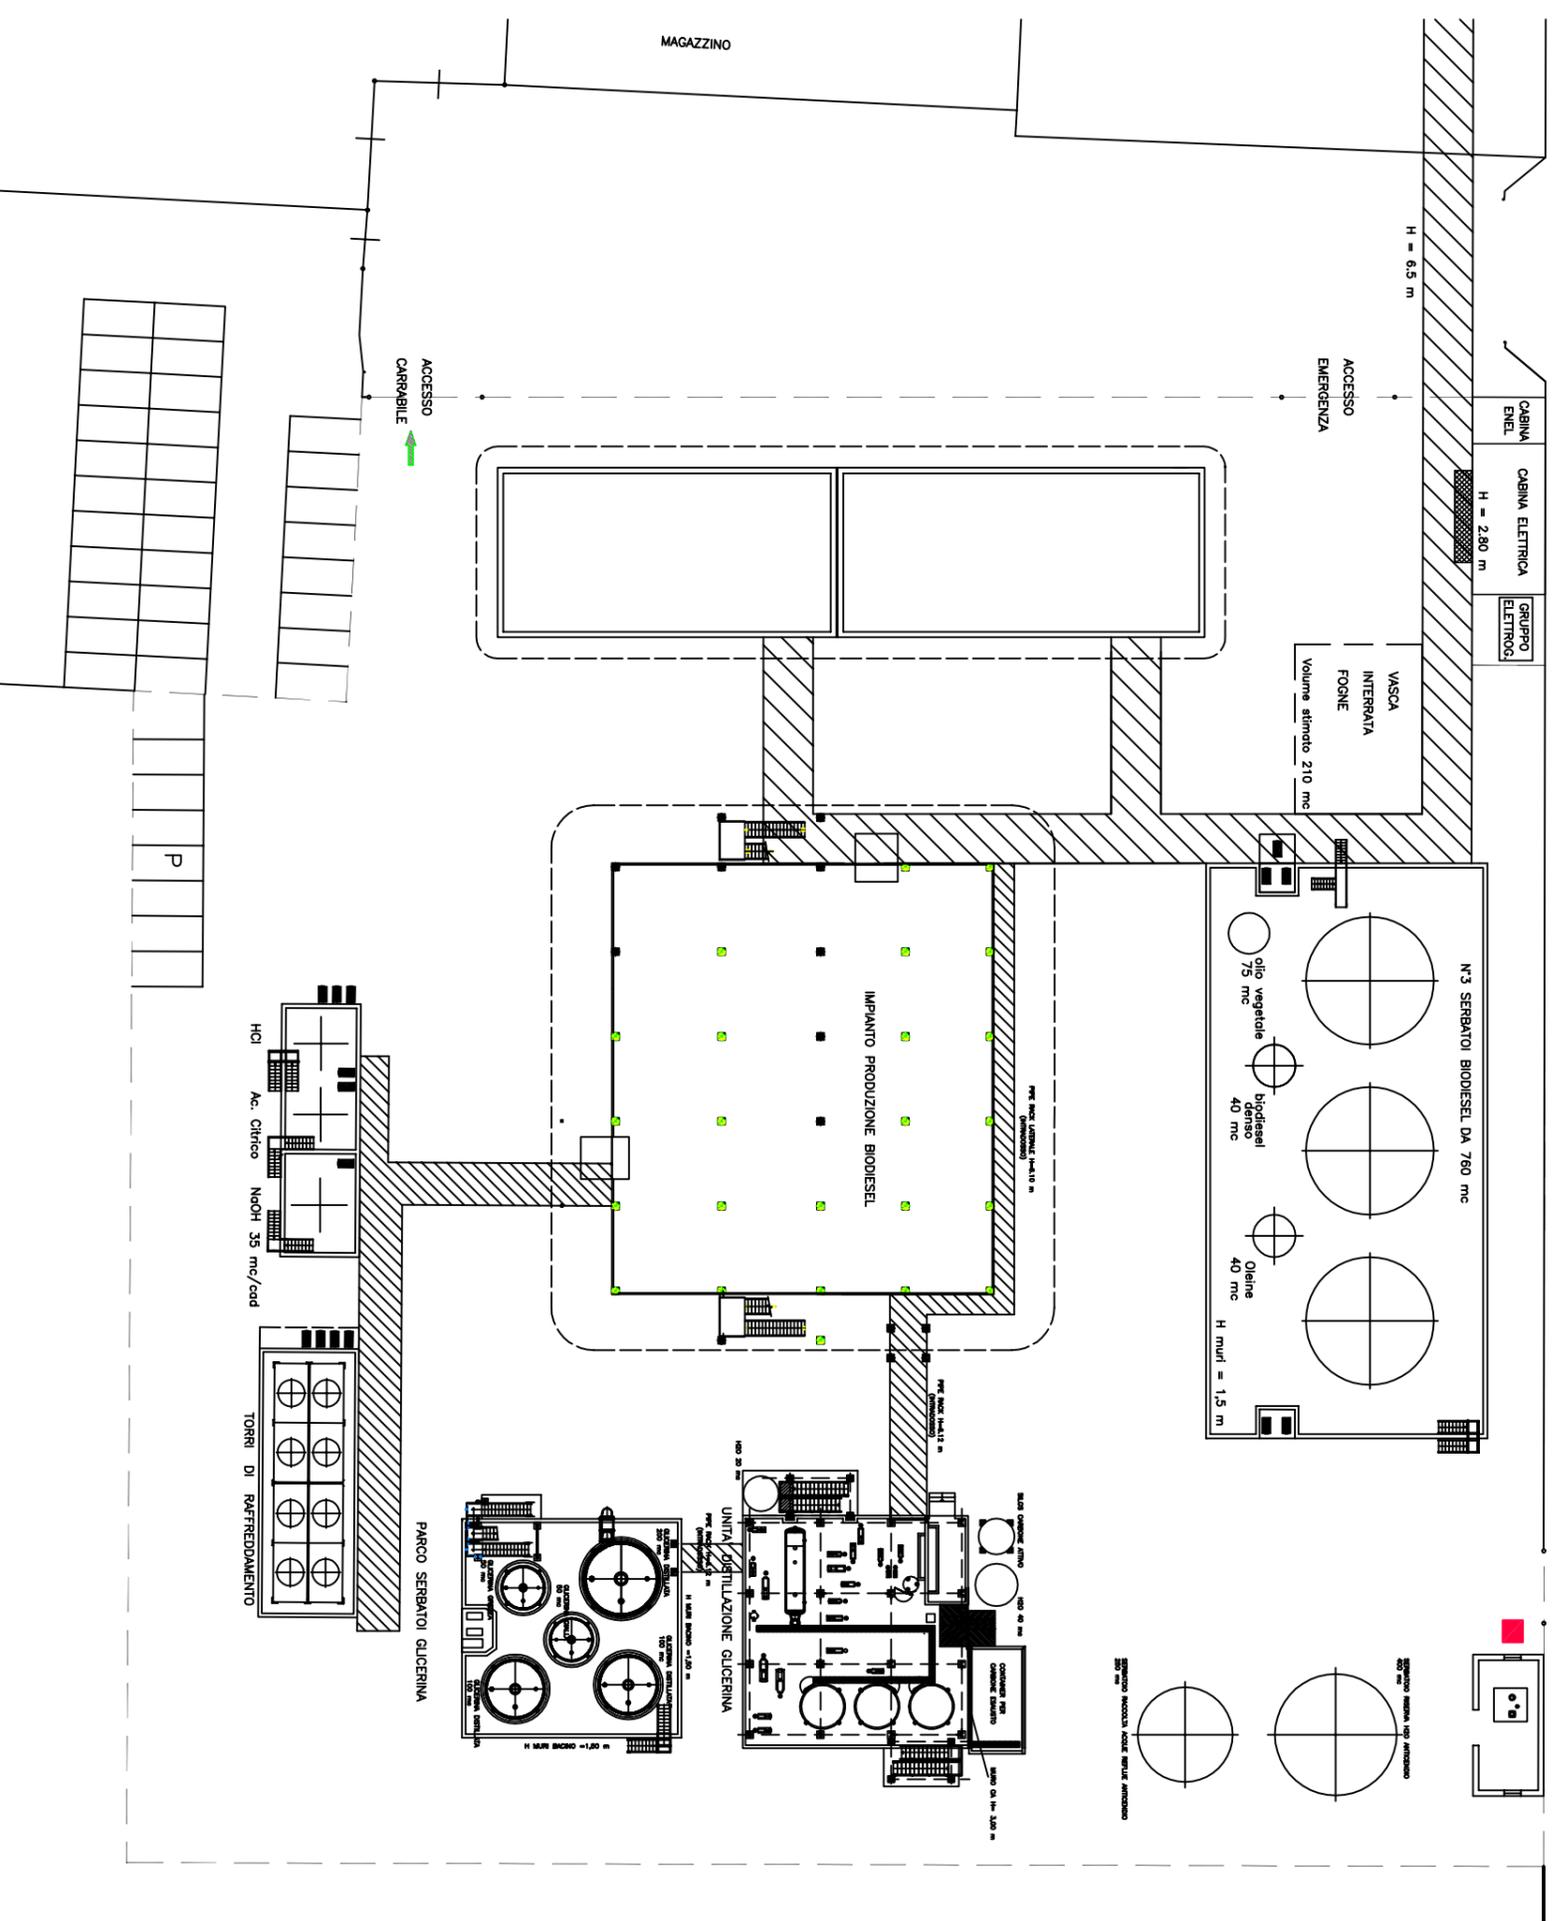

Dii
NOVAOL

**IMPIANTO DI PRODUZIONE
BIODIESEL**

RINNOVO AIA

ambiente
Ingegneria ambientale e laboratori

FORMATO: A3

SCALA: 1:500

Allegato B19

Planimetria di stabilimento
approvvigionamento idrico