



## PGEF

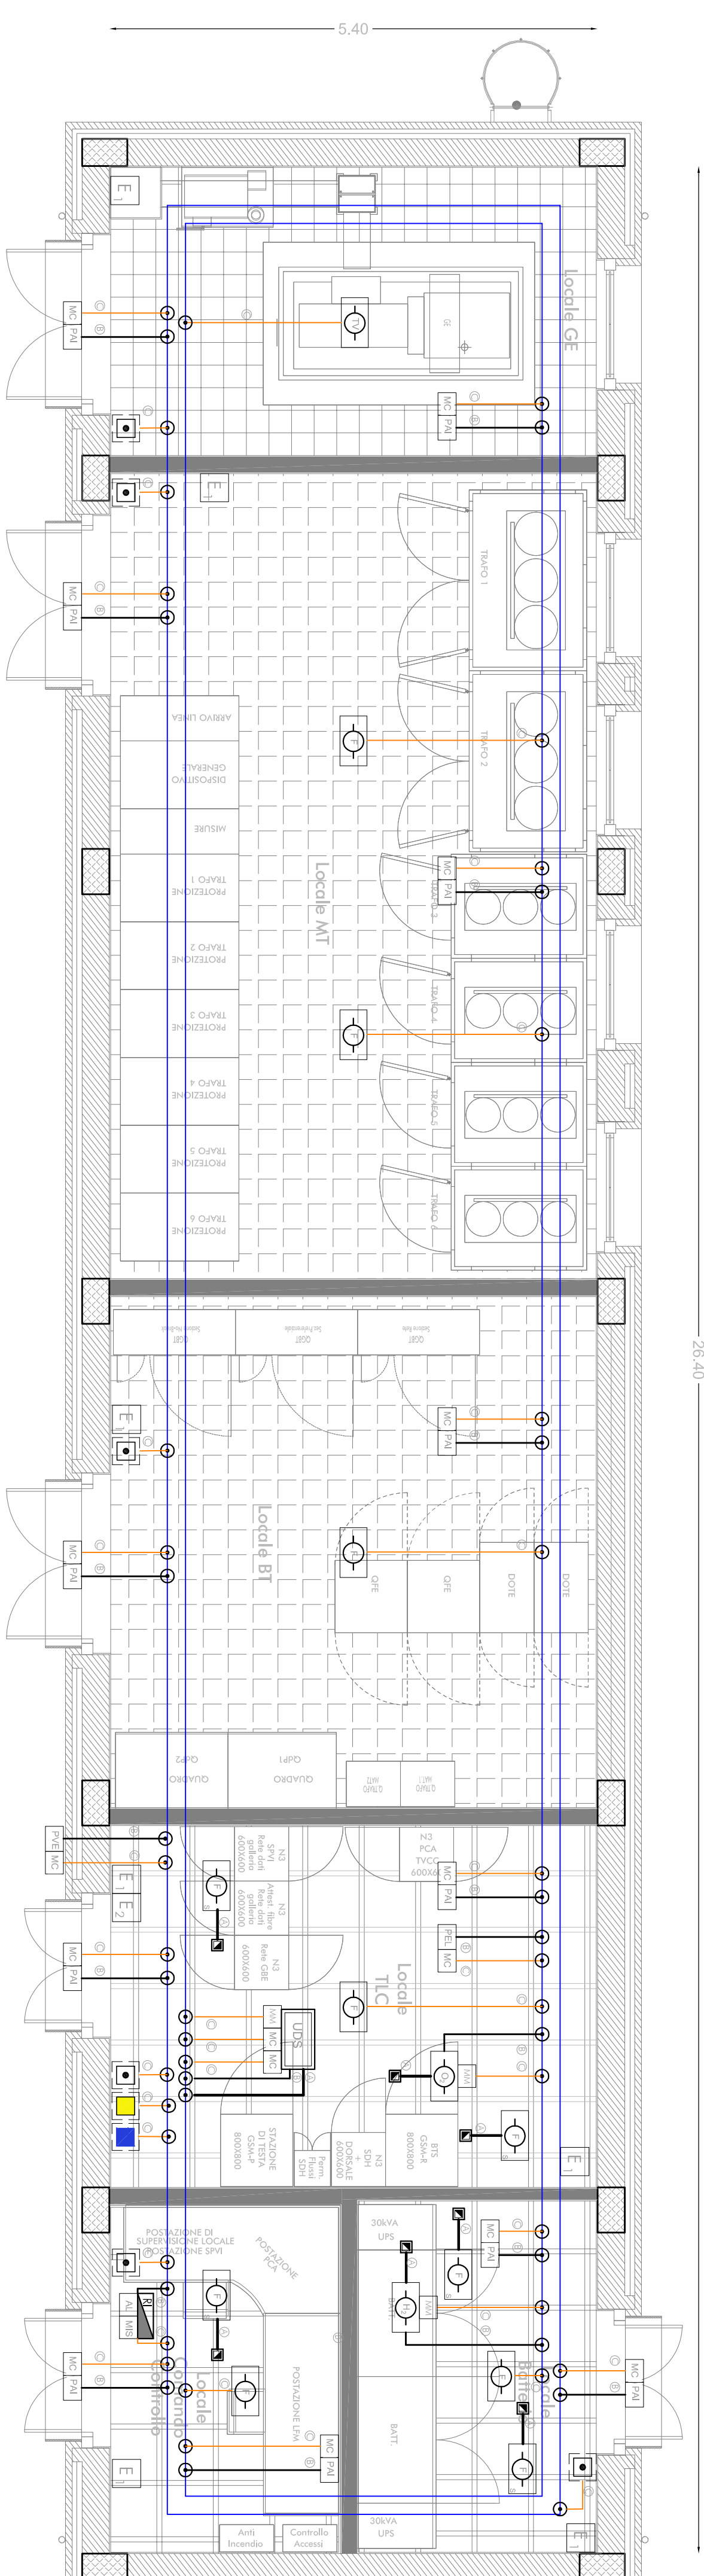


### LEGENDA IMPIANTI

	CENTRALE DI RIVELAZIONE INCENDI
	ALIMENTATORE
	MODULO DISOLAMENTO
	RIVELATORE OTTICO DI FUMO
	RIVELATORE OTTICO DI FUMO CONTROSPORFITTO
	RIVELATORE OTTICO DI FUMO SOTTOPAVIMENTO
	RIVELATORE TERMVELOCIMETRICO
	RIVELATORE DI OSSIGENO
	RIVELATORE DI IDROGENO
	RIVELATORE LINEARE
	MODULO COMANDO
	MODULO MONITORAGGIO
	REPETITORE OTTICO
	PULSANTE MANUALE DI ALLARME INCENDIO
	PULSANTE MANUALE DI SCARICA MANUALE
	PULSANTE DI ARRESTO SCARICA
	PANNELLO OTTICO/ACUSTICO "ALLARME INCENDIO"
	PANNELLO OTTICO/ACUSTICO "EVACUARE IL LOCALE"
	UNITA' DI SFERGIAMENTO INCENDIO
	SPOSTAMENTO VERTICALE
	CANALE METALLICO 200X75 mm CHIUSO CON COPRICHIO
	CANO EN50200.1S7H SEZIONE 2x1.5mmq ALARMATAZIONE
	CANO EN50200.1S7H SEZIONE 2x1.5mmq ALARMATAZIONE
	CANO EN50200.1S7H SEZIONE 2x1.5mmq ALARMATAZIONE
	ESTINTORE A POLVERE 6 kg
	POLVERE CARRELLO 50 kg


## LOCALE PRESSURIZZAZIONE ANTINCENDIO

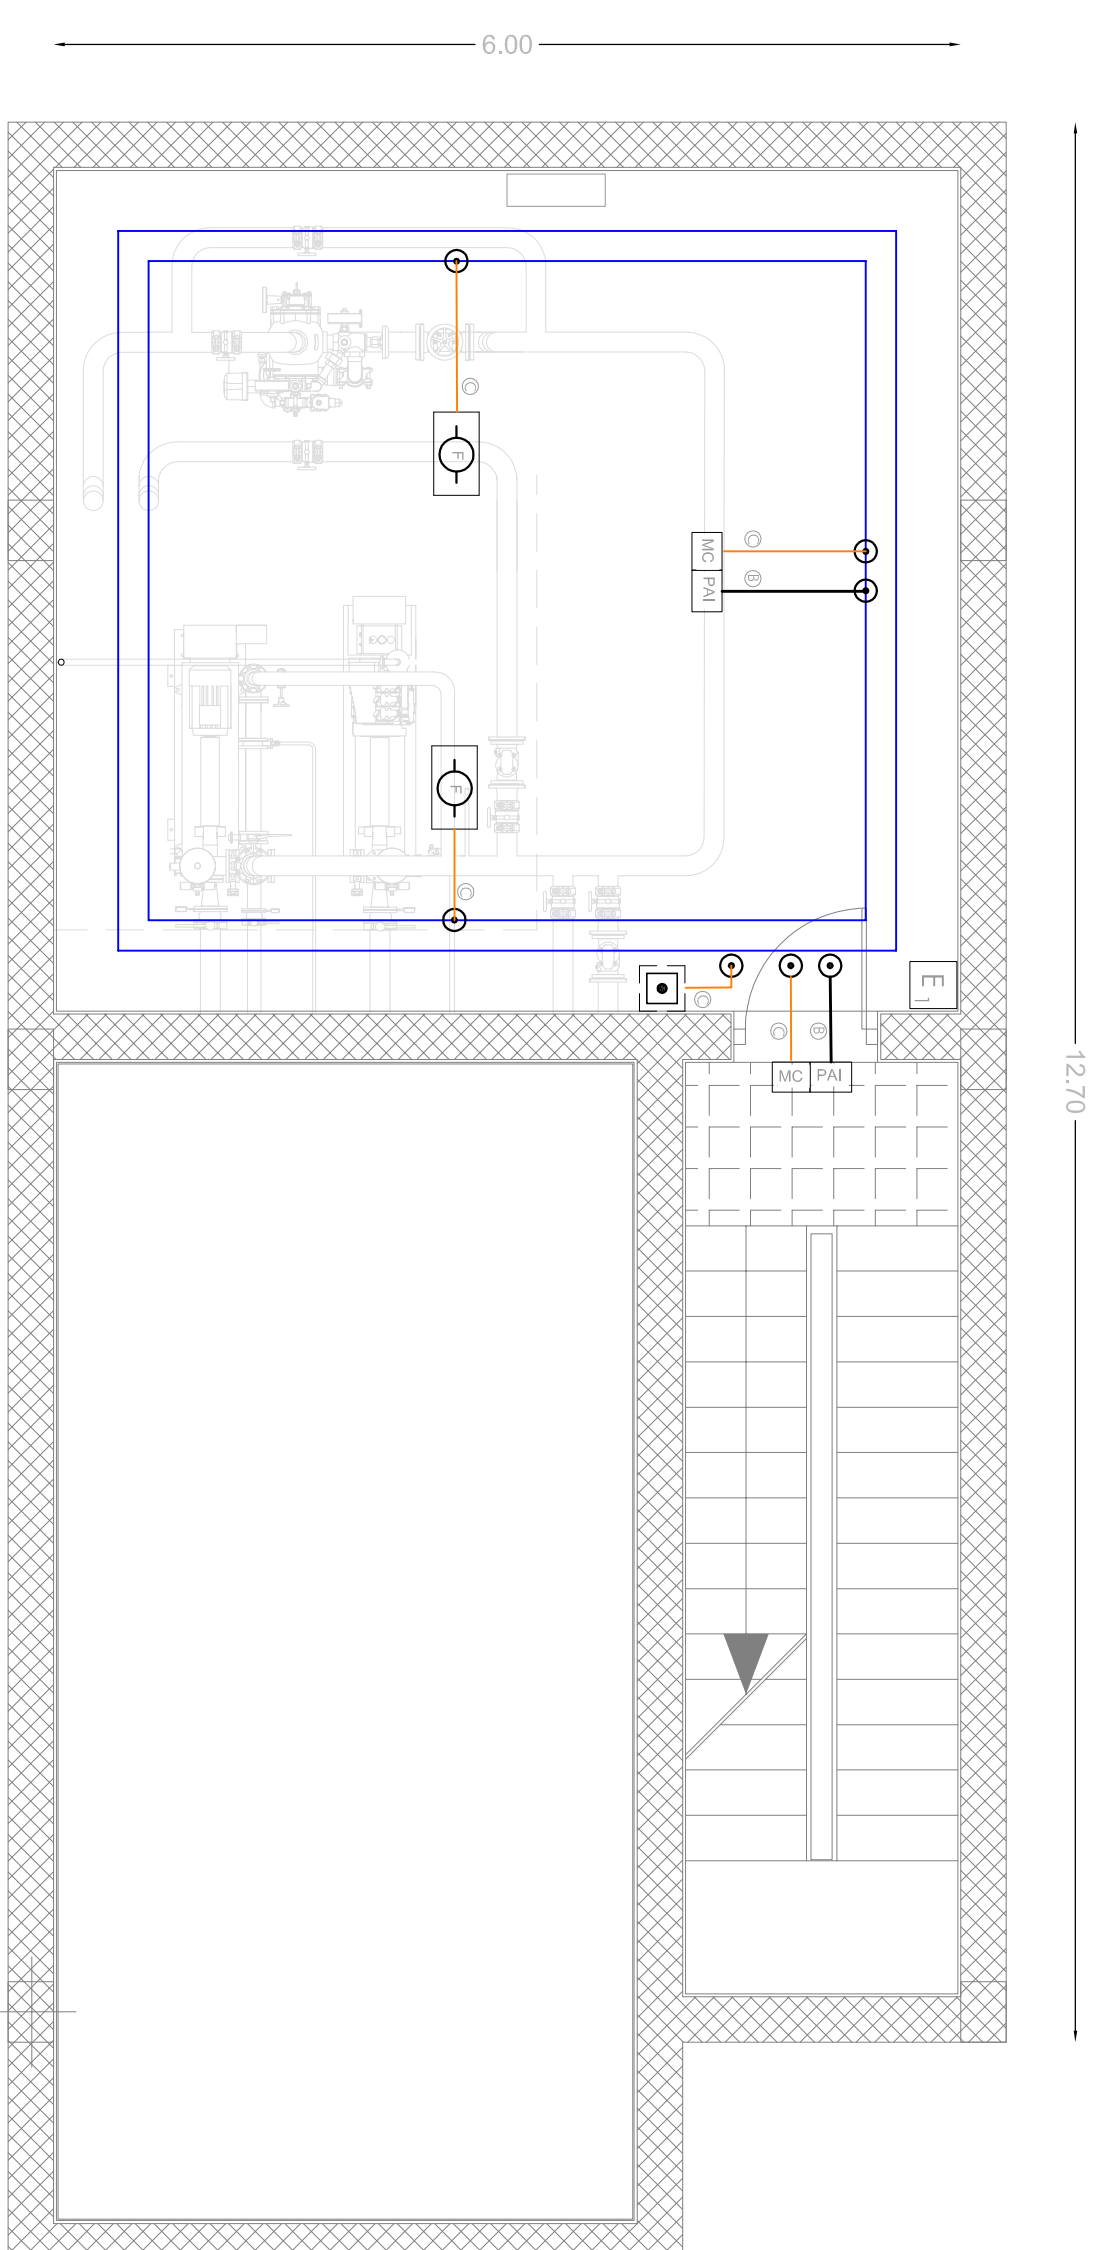

## LOCALE A DISPOSIZIONE PIANO TERRA

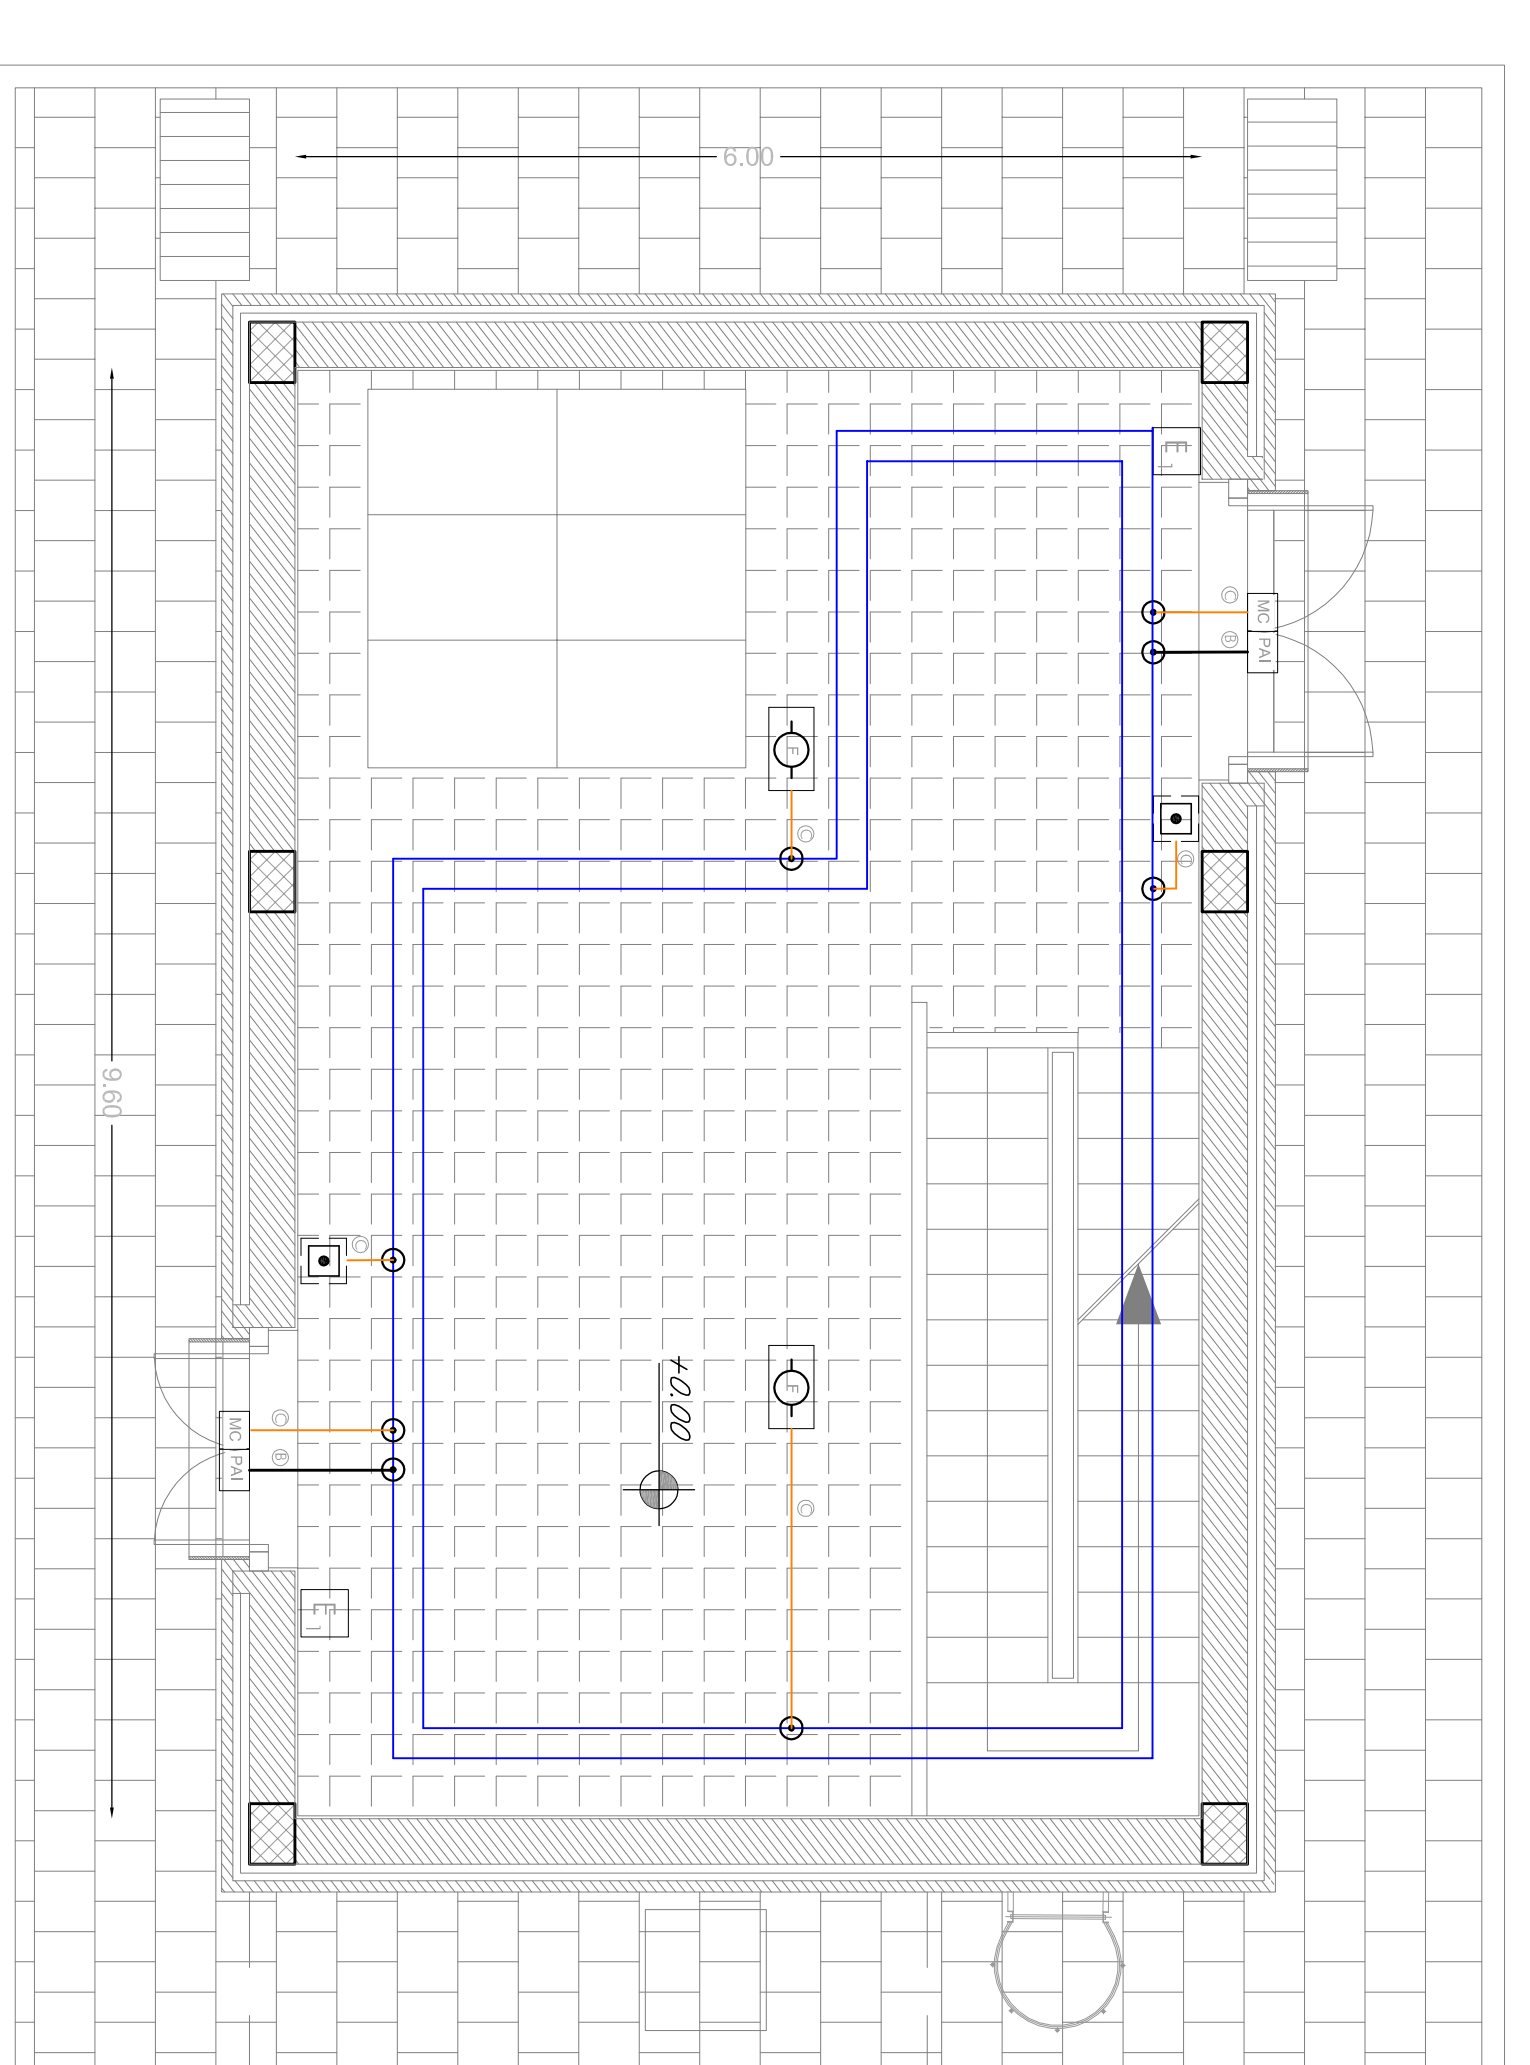

## E1

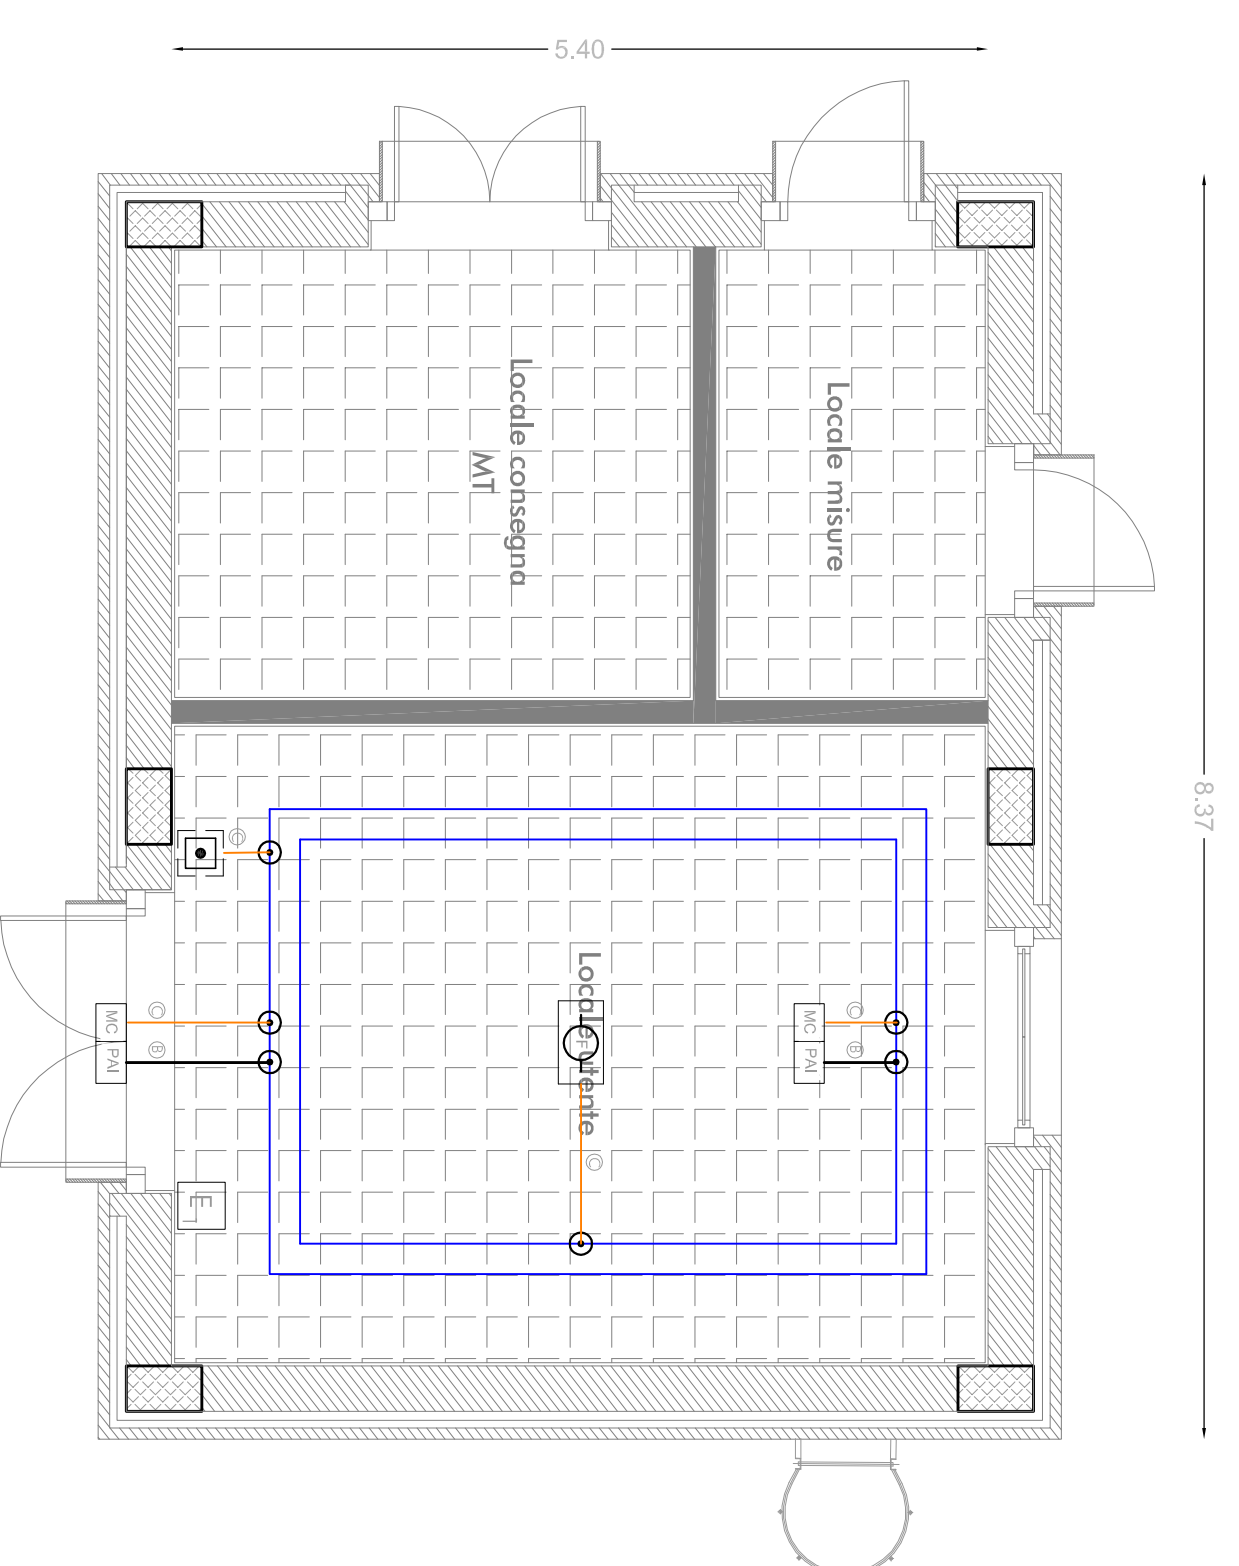

CONTENUTE:



PROGETTAZIONE:  
**ITALFERR**  
 GRUPPO FERRUZZI ITALIANI  
 GRUPPO FERRUZZI DELLO STATO ITALIANO

DIRETTRICE FERROVIARIA MESSINA - CATANIA - PALERMO  
 UO IMPIANTI INDUSTRIALI E TECNOLOGICI

PROGETTO DEFINITIVO

**RADDOPPIO DELLA TRATTA GIAMPILIERI - FIUMEREDDO**  
**Lotto 2: Taormina (e) - Giampilieri (e)**

**Fabbricato tecnologico tipo PGEF e FFP**

Impianto Rivelazione Incendi

Layout impiantistico e disposizione apparecchiature PGEF

SCALA: 1:50

COMMESSA LOTTO FASE ENTE TRAO/IOC ORIGINARIA PROGR. REV.

RIS/2S 02 D 172 PB A13507 001 A

Rev.	Emissione	Redatto	Data	Verificato	Data	Approvato	Data
A	Emissione Esecutiva	F. F.	12/01/2017	K.C.	12/01/2017	A. Ferrara	12/01/2017

FILE: 0152107\_01\_17\_18\_01/01/2017\_001\_A N. EMB. 2473