


VISTA "A"

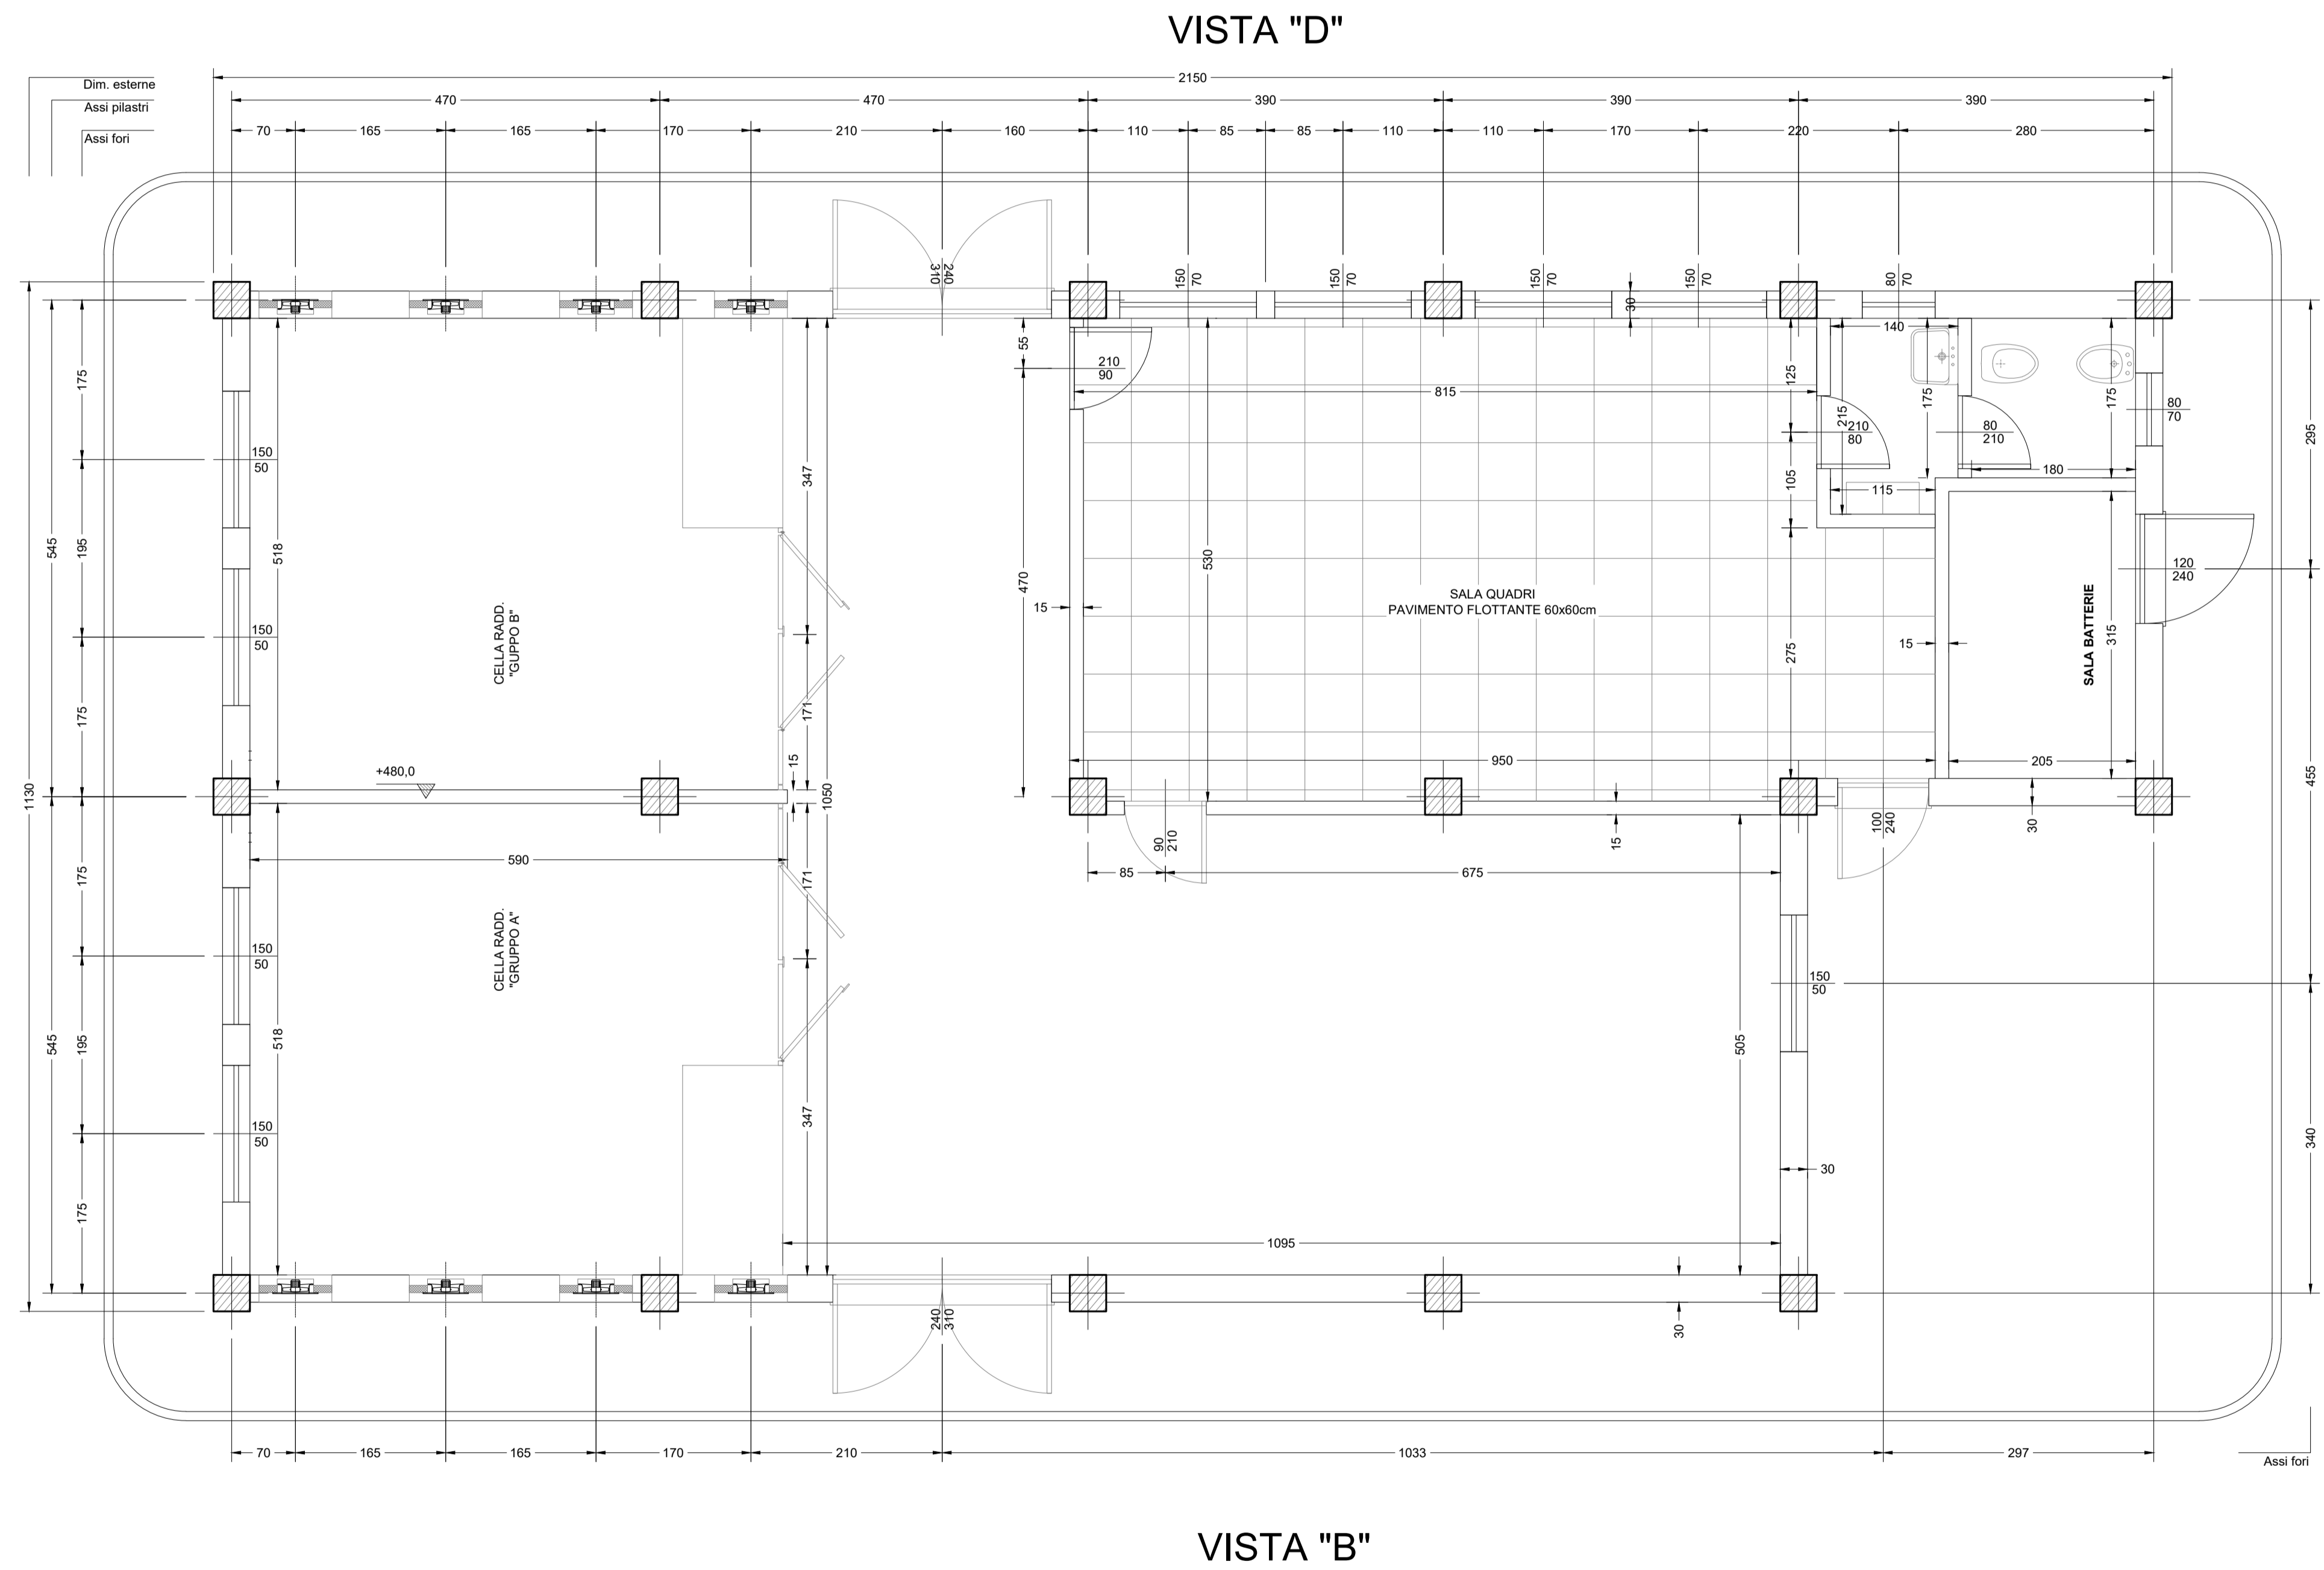

VISTA "C"

VISTA "B"

COMMITTENTE:



PROGETTAZIONE:



DIRETTRICE FERROVIARIA MESSINA - CATANIA - PALERMO  
 UO TECNOLOGIE SUD

PROGETTO DEFINITIVO

RADDOPPIO DELLA TRATTA GIAMPILIERI - FIUMEFREDDO  
 Lotto 2: Taormina (e) - Giampilieri (e)

IMPIANTI SSE  
 LOTTO 2 - FABBRICATO SSE - PIANTA PIANO TERRA

SCALA :  
 1:50

COMMESSA	LOTTO	FASE	ENTE	TIPO DOC.	OPERA/DISCIPLINA	PROGR.	REV.
RS2S	02	D	67	PB	FA0000	001	B

Revis.	Descrizione	Redatto	Data	Verificato	Data	Approvato	Data	Autorizzato	Data
A	Emissione Esecutiva	G. Manfrè	10/2017	L. Surace	10/2017	P. Carlesimo	10/2017	A. Presta	
B	Consegna al CSLLPP	G. Manfrè	01/2018	L. Surace	01/2018	P. Carlesimo	01/2018		

