


NOTE	
Dati ambientali:	
– Clima	Temperato
– Temperatura ambiente	–25+40°C
– Umidita’ relativa	90%
– Velocita’ del vento	130km/h
– Le distanze minime fase–fase e fase–terra sono state considerate in accordo alla norma CEI EN 61936–1/2014–09	
– Le distanze di lavoro sono state considerate in accordo alla norma CEI 11–27/2014–01	

REGIONE PUGLIA

Provincia di Foggia

Comuni di

S.Paolo di Civitate e Poggio Imperiale

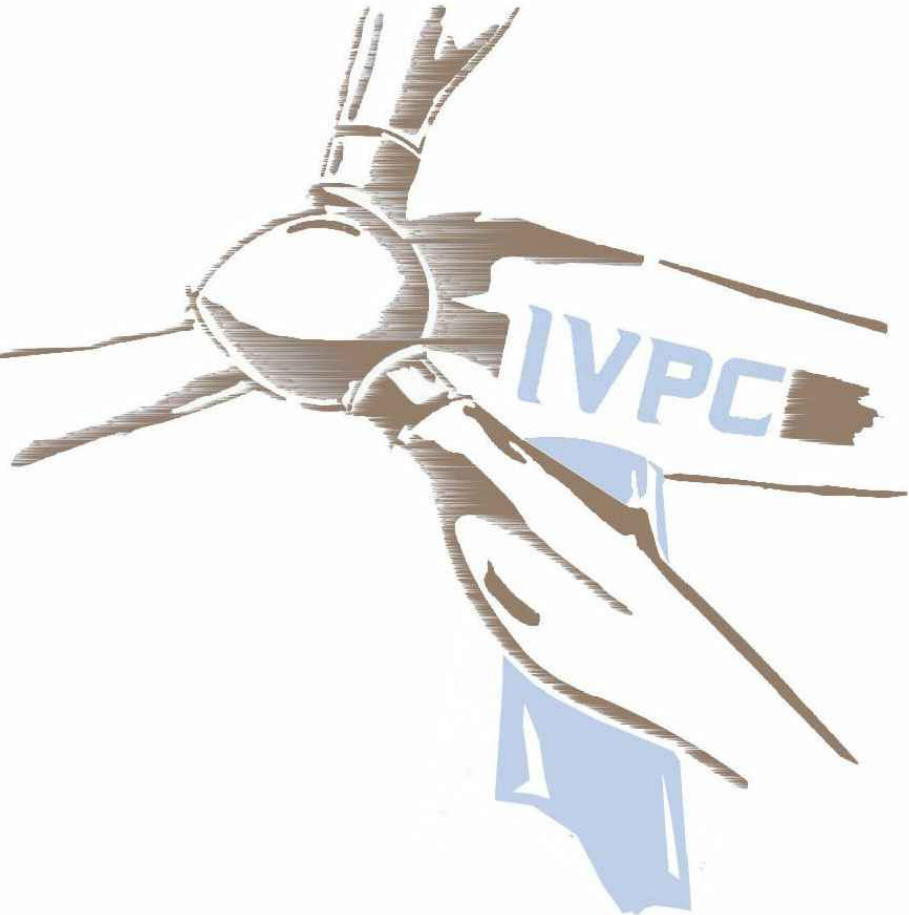

Progetto per la realizzazione di un impianto di produzione di energia elettrica da fonte eolica di potenza pari a 42 MW

Impianto elettrico - Sottostazione di trasformazione 150/30 kV

DESCRIZIONE					
APPROVATO					
VERIFICATO					
ELABORATO					
REV.	DATA				

COMMITTENTE :



DIRETTORE DEI LAVORI :

ELABORAZIONE GRAFICA :

SOFTWARE :

TAVOLA :

Planimetria elettromeccanica con drenaggi

SCALA :

1:200

DATA :

Luglio 2018

REF. :

PROGETTISTA :



I.V.P.C.SERVICE S.r.l.
Vico Santa Maria a Cappella
Vecchia, 11 - 80121 Napoli (NA)



Ing. GASPARO
S. COVINO
PROFESSIONE INDIRIZZO
ELETTRICITÀ
N. 5859

TAV. N°.

EL.06

