


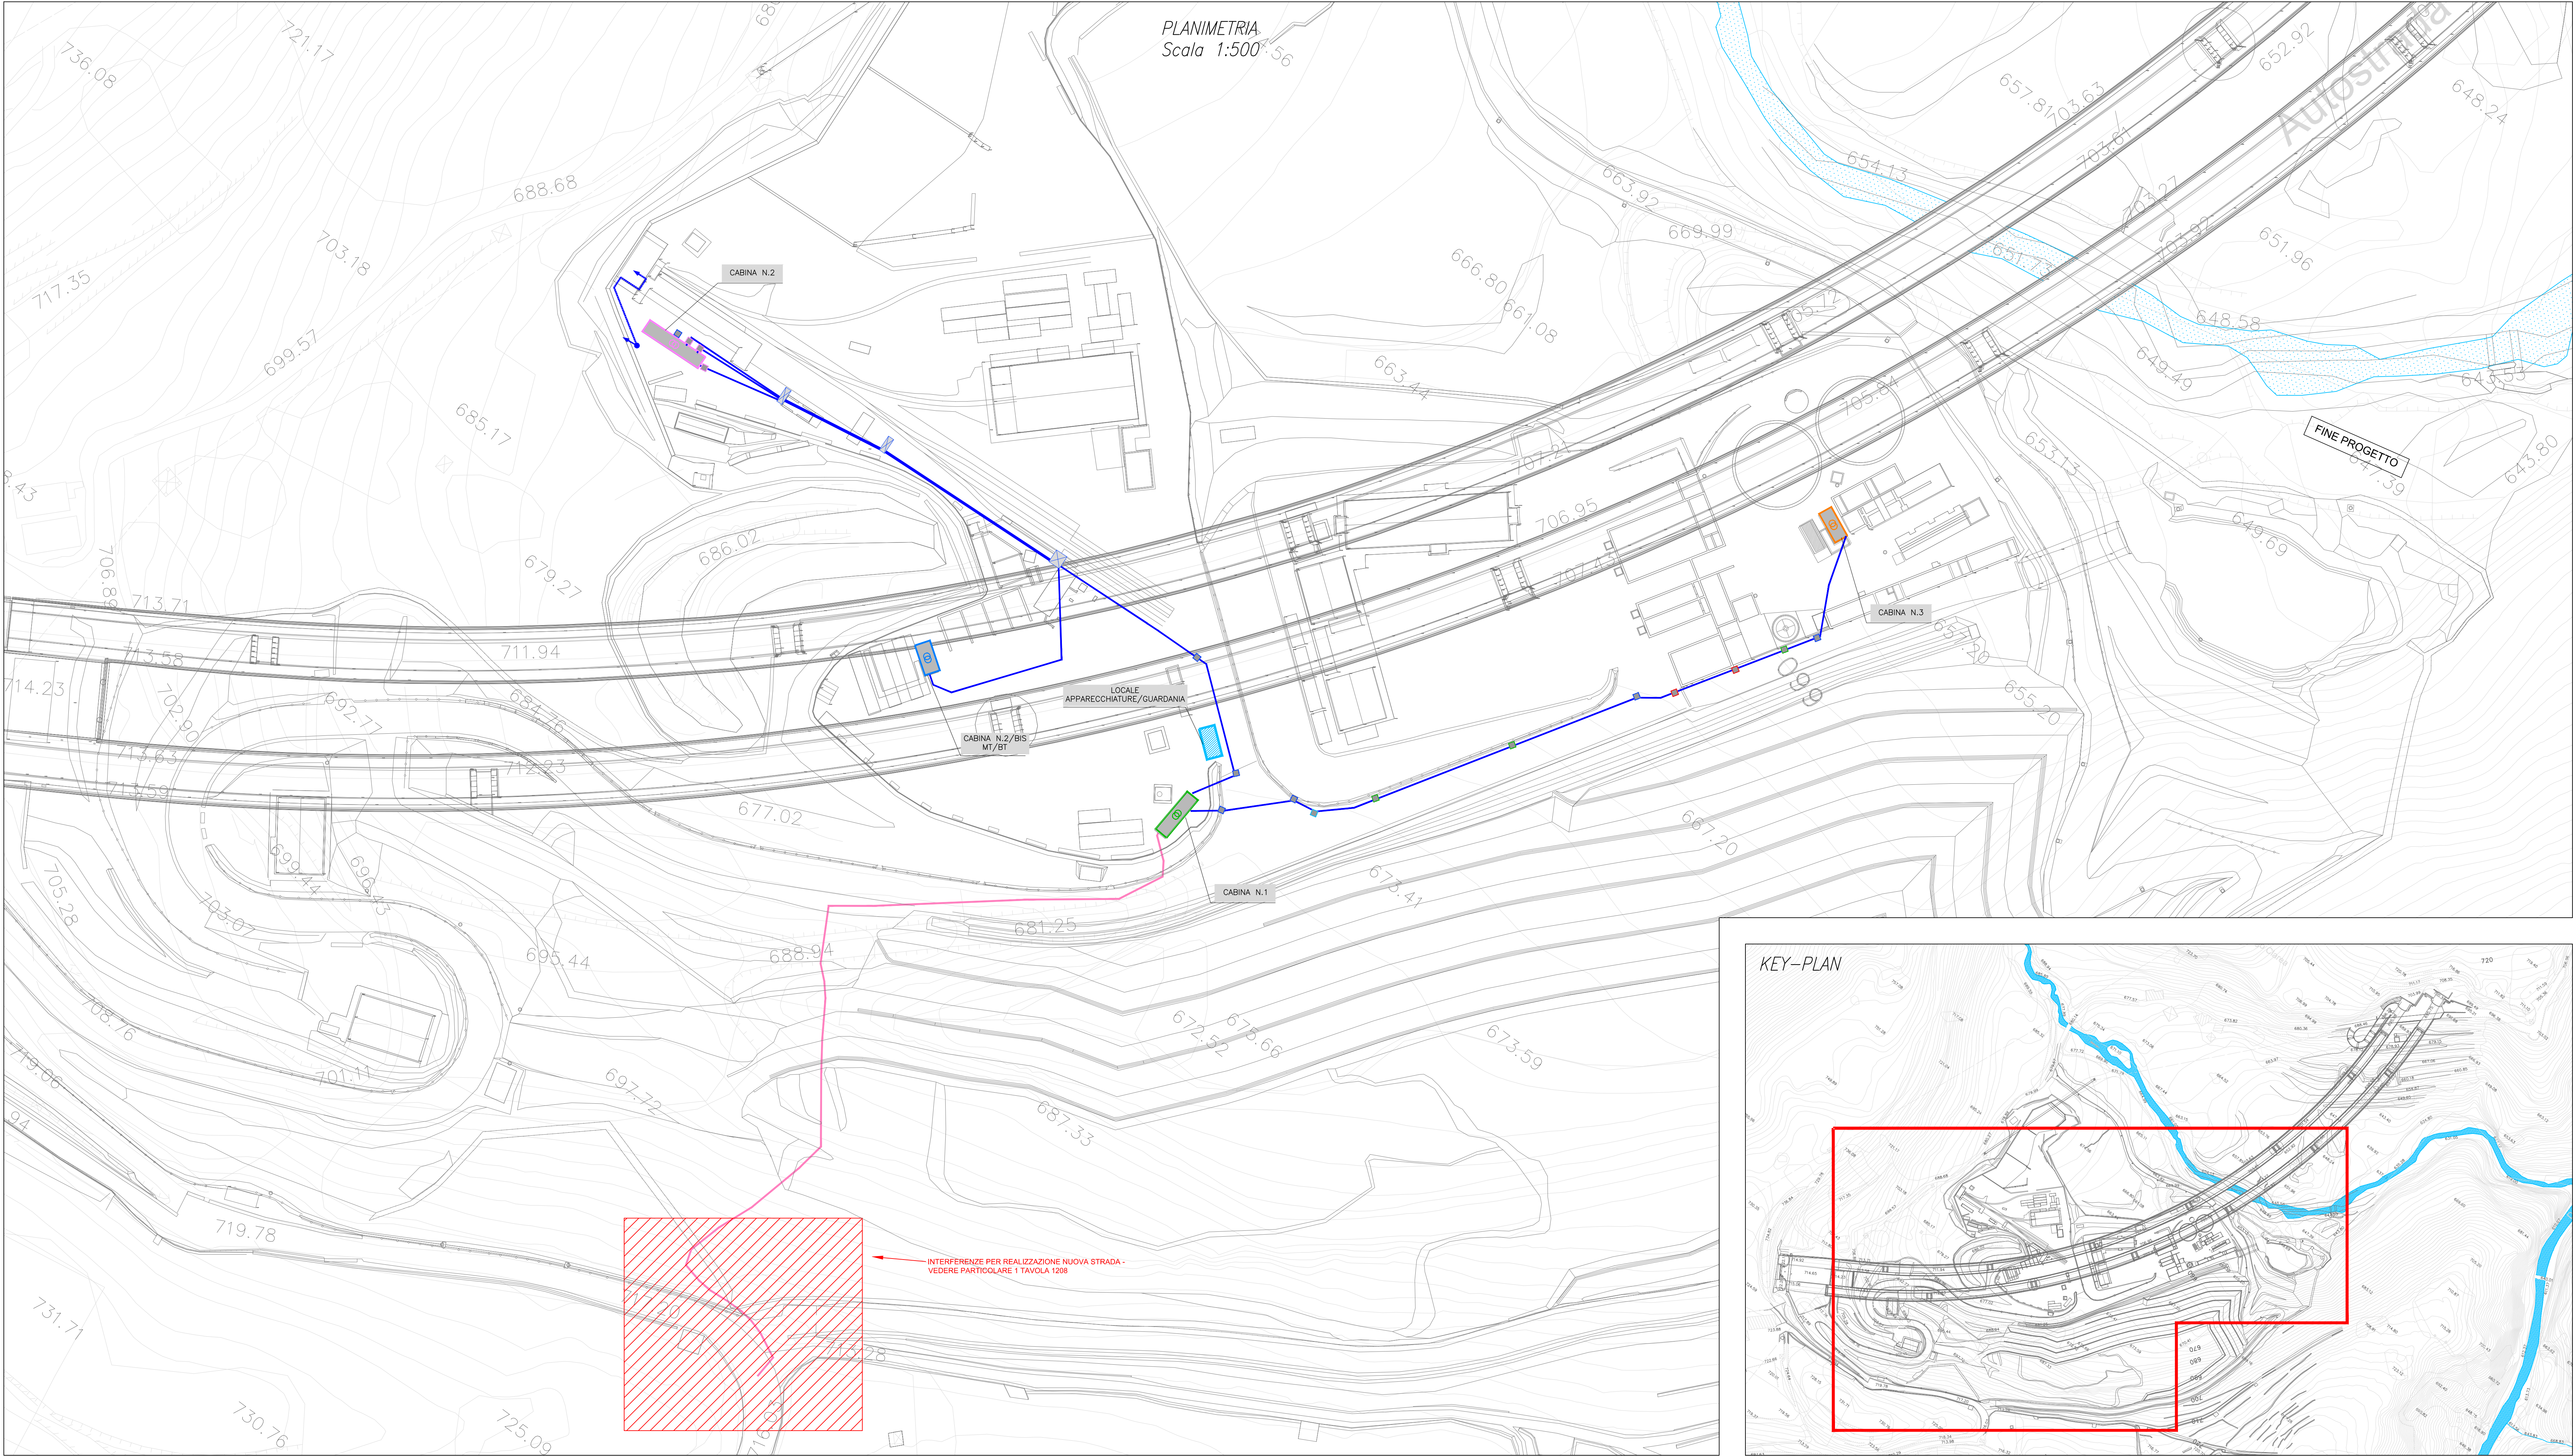

LEGENDA IMPIANTI :

	CABINA N.1 (LOCALE DI CONSEGNA E SEZIONE RICEVITRICE)
	CABINA N.3 MT/BT
	CABINA N.2 MT/BT
	CABINA N.2/BIS MT/BT
	GRUPPI ELETTROGENI
	LOCALE APPARECCHIATURE E GUARDIANA
	TUBAZIONI IN PVC CORRUGATO A DOPPIA PARETE, TIPO 450N, Ø160 MM, INTERRATE, PER PASSAGGIO LINEE DI ALIMENTAZIONE MT
	CANALINE A VISTA PER PASSAGGIO LINEE DI ALIMENTAZIONE MT
	CAVO AEM DI ALIMENTAZIONE MT
	POZZETTO DI INTERCETTAZIONE LINEE DI ALIMENTAZIONE MT E BT DIM. 100X100 CM
	POZZETTO DI INTERCETTAZIONE LINEE DI ALIMENTAZIONE MT E BT DIM. 80X80 CM
	Pozzetto di intercettazione linee di alimentazione MT e BT dim. 60x60 cm

NOTA BENE:
Il presente disegno è valido solo per l'impianto elettrico

NUOVA LINEA TORINO LIONE - NOUVELLE LIGNE LYON TURIN
PARTIE COMUNE ITALO-FRANCOISE - PARTIE COMMUNE FRANCO-ITALIENNE
SEZIONE TRANSFRONTALIERA PARTIE EN TERRITOIRE ITALIANO
SECTION TRANSFRONTALIERE PARTIE EN TERRITOIRE ITALIEN
LOTTO COSTRUTTIVO 1/LOT DE CONSTRUCTION 1
CANTIERE OPERATIVO 04C/CHANTIER DE CONSTRUCTION 04C
SVINCOLO DI CHIOMONTE IN FASE DI CANTIERE -
ECHANGEUR DE CHIOMONTE DANS LA PHASE DE CHANTIER
PROGETTO ESECUTIVO - ETUDES D'EXECUTION
CUP C11J05000030001 - CIG 6823295927

INTERFERENZE
PLANIMETRIA INTERFERENZE AREA DI CANTIERE IMBOCCO DE LA MADDALENA
IMPIANTI ELETTRICI DI MEDIA TENSIONE-STATO DI FATTO

Indice	Descr./Data	Modificazioni/Modifiche	Elaborato per/Concepito da	Verificato per/Controllato da	Autore per/Approvato da
O	28/02/2017	Prima emissione Première diffusion	C.BELTRAMI (I)	A.LOVISGLO (MAUSNET ENG.)	C.GIOVANNETTI (MAUSNET ENG.)
A	30/09/2017	Revisione a seguito commenti TELT Révision suite aux commentaires TELT	C.BELTRAMI (I)	A.LOVISGLO (MAUSNET ENG.)	C.GIOVANNETTI (MAUSNET ENG.)
B	28/06/2018	Modifica stato progetto Modification état projet	A.BIANCHI (MAUSNET ENG.)	A.LOVISGLO (MAUSNET ENG.)	L.BARBENS (MAUSNET ENG.)

C	0	4	C	C	1	6	1	6	6	N	V	0	2	S	2
CD	100	100	100	100	100	100	100	100	100	100	100	100	100	100	100

INTEGRAZIONE PRESTAZIONI SPECIALISTICHE/ INTEGRATION SPECIALISTES	DISEGNO PER IL PROGETTO DIP. ING. ANDRÉ LOVISGLO Aut. n° 1115/S	SCALA / ECHELLE 1:500
--	---	--------------------------

IL PROGETTISTA/LE DESIGNER DISEGNO PER IL PROGETTO DIP. ING. ANDRÉ LOVISGLO Aut. n° 1115/S	L'APPALTATORE/L'ENTREPRENEUR	IL DIRETTORE DEI LAVORI/LA MAÎTRE D'ŒUVRE
---	------------------------------	---