

**LEGENDA :**

Cavidotto interrato a 70 cm di profondità, con n.4 tubi di PVC flessibili a doppia parete internamente liscia, CEI EN 50086, Ø 110 mm, resistenza alla compressione 450N.  
 Al di sotto dello scavo del cavidotto prevedere posa di corda rame nudo 35mq per impianto di terra (per tutta la lunghezza del cavidotto stesso)




Pozzetto ispezionabile per passaggio cavi con chiusura carrabile UNI EN124 D400, dim. 50x50x70, interdistanza circa 25mt. ed eventuali giunti a muffola per derivazione circuiti a centri luminosi

Palo a stelo, conico, diritto, (strada delle Vigne h.tot.=9,8m, h.f.t.=9m), posato in plinto di fondazione in calcestruzzo, con doppio braccio a testapalo per l'installazione di:

- apparecchio illuminante asimmetrico P=250W (lampada SAP-T - blu), IP66, classe I, tipo DISANO RODIO 3 o equivalente (ALIMENTATO CON CIRCUITO C10);
- apparecchio illuminante asimmetrico, P=400W, (lampada JM-T - verde), IP66, classe II, tipo DISANO RODIO 3 o equivalente (ALIMENTATO CON CIRCUITI C11-C12).

Ogni apparecchio illuminante dovrà essere dotato di apposita griglia a protezione del vetro

**SEZIONE TIPO STRADA VIGILANZA**  
 Scala 1:50

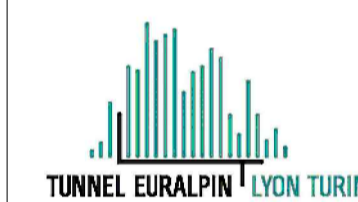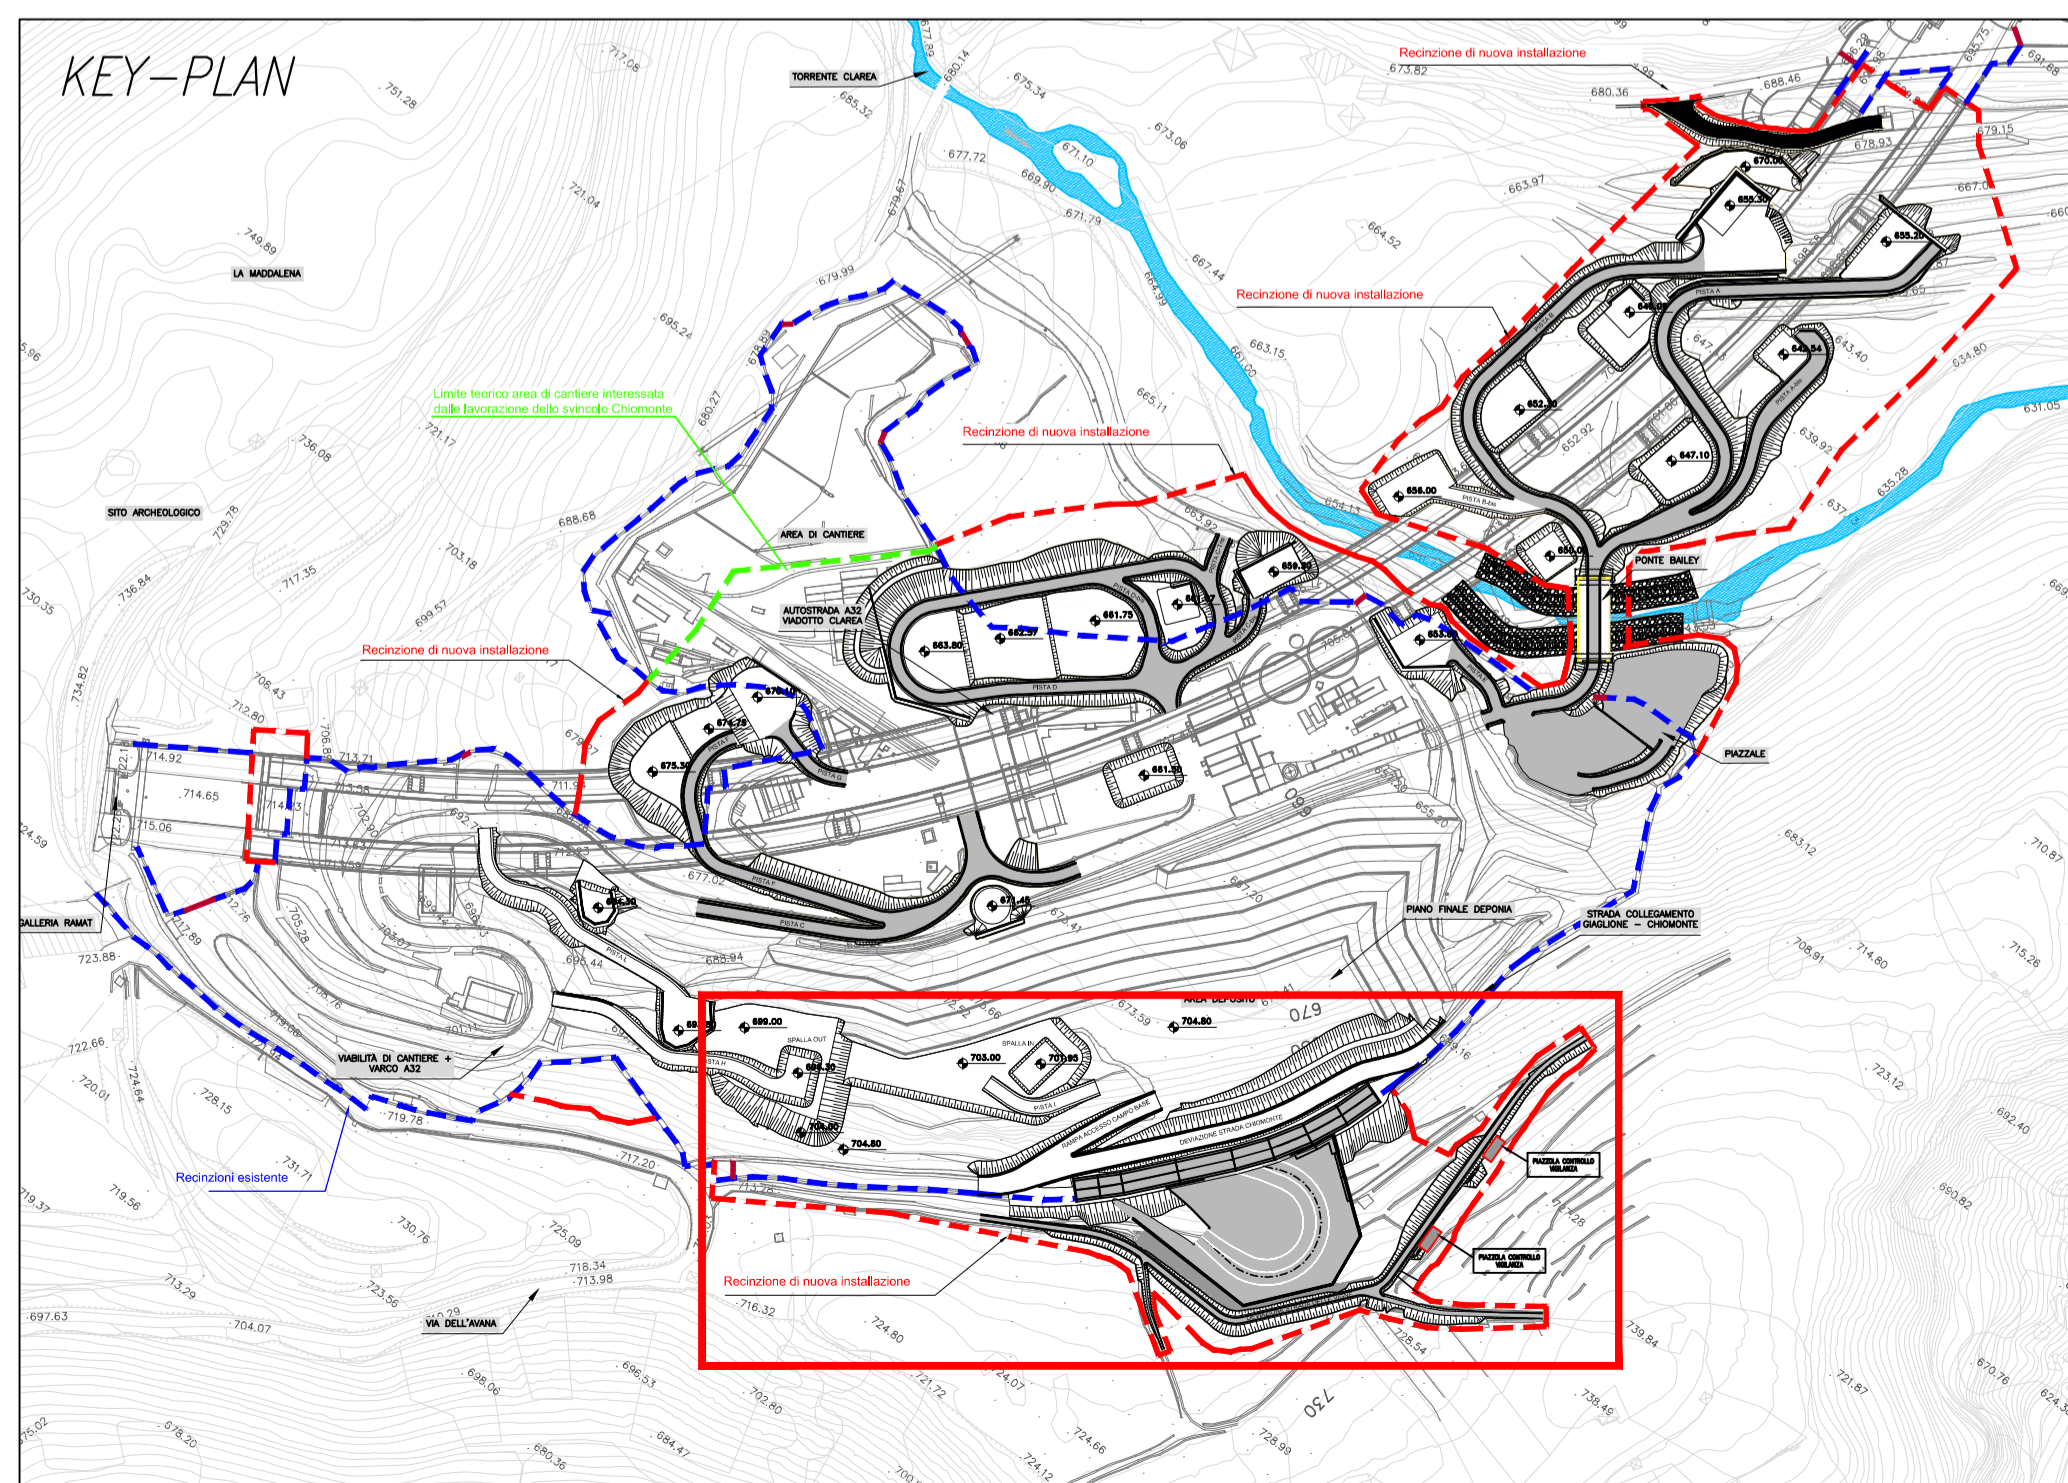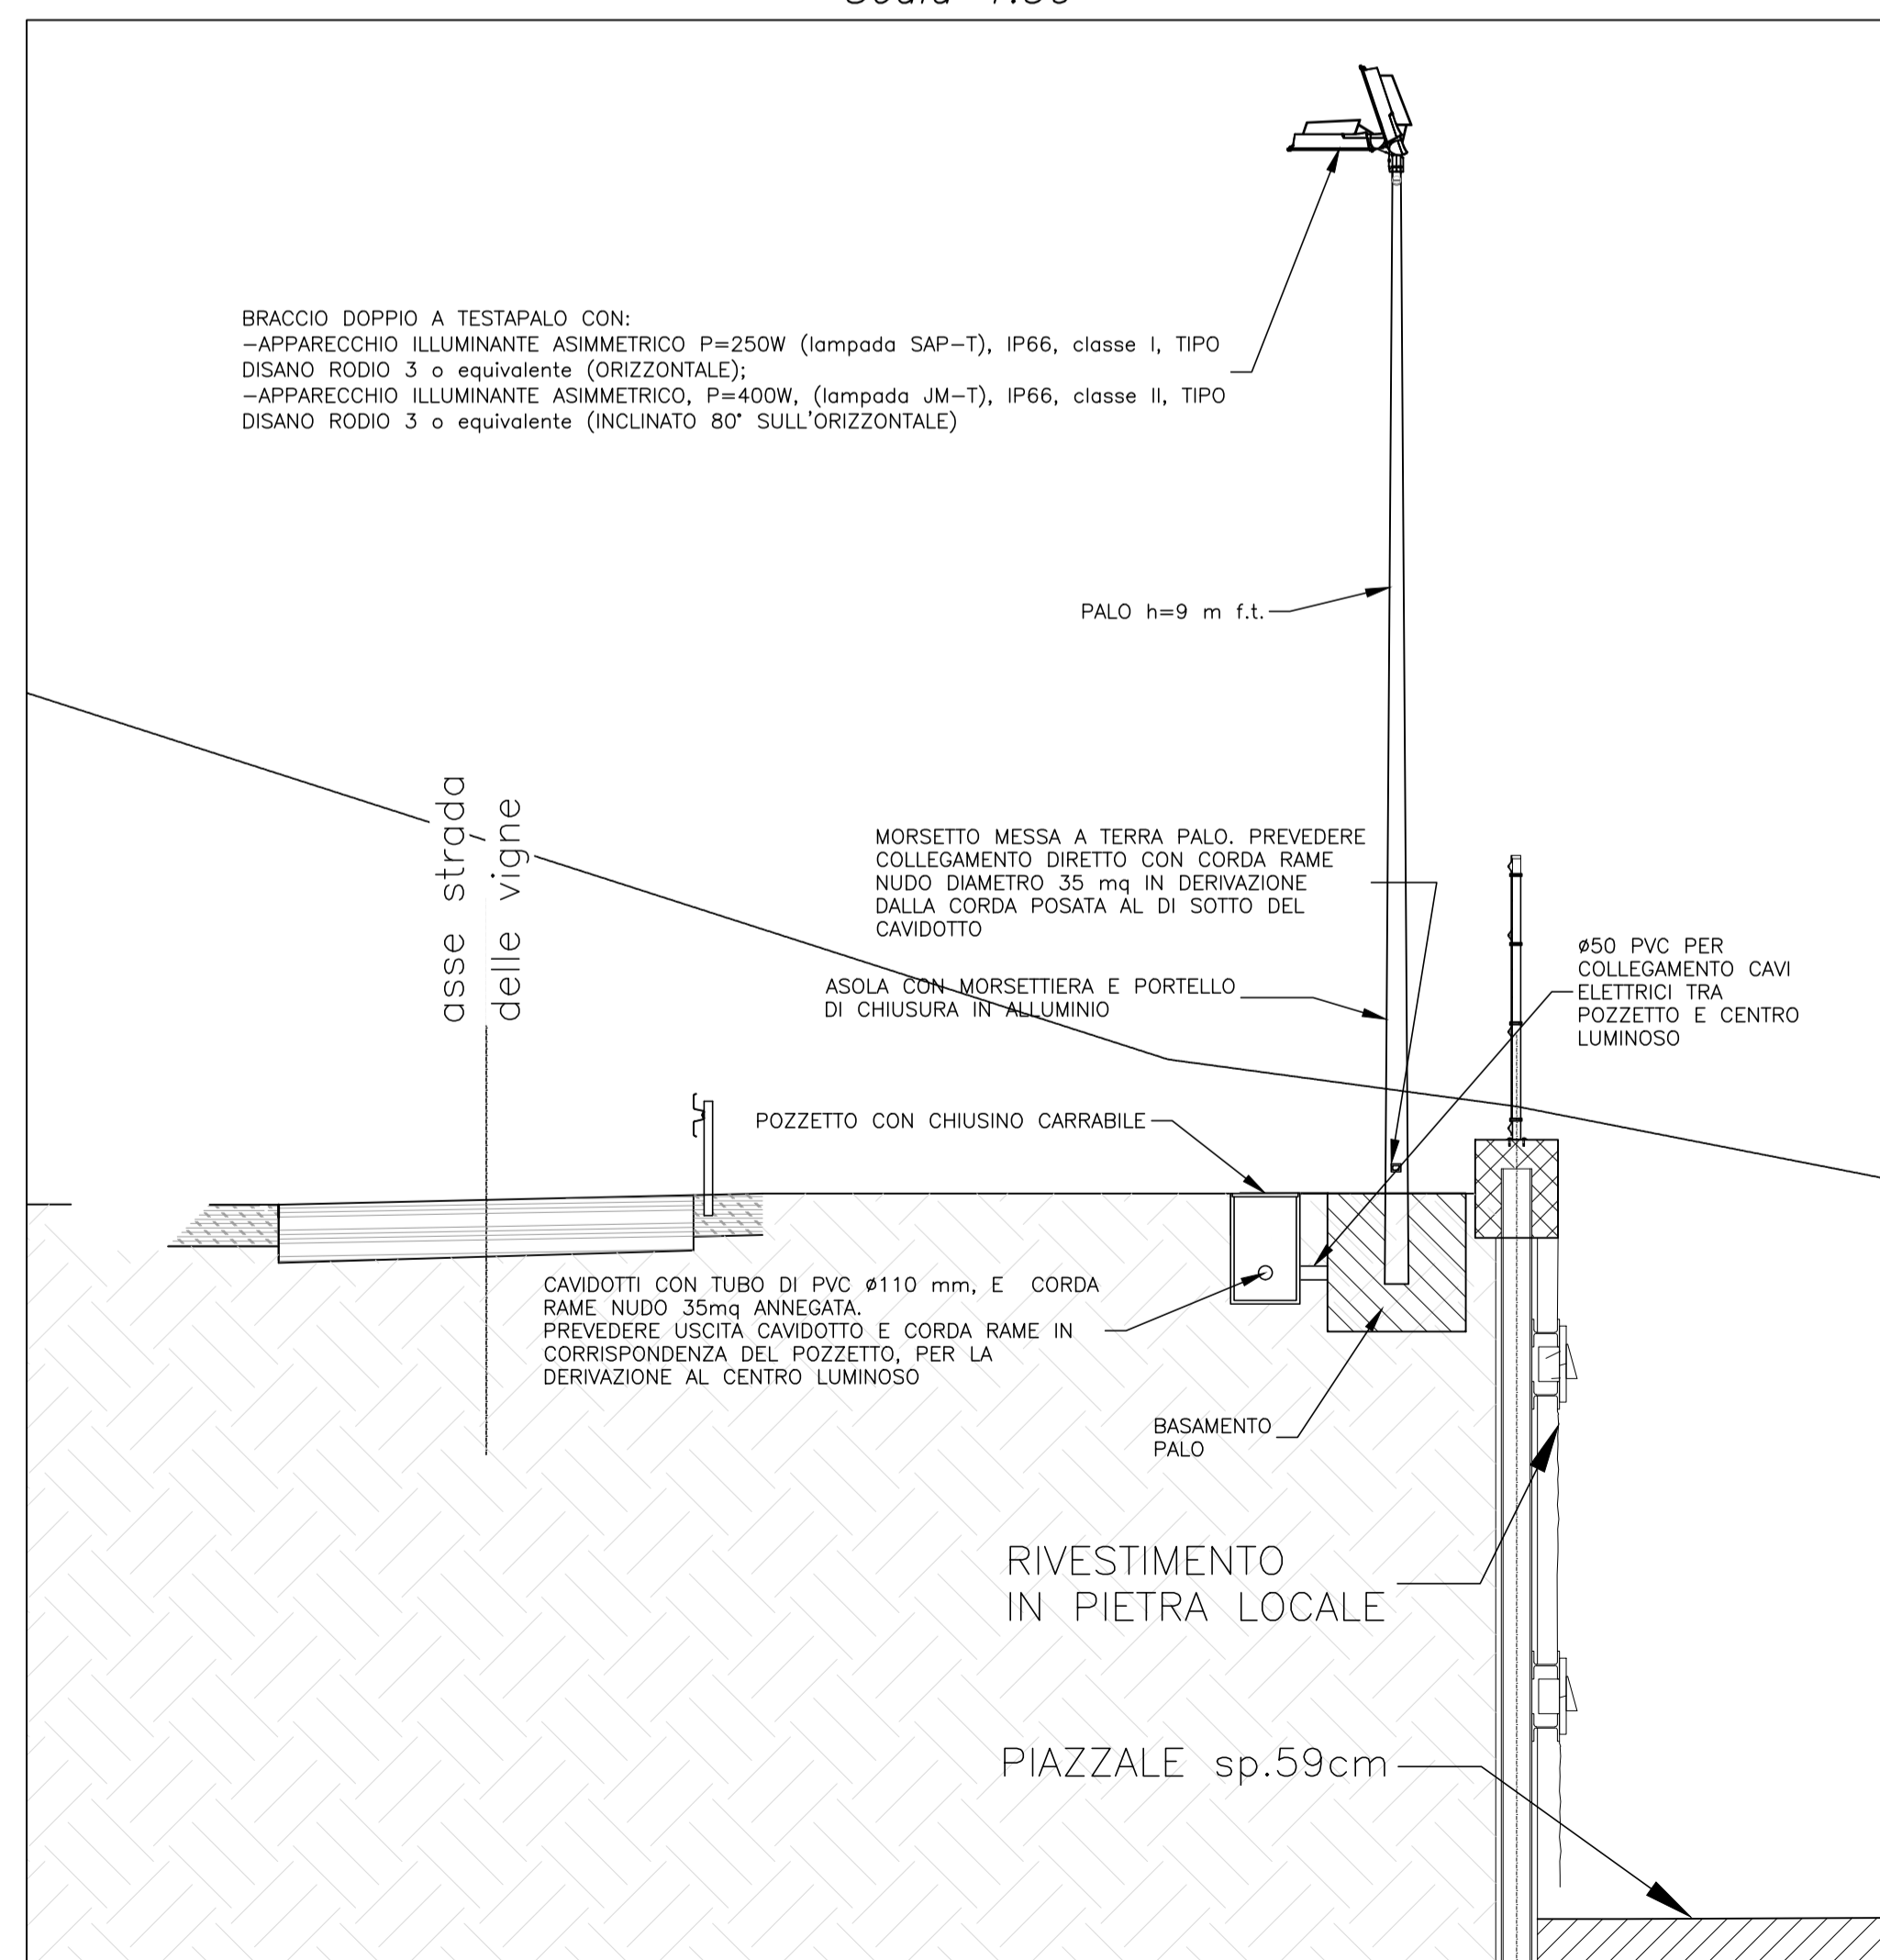

**NUOVA LINEA TORINO LIONE - NOUVELLE LIGNE LYON TURIN**  
**PARTE COMUNE ITALO-FRANCESE - PARTIE COMMUNE FRANCO-ITALIENNE**  
**SEZIONE TRANSFRONTALIERA PARTE IN TERRITORIO ITALIANO**  
**SECTION TRANSFRONTALIERE PARTIE EN TERRITOIRE ITALIEN**  
**LOTTO COSTRUTTIVO 1/LOT DE CONSTRUCTION 1**  
**CANTIERE OPERATIVO 04C/CHANTIER DE CONSTRUCTION 04C**  
**SVINCOLO DI CHIOMONTE IN FASE DI CANTIERE -**  
**ECHANGEUR DE CHIOMONTE DANS LA PHASE DE CHANTIER**  
**PROGETTO ESECUTIVO - ETUDES D'EXECUTION**  
**CUP C11J05000030001 - CIG 6823295927**

**SECURITY**  
**STRADA DI VIGILANZA DELLE VIGNE**  
**IMPIANTO ELETTRICO DI ILLUMINAZIONE**

Indice	Data / Data	Modifiche / Modifiche	Elaborato per / Concepito da	Verificato / Controllato da	Autorizzato da
0	28/02/2017	Prima emissione Premiere diffusion	C.BELTRAMI (-)	A.LOVISOLO (MUSINET ENG.)	C.GIOVANNETTI (MUSINET ENG.)
B	02/03/2018	Approfondimento progettuale	A.BIANCHI (MUSINET ENG.)	A.LOVISOLO (MUSINET ENG.)	C.GIOVANNETTI (MUSINET ENG.)
C	25/04/2018	Modifica viabilità security	A.BIANCHI (MUSINET ENG.)	A.LOVISOLO (MUSINET ENG.)	L.BARBERIS (MUSINET ENG.)
D	29/06/2018	Modifica titolo progetto/ Modifications titre du projet	A.BIANCHI (MUSINET ENG.)	A.LOVISOLO (MUSINET ENG.)	L.BARBERIS (MUSINET ENG.)

C	0	C	C	1	6	1	6	6	N	V	0	2	C	3
0	1	2	3	4	5	6	7	8	9	10	11	12	13	14

**INTEGRAZIONE PRESTAZIONI SPECIALISTICHE/**  
**INTEGRATION SPECIALISTE**

**MUSINET**  
 Dott. Ing. Andrea LOVISOLO  
 Albo di Torino  
 N° 11173 S

**IL PROGETTISTA DESIGNER**  
**MUSINET**  
 Dott. Arch. Corrado GIOVANNETTI  
 Albo di Torino  
 N° 2736

**L'APPALTATORE/ENTREPRENEUR**

**IL DIRETTORE DEI LAVORI LA MÂTRE D'ŒUVRE**

SCALA / ÉCHELLE  
 1:500-1:50

