



SEZIONE A - A
 IMPIANTO DI TRATTAMENTO ACQUE DI RACCOLTA
 SCALA 1:50

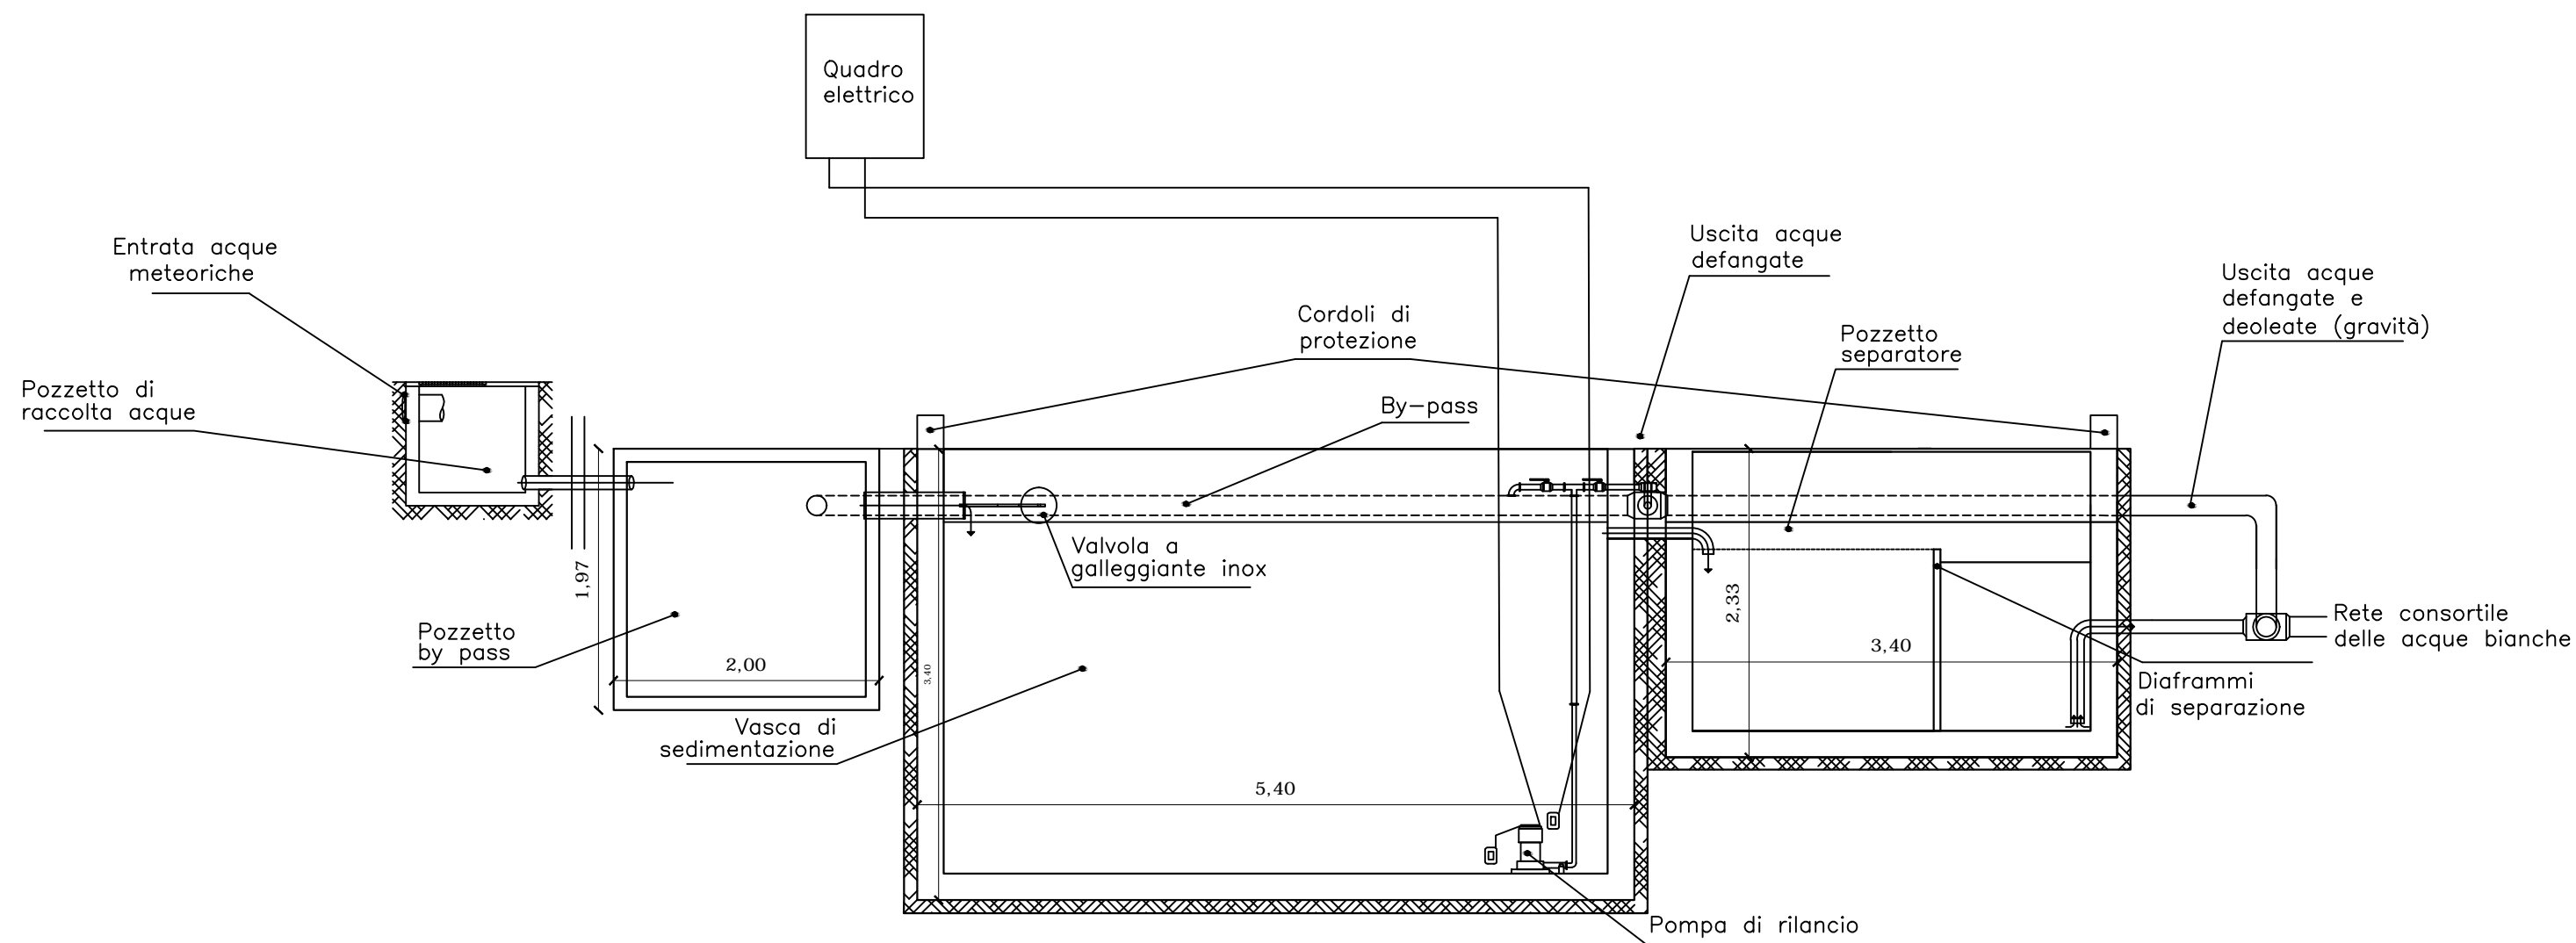


SCALA 1:50

PIANTA
 IMPIANTO DI TRATTAMENTO ACQUE DI RACCOLTA
 SCALA 1:50

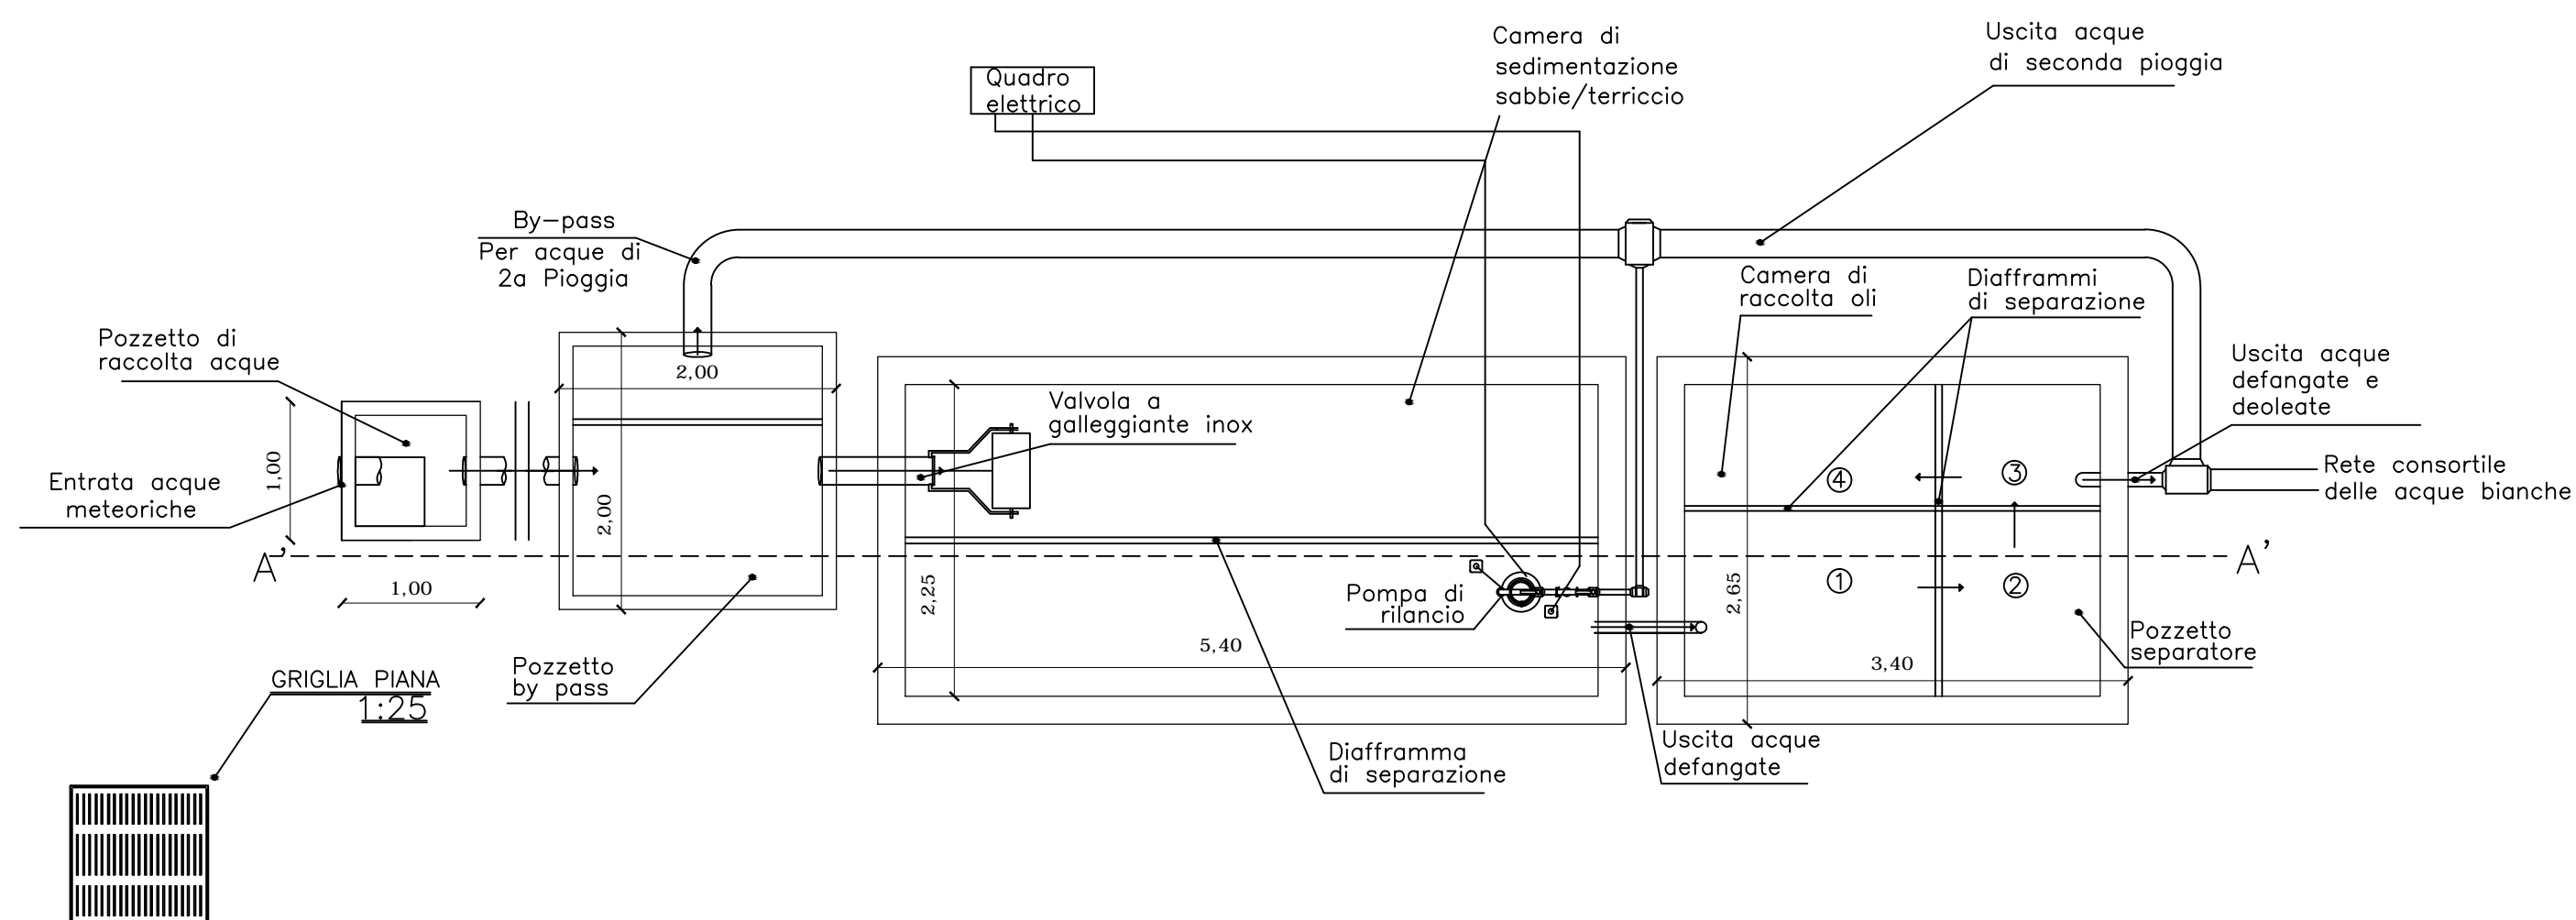

SCALA 1:50

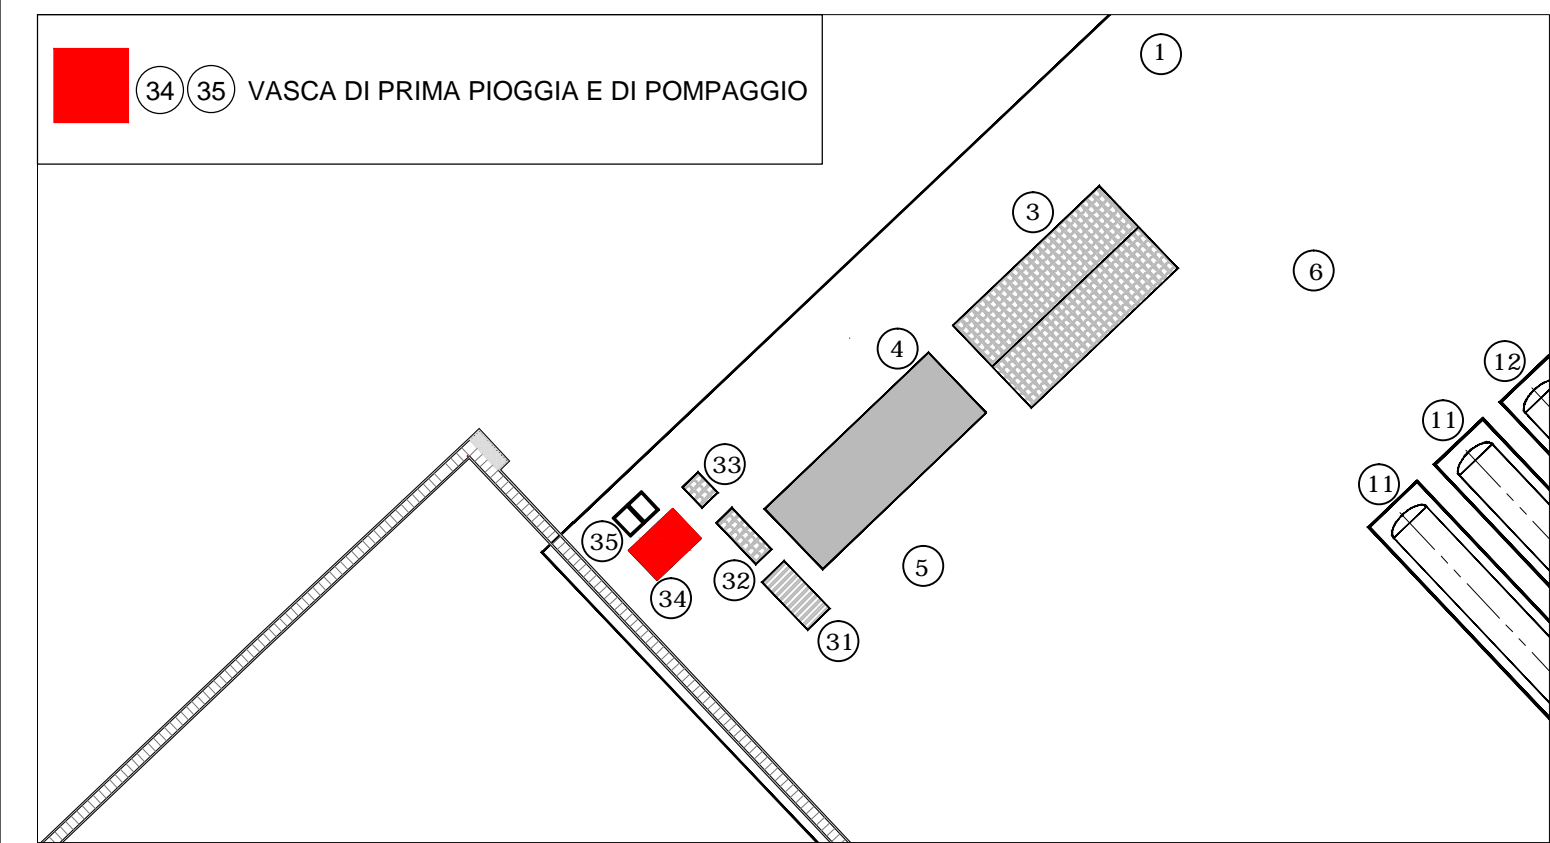

IGSAS ENERGIT MULTIUTILITIES S.p.A.

Sede Legale Via Italia n° 167 - 09100 Cagliari
 L'Amministratore Delegato: Dott. Giuseppe Deroma

**TERMINAL GNL NEL PORTO CANALE DI CAGLIARI
 PROGETTO AUTORIZZATIVO**



**TERMINAL GNL NEL PORTO CANALE DI CAGLIARI
 PROGETTO AUTORIZZATIVO**

Progettazione


Società di ingegneria incaricata per la progettazione



COSIN S.r.l.
 SOCIETÀ DI INGEGNERIA UNIPERSONALE
 09134 CAGLIARI - VIA SAN TOMMASO D'AQUINO 18
 Tel e fax +39 070 2346768
 info@cosinr.it
 P.IVA 03043130925

Progettista e responsabile per l'integrazione fra le varie prestazioni specialistiche

Ing. Giuseppe Delitala

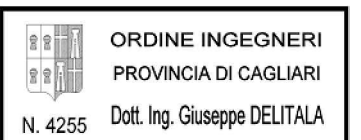

N. 4255 Dott. Ing. Giuseppe DELITALA

Gruppo di lavoro COSIN S.r.l.

Geologia e geotecnica
 Geol. Alberto Gorini

Opere Civili
 Ing. Nicola Marras

Studio di impatto ambientale
 Ing. Emanuela Corona

Fotosimulazioni
 Arch. Daniele Nurra

Archeologia
 Archeol. Anna Luisa Sanna

Consulenze specialistiche:

Rapporto preliminare di sicurezza
 Società ICARO S.r.l.

Opere antincendio
 Ing. Fortunato Gangemi

Opere Marittime
 Ing. Giovanni Spissu

Opere Strutturali
 Ing. Francesco Fiori

Studio di impatto Acustico
 Ing. Antonio Dedoni

PIANTE E SEZIONI VASCHE DI RACCOLTA

3 - PLANIMETRIE DI PROGETTO TERMINAL GNL

NOME FILE D_03_PL_14_PVR_R00				SCALA 1:50	
CODICE ELAB. D 03 PL 14 PVR R00 REV. A					
A	PRIMA EMISSIONE	Maggio 2017	Corona	Delitala	Delitala
REV.	DESCRIZIONE	DATA	REDATTO	VERIFICATO	APPROVATO