


STATO DI FATTO  
Scala 1:200

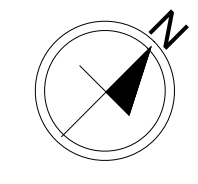

LEGENDA		
	STATO DI FATTO	STATO DI PROGETTO
Rete Telecom		
Rete idrica		
Rete idrica industriale		
Rete acque bianche		
Rete fognaria		
Rete elettrica		
Altri sottoservizi		

Cunicolo per tubazioni ispezionabile

RECINZIONE CONCESSIONE CICT ESISTENTE

RECINZIONE CONCESSIONE CICT ESISTENTE

CANALE RACCOLTA ACQUE

CANALE RACCOLTA ACQUE

CANALE RACCOLTA ACQUE


CANALE ARTIFICIALE

INGRESSO GRENDI DEPOSITO E UFFICI


AREA PARCHEGGI FRADELLONI

AREA DEPOSITO E UFFICI FRADELLONI

**INQUADRAMENTO**  
Riquadro 01 - Rif. Elab. D\_05\_UR\_10\_SSE\_R00  
Riquadro 02 - Rif. Elab. D\_05\_UR\_11\_SSE\_R00  
Riquadro 03 - Rif. Elab. D\_05\_UR\_12\_SSE\_R00  
Riquadro 04 - Rif. Elab. D\_05\_UR\_13\_SSE\_R00

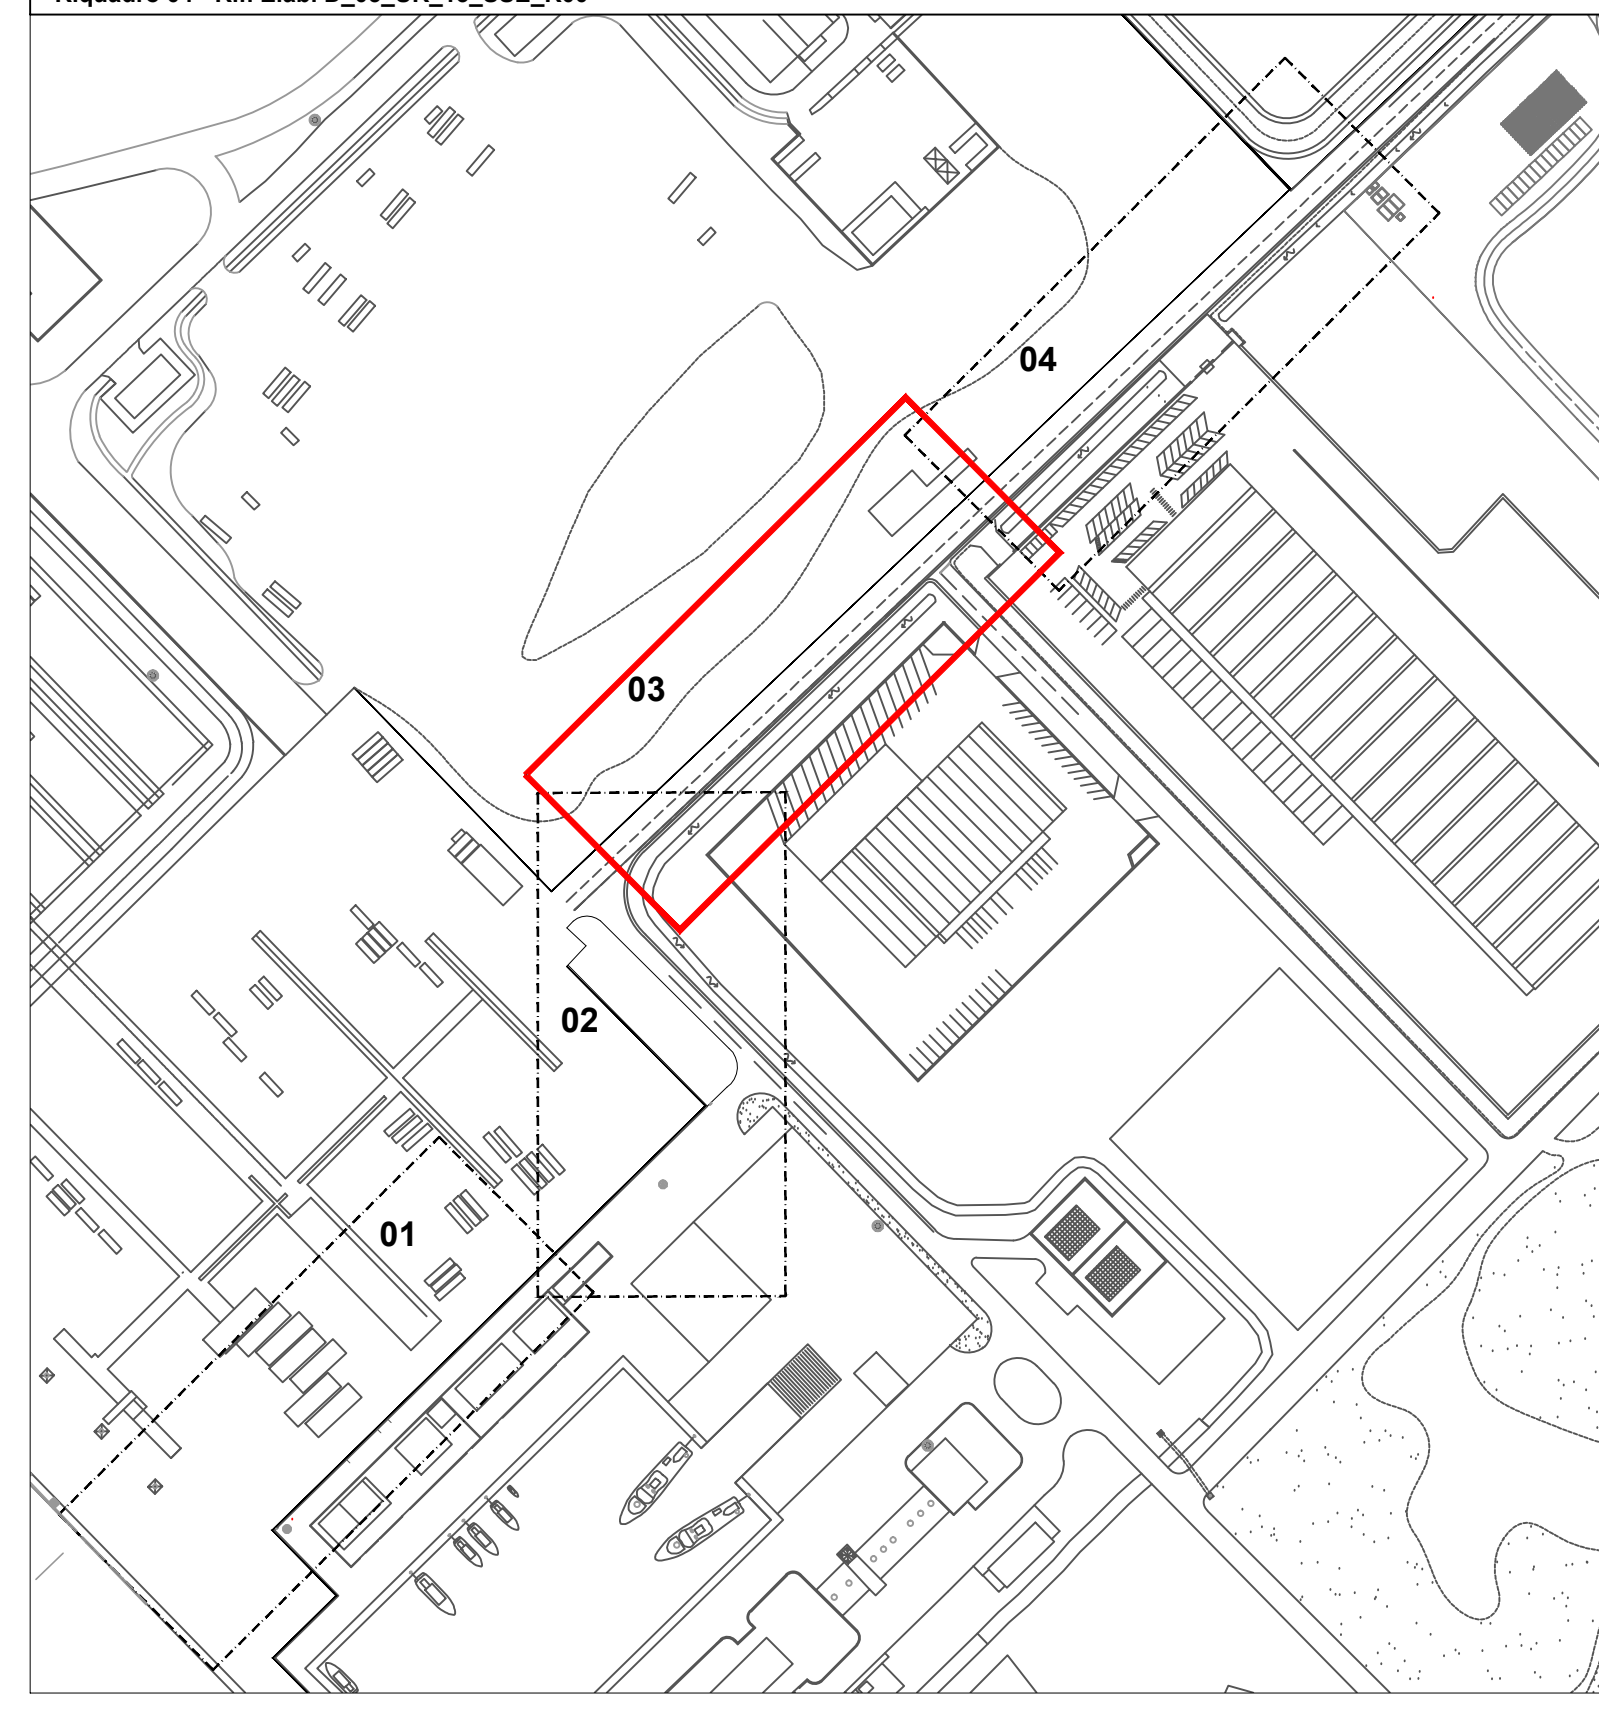

STATO DI PROGETTO  
Scala 1:200

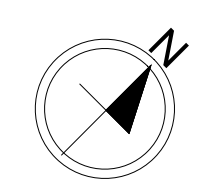

RECINZIONE CONCESSIONE CICT ESISTENTE

LOOP DI ESPANSIONE

BRIGLIATO PER AERAZIONE CUNICOLO - PASSO 12m

CUNICOLO PER ISPEZIONE CUNICOLO - PASSO 12m

LOOP DI ESPANSIONE

RECINZIONE CONCESSIONE CICT ESISTENTE

CANALE RACCOLTA ACQUE

CANALE RACCOLTA ACQUE

CANALE RACCOLTA ACQUE

CANALE ARTIFICIALE

INGRESSO GRENDI DEPOSITO E UFFICI

AREA PARCHEGGI FRADELLONI

AREA DEPOSITO E UFFICI FRADELLONI

**ISGAS ENERGIT MULTIUTILITIES S.p.A.**  
Sede legale Via Italia n° 167 - 09100 Cagliari  
L'Amministratore Delegato: Dott. Giuseppe Denora

**TERMINAL GNL NEL PORTO CANALE DI CAGLIARI**  
PROGETTO AUTORIZZATIVO



TERMINAL GNL NEL PORTO CANALE DI CAGLIARI  
PROGETTO AUTORIZZATIVO

**Progettazione**  
Società di ingegneria incaricata per la progettazione: **OPERA S.r.l.**  
SOCIETA' DI INGEGNERIA PROFESSIONALE  
09124 CAGLIARI - VIA SAN TOMMASO D'AGUANO 19  
Tel. 070 69124000  
info@opera.it  
P.IVA 03060130905

Progettista e responsabile per l'integrazione fra le varie prestazioni specialistiche: **OPERA S.r.l.**  
Ing. Giuseppe Dellata

**Gruppo di lavoro COSIN S.r.l.**  
Geologia e geotecnica: Geol. Alberto Gorini  
Opere Civili: Ing. Nicola Marras  
Studio di impatto ambientale: Ing. Emanuela Corona  
Fotoluminazioni: Arch. Daniele Nurra  
Archeologia: Arch. Anna Luisa Sanna

**Consulenze specialistiche:**  
Rapporto preliminare di sicurezza: Società ICARO S.r.l.  
Opere antincendio: Ing. Fortunato Giampini  
Opere Marittime: Ing. Giovanni Spiszu  
Opere Strutturali: Ing. Francesco Flori  
Studio di impatto Acustico: Ing. Antonio Dedoni

**PLANIMETRIA SPOSTAMENTO SOTTOSERVIZI ESISTENTI - ZONA DEPOSITO FRADELLONI**  
5 - OPERE DI URBANIZZAZIONE PRIMARIA

NOME FILE		SCALA	
D_05_UR_12_SSE_R00		1:200	
CODICE ELAB.	D_05_UR_12_SSE_R00	REV.	A
A	PRIMA EMISSIONE	DATA	Maggio 2017
REV.	DESCRIZIONE	REDDATO	Gorini
		VERIFICATO	Dellata
		APPROVATO	Dellata