

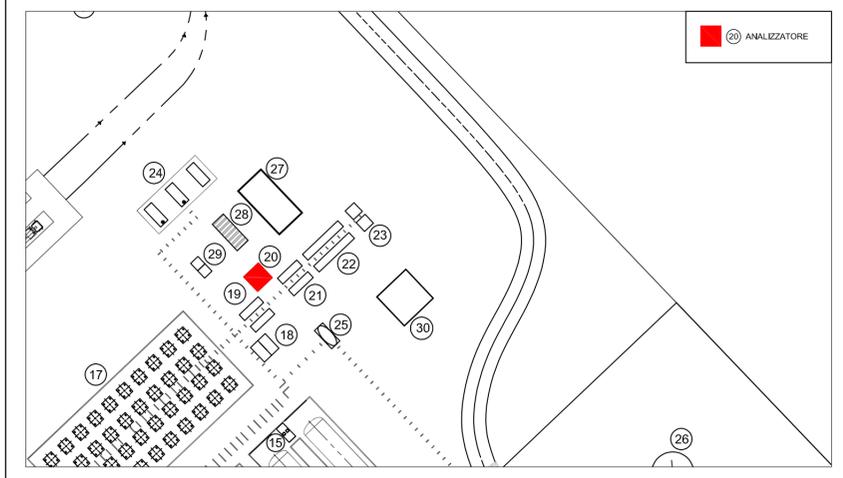
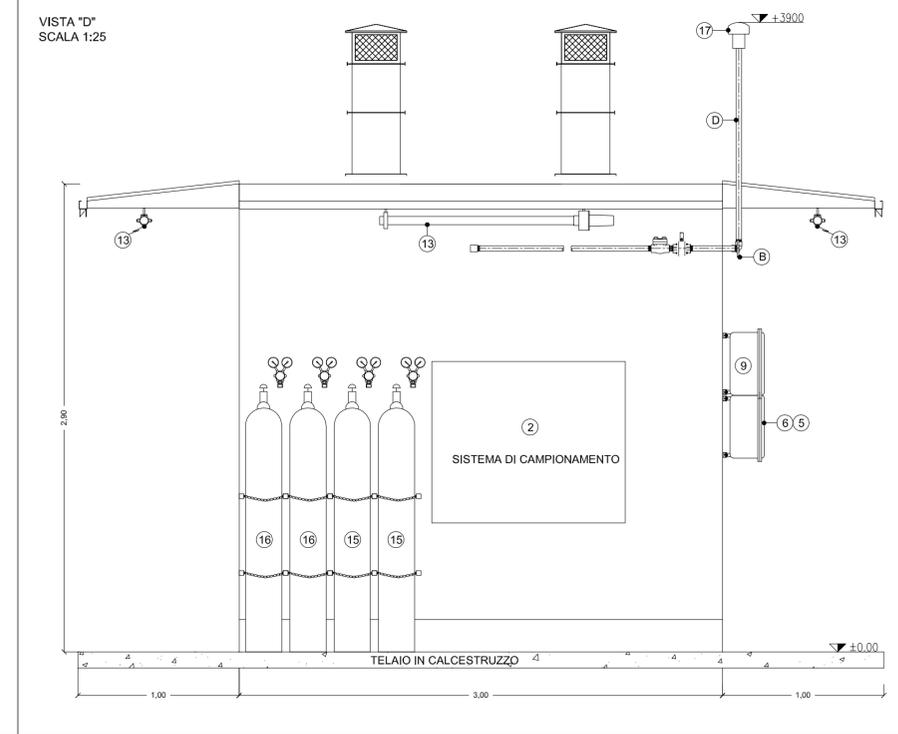
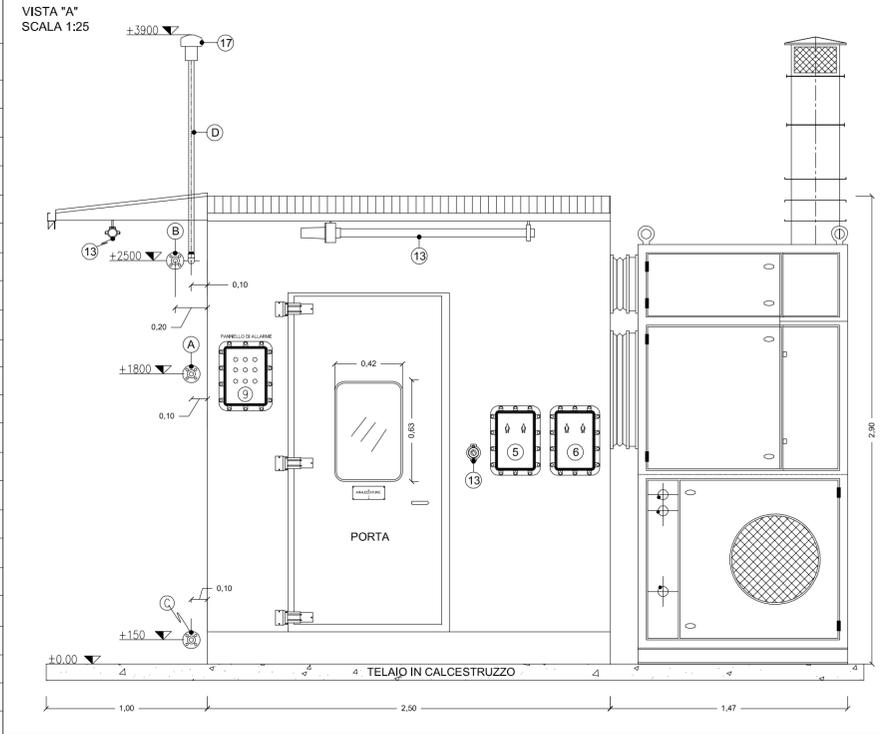
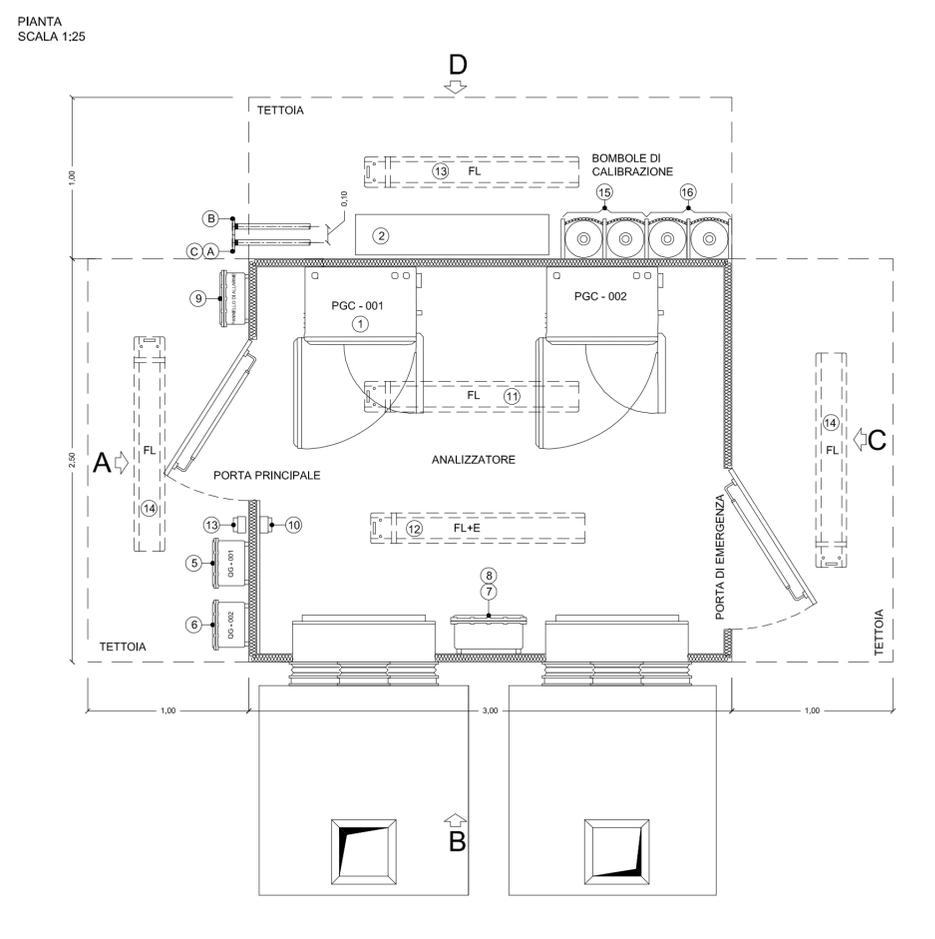


LISTA DEI COMPONENTI	
COD	DESCRIZIONE
1	PGC 60-AT-120001 - GAS CROMATOGRAFO
2	SISTEMA DI CAMPIONAMENTO
3	HVAC - 01
4	HVAC - 02
5	QG - 01 ALIMENTATORE 480v 60 Hz
6	QG - 02 ALIMENTATORE 120v 60 Hz
7	QD - 01 SISTEMA DI DISTRIBUZIONE 480v 60 Hz
8	QD - 02 SISTEMA DI DISTRIBUZIONE 120v 60 Hz
9	PANNELLO DI ALLARME
10	INTERRUTTORE INTERNO DI LUCE
11	LUCE INTERNA
12	LUCE INTERNA DI EMERGENZA
13	INTERRUTTORE ESTERNO DI LUCE
14	LUCE ESTERNA
15	CILINDRO
16	BOMBOLA DI TARATURA
17	ROMPIFIAMMA
A	AREA STRUMENTI
B	TORCIA
C	DRENI
D	SFIATI

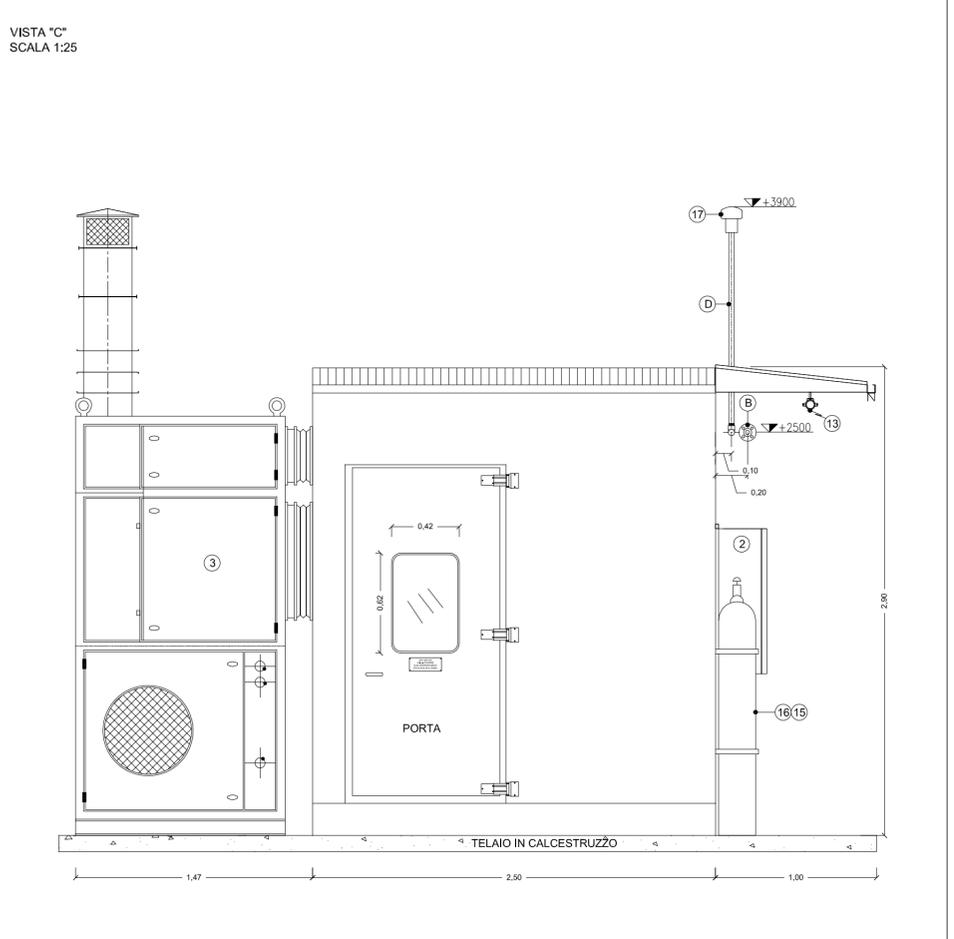

ISGAS ENERGIT MULTIUTILITIES S.p.A.
Sede Legale Via Italia n° 167 - 09100 Cagliari
L'Amministratore Delegato: Dott. Giuseppe Deroma

TERMINAL GNL NEL PORTO CANALE DI CAGLIARI
PROGETTO AUTORIZZATIVO

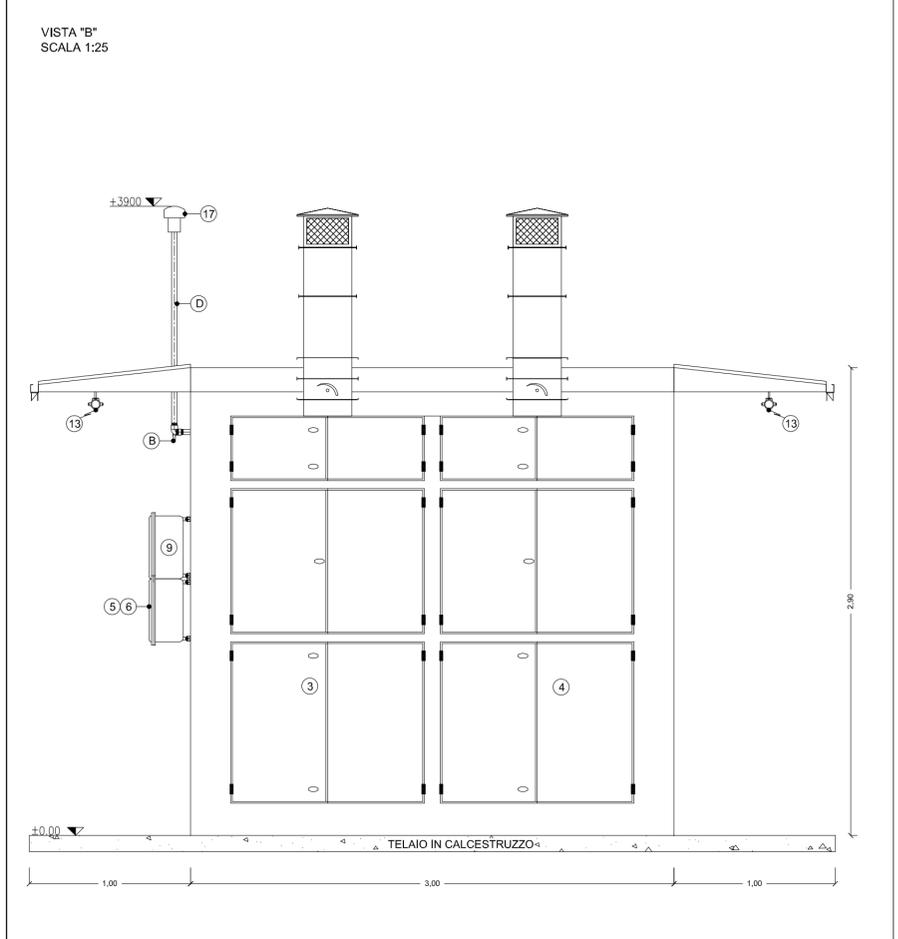

TERMINAL GNL NEL PORTO CANALE DI CAGLIARI
PROGETTO AUTORIZZATIVO

Progettazione
Società di ingegneria incaricata per la progettazione: **COSIN S.r.l.**
SOCIETÀ DI INGEGNERIA UNIPERSONALE
09134 CAGLIARI - VIA SAN TOMMASO D'AQUINO 18
Tel e fax +39 070 2346768
Info@cosin.it
P.IVA 03043130925

Progettista e responsabile per l'integrazione fra le varie prestazioni specialistiche:
Ing. Giuseppe Dellitala

Gruppo di lavoro COSIN S.r.l.
Geologia e geotecnica
Geol. Alberto Gorini
Opere Civili
Ing. Nicola Marras
Studio di impatto ambientale
Ing. Emanuela Corona
Fotosimulazioni
Arch. Daniele Nurra
Archeologia
Archeol. Anna Luisa Sanna

Consulenze specialistiche:
Rapporto preliminare di sicurezza
Società ICARO S.r.l.
Opere antincendio
Ing. Fortunato Gangemi
Opere Marittime
Ing. Giovanni Spisso
Opere Strutturali
Ing. Francesco Flori
Studio di impatto Acustico
Ing. Antonio Dedoni

ANALIZZATORE GAS
8 - PARTICOLARI COSTRUTTIVI

NOME FILE D_08_PC_07_ANA_R00		SCALA 1:25	
CODICE ELAB.	D08PC07ANAR00	REV.	A
A	PRIMA EMISSIONE	Maggio 2017	Corona Dellitala Dellitala
REV.	DESCRIZIONE	DATA	REDATTO VERIFICATO APPROVATO