




VISTA "A"
SCALA 1:25

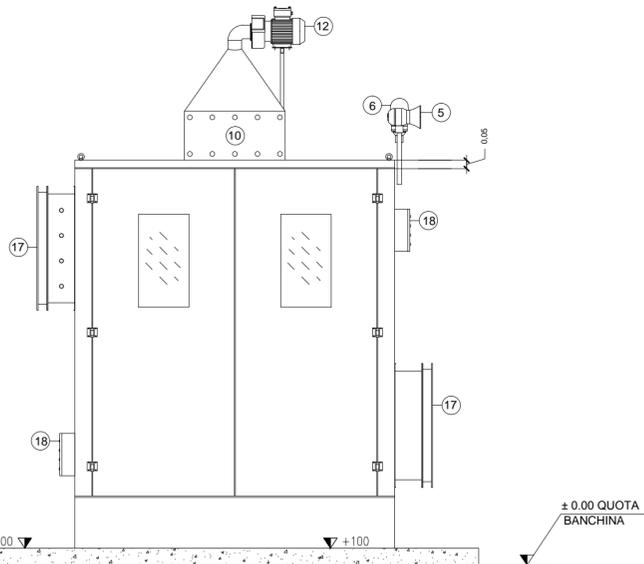


VISTA "D"
SCALA 1:25

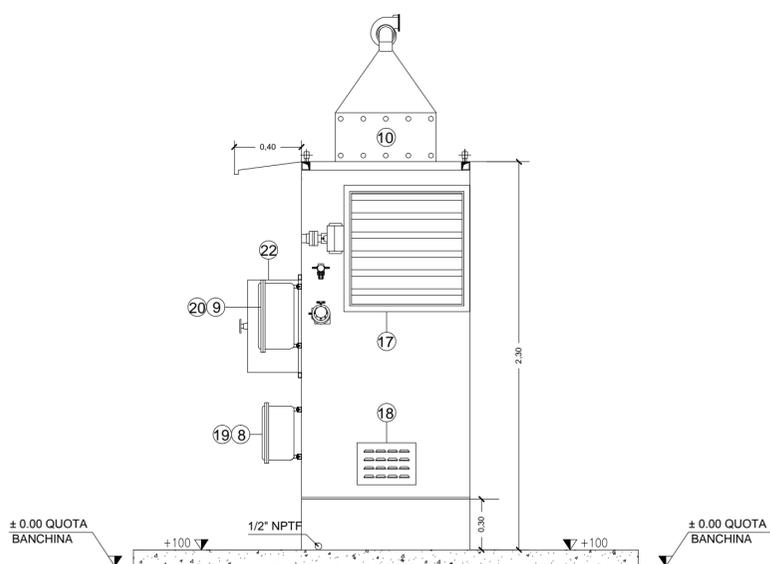

VISTA "B"
SCALA 1:25

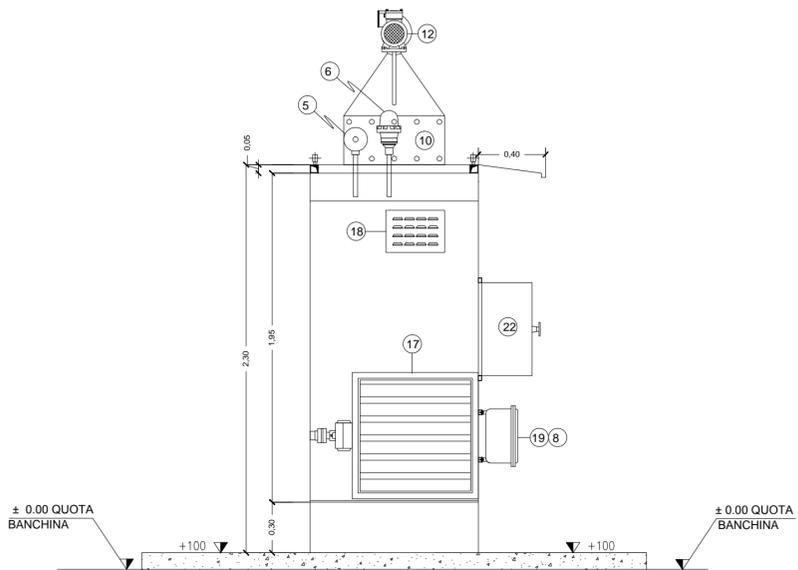

VISTA "C"
SCALA 1:25


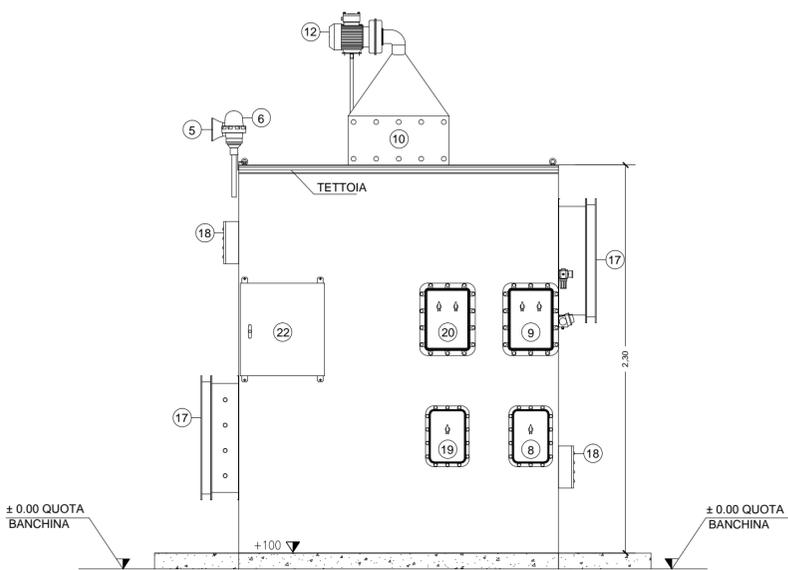


POS. DESCRIZIONE

1	P 01 POMPA DOSATRICE SECONDO ATEX IIBT4/2G IP55 SERVOMOTORE ELETTRONICO 4 - 20 mA TIPO ECC II3G/DT5
2	P - 11 POMPA DOSATRICE SECONDO ATEX IIBT4/2G IP55 SERVOMOTORE ELETTRONICO 4 - 20 mA TIPO ECC II3G/DT5
3	V - 01 SERBATOIO GASOLIO FLUSSAGGIO
4	V - 02 SERBATOIO LIQUIDO MASCHERANTE
5	SIRENA II 2G Exd IIBT4
6	LAMPADA LAMPEGGIANTE II 2G Exd IIBT4
8	IG - 001 ALIMENTAZIONE GENERALE 400 Vac 3Ph+N
9	QD - 001 QUADRO DI ALIMENTAZIONE 400 Vac 3Ph+N
11	FILTRI A CARBONI ATTIVI 500X500X22
12	MOTORE E VENTILAZIONE DI ESTRAZIONE ATEX IIBT4 / II 2G
13	JB - MP - 01 AVVIAMENTO POMPA 01
14	JB - MP - 11 AVVIAMENTO POMPA 02
15	JB - VE - 21 AVVIAMENTO E VENTILAZIONE DI ESTRAZIONE VE - 21
17	SERRANDA PNEUMATICA
18	FLAPPER A GRAVITA' 300X200 (APERTURA VERSO L'INTERNO)
19	IG - 002 ALIMENTAZIONE GENERALE 230 Vac DA UPS
20	QD - 002 QUADRO DI ALIMENTAZIONE PLC/GAS DETECTOR
22	QUADRO PLC
23	LUCI INTERNE 1X36 WATT
24	SELETTORE SCELTA POMPE
26	GAS DETECTOR

NOTA 1: PESO TOTALE KG 1.500
NOTA 2: TUTTE LE MISURE SONO IN mm

PIANTA
SCALA 1:25

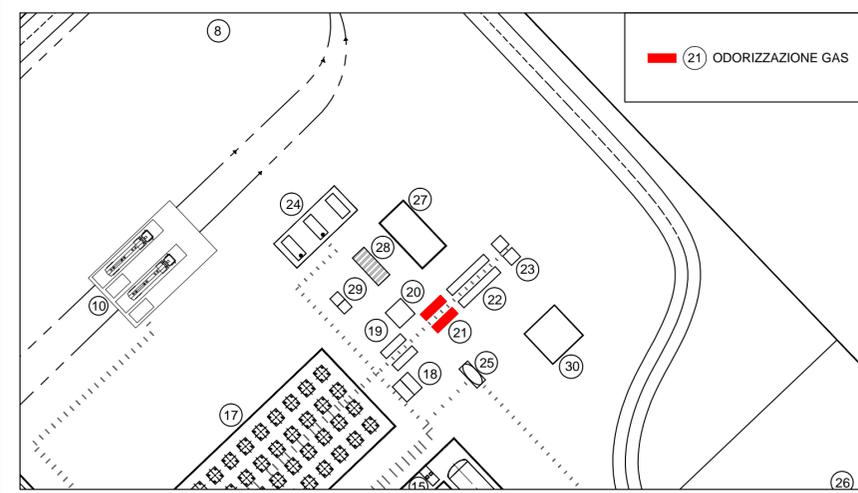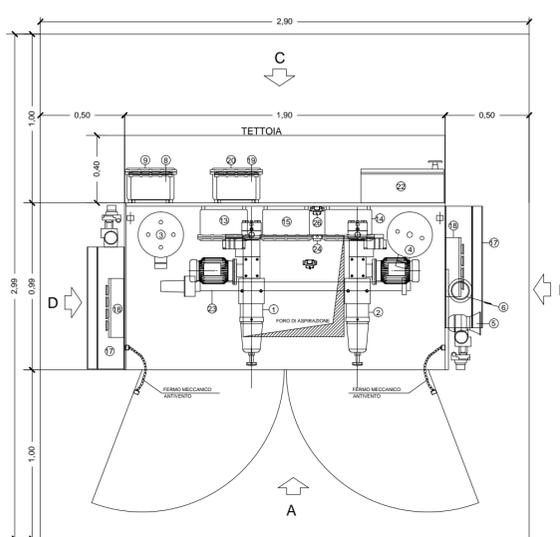

ISGAS ENERGIT MULTIUTILITIES S.p.A.
Sede Legale Via Batta n° 167 - 09100 Cagliari
L'Amministratore Delegato: Dott. Giuseppe Deroma

**TERMINAL GNL NEL PORTO CANALE DI CAGLIARI
PROGETTO AUTORIZZATIVO**



Progettazione

Società di ingegneria incaricata per la progettazione: **COSIN S.r.l.**
SOCIETÀ DI INGEGNERIA UNIPERSONALE
09134 CAGLIARI - VIA SAN TOMMASO D'AQUINO 18
Tel e fax +39 070 2346768
info@cosin.it
P.IVA 03043130925

Progettista e responsabile per l'integrazione fra le varie prestazioni specialistiche: **Ing. Giuseppe Delitala**

Gruppo di lavoro COSIN S.r.l.

- Geologia e geotecnica**
Geol. Alberto Gorini
- Opere Civili**
Ing. Nicola Marras
- Studio di impatto ambientale**
Ing. Emanuela Corona
- Fotosimulazioni**
Arch. Daniele Nurra
- Archeologia**
Archeol. Anna Luisa Sanna

Consulenze specialistiche:

- Rapporto preliminare di sicurezza**
Società ICARO S.r.l.
- Opere antincendio**
Ing. Fortunato Gangemi
- Opere Marittime**
Ing. Giovanni Spissu
- Opere Strutturali**
Ing. Francesco Fiori
- Studio di impatto Acustico**
Ing. Antonio Dedoni

**ODORIZZAZIONE GAS
8 - PARTICOLARI COSTRUTTIVI**

NOME FILE D_08_PC_09_ODO_R00		SCALA 1:25	
CODICE ELAB.	D08PC09ODOR00	REV.	A
A	PRIMA EMISSIONE	Maggio 2017	Corona Delitala Delitala
REV.	DESCRIZIONE	DATA	REDATTO VERIFICATO APPROVATO