
 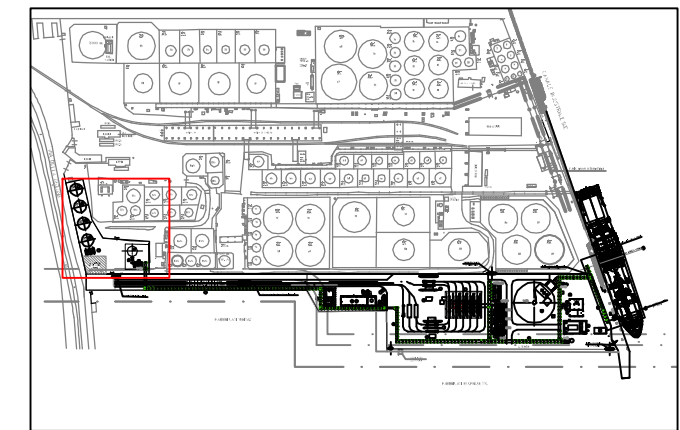


RIFERIMENTO

 
SCALA

Rina Consulting, 2018, Deposito Costiero GNL a Marghera,
General Arrangement, Rev. 0, Scala 1:1000, 24 Settembre 2018.



KEY MAP

LEGENDA



APPARECCHIATURE

- 1 BRACCI DI SCARICO GNL E RITORNO BOG NAVE METANIERA
- 2 BRACCI DI SCARICO GNL E RITORNO BOG NAVE BETTOLINA
- 3 SERBATOIO CRIOGENICO STOCCAGGIO GNL 32.000 m³
- 4 COMPRESSORI DEL B.O.G.
- 5 SUCTION DRUM
- 6 SISTEMA DI VAPORIZZAZIONE GNL PER CORREZIONE INDICE DI WOBBE
- 7 KO DRUM TORCIA volume: 30 m³ - POMPE RILANCIO VASCA
- 8 SERBATOIO RACCOLTA DRENAGGI volume: 15 m³ - POMPE RILANCIO VASCA
- 9 JETTY KO DRUM VAPORE DI RITORNO volume: 4 m³
- 10 JETTY KO DRUM VAPORE DI RITORNO volume: 2 m³
- 11 BAIE DI CARICO AUTOCISTERNE
- 12 EDIFICIO AUSILIARI-LOCALE PRODUZIONE ARIA COMPRESA
- 13 SERBATOIO ARIA SERVIZI
- 14 SERBATOIO ARIA STRUMENTI
- 15 PESE AUTOCISTERNE IN INGRESSO
- 16 PESE AUTOCISTERNE IN USCITA
- 17 SALA CONTROLLO IN BANCHINA
- 18 SALA CONTROLLO - UFFICI
- 19 EDIFICIO ELETTRICO
- 20 MAGAZZINO
- 21 VASCA RACCOLTA E IMPIANTO TRATTAMENTO ACQUE DI PRIMA PIOGGIA
- 22 STAZIONE DI MISURA GAS NATURALE
- 23 SERBATOIO STOCCAGGIO ACQUA IMPIANTO ANTINCENDIO
- 24 GRUPPI PACKAGES POMPE ANTINCENDIO
- 25 TORCIA
- 26 SERBATOIO GASOLIO E DIESEL DI EMERGENZA
- 27 COMPRESSORE HD RITORNO VAPORI
- 28 PIPE RACK
- 29 SLEEPERS
- 30 CABINA MT
- 31 POSTAZIONI DI CONTROLLO / SVOLGIMENTO OPERAZIONI
- 32 IMPIANTO ACQUA POTABILE

FIGURA 3.3c

DEPOSITO COSTIERO
LAYOUT DELLE APPARECCHIATURE