

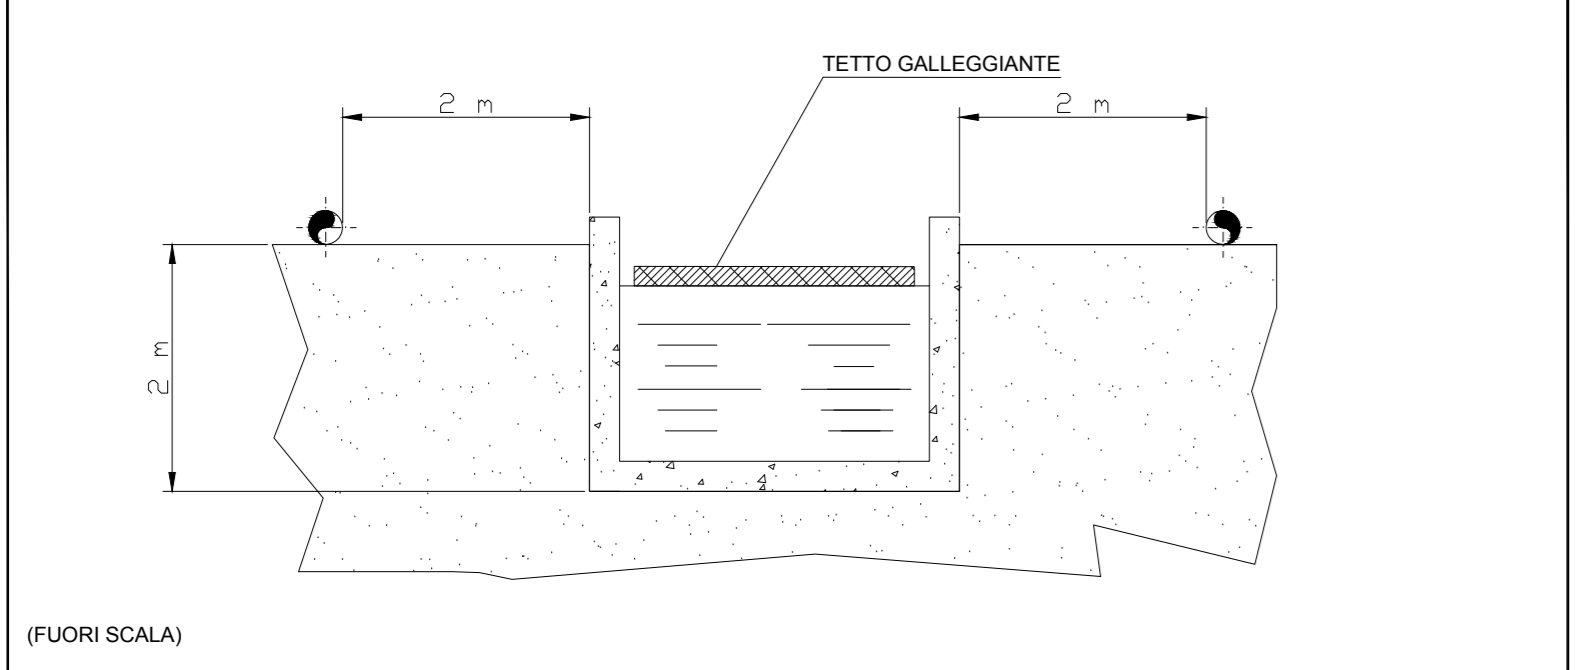


DETTAGLIO POSIZIONE BARRIERE AD ACQUA ATTORNO AI POZZETTI DI RACCOLTA

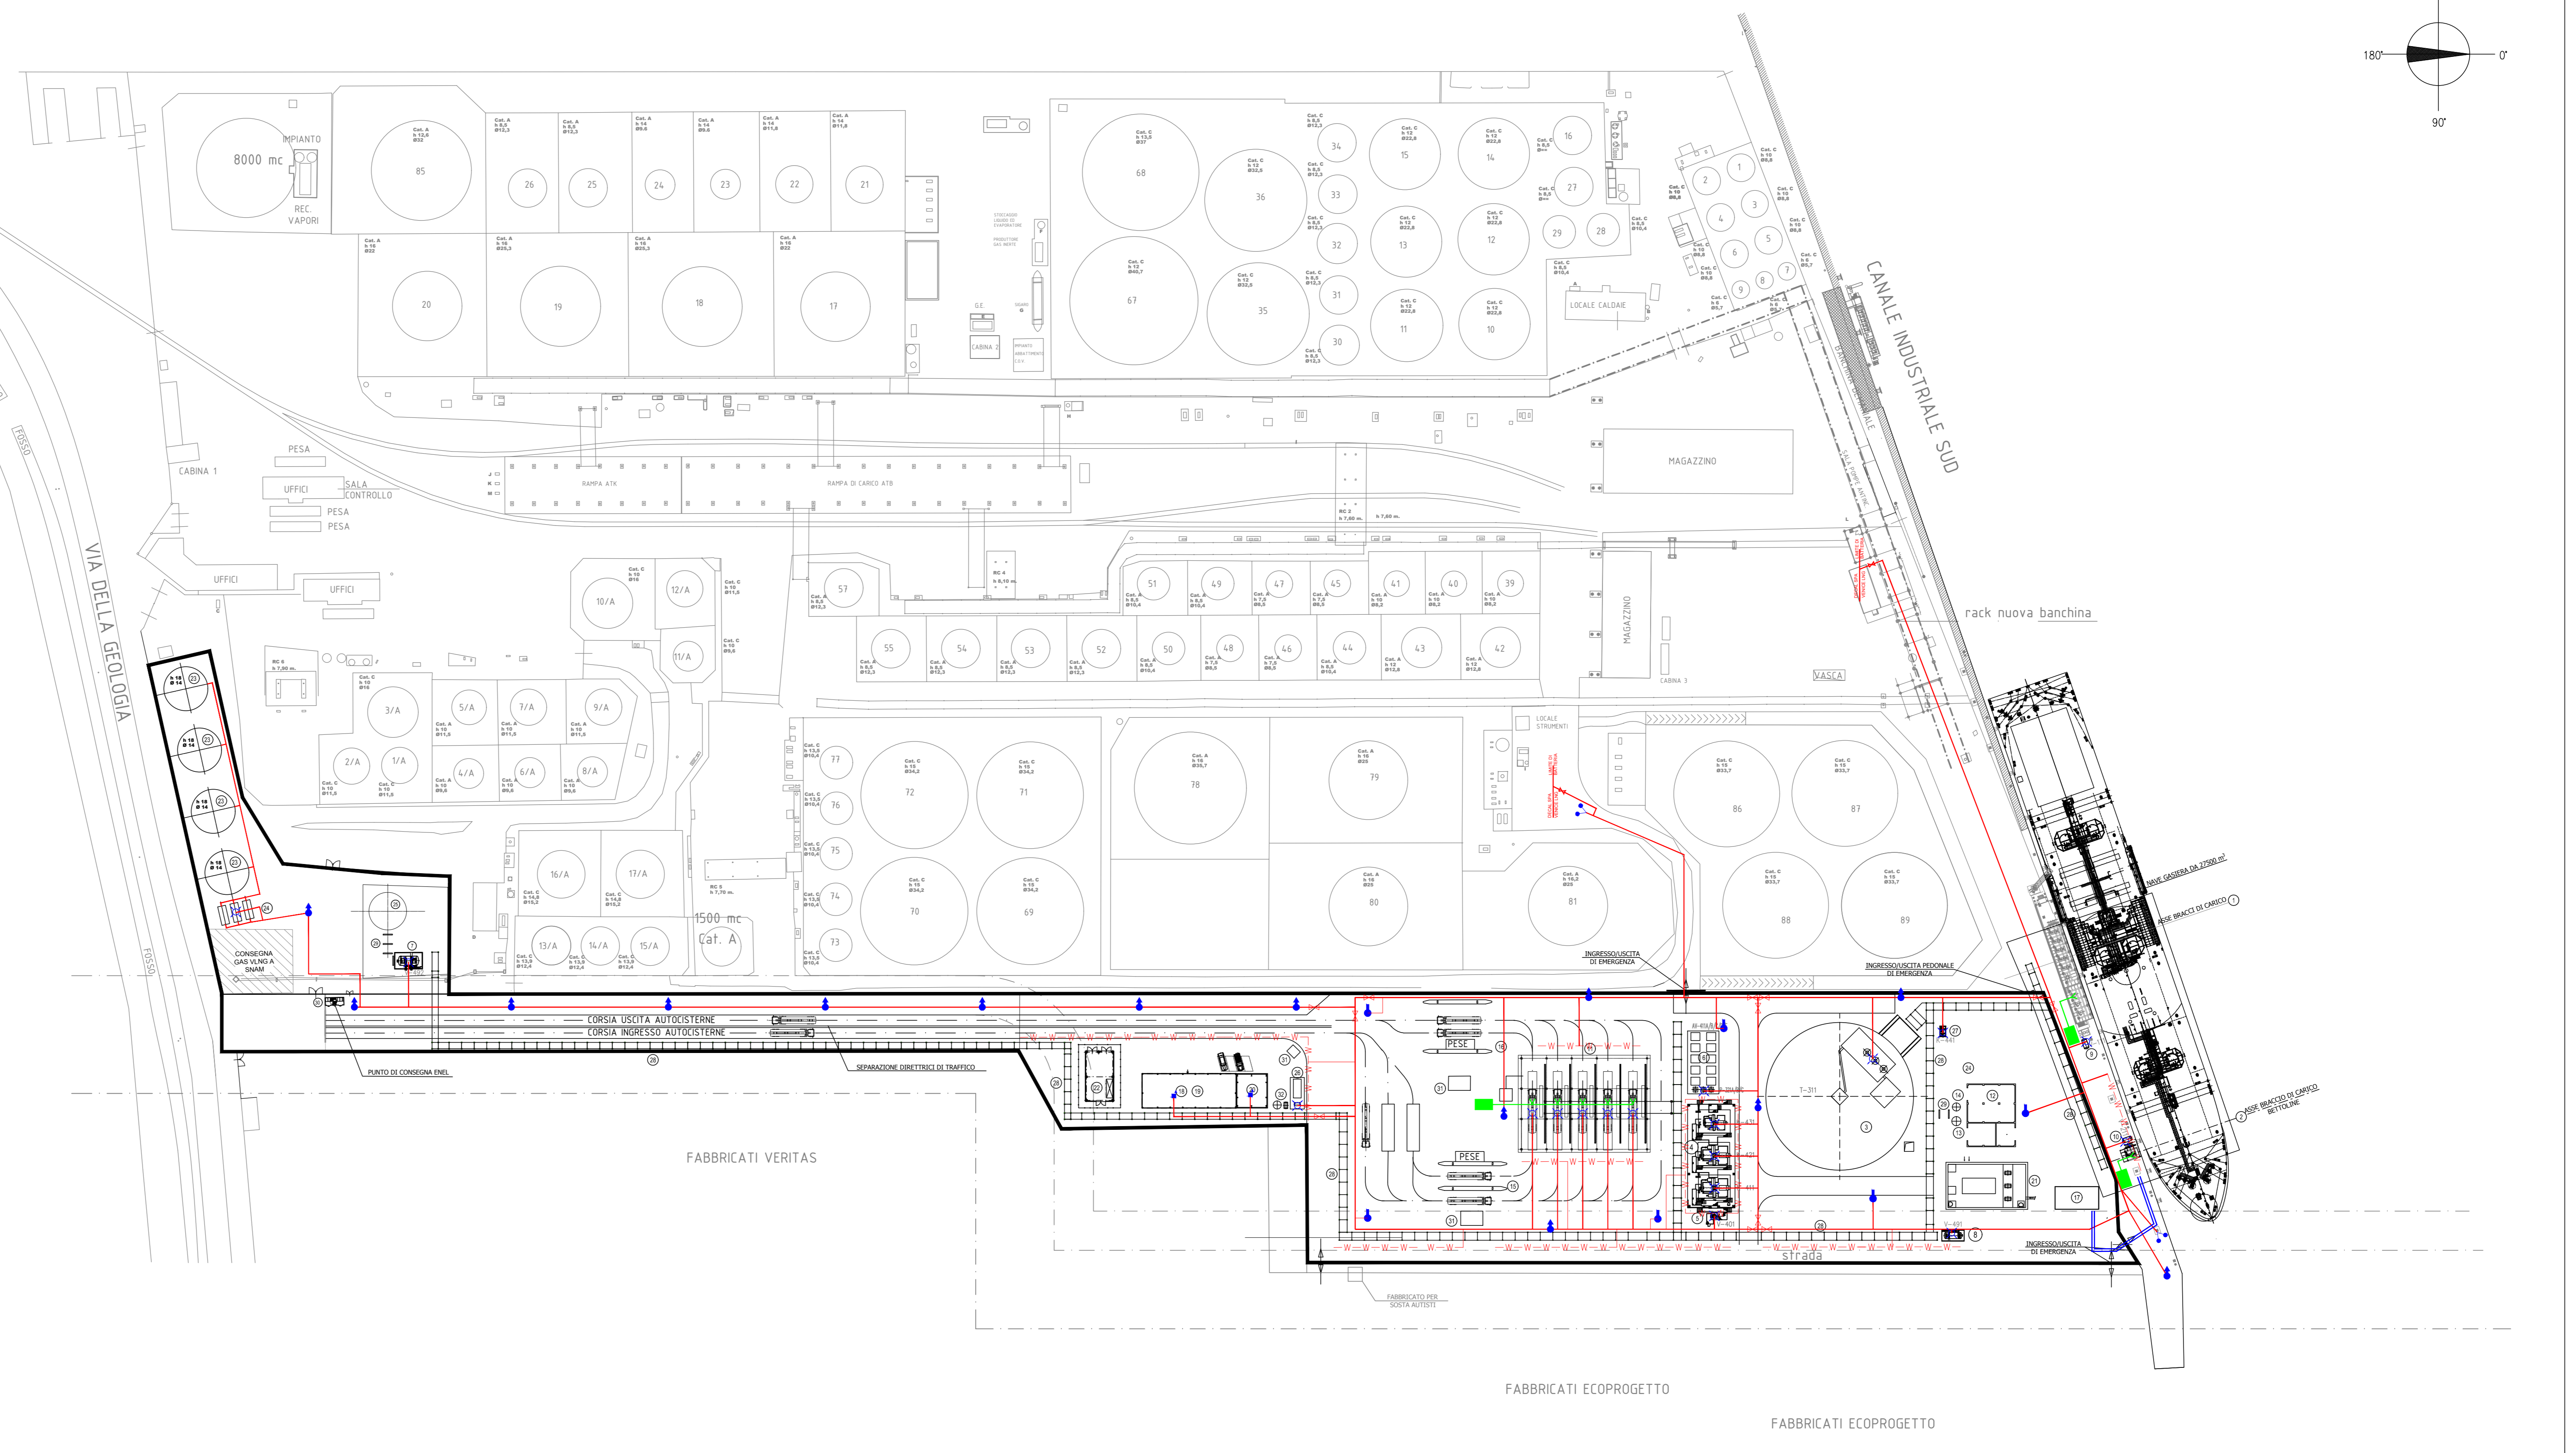

TIPICO SEZIONE TRASVERSALE BARRIERA AD ACQUA

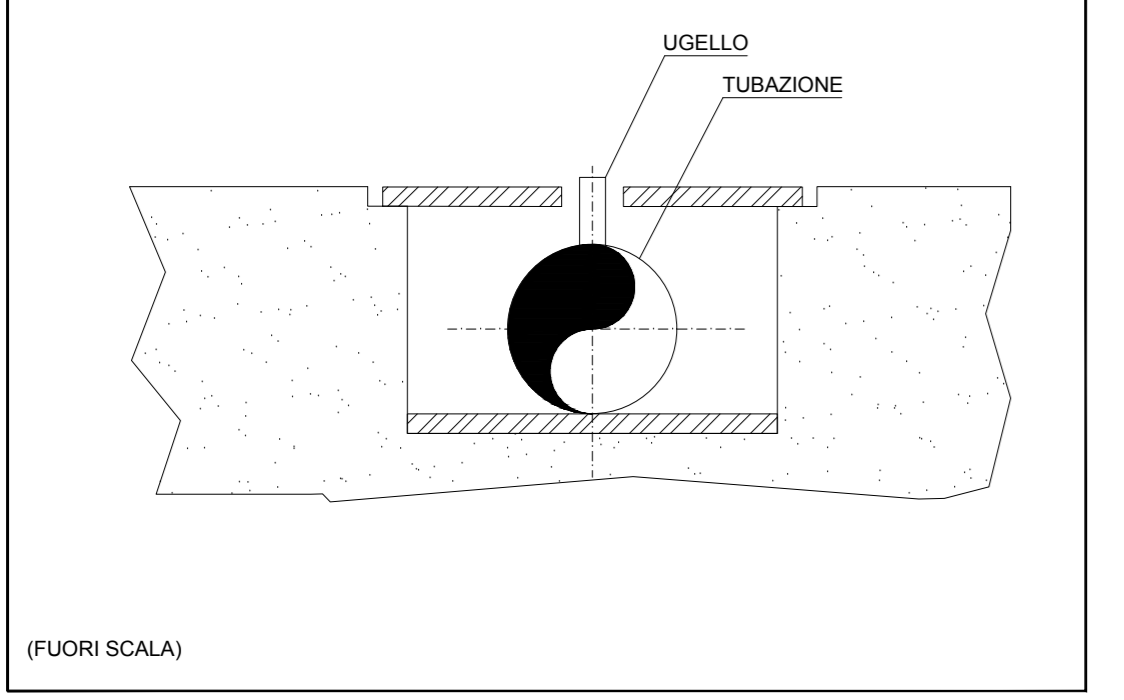

LEGENDA APPARECCHIATURE

- 1 BRACCI DI SCARICO GNL E RITORNO BOG NAVE METANIERA
- 2 BRACCIO DI SCARICO GNL E RITORNO BOG NAVE BETTOLINA
- 3 SERBATOIO CRIOGENICO STOCCAGGIO GNL 32.000 m3
- 4 COMPRESSORI DEL B.O.G.
- 5 SUCTION DRUM
- 6 SISTEMA DI VAPORIZZAZIONE GNL PER CORREZIONE INDICE DI WOBBE
- 7 KO DRUM TORCIA volume: 30 m3 - POMPE RILANCIO VASCA
- 8 SERBATOIO RACCOLTA DRENAGGI volume: 15 m3 - POMPE RILANCIO VASCA
- 9 JETTY KO DRUM VAPORE DI RITORNO volume: 4 m3
- 10 JETTY KO DRUM VAPORE DI RITORNO volume: 2 m3
- 11 BAIE DI CARICO AUTOCISTERNE
- 12 EDIFICIO AUSILIARI LOCALE PRODUZIONE ARIA COMPRESSA
- 13 SERBATOIO ARIA SERVIZI
- 14 SERBATOIO ARIA STRUMENTI
- 15 PESE AUTOCISTERNE IN INGRESSO
- 16 PESE AUTOCISTERNE IN USCITA
- 17 SALA CONTROLLO IN BANCHINA
- 18 SALA CONTROLLO - UFFICI
- 19 EDIFICIO ELETTRICO
- 20 MAGAZZINO
- 21 VASCA RACCOLTA E IMPIANTO TRATTAMENTO ACQUE DI PRIMA PIOGGIA
- 22 STAZIONE DI MISURA GAS NATURALE
- 23 SERBATOI STOCCAGGIO ACQUA IMPIANTO ANTINCENDIO
- 24 GRUPPI PACKAGES POMPE ANTINCENDIO
- 25 TORCIA
- 26 SERBATOIO GASOLIO E DIESEL DI EMERGENZA
- 27 COMPRESSORE HD RITORNO VAPORI
- 28 PIPE RACK
- 29 SLEEPERS
- 30 CABINA MT
- 31 POSTAZIONI DI CONTROLLO / SVOLGIMENTO OPERAZIONI
- 32 IMPIANTO ACQUA POTABILE

LEGENDA	
	IDRANTE SOPRASUOLO ATTACCO BASE UNI 100, 2 ATTACCHI USCITA UNI 70
	IMPIANTO DILUIVO
	BARRIERA AD ACQUA
	TUBAZIONI RETE ANTINCENDIO
	ATTACCO VVF
	NASPO UNI 25 ACQUA
	MONITORE A COMANDO REMOTO
	IMPIANTO FISSO A POLVERE
	SENTIERO FREDDO

REV	DATE	DESCRIPTION	PREPARED BY	CHECKED BY	APPROVED BY
2	24/09/2018	TERZA EMISSIONE	MB	ALS/PP	CSM
1	07/09/2018	SECONDA EMISSIONE	CBE/UPR	ALS/MDH	GMU
0	13/08/2018	PRIMA EMISSIONE	CBE/UPR	ALS/MDH	ALN

PROJECT DEPOSITO COSTIERO GNL A MARGHERA	TITLE PLANIMETRIA RETE ANTINCENDIO
CLIENT Venice LNG S.p.A	CONTRACT No. P0008501-1
	PURCHASER
REPLACES	FORMAT A0

PREPARED BY	SIGNATURE	DATE	IDENTIFICATION No.:	SHEET
MB		24/09/2018	P0008501-M1	1/1
ALS/PP		24/09/2018	CLIENT Doc. Code:	SCALE 1:1000
CSM		24/09/2018	FILE NAME M1 Planimetria rete antincendio.dwg	REVISION 2