




FASE 1:
- INSTALLAZIONE n° 2 SERBATOI ANTINCENDIO/DI RIUSO

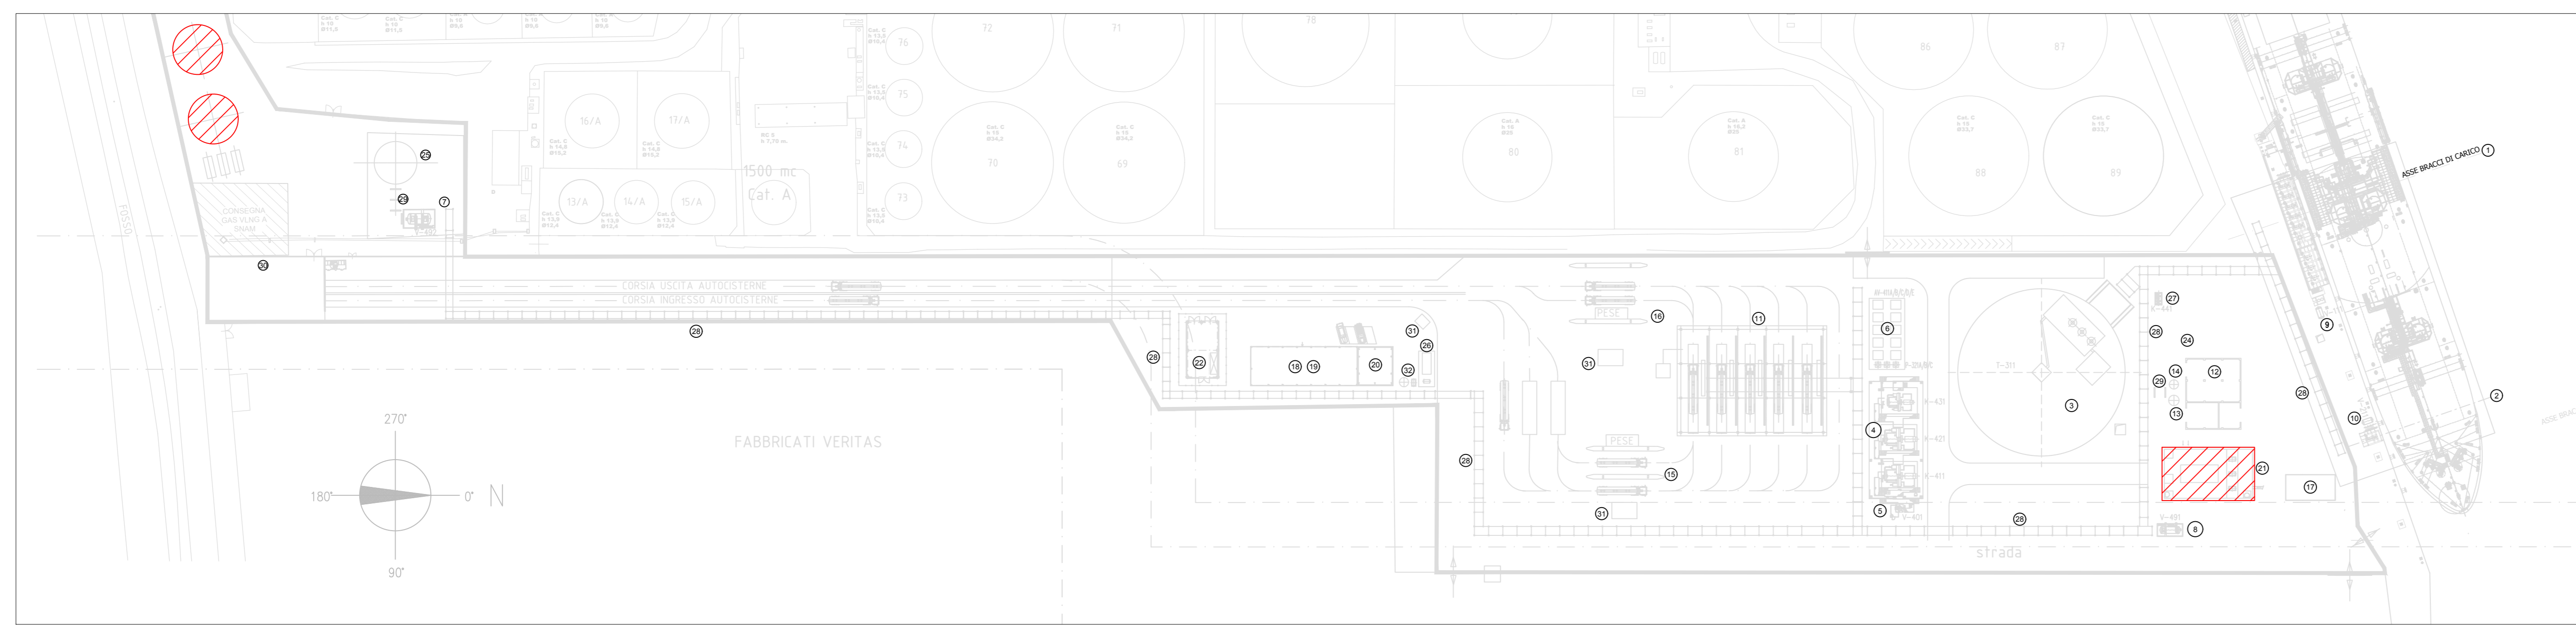

FASE 2:
- VASCA TRATTAMENTO ACQUE
- FONDAZIONI N°2 SERBATOI ANTINCENDIO/DI RIUSO

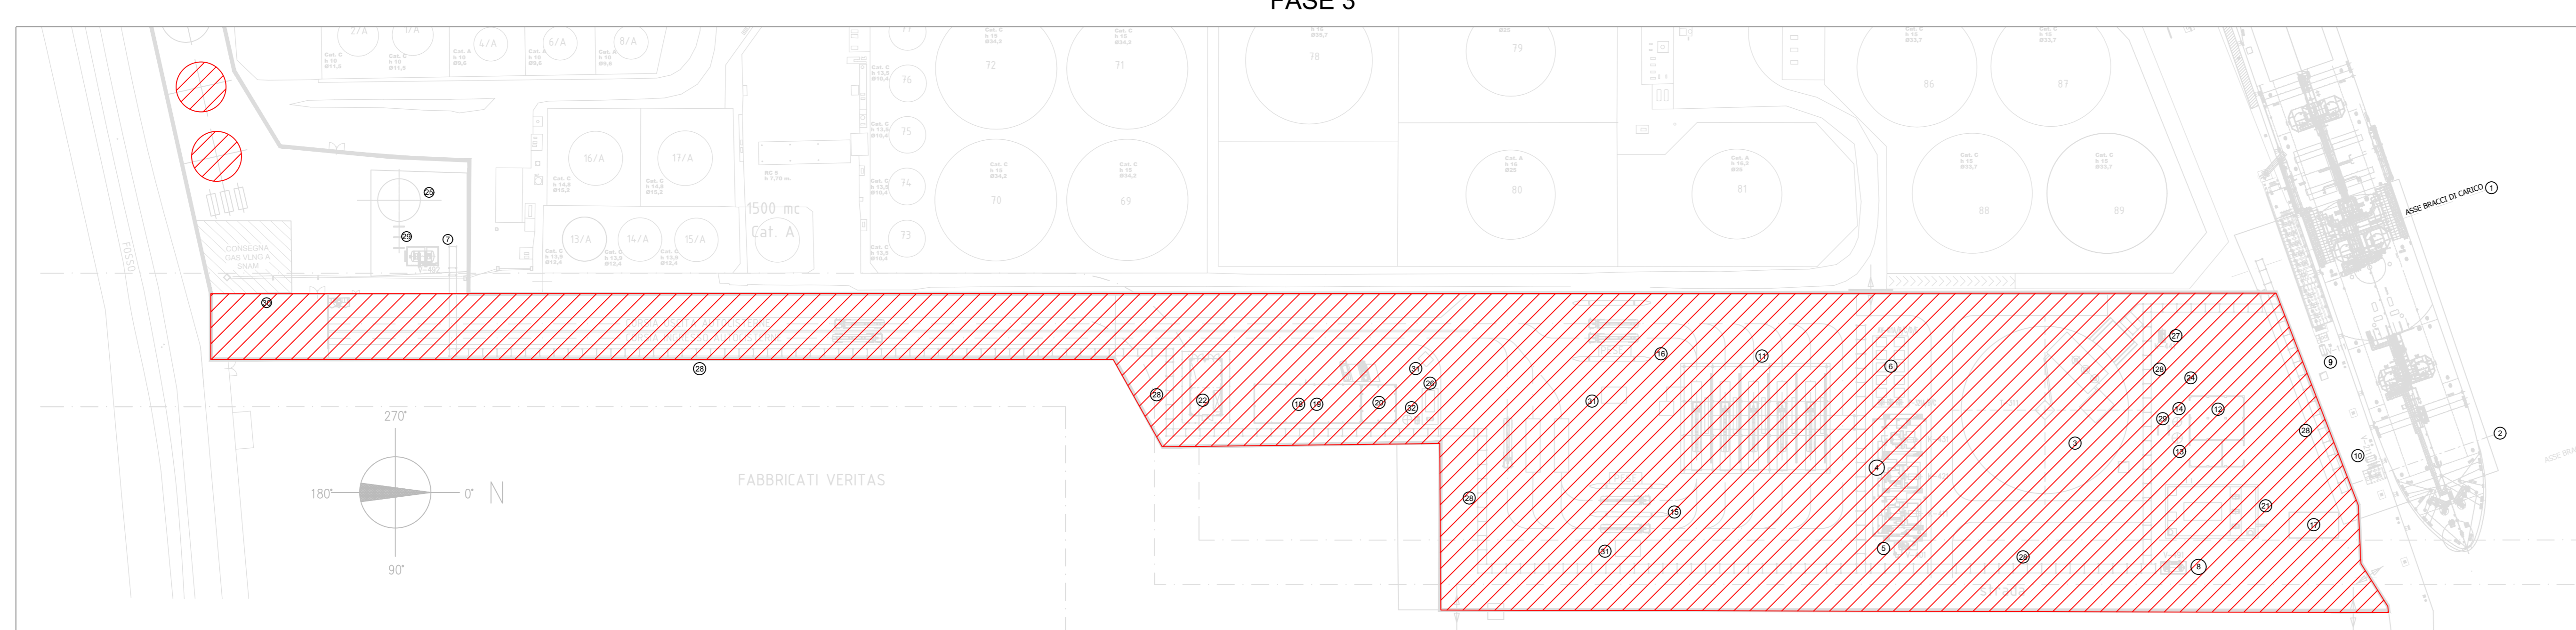

FASE 3:
- PREPARAZIONE SITO
- INSTALLAZIONE N° 2 SERBATOI ANTINCENDIO/DI RIUSO

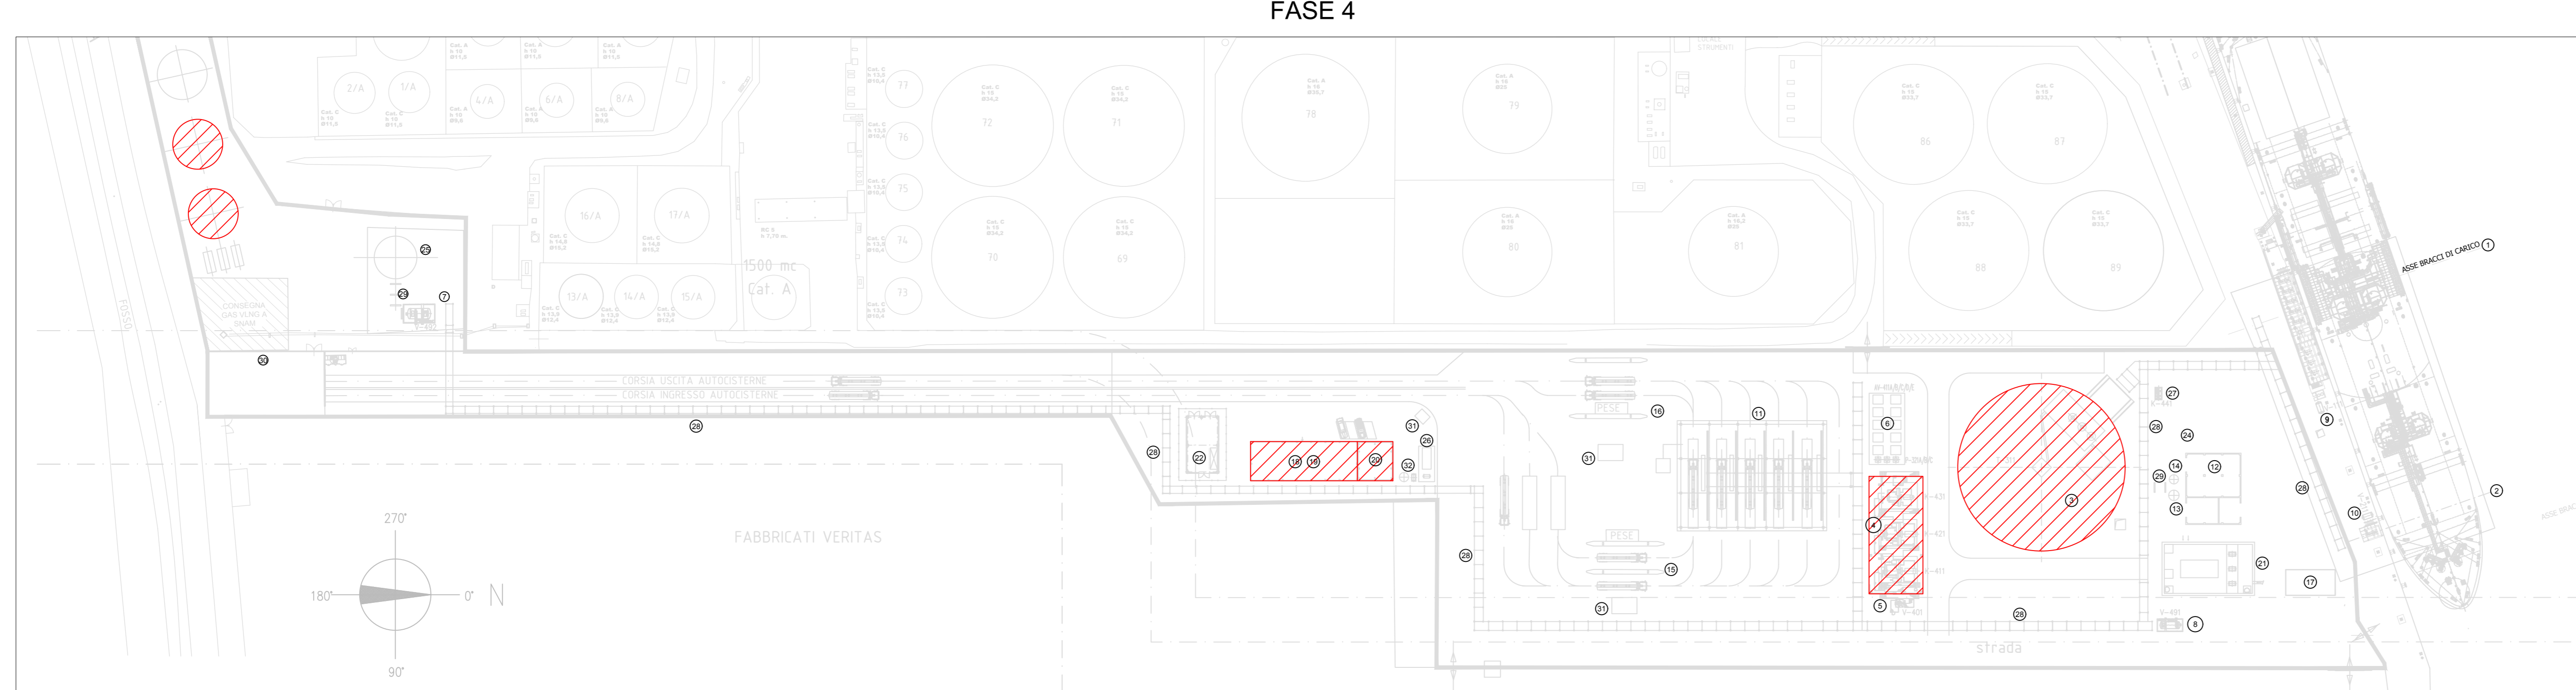

FASE 4:
- FONDAZIONI SERBATOIO GNL
- MAGAZZINO
- FONDAZIONE COMPRESSORI
- INSTALLAZIONE N° 2 SERBATOI ANTINCENDIO/DI RIUSO
- SALA CONTROLLO - UFFICI
- EDIFICIO ELETTRICO

LEGENDA

- 1 BRACCI DI SCARICO GNL E RITORNO BOG NAVE METANIERA
 - 2 BRACCI DI SCARICO GNL E RITORNO BOG NAVE BETTOLINA
 - 3 SERBATOIO CRIOGENICO STOCCAGGIO GNL 32.000 m3
 - 4 COMPRESSORI DEL B.O.G.
 - 5 SUCTION DRUM
 - 6 SISTEMA DI VAPORIZZAZIONE GNL PER CORREZIONE INDICE DI WOBBE
 - 7 KO DRUM TORCIA volume: 30 m3 - POMPE RILANCIO VASCA
 - 8 SERBATOIO RACCOLTA DRENAGGI volume: 15 m3 - POMPE RILANCIO VASCA
 - 9 JETTY KO DRUM VAPORE DI RITORNO volume: 4 m3
 - 10 JETTY KO DRUM VAPORE DI RITORNO volume: 2 m3
 - 11 BAIE DI CARICO AUTOCISTERNE
 - 12 EDIFICIO AUSILIARI-LOCALE PRODUZIONE ARIA COMPRESSA
 - 13 SERBATOIO ARIA SERVIZI
 - 14 SERBATOIO ARIA STRUMENTI
 - 15 PESE AUTOCISTERNE IN INGRESSO
 - 16 PESE AUTOCISTERNE IN USCITA
 - 17 SALA CONTROLLO IN BANCHINA
 - 18 SALA CONTROLLO - UFFICI
 - 19 EDIFICIO ELETTRICO
 - 20 MAGAZZINO
 - 21 VASCA RACCOLTA E IMPIANTO TRATTAMENTO ACQUE DI PRIMA PIOGGIA
 - 22 STAZIONE DI MISURA GAS NATURALE
 - 23 SERBATOI STOCCAGGIO ACQUA IMPIANTO ANTINCENDIO
 - 24 GRUPPI PACKAGES POMPE ANTINCENDIO
 - 25 TORCIA
 - 26 SERBATOIO GASOLIO E DIESEL DI EMERGENZA
 - 27 COMPRESSORE HD RITORNO VAPORI
 - 28 PIPE RACK
 - 29 SLEEPERS
 - 30 CABINA MT
 - 31 POSTAZIONI DI CONTROLLO / SVOLGIMENTO OPERAZIONI
 - 32 IMPIANTO ACQUA POTABILE
- OPERE/AREE OGGETTO DI INTERVENTO

REV	DATE	PRIMA EMISSIONE	AIM	ABA	FRS
0	10/10/2018				
		DESCRIPTION	PREPARED BY	CHECKED BY	APPROVED BY

PROJECT DEPOSITO COSTIERO GNL A MARGHERA	TITLE FASE OPERATIVE AREE DI CANTIERE
CLIENT Venice LNG S.p.A	CONTRACT No. P0008501-1
	PURCHASER
REPLACES	STAMP
FORMAT A0	

PREPARED BY AIM	SIGNATURE	DATE 10/10/2018	IDENTIFICATION No. P0008501-M36	SHEET 1/2
CONTROLLED BY ABA		10/10/2018	CLIENT Doc. Code:	SCALE 1:1000
APPROVED BY FRS		10/10/2018	FILE NAME M36 Fase di cantiere.dwg	REVISION 0