


RIFERIMENTO

SCALA

 


Rina Consulting, 2018, Deposito Costiero GNL a Marghera,  
General Arrangement, Rev. 0, Scala 1:1000, 24 Settembre 2018.

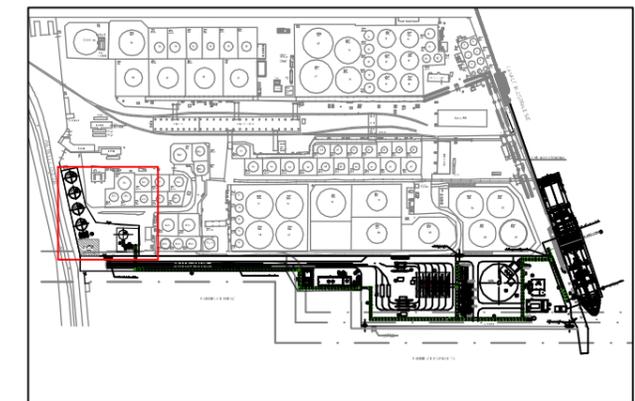

KEY MAP

LEGENDA



APPARECCHIATURE

- ① BRACCI DI SCARICO GNL E RITORNO BOG NAVE METANIERA
- ② BRACCI DI SCARICO GNL E RITORNO BOG NAVE BETTOLINA
- ③ SERBATOIO CRIOGENICO STOCCAGGIO GNL 32.000 m<sup>3</sup>
- ④ COMPRESSORI DEL B.O.G.
- ⑤ SUCTION DRUM
- ⑥ SISTEMA DI VAPORIZZAZIONE GNL PER CORREZIONE INDICE DI WOBBE
- ⑦ KO DRUM TORCIA volume: 30 m<sup>3</sup> - POMPE RILANCIO VASCA
- ⑧ SERBATOIO RACCOLTA DRENAGGI volume: 15 m<sup>3</sup> - POMPE RILANCIO VASCA
- ⑨ JETTY KO DRUM VAPORE DI RITORNO volume: 4 m<sup>3</sup>
- ⑩ JETTY KO DRUM VAPORE DI RITORNO volume: 2 m<sup>3</sup>
- ⑪ BAIE DI CARICO AUTOCISTERNE
- ⑫ EDIFICIO AUSILIARI-LOCALE PRODUZIONE ARIA COMPRESSA
- ⑬ SERBATOIO ARIA SERVIZI
- ⑭ SERBATOIO ARIA STRUMENTI
- ⑮ PESE AUTOCISTERNE IN INGRESSO
- ⑯ PESE AUTOCISTERNE IN USCITA
- ⑰ SALA CONTROLLO IN BANCHINA
- ⑱ SALA CONTROLLO - UFFICI
- ⑲ EDIFICIO ELETTRICO
- ⑳ MAGAZZINO
- ㉑ VASCA RACCOLTA E IMPIANTO TRATTAMENTO ACQUE DI PRIMA PIOGGIA
- ㉒ STAZIONE DI MISURA GAS NATURALE
- ㉓ SERBATOIO STOCCAGGIO ACQUA IMPIANTO ANTINCENDIO
- ㉔ GRUPPI PACKAGES POMPE ANTINCENDIO
- ㉕ TORCIA
- ㉖ SERBATOIO GASOLIO E DIESEL DI EMERGENZA
- ㉗ COMPRESSORE HD RITORNO VAPORI
- ㉘ PIPE RACK
- ㉙ SLEEPERS
- ㉚ CABINA MT
- ㉛ POSTAZIONI DI CONTROLLO / SVOLGIMENTO OPERAZIONI
- ㉜ IMPIANTO ACQUA POTABILE

FIGURA 3.1c

DEPOSITO COSTIERO  
LAYOUT DELLE APPARECCHIATURE