

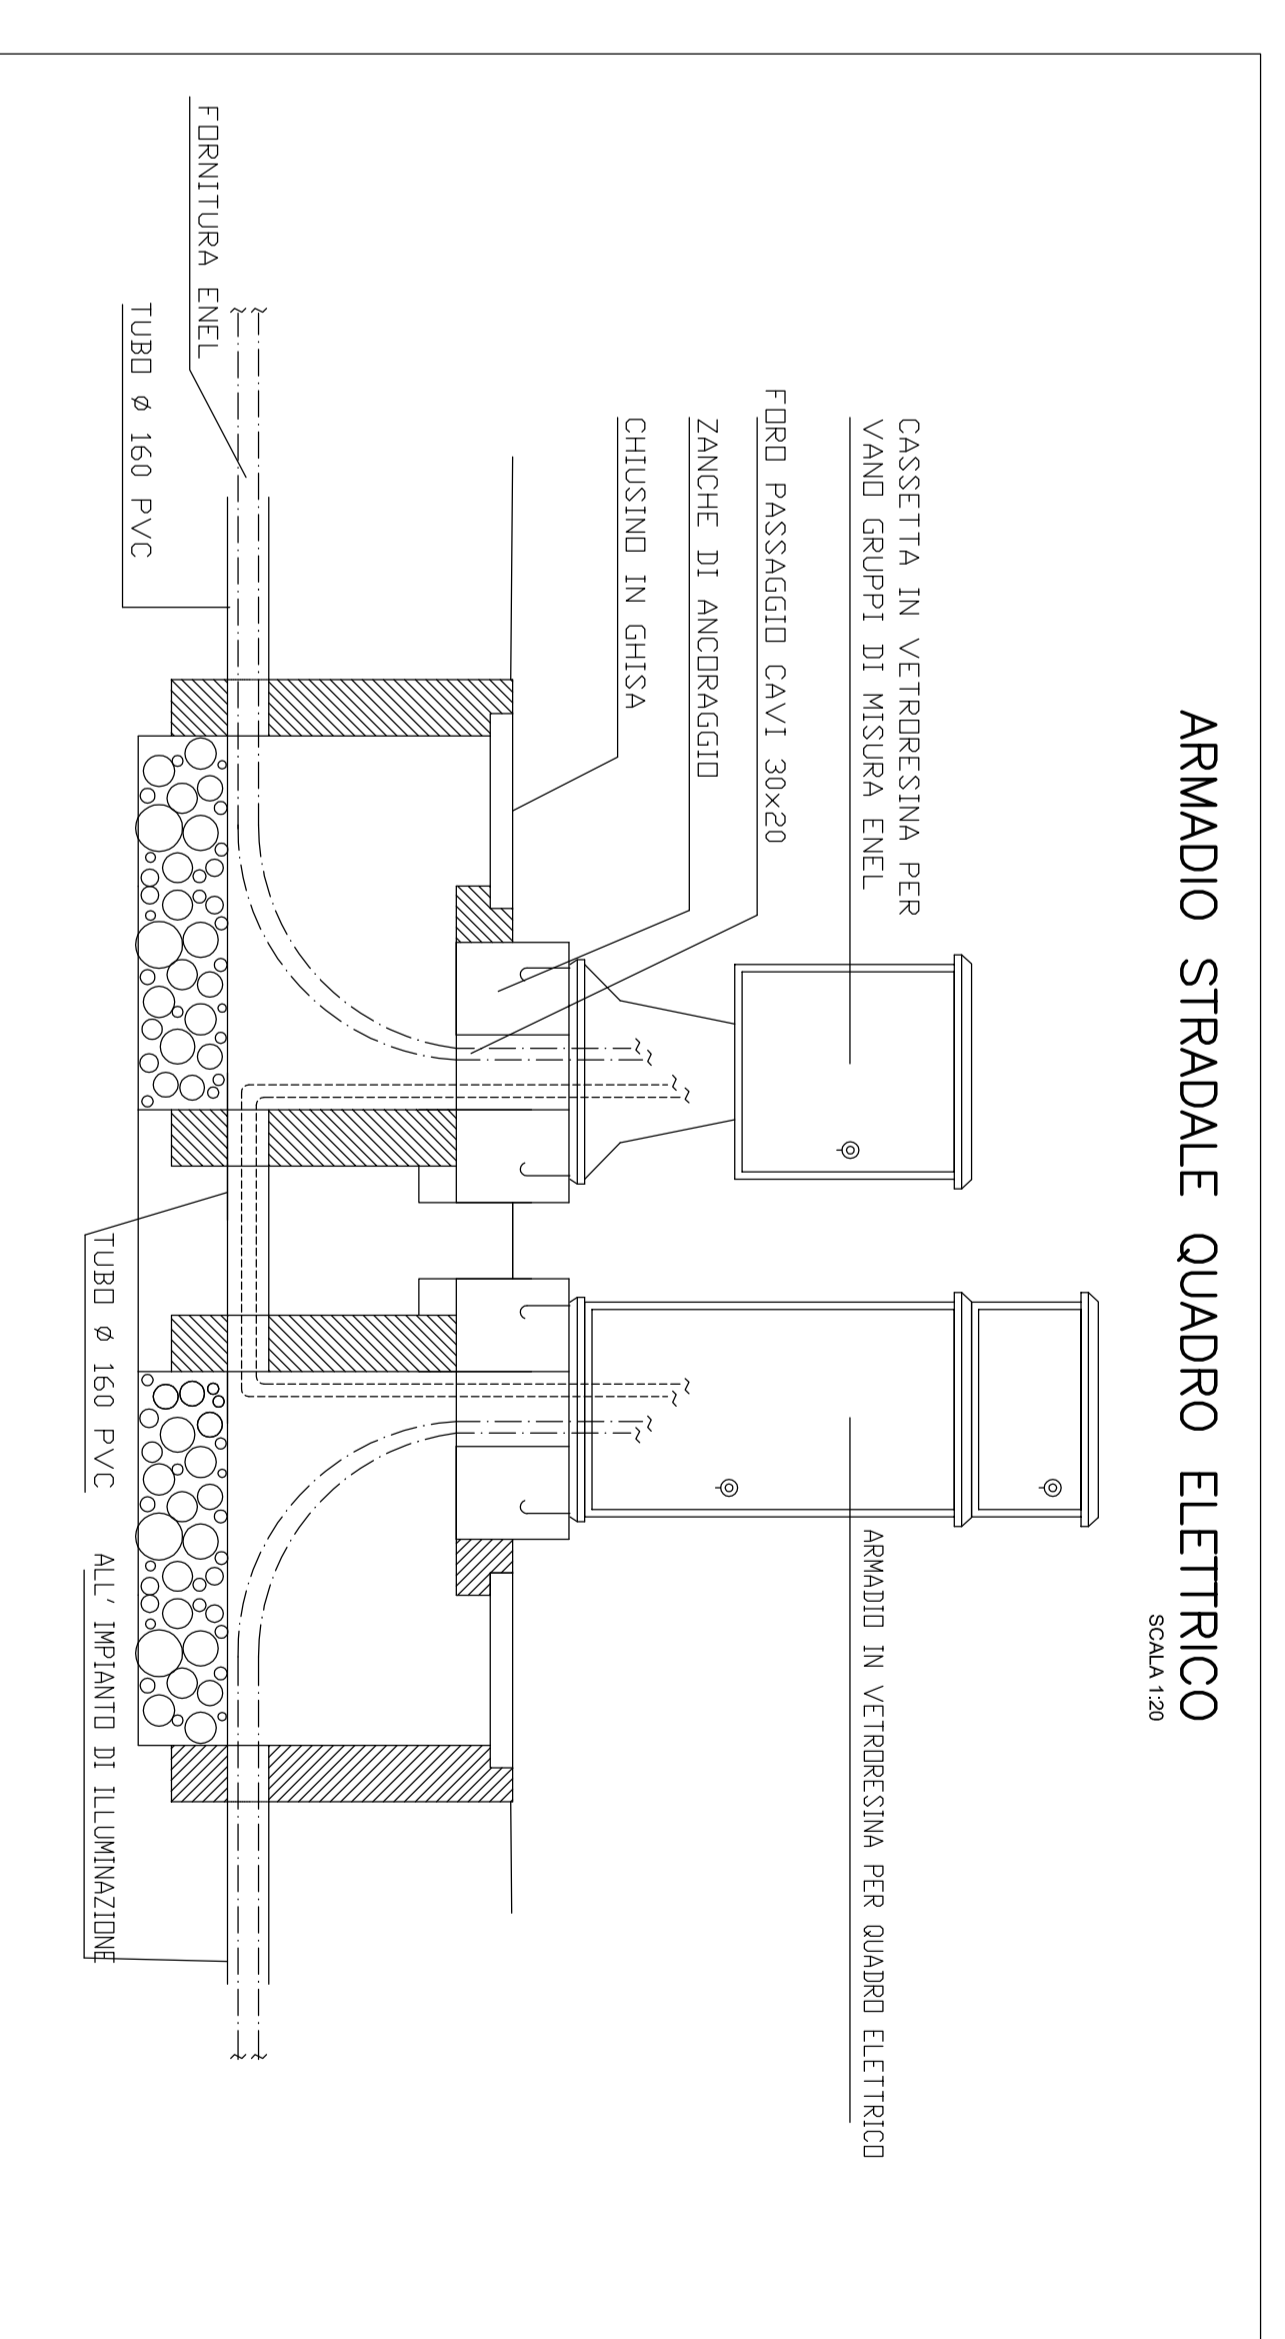


STRALCIO PLANIMETRICO
Scala 1:500


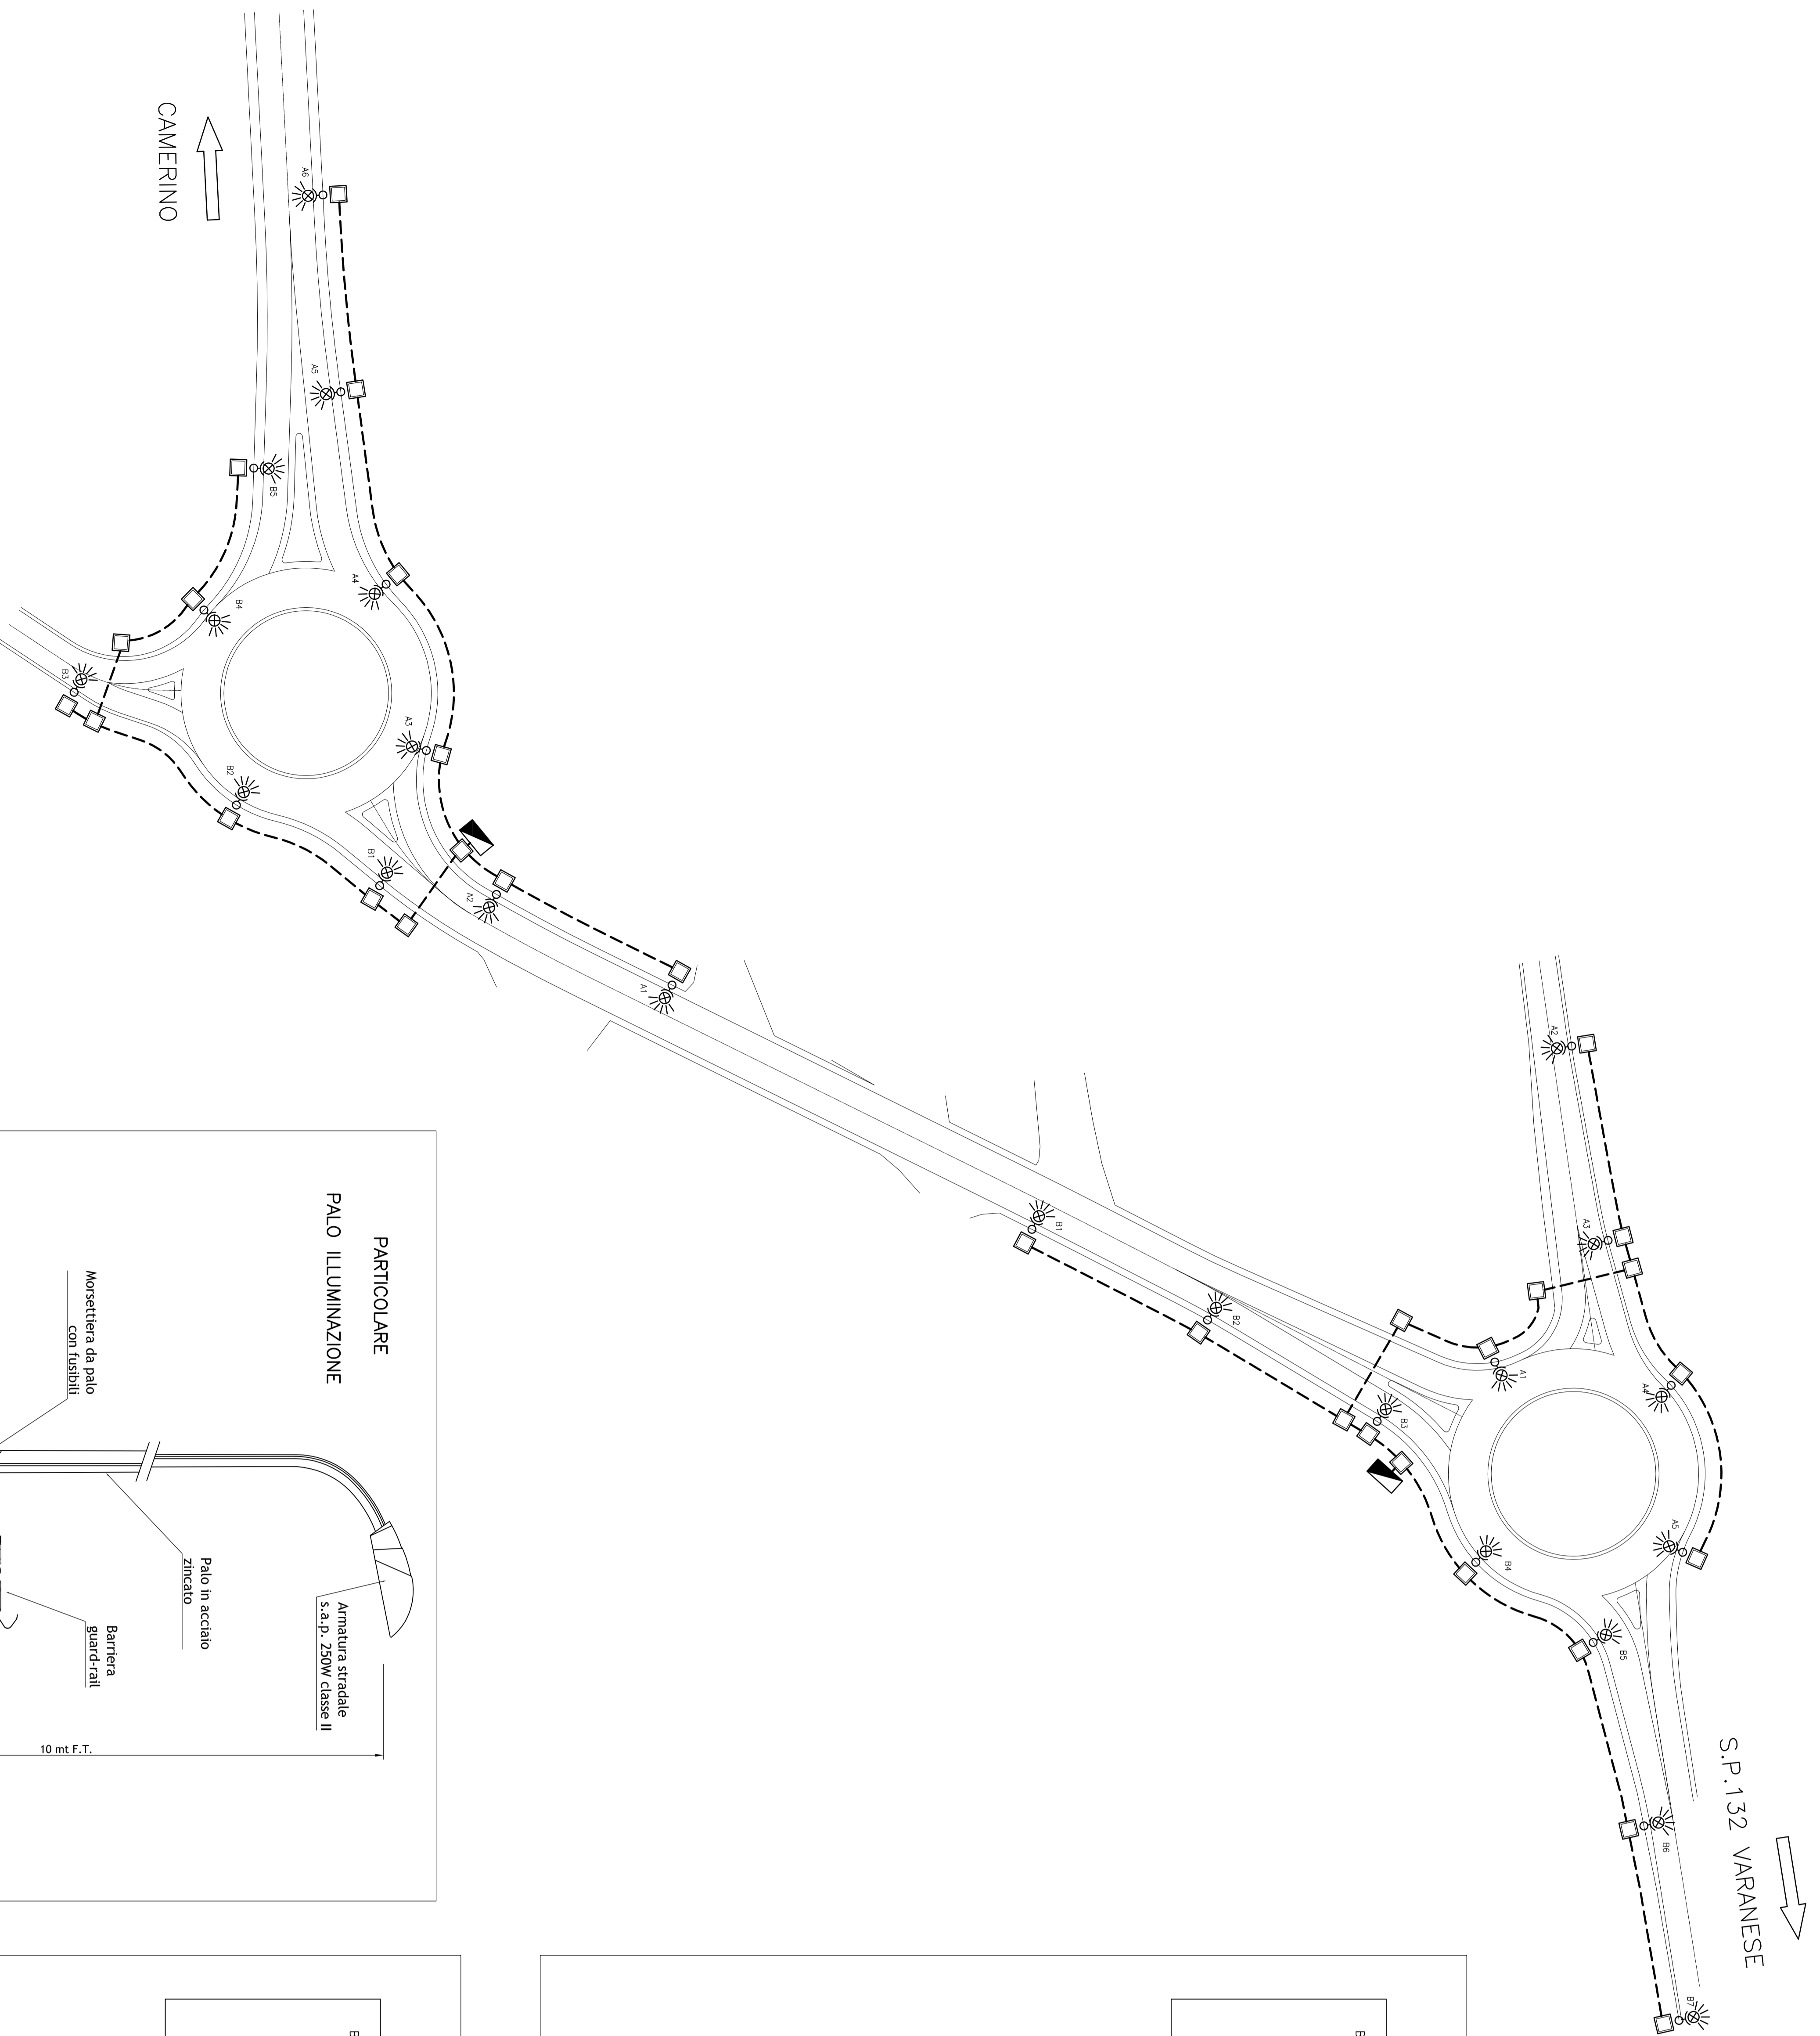


ARMADIO STRADALE QUADRO ELETTRICO
Scala 1:50

SCHEMA UNIFILARE ALIMENTAZIONE ELETTRICA

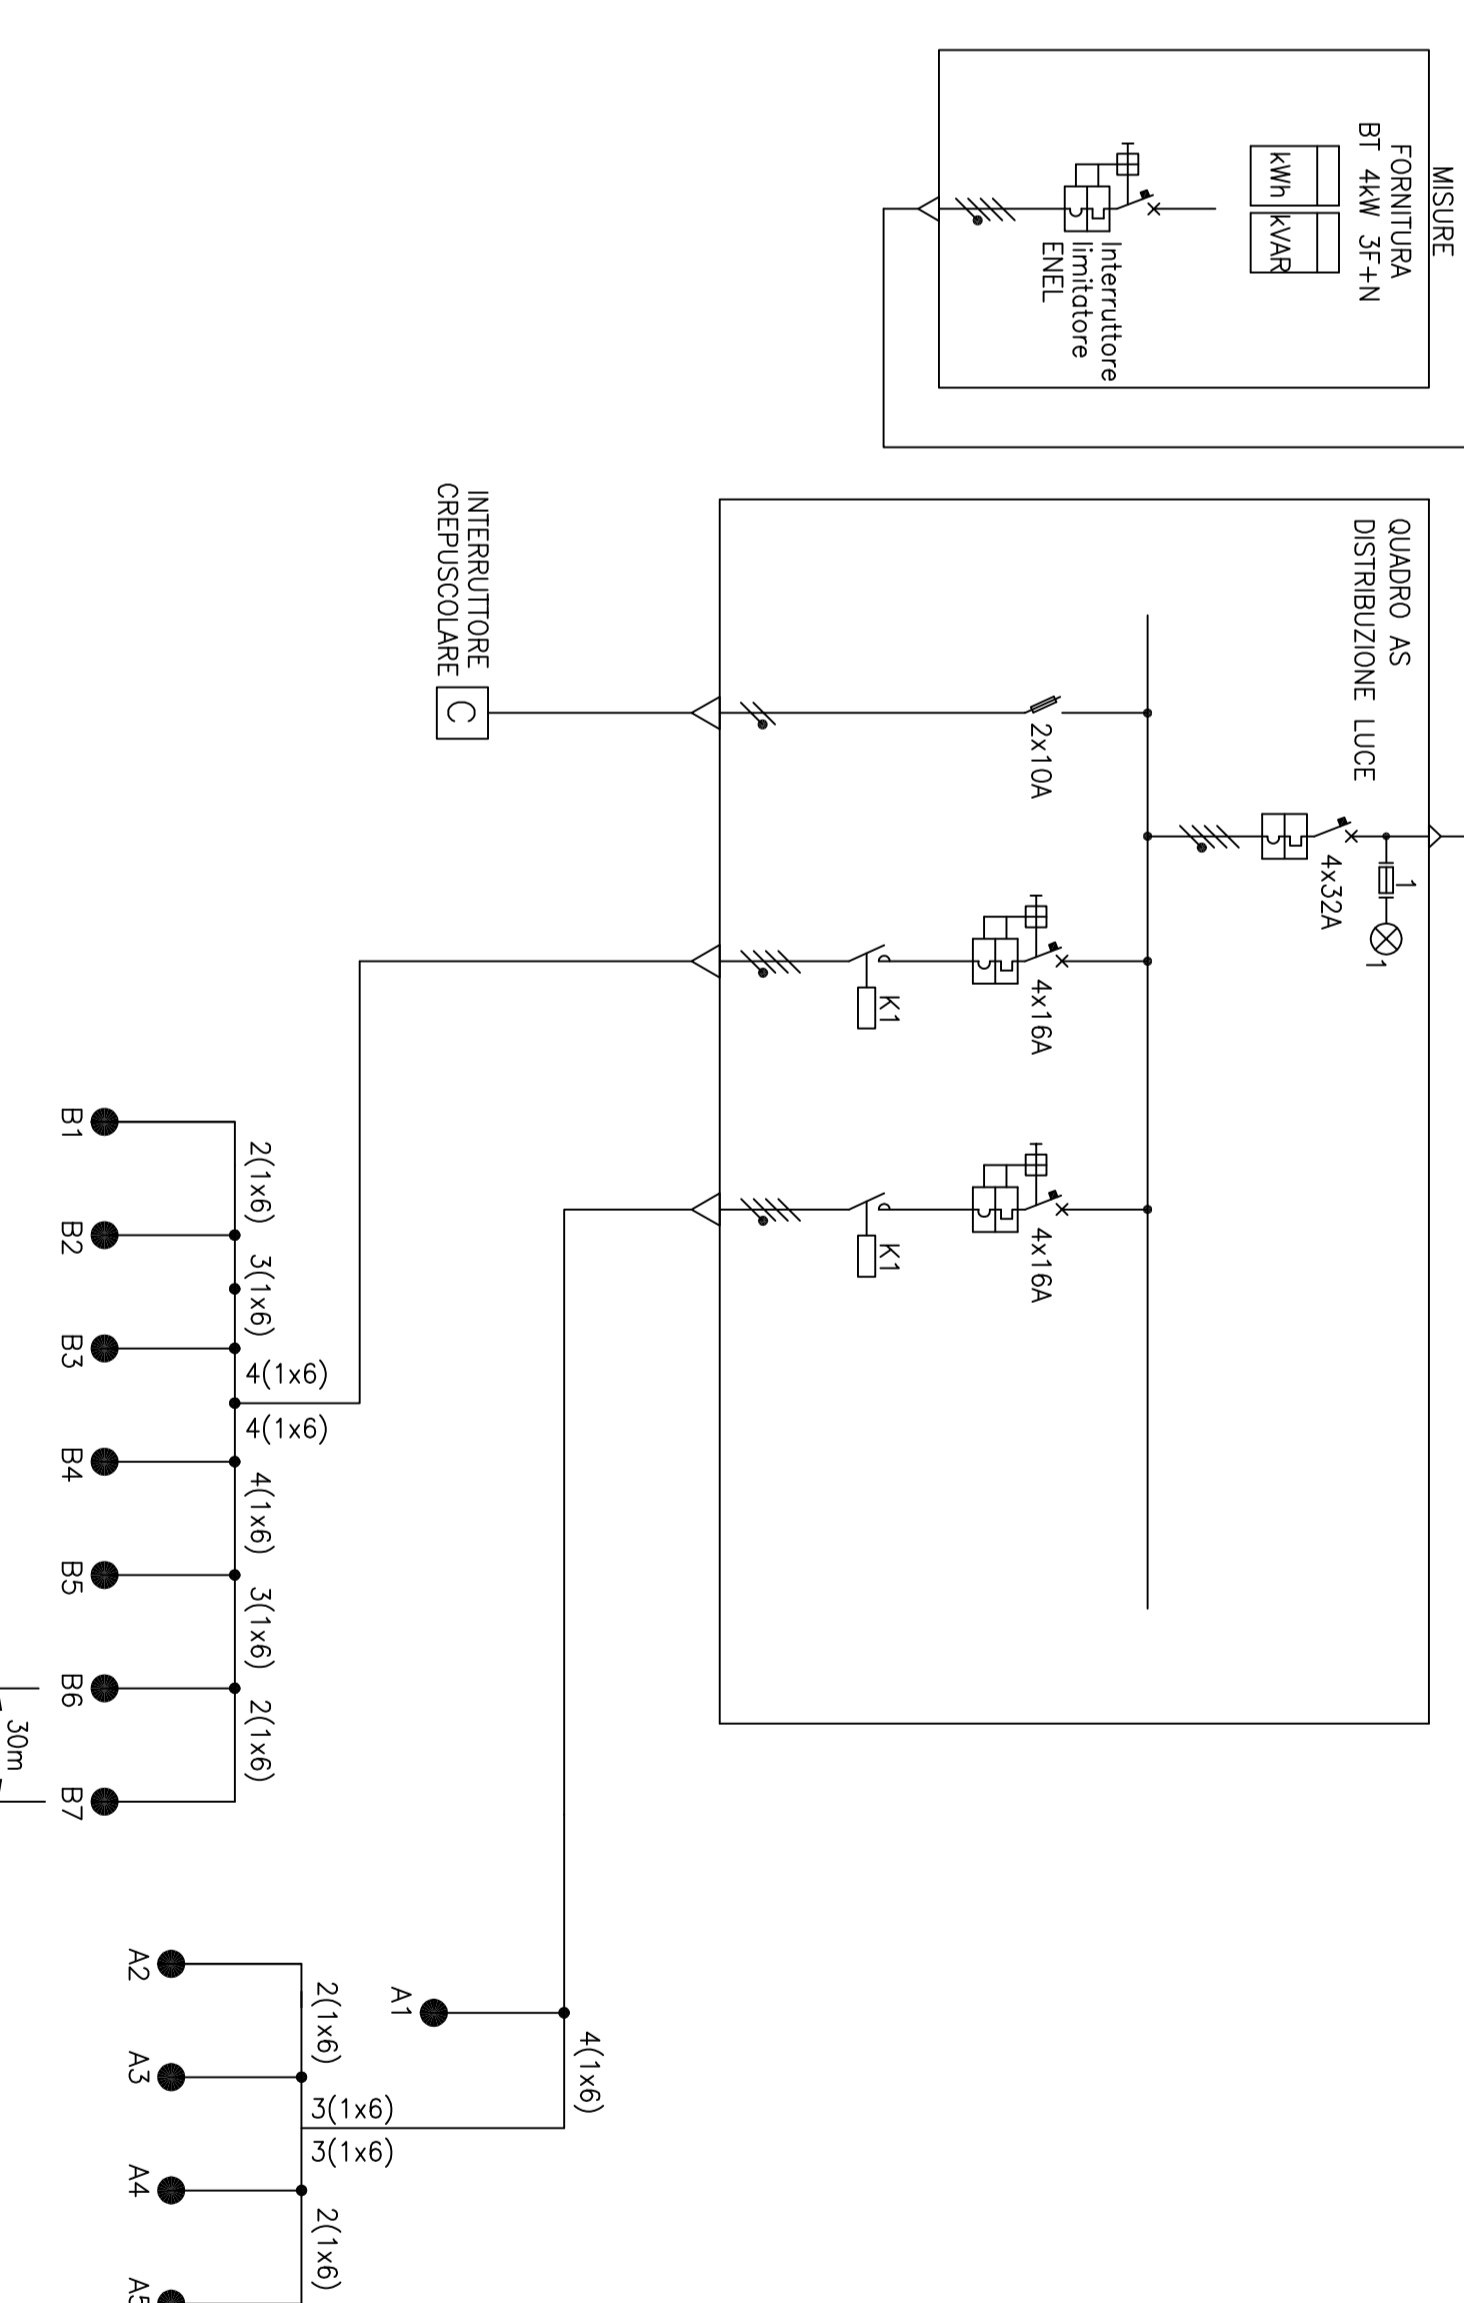

SCHEMA UNIFILARE ALIMENTAZIONE ELETTRICA

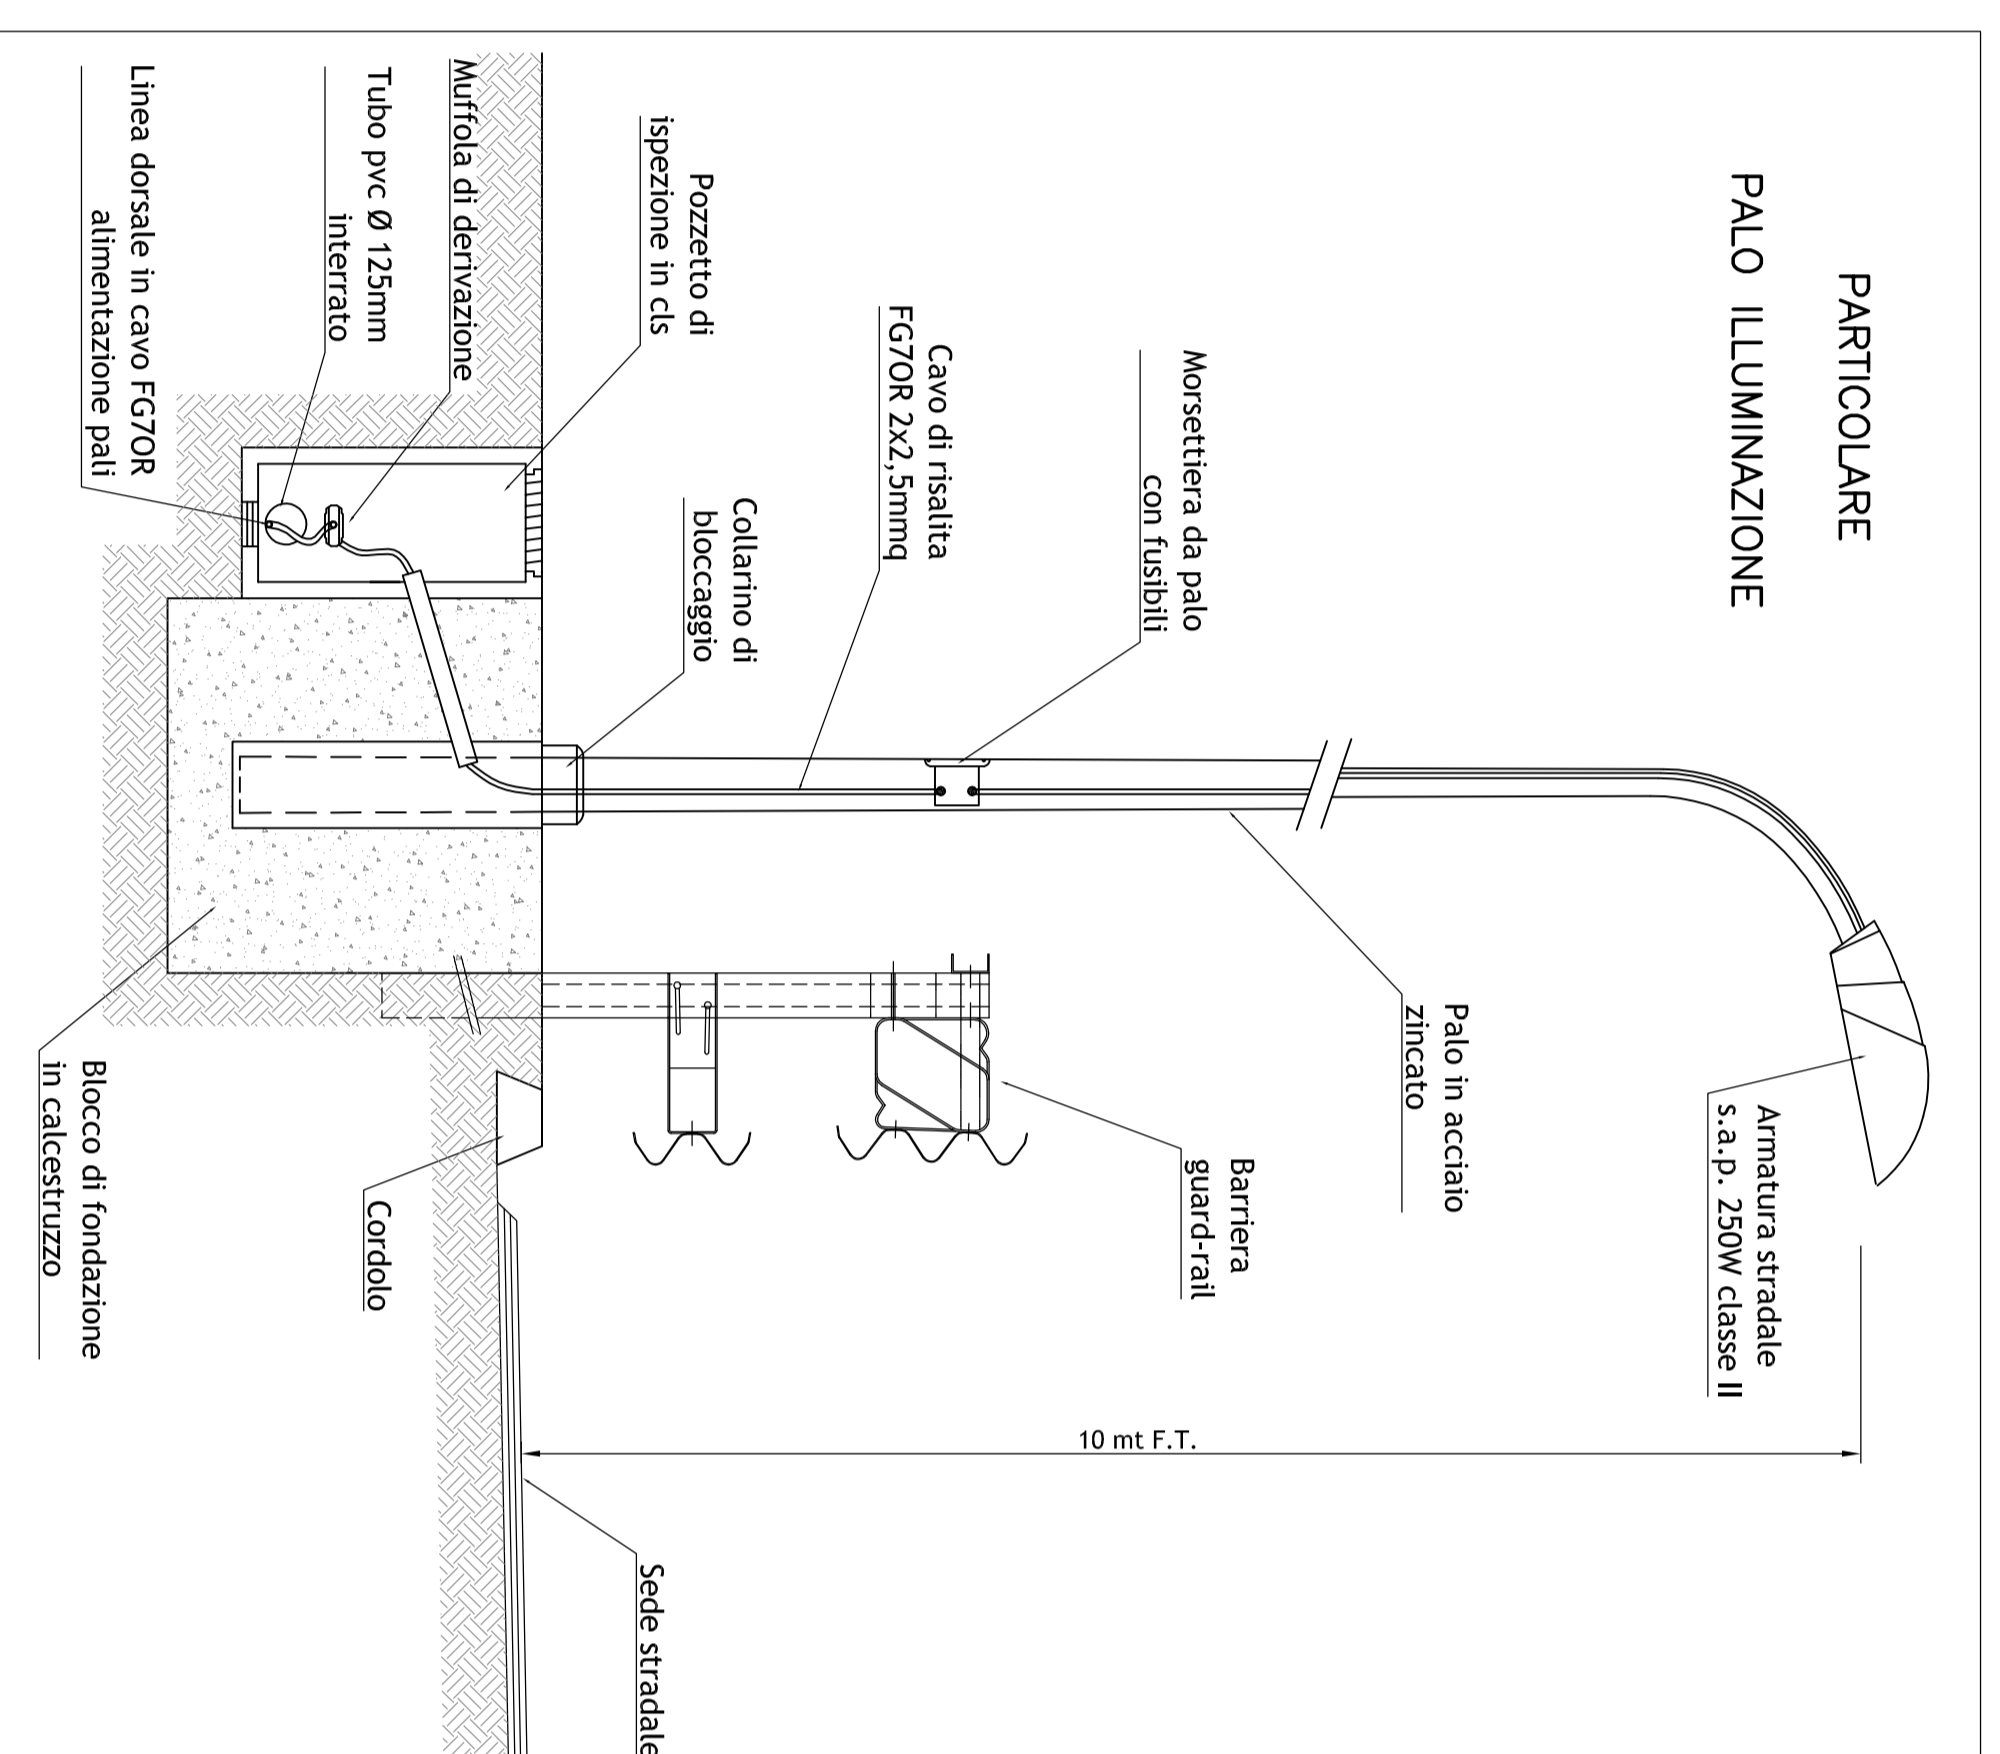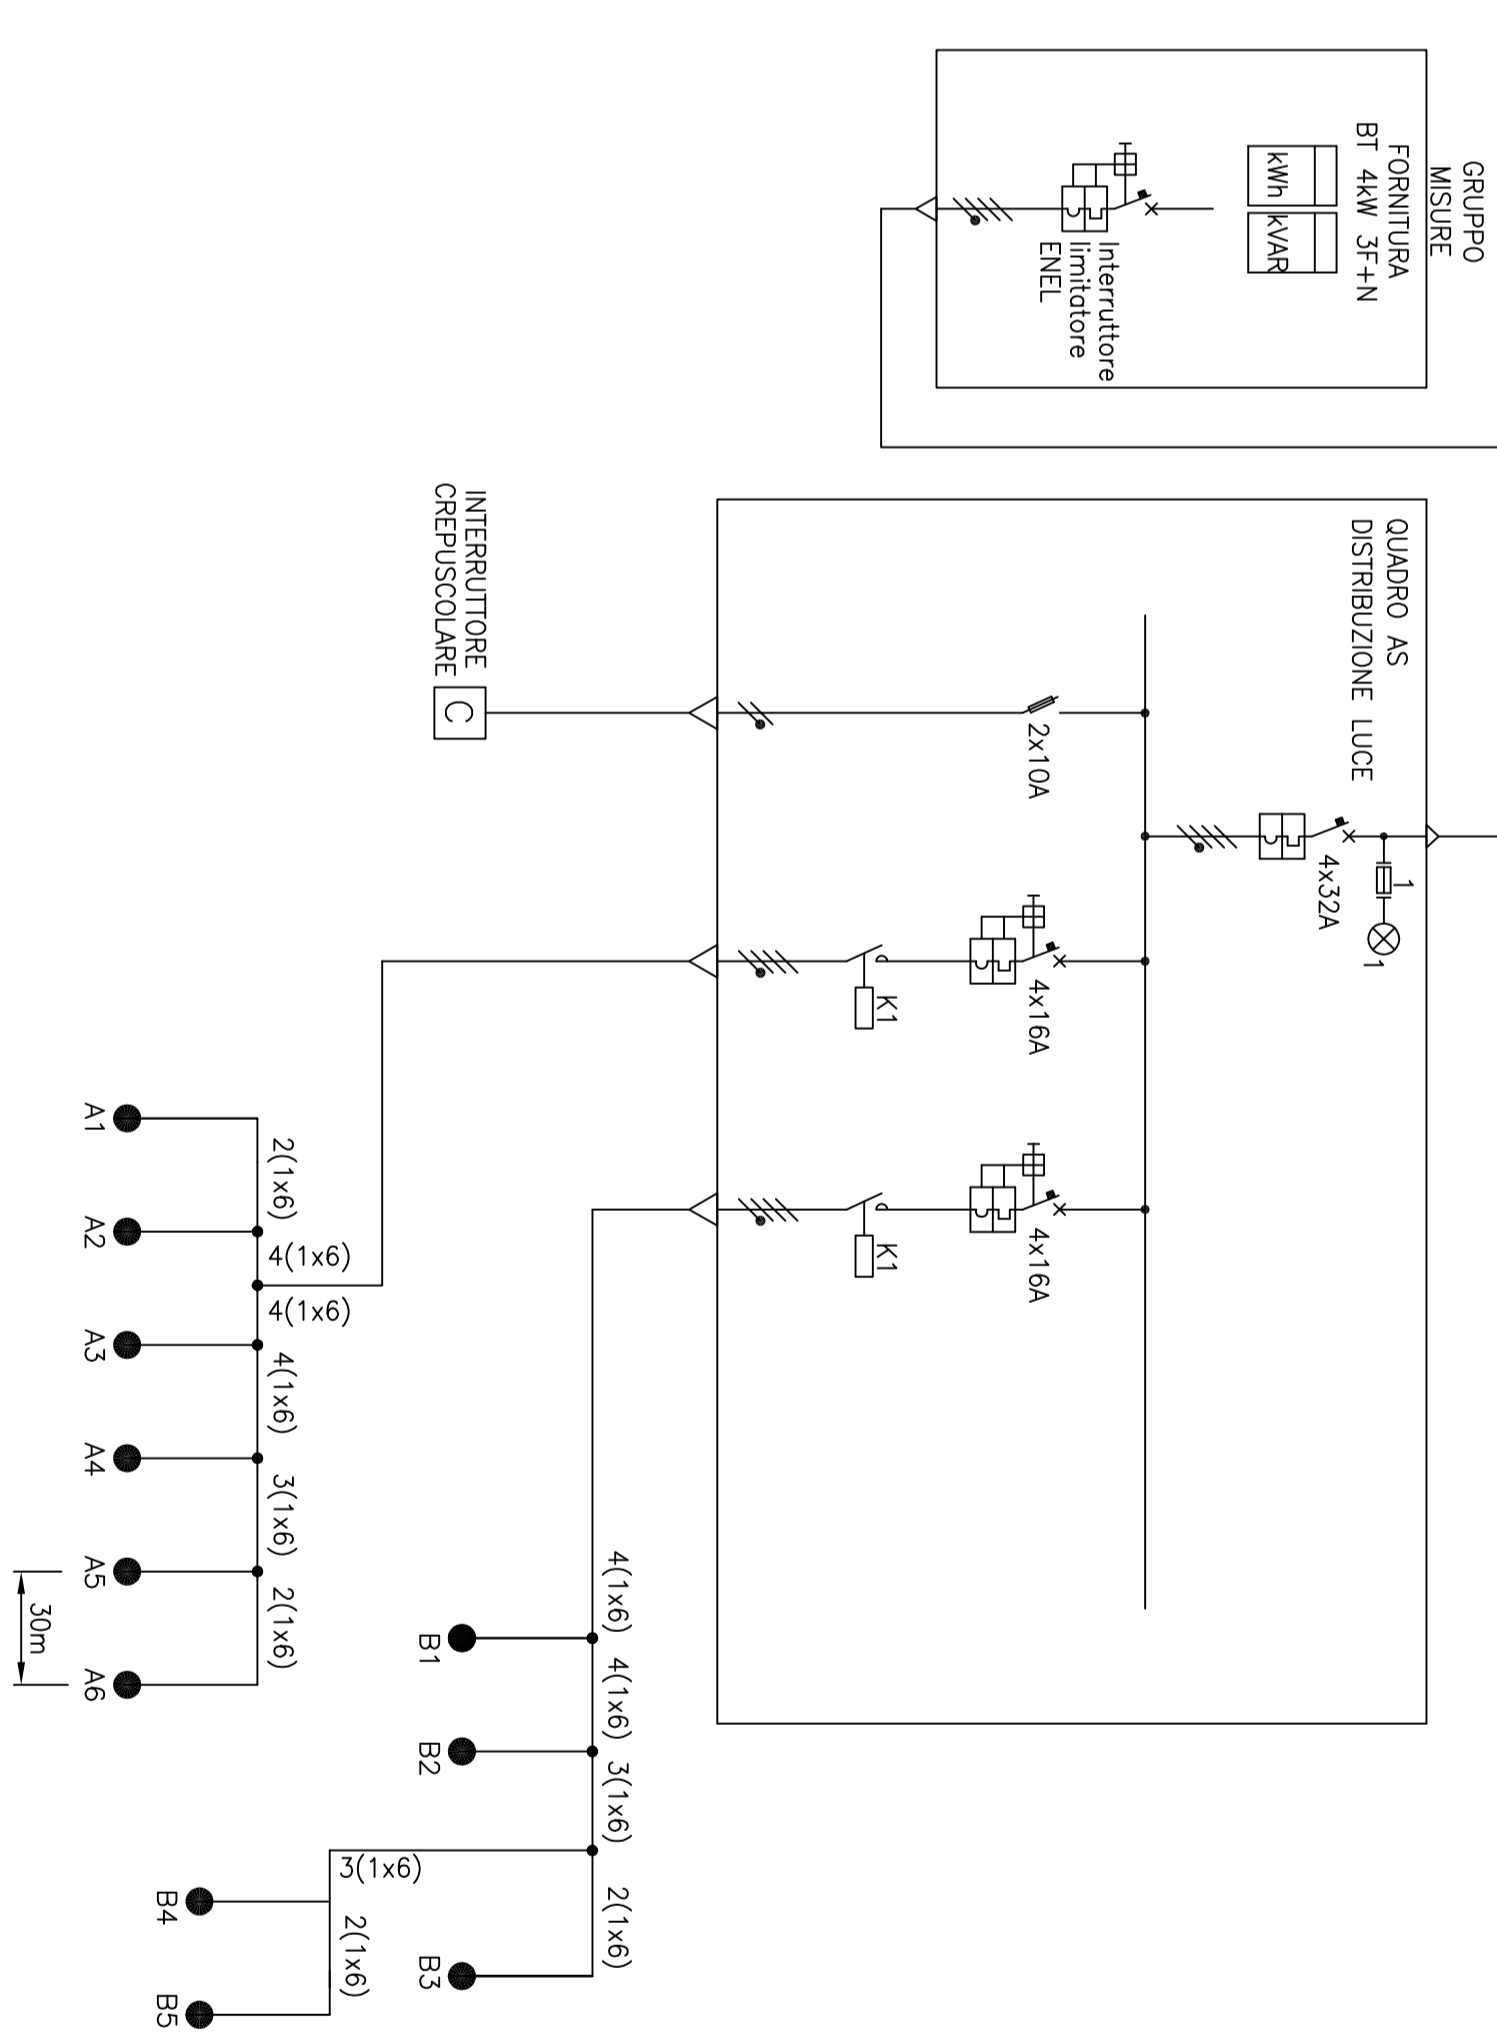

LEGENDA

	QUADRO ELETTRICO
	POZZETTO DI OSSERVAZIONE
	PALO SU RILIEVO HT 10 m CON 1 ARMATURA CON LAMPADA 250 W MAX IN CLASSE 2
	PALO SU RILIEVO HT 10 m CON 1 ARMATURA CON LAMPADA 250 W MAX IN CLASSE 2
	PALO SU RILIEVO SCALZATA CON TUBAZIONE INTERESSORIO ATRE CON PIZZINI DA 400 PER IL TPO DEI CAVI CON 30m CON ENERGIU PERTINENTI IN CORSA
	TR
	TORNOLE DIFFERENZIALE
	INTERRUTTORE GENERALE
	PROGRAMMATORE APERIMENTICO
	11-3
	CONVITTORE DI LINEA
	1/1-3
	UNICA DI REGOLAZIONE
	DIFFERENZIALE A RILIEVO AUTOMATICO
	VO
	BENNA DI SCAMIO
	A/1-3
	SCHEM RELÈ
	01
	INTERRUTTORE ASSIUBI
	SS2
	MODULO A MICROPROCESSORE
	S2
	SELETORE MANUALE/AUTOMATICO
	P1
	INTERRUTTORE ON/OFF SCORREVOLE
	PC
	IMPEDIMENTO ON/OFF SCORREVOLE
	OPH
	INTERRUTTORE PROTEZIONE LINEE LAMPRE E CONVITTORE DI COMANDO
	CABLO METALLICO 100x75 mm
	MONITORE

**ASSE VIARIO MARCHE-UMBRIA
E QUADRILATERO DI PENETRAZIONE INTERNA
MAXILOTTO 2**
Membra Umbria S.p.A.

LAZIO DI COMPLETAMENTO DELLA DIRETTORE PER REGIONI ANCONA:
SS. 76 "VAL D'ISSON" RAFFINAMENTO VIA CANDELLE ALZANO, MARCHE SAN GIUSEPPE
"PREDOMONTANA DELLE MARCHE", TAKOTO FABBRANO/MACCHERATA-SERRAVALLE

CONTRATTO GENERALE
DIRIPA 2
S.C. 01.11.

PROGETTAZIONE: **CONSTRON** S.p.A. LOMBARDO-RECO
Membro Umbria S.p.A.

PROGETTO DEFINITIVO

21.2 - PREDOMONTANA DELLE MARCHE
3° Strada funzionale: Castelnuovo nord - Castelnuovo sud
4° Strada funzionale: Castelnuovo nord - Inneso SS.77 a Macchia
Illustrazione: **SARACCI**
Collaboratore: **SARACCI** Varanese - Impianto di illuminazione - Schema elettrico

SCALE:
1:500

DATA:
Maggio 2017

REV	DATA	INSTRUZIONI	REDAZIONE	PRODOTTORE	CONDIRETTORE	APPROVATORE
A	11/05/2017	Emissione per stralzo autorizzato	M. Di Nino	S. Lupo	A. Orlandi	
B						
C						