



TABELLA DI RIEPILOGO CENTRALI DI POMPAGGIO		
CENTRALE DI POMPAGGIO	PROGRESSIVA	CODICE
CENTRALE DI POMPAGGIO LONATO OVEST LATO MILANO	114+526.030	INOR11EE2DBGNO20B001 INOR11EE2DBGNO20B002
CENTRALE DI POMPAGGIO LONATO EST LATO VERONA	122+276.080	INOR11EE2DBGNO20B003

LEGENDA	
	COLLETTORE GENERALE DI TERRA CONTENUTO IN SCATOLA ISOLANTE
	DISPERSORE DI TERRA IN CORDA DI RAME NUDA 35mmq
	POZZETTO DI ISPEZIONE IN CLS CON CHIUSINO CARRABILE COMPLETO DI DISPERSORE TUBOLARE IN ACCIAIO ZINCATO A CALDO (L=1,5m) Dimensioni 400x400x600mm
	COLLEGAMENTO EQUIPOTENZIALE DI TERRA ALLE STRUTTURE METALLICHE

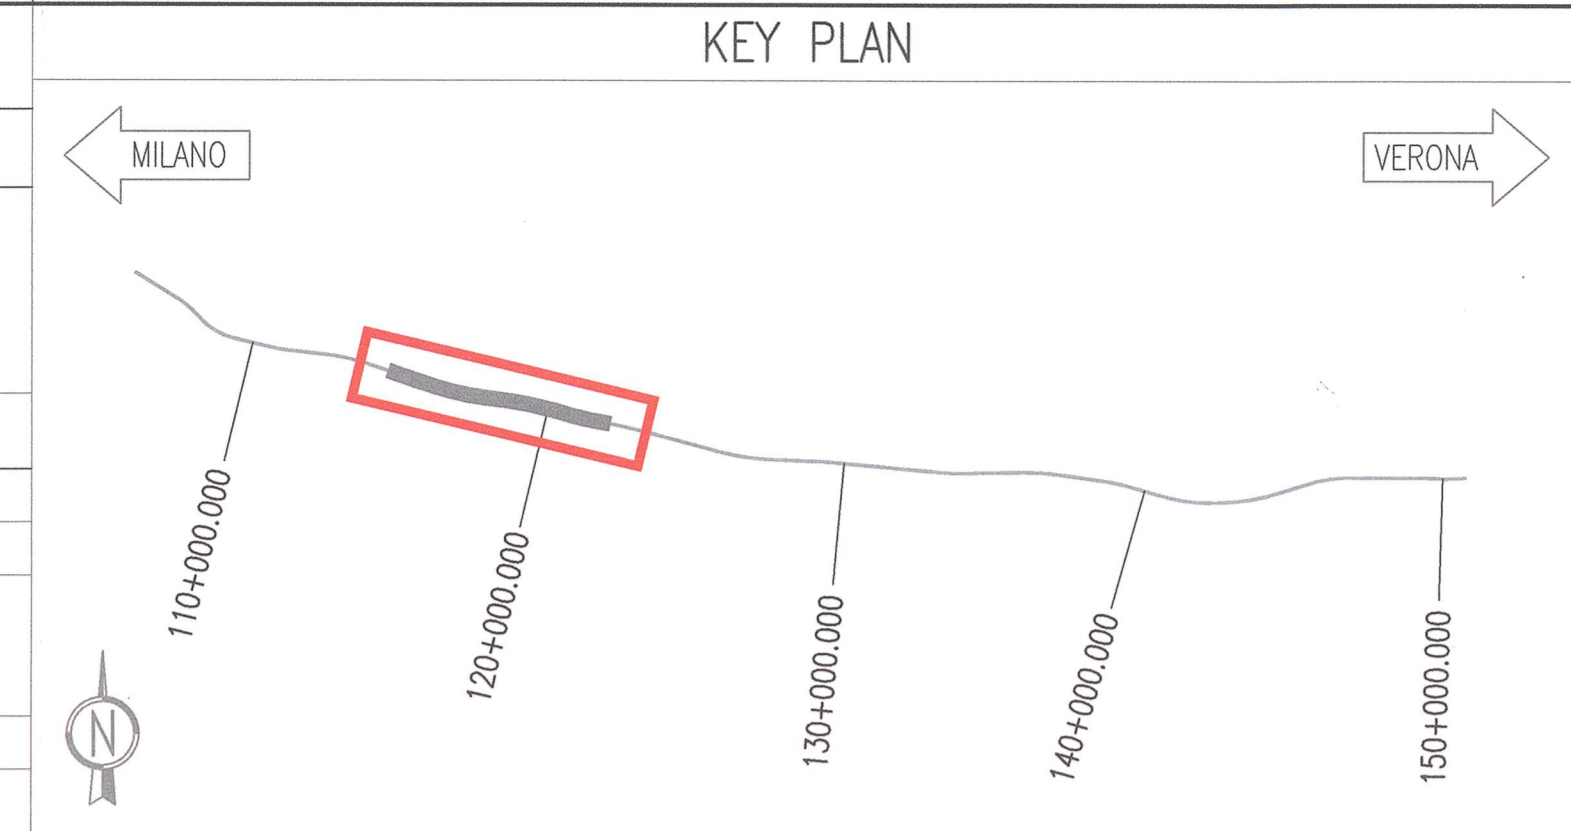

DISEGNI DI RIFERIMENTO	
DESCRIZIONE	CODICE
- GALLERIA NATURALE LONATO (GN02) - Da Pk 115+990.00 a Pk 120+772.00 - Impianti elettrici a servizio degli impianti meccanici - Relazione tecnica e di calcolo Bypass e Centrali di pompaggio	INOR11EE24RGN020B001
- GALLERIA NATURALE LONATO (GN02) - Da Pk 115+990.00 a Pk 120+772.00 - Impianti elettrici a servizio degli impianti meccanici - Specifiche tecniche dei materiali	INOR11EE2SPGN020B001
- GALLERIA NATURALE LONATO (GN02) - Da Pk 115+990.00 a Pk 120+772.00 - Impianti elettrici - Schemi di assieme, unifilare e funzionale quadri elettrici centrale di pompaggio	INOR11EE24AGN020B001
- GALLERIA NATURALE LONATO (GN02) - Da Pk 115+990.00 a Pk 120+772.00 - Impianti elettrici - Centrale di pompaggio - Distribuzione passerelle e vie cavi	INOR11EE2DBGNO20B001
- GALLERIA NATURALE LONATO (GN02) - Da Pk 115+990.00 a Pk 120+772.00 - Impianti elettrici - Centrale di pompaggio - Distribuzione impianti luce/fm	INOR11EE2DBGNO20B002
- GALLERIA NATURALE LONATO (GN02) - Da Pk 115+990.00 a Pk 120+772.00 - Impianti elettrici - Schema planimetrico generale impianto di inquadramento	INOR11EE2P4GN020B001

PIANTA PIANO TERRA

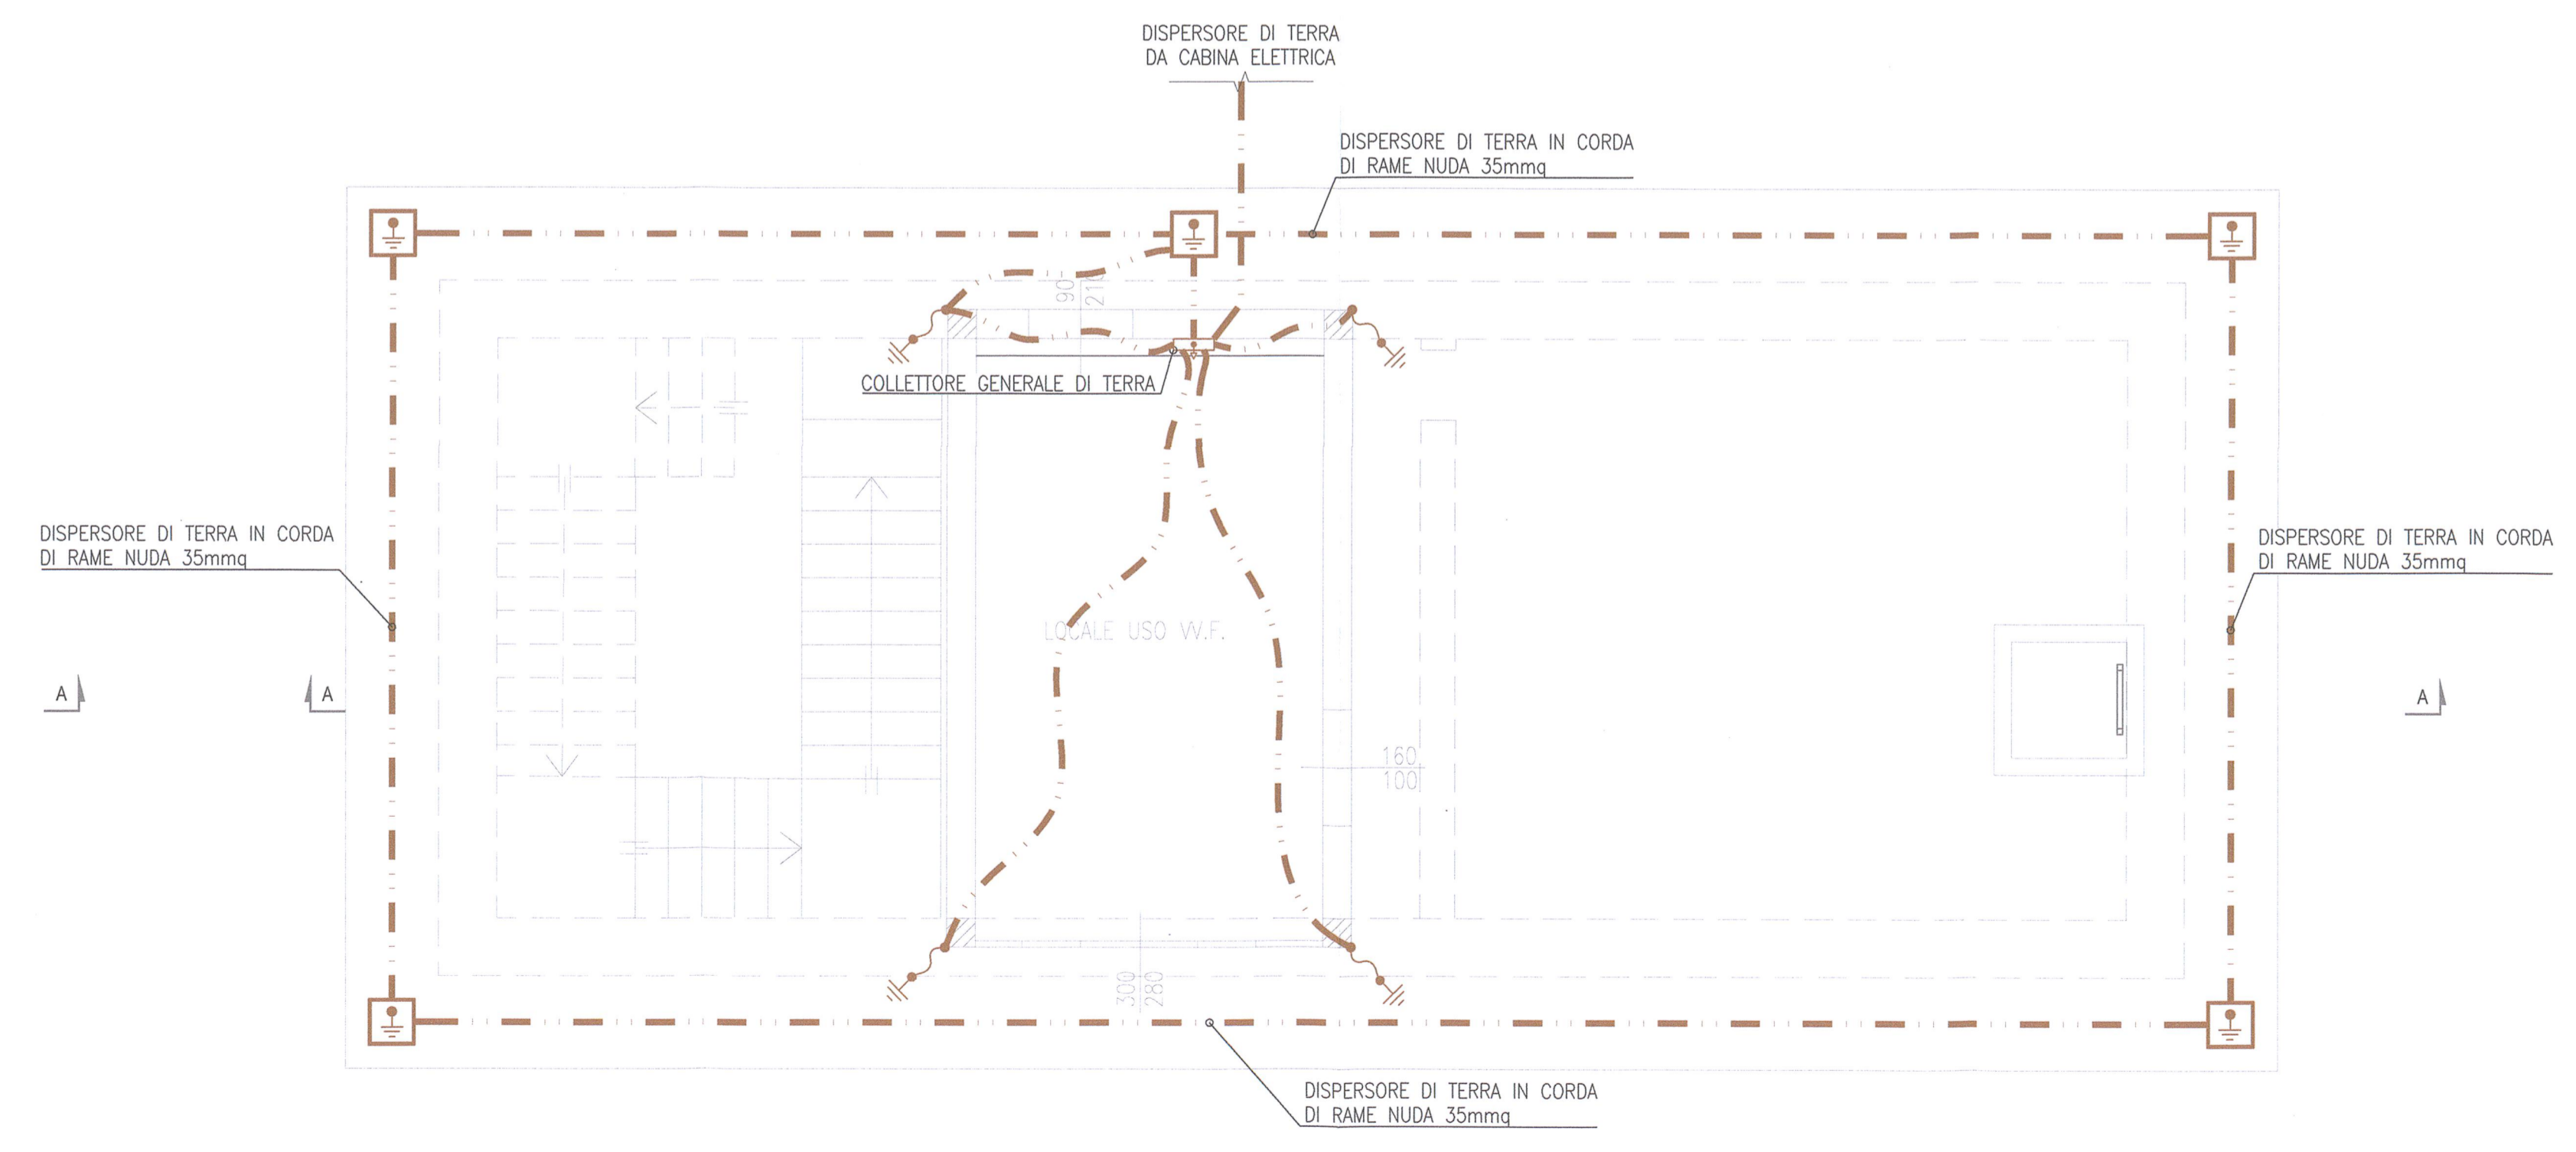

COMMITTENTE:

ALTA SORVEGLIANZA:

GENERAL CONTRACTOR:

INFRASTRUTTURE FERROVIARIE STRATEGICHE DEFINITE DALLA LEGGE OBIETTIVO N. 443/01

LINEA A.V. /A.C. TORINO - VENEZIA Tratta MILANO - VERONA
Lotto funzionale Brescia-Verona
PROGETTO ESECUTIVO

GALLERIA NATURALE LONATO (GN02)
Da Pk 115+990.00 a Pk 120+772.00
Impianti elettrici - Centrale di pompaggio
Distribuzione impianti di messa a terra e collegamenti equipotenziali

GENERAL CONTRACTOR: Consorzio Cepav due
Il Direttore del Consorzio (Ing. X. Jaranta)

DIRETTORE LAVORI:

Valido per Costruzione

SCALA: 1:50

COMMESSA LOTTO FASE ENTE TIPO DOC. OPERA/DISCIPLINA PROGR. REV.
INOR 11 E E2 DB GN020B 003 A

Rev.	Descrizione	Redatto	Data	Verificato	Data
A	EMISSIONE	FUSELLI	14.09.18	MERLINI	14.09.18
B					
C					

CIG. 751447334A

Progetto cofinanziato dalla Unione Europea

CUP: F81H9100000008