


TABELLA DI RIEPILOGO PIAZZALE		
PIAZZALE	PROGRESSIVA	CODICE
PIAZZALE LONATO OVEST - LATO MILANO	114+526.030	INOR11EE2P8GN020C001
PIAZZALE LONATO EST - LATO VERONA	122+276.080	INOR11EE2P8GN020C002

LEGENDA	
	TUBAZIONE IMPIANTO ANTINCENDIO - INTERRATA IN PEAD PE100 PN16 - A VISTA IN ACCIAIO ZINCATO
	IDRANTE UNI 45 CON TUBAZIONE FLESSIBILE E LANCIA COMPLETA DI CASSETTA ANTINCENDIO UNI 45
	ATTACCO AUTOPOMPA VIGILI DEL FUOCO

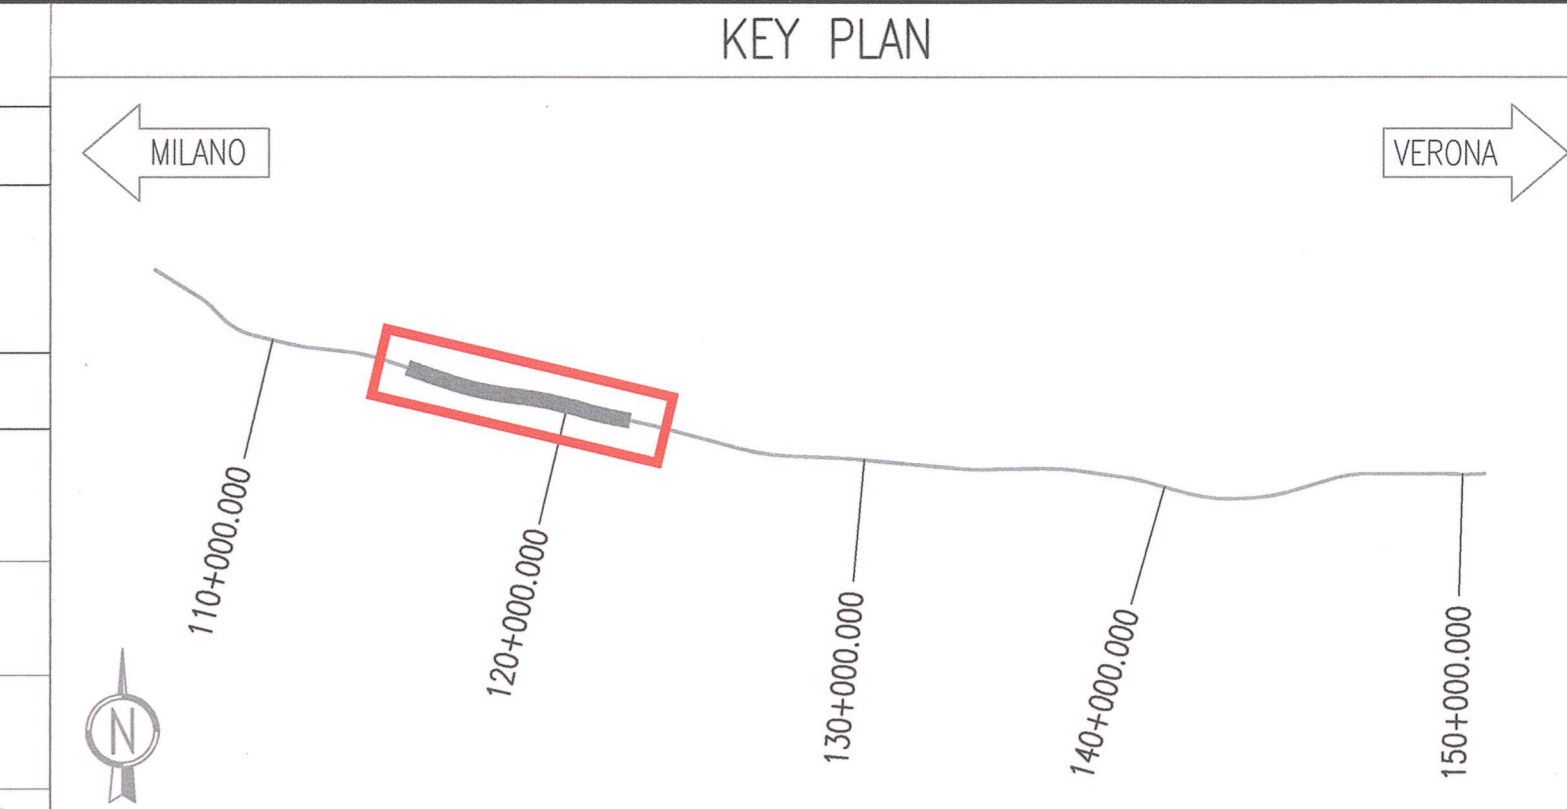

DISEGNI DI RIFERIMENTO	
DESCRIZIONE	CODICE
- GALLERIA NATURALE LONATO (GN02) - Da Pk 115+990.00 a Pk 120+772.00 - Impianto idrico antincendio - Relazione tecnica di calcolo	INOR11EE2CLGN020C001
- GALLERIA NATURALE LONATO (GN02) - Da Pk 115+990.00 a Pk 120+772.00 - Impianto idrico antincendio - Specifiche tecniche dei materiali	INOR11EE2SPGN020C001
- GALLERIA NATURALE LONATO (GN02) - Da Pk 115+990.00 a Pk 120+772.00 - Impianti meccanici - Schema planimetrico generale di impianto	INOR11EE2P4GN020C001
- GALLERIA NATURALE LONATO (GN02) - Da Pk 115+990.00 a Pk 120+772.00 - Impianto idrico antincendio - Schema idraulico accumulativo e pressurizzazione	INOR11EE2DGN020C001
- GALLERIA NATURALE LONATO (GN02) - Da Pk 115+990.00 a Pk 120+772.00 - Impianto idrico antincendio - Vasca e centrale di pompaggio - layout e distribuzione	INOR11EE2P8GN020C001
- GALLERIA NATURALE LONATO (GN02) - Da Pk 115+990.00 a Pk 120+772.00 - Impianto idrico antincendio - Posa cassette idranti e attacchi	INOR11EE2BZGN020C001

COMMITTENTE: **GRUPPO FERROVIE ITALIANE**  
GRUPPO FERROVIE DELLO STATO

ALTA SORVEGLIANZA: **GRUPPO FERROVIE DELLO STATO**

GENERAL CONTRACTOR: **Cepav due**  
Consorzio ENI per l'Alta Velocità

INFRASTRUTTURE FERROVIARIE STRATEGICHE DEFINITE DALLA LEGGE OBIETTIVO N. 443/01

LINEA A.V./A.C. TORINO - VENEZIA Tratta MILANO - VERONA  
Lotto funzionale Brescia-Verona  
PROGETTO ESECUTIVO

GALLERIA NATURALE LONATO (GN02)  
Da Pk 115+990.00 a Pk 120+772.00  
Impianto idrico antincendio  
Planimetria generale distribuzione impianto antincendio lato Verona

GENERAL CONTRACTOR: **Cepav due** (Consorzio)  
DIRETTORE LAVORI: **Cepav due** (Consorzio)  
Il Direttore del Consorzio (Ing. T. Zanichini)

SCALA: **1:500**

COMMESSA LOTTO FASE ENTE TIPO DOC. OPERA/DISCIPLINA PROGR. REV.  
**INOR 11 E E2 P8 GN020C 002 A**

PROGETTAZIONE	Rev.	Descrizione	Aut.	Data	Verificato	Data	Disegnato	Data	Il PROGETTISTA
A	EMMISSIONE		FUSTIKIN	14.09.18	MERLINI	14.09.18	TOMMASINI	14.09.18	
B									
C									

FILE: INOR11EE2P8GN020C002A\_10.dwg