




PIANTA F-F
SCALA 1:50

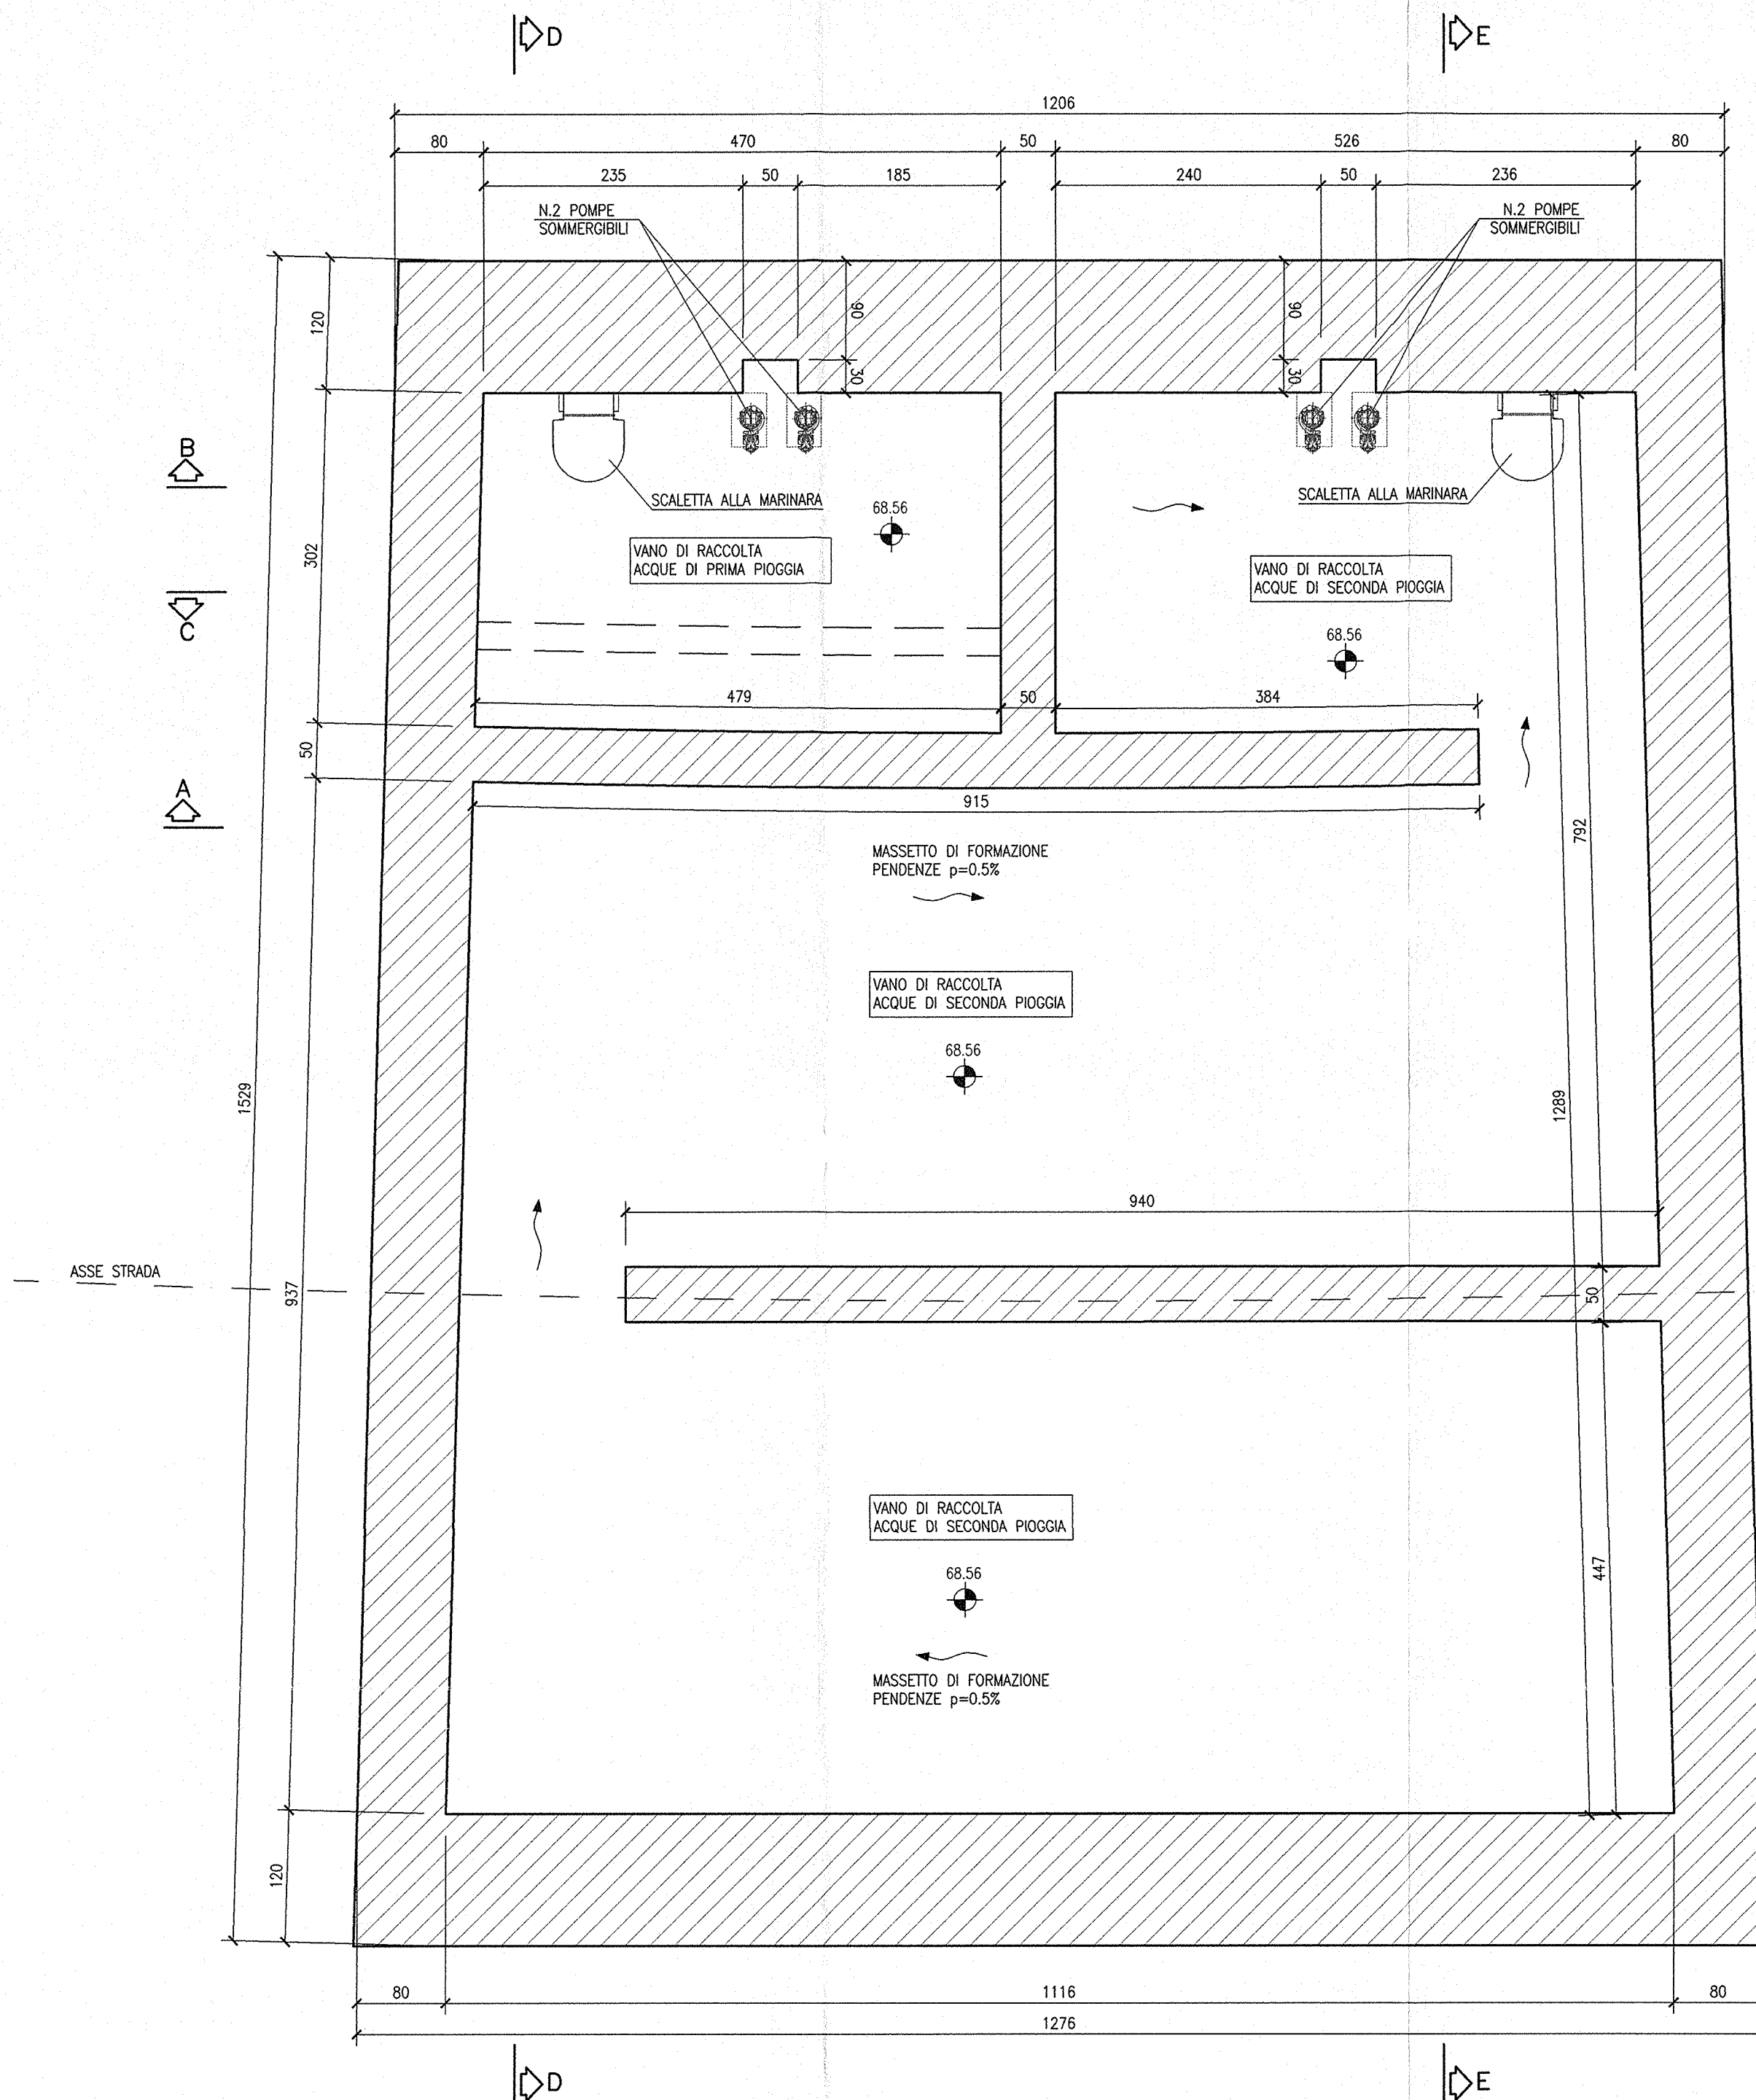


PIANTA G-G
SCALA 1:50

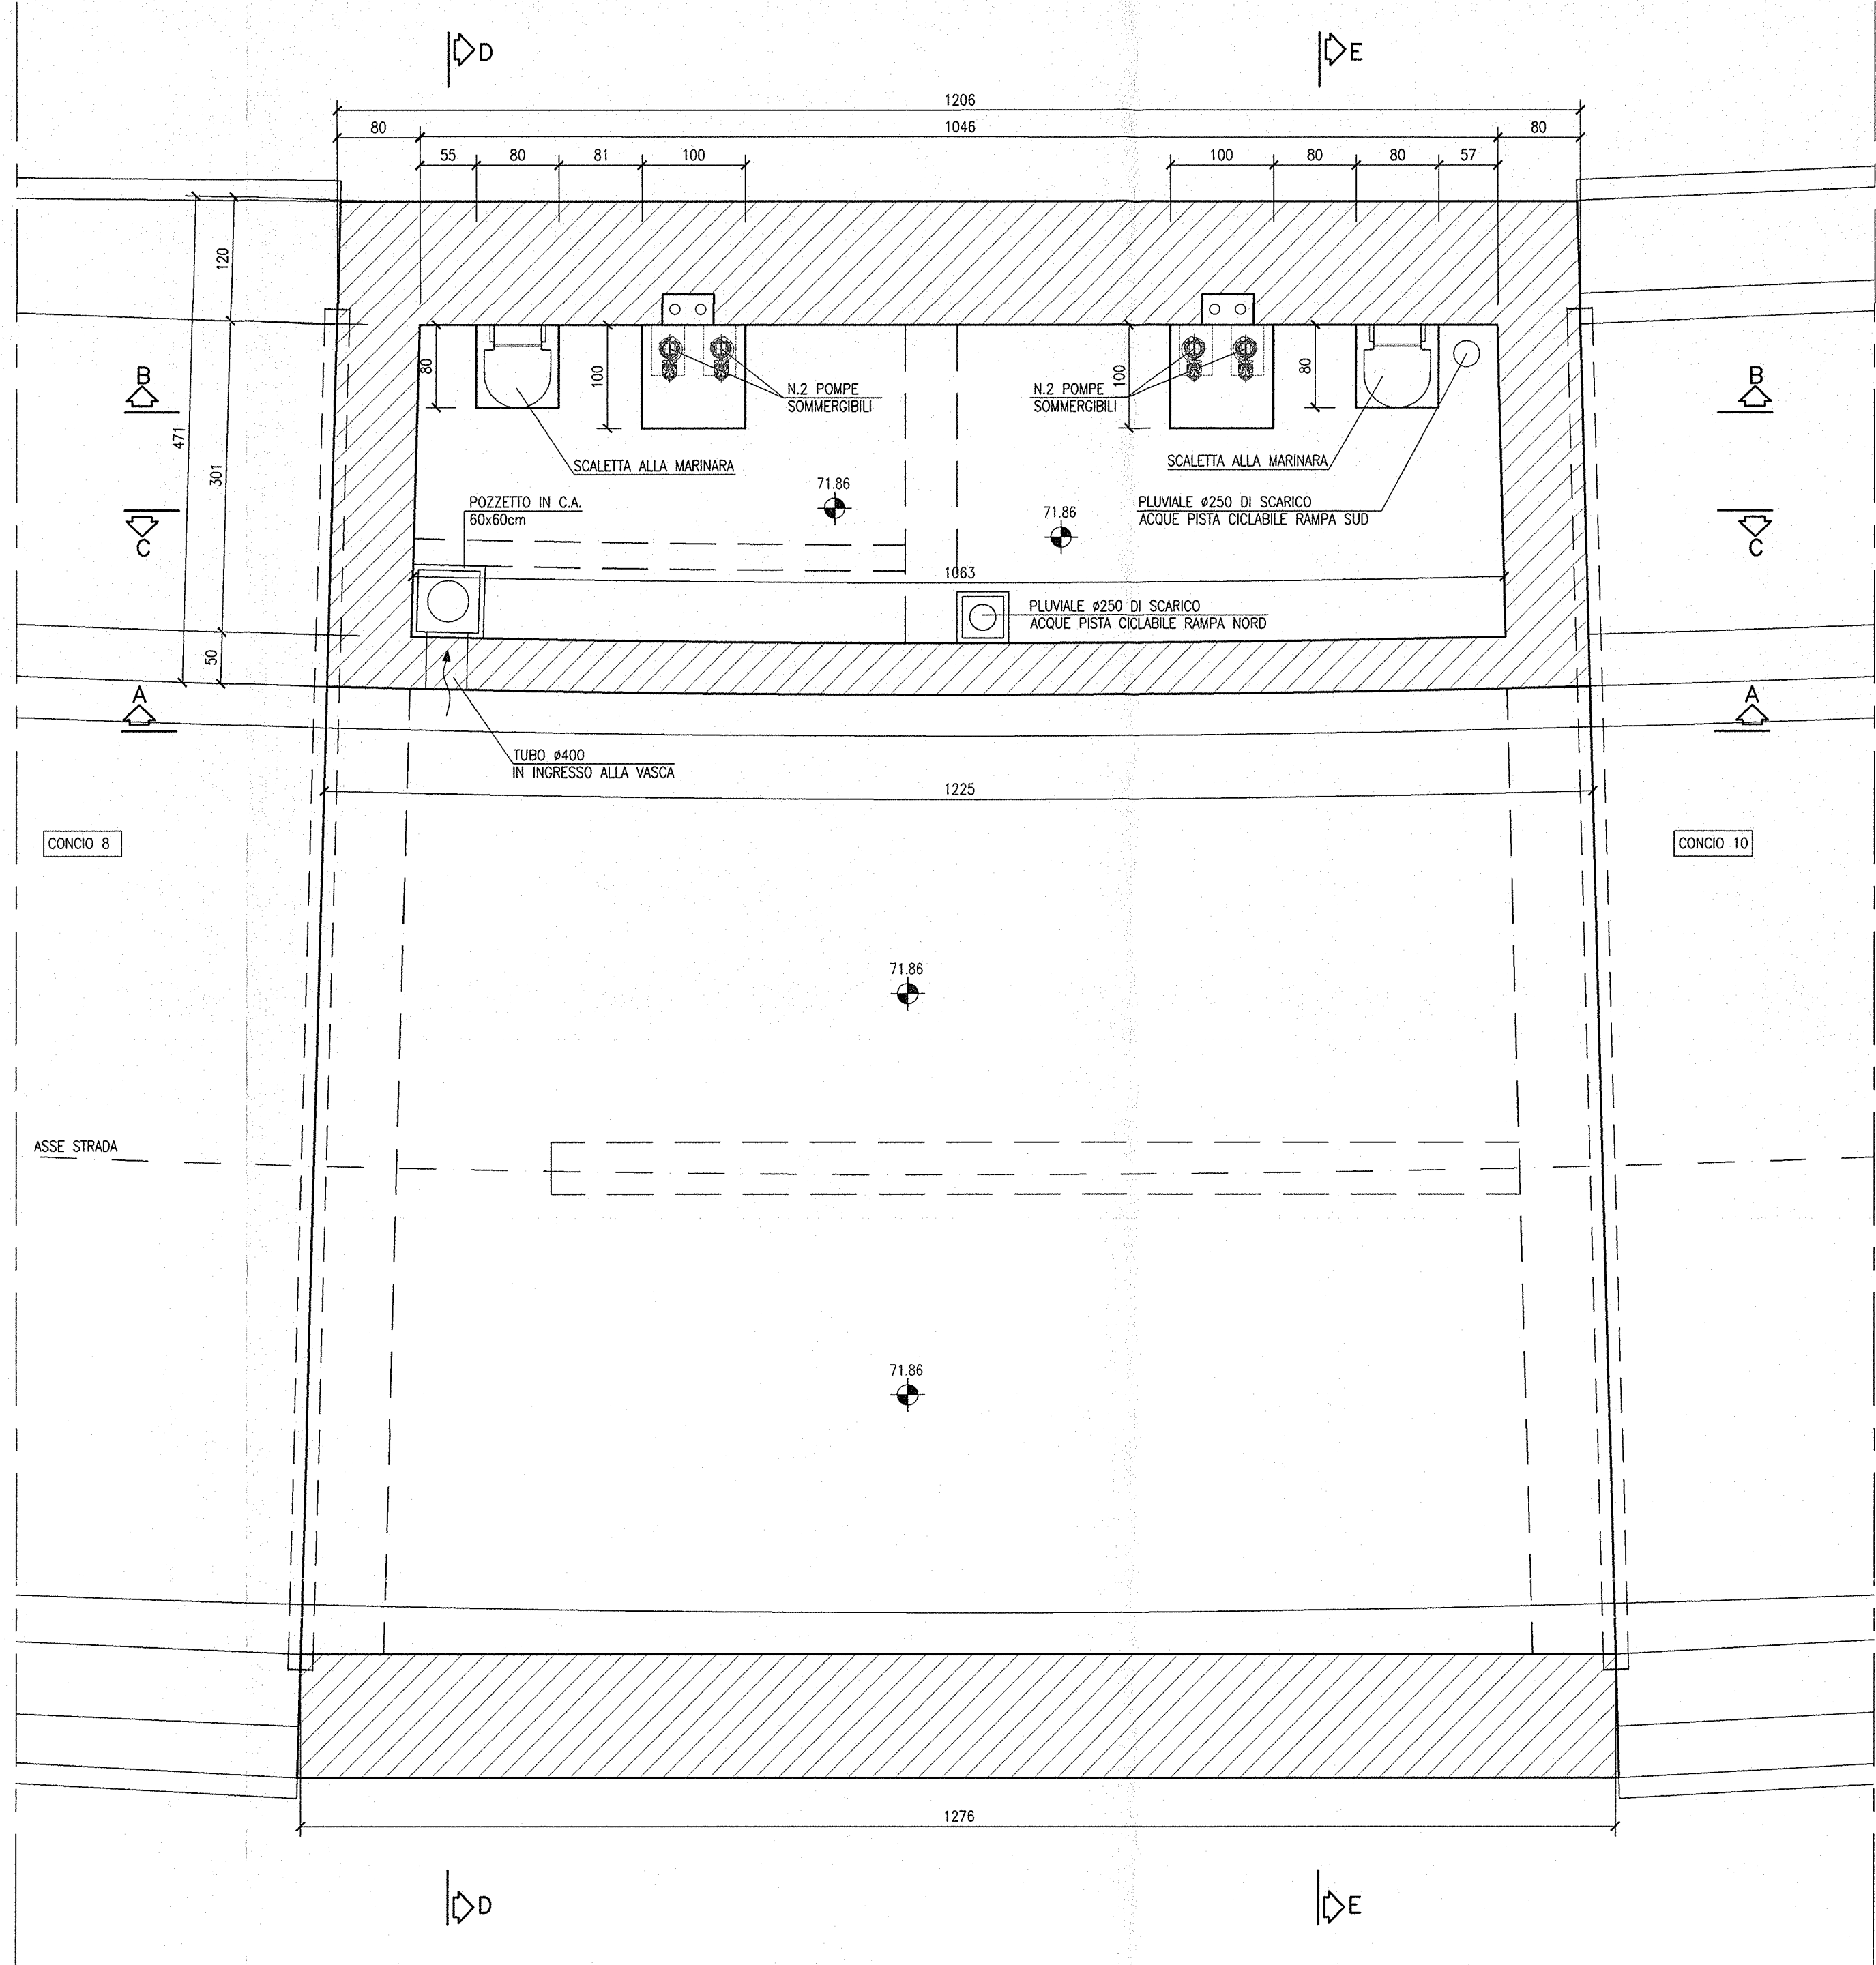

PIANTA COPERTURA H-H
SCALA 1:50

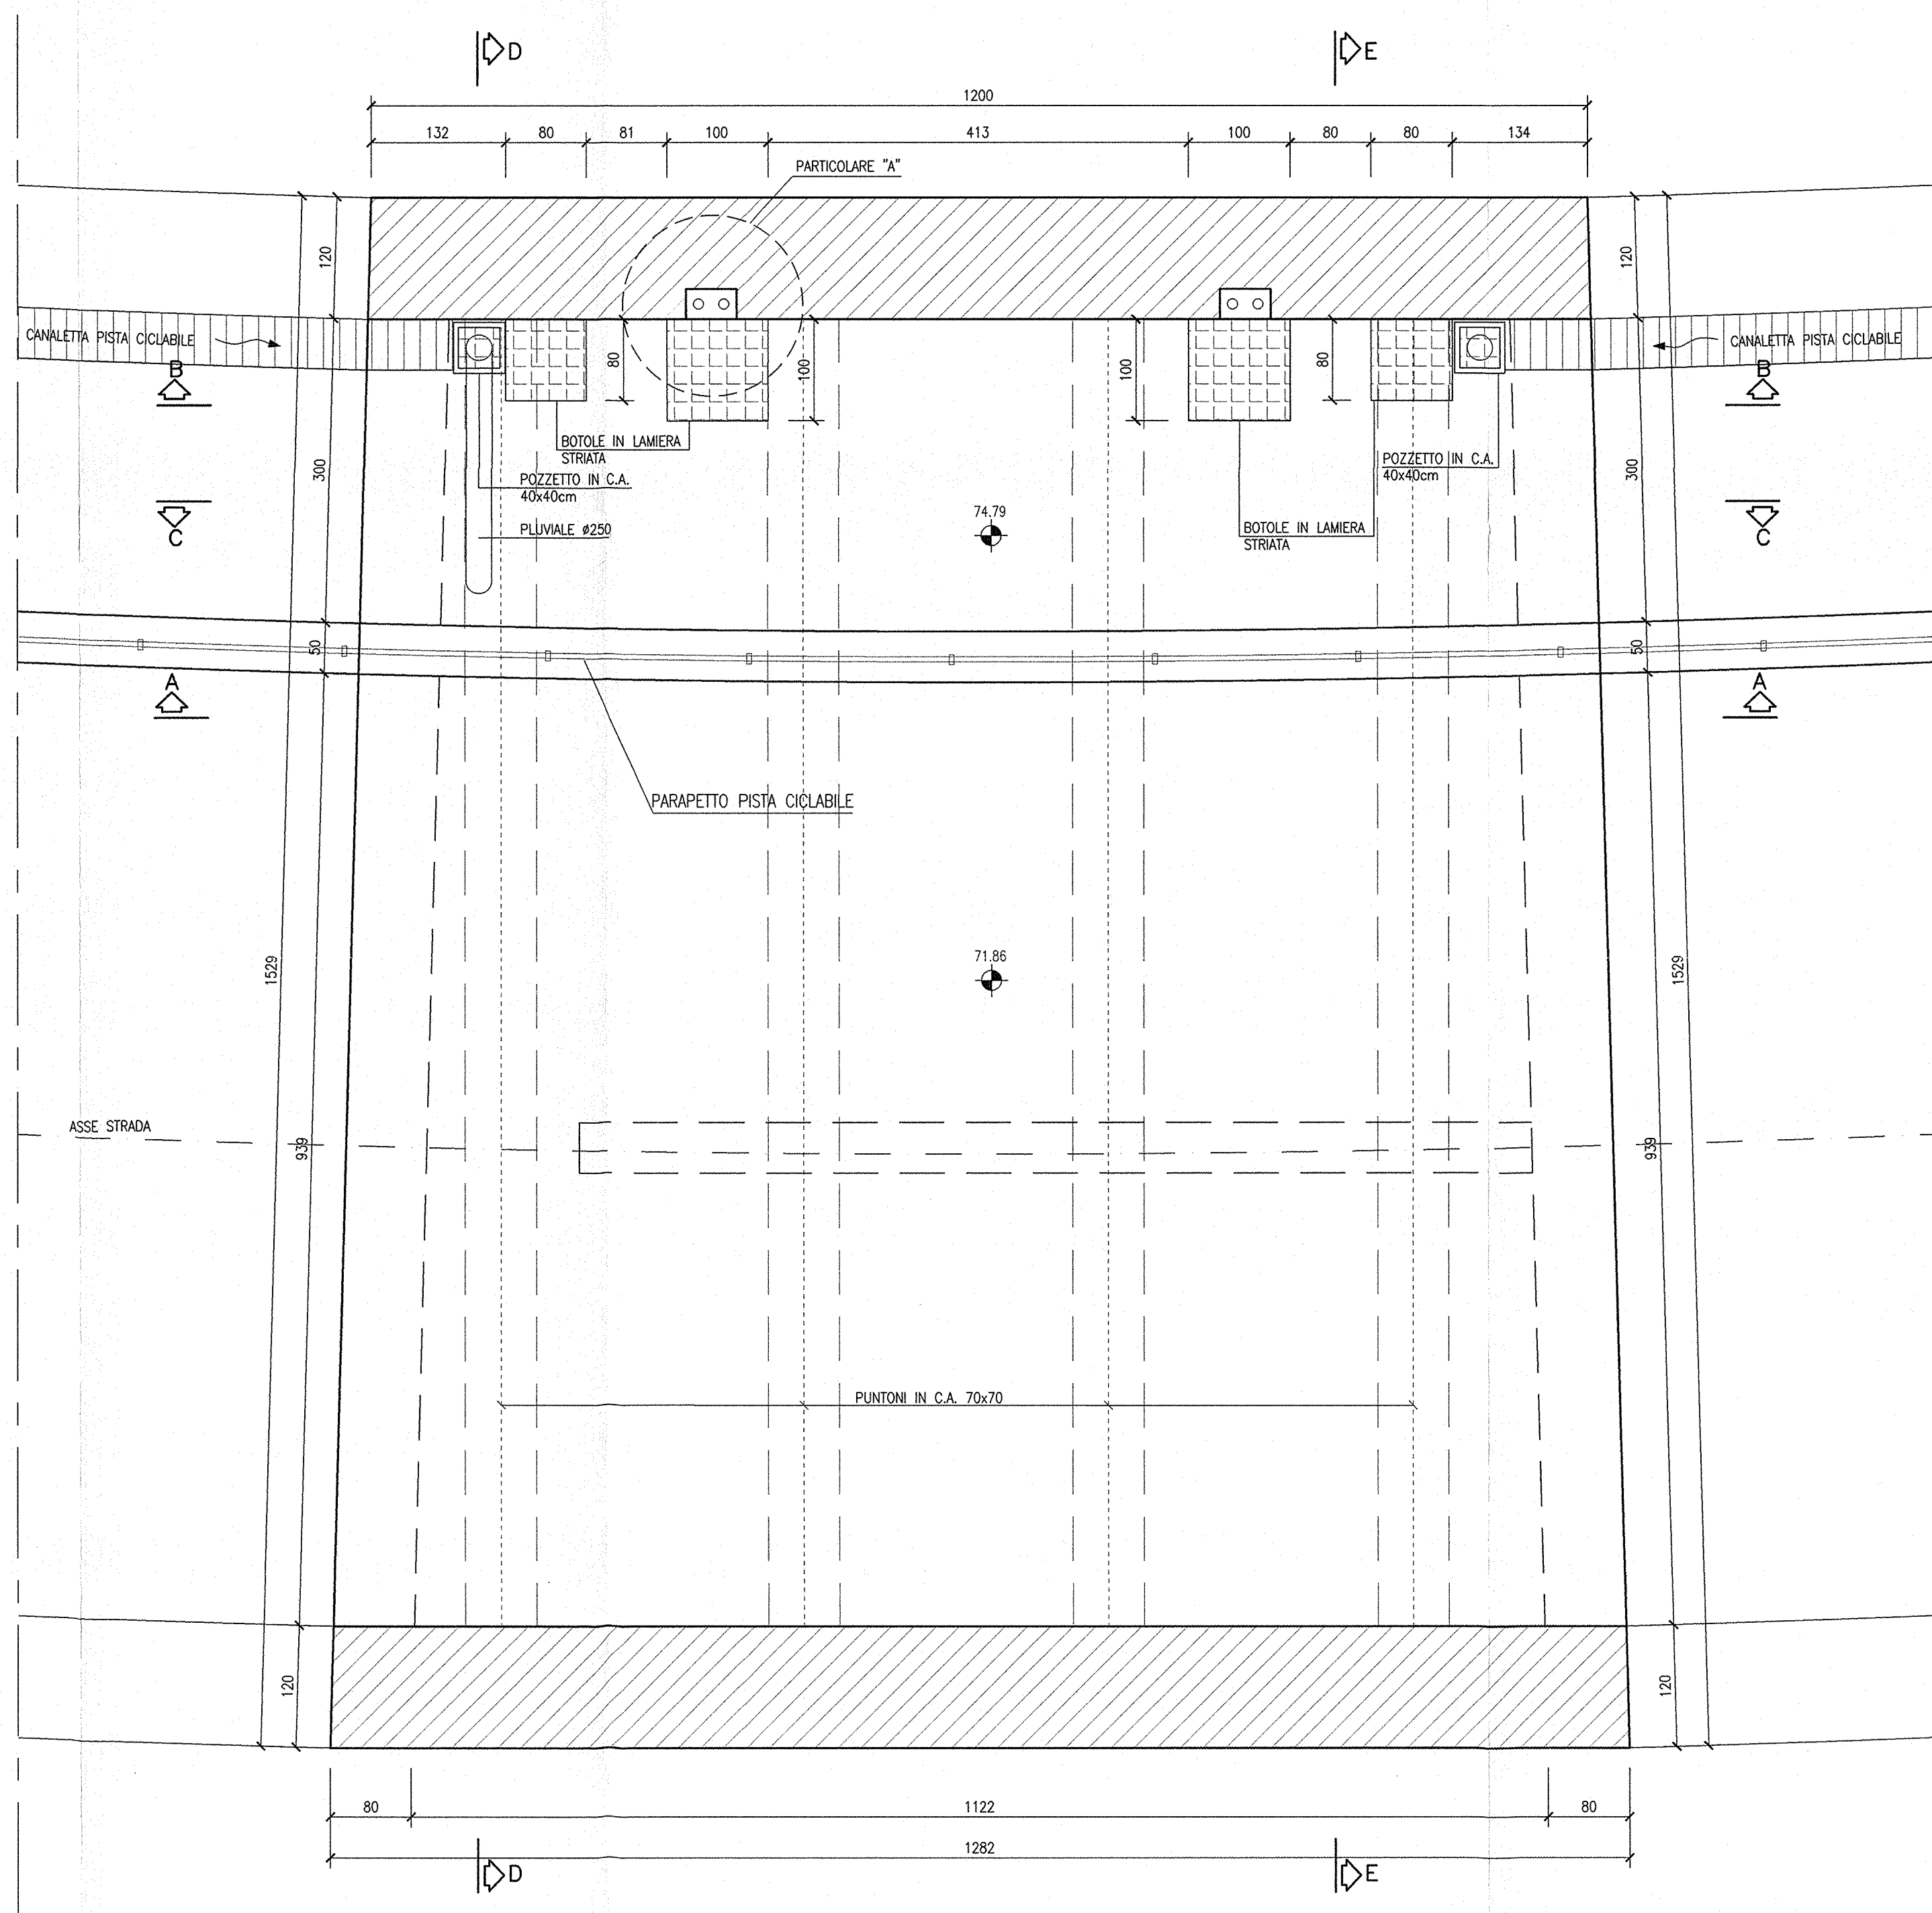

PARTICOLARE "A"

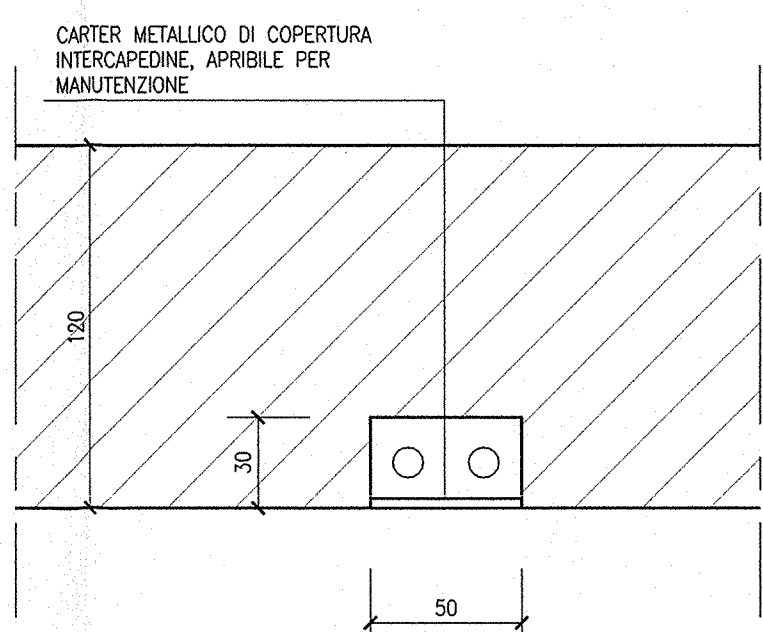

DESEGNI DI RIFERIMENTO

DESCRIZIONE	CODICE
SLZ1 - PLANIMETRIA DI PROGETTO - TAV. 1	INOR11EE2BZSL00000001
SLZ1 - PLANIMETRIA DI PROGETTO - TAV. 2	INOR11EE2BZSL00000002
SLZ1 - CARPENTERIA - PAVITA E SEZIONE LONGITUDINALE - TAV. 1	INOR11EE2BZSL00000003
SLZ1 - CARPENTERIA - PAVITA E SEZIONE LONGITUDINALE - TAV. 2	INOR11EE2BZSL00000004
SLZ1 - CARPENTERIA - PAVITA E SEZIONE LONGITUDINALE - TAV. 3	INOR11EE2BZSL00000005
SLZ1 - CARPENTERIA - PAVITA E SEZIONE LONGITUDINALE - TAV. 4	INOR11EE2BZSL00000006
SLZ1 - CARPENTERIA - SEZIONE LONGITUDINALE CLOO SINISTRO	INOR11EE2BZSL00000007
SLZ1 - CARPENTERIA - SEZIONE LONGITUDINALE CLOO DESTRO	INOR11EE2BZSL00000008
SLZ1 - CARPENTERIA - SEZIONI TRASVERSALI - TAV. 1	INOR11EE2BZSL00000009
SLZ1 - CARPENTERIA - SEZIONI TRASVERSALI - TAV. 2	INOR11EE2BZSL00000010
SLZ1 - CARPENTERIA - SEZIONI TRASVERSALI - TAV. 3	INOR11EE2BZSL00000011
SLZ1 - CARPENTERIA - SEZIONI TRASVERSALI - TAV. 4	INOR11EE2BZSL00000012
SLZ1 - CARPENTERIA - SEZIONI TRASVERSALI - TAV. 5	INOR11EE2BZSL00000013
SLZ1 - CARPENTERIA - SEZIONI TRASVERSALI - TAV. 6	INOR11EE2BZSL00000014
SLZ1 - CARPENTERIA - SEZIONI TRASVERSALI - TAV. 7	INOR11EE2BZSL00000015
SLZ1 - CARPENTERIA - SEZIONI TRASVERSALI - TAV. 8	INOR11EE2BZSL00000016
SLZ1 - CARPENTERIA - SEZIONI TRASVERSALI - TAV. 9	INOR11EE2BZSL00000017
SLZ1 - CARPENTERIA - VASCA DI SOLLEVAMENTO ACQUE - TAV. 2	INOR11EE2BZSL00000018
SLZ1 - CARPENTERIA - PARTICOLARE CLAVI	INOR11EE2BZSL00000019
SLZ1 - ARMATURA - VASCA DI SOLLEVAMENTO - TAV. 1	INOR11EE2BZSL00000020
SLZ1 - ARMATURA - VASCA DI SOLLEVAMENTO - TAV. 2	INOR11EE2BZSL00000021
SLZ1 - ARMATURA - VASCA DI SOLLEVAMENTO - TAV. 3	INOR11EE2BZSL00000022
SLZ1 - ARMATURA - VASCA DI SOLLEVAMENTO - TAV. 4	INOR11EE2BZSL00000023
SLZ1 - RELAZIONE DI CALCOLO VASCA DI SOLLEVAMENTO	INOR11EE2BZSL00000024
SLZ1 - PAVITA PAVITA CLAVI CLAVI E PAVITA SCAFFORDO	INOR11EE2BZSL00000025
SLZ1 - PAVITA PAVITA CLAVI CLAVI E PAVITA SCAFFORDO	INOR11EE2BZSL00000026
SLZ1 - RELAZIONE DIMENSIONAMENTO ILLUMINOTECNICO	INOR11EE2BZSL00000027
SLZ1 - RELAZIONE DIMENSIONAMENTO DELLE LINEE E DELLE APPARECCHIATURE ELETTRICHE	INOR11EE2BZSL00000028
SLZ1 - SCHEMI UNIFILARI QUADRO GENERALE UTENTI	INOR11EE2BZSL00000029
SLZ1 - SCHEMI UNIFILARI QUADRO COMANDO GRUPPO POMPE	INOR11EE2BZSL00000030
SLZ1 - SCHEMI UNIFILARI QUADRO ILLUMINAZIONE	INOR11EE2BZSL00000031

NOTE GENERALI

- TUTTE LE MISURE SONO ESPRESSE IN CENTIMETRI
- TUTTE LE QUOTE ALTIMETRICHE SONO ESPRESSE IN METRI s.l.m.
- TUTTI GLI ANGOLI SONO ESPRESSE IN GRADI DECIMALI
- TUTTE LE PROGRESSIVE SONO ESPRESSE IN CHILOMETRI
- TUTTE LE COORDINATE SONO ESPRESSE IN METRI
- LA QUOTA DELLA FALDA IDRICA DI PROGETTO È ASSUNTA PARI A 52.11 m
- PER LE CARATTERISTICHE DELLA SCALETTO ALLA MARINARA FARE RIFERIMENTO ALL'ELABORATO INOR11EE2BZSL00000004
- PER LE CARATTERISTICHE DELLE IMPERMEABILIZZAZIONI SI APPLICA QUANTO PREVISTO PER I MURI, PARTICOLARE P2 DELL'ELABORATO INOR11EE2BZSL00000001

CARATTERISTICHE DEI MATERIALI

- PER LE CARATTERISTICHE DEI MATERIALI FARE RIFERIMENTO ALL'ELABORATO INOR11EE24TSL00000001

COMMITTENTE:
RFI
RETE FERROVIARIA ITALIANA
GRUPPO FERROVIE DELLO STATO

ALTA SORVEGLIANZA:
ITALFERR
GRUPPO FERROVIE DELLO STATO

GENERAL CONTRACTOR:
Cepav due
Consorzio ENI per l'Alta Velocità

INFRASTRUTTURE FERROVIARIE STRATEGICHE DEFINITE DALLA
LEGGE OBIETTIVO N. 443/01

LINEA A.V. I.A.C. TORINO - VENEZIA Tratta MILANO - VERONA
Lotto funzionale Brescia-Verona
PROGETTO ESECUTIVO

SLZ1 - SOTTOVIA S.C. VIA RAMPA PK 149+888,702
CARPENTERIA
VASCA DI SOLLEVAMENTO ACQUE - TAV.1

GENERAL CONTRACTOR
Consorzio
Cepav due
Il Direttore del Consorzio
(Ing. F. Tognoli)
Data:
DIRETTORE LAVORI
Valido per Costruzione
Data:
SCALA:
1:50

COMMESSA LOTTO FASE ENTE TIPO DOC. OPERA/DISCIPLINA PROG. REV.
INOR 11 E E2 BB SLZ1C0 001 A

PROGETTAZIONE
Rev. Descrizione Aut. Data Int. Data
A EMISSIONE
B
C
PROGETTO
VERIFICA
AUTORIZZAZIONE
CIG 751447334A
Progetto collaborato
dalla Unione Europea
CUP: F81H9100000008